
 


案内図

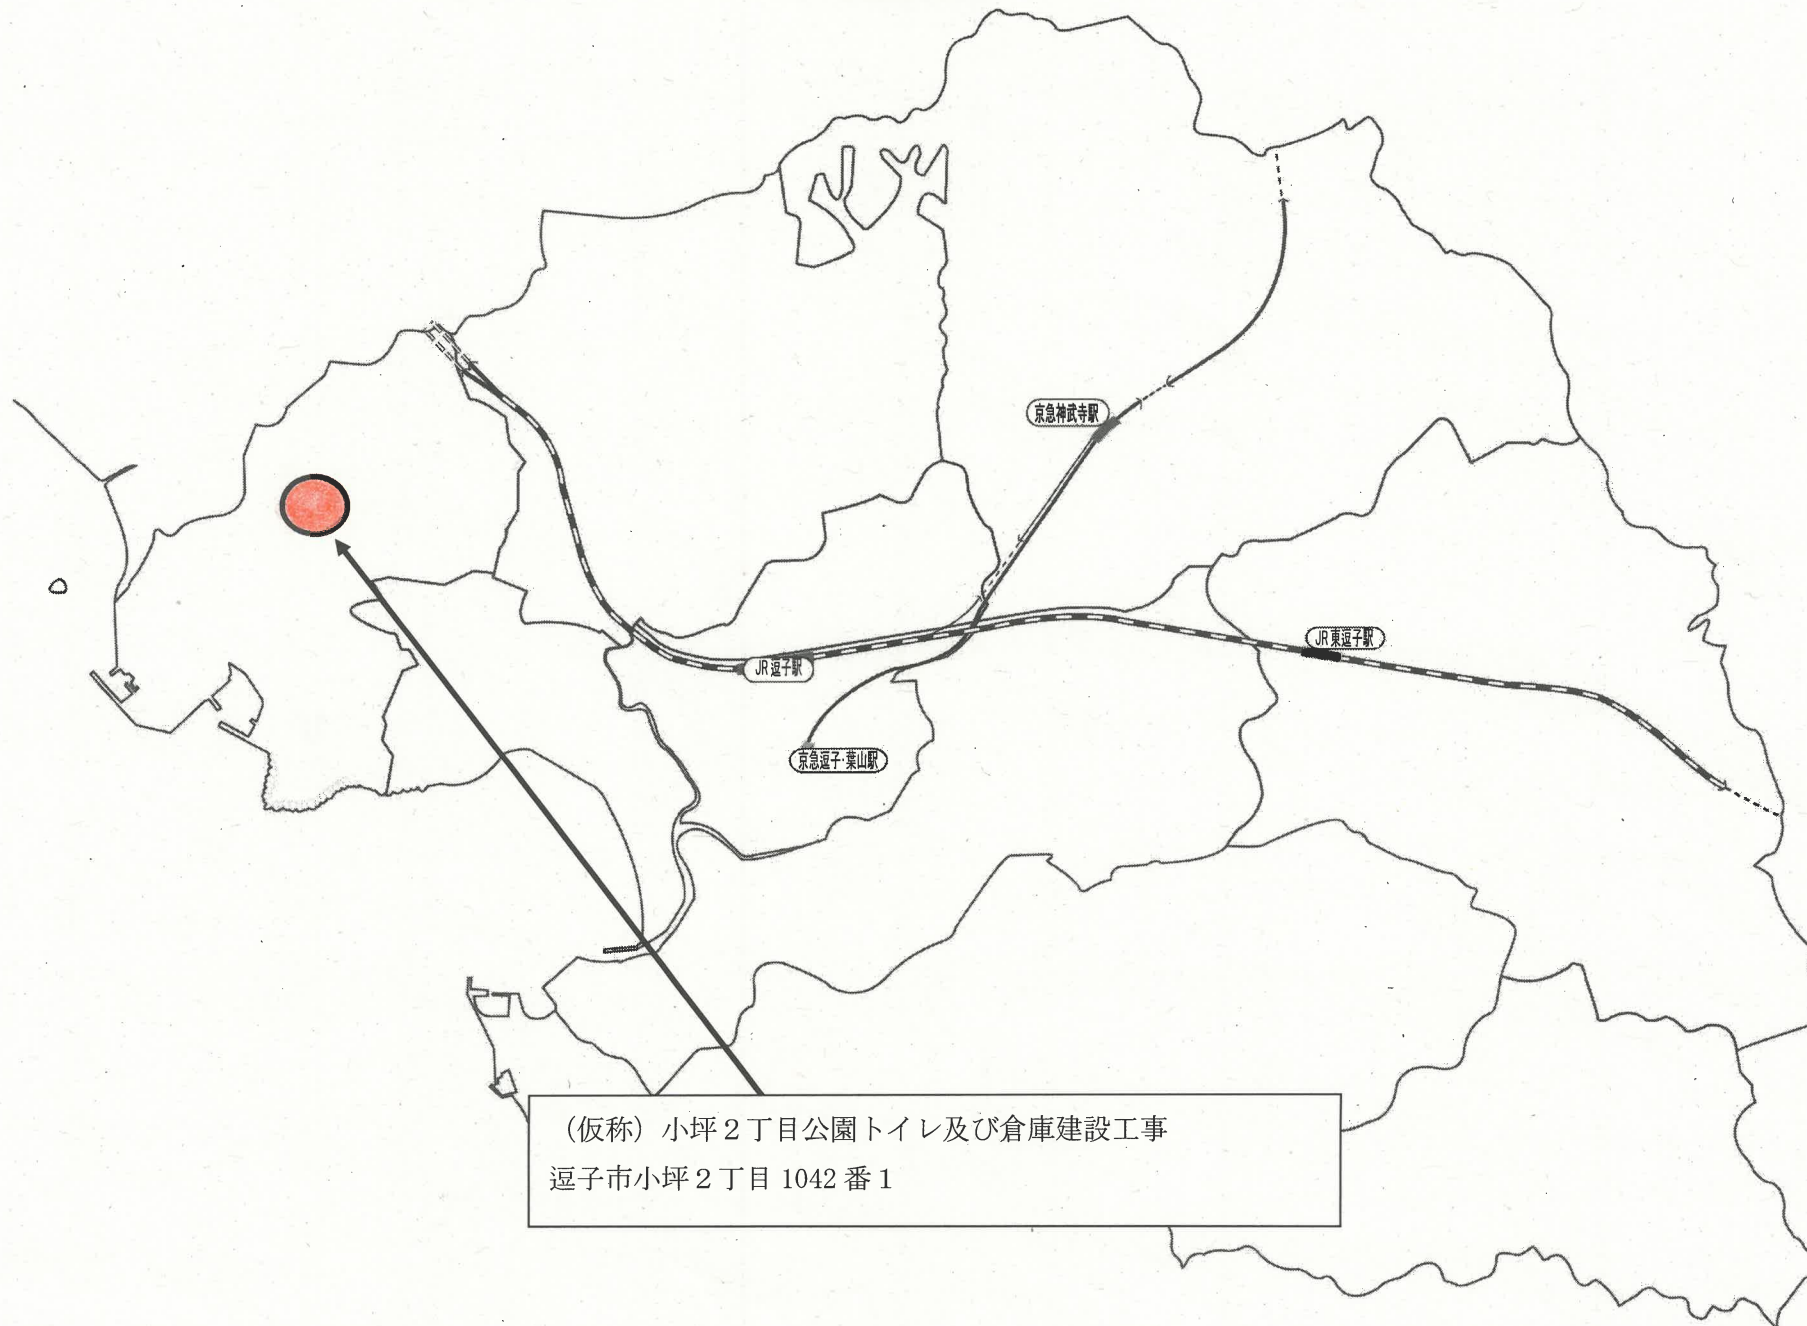


位置図 S=1:500(A1)
S=1:1,000(A3)




工事名	(仮称) 小坪2丁目公園トイレ及び倉庫建設工事		
施工箇所	逗子市小坪2丁目1042番1		
縮尺	図示	図面番号	1
図面名	位置図		
逗子市 環境都市部 緑政課			

平面図（公衆トイレ）

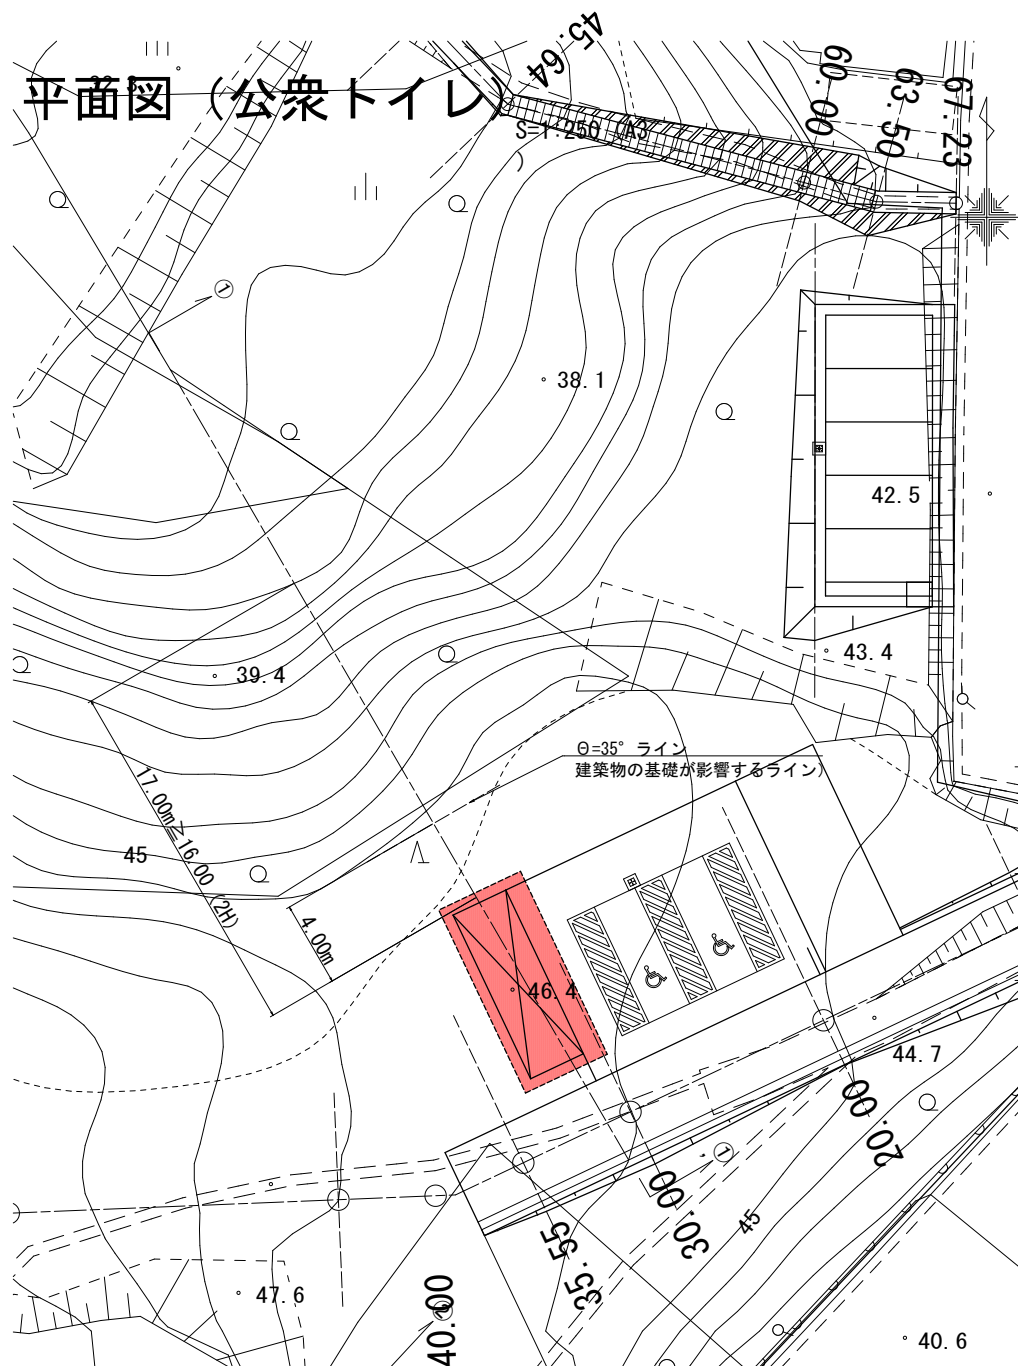

横断図

$S=1:250$ (A3出力時)

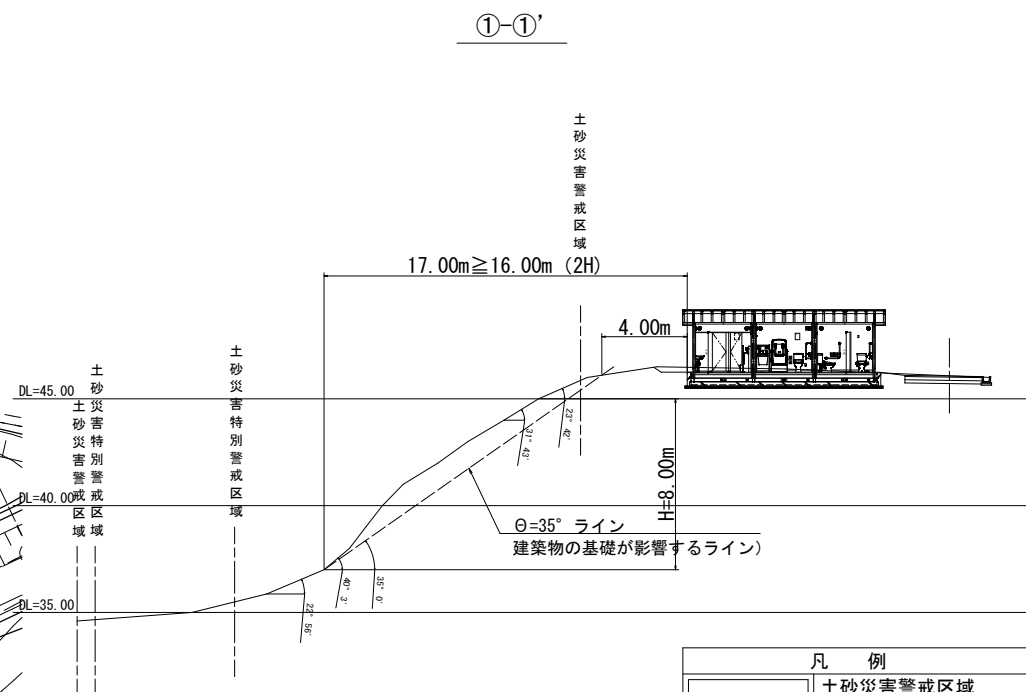


凡 例	
	土砂災害警戒区域
	土砂災害特別警戒区域
	横断測線


工事名	(仮称) 小坪 2 丁目公園トイレ及び倉庫建設工事		
施工箇所	選子市小坪 2 丁目1042番 1		
縮尺	図示	図面番号	2
図面名	新設トイレ平面図		
選子市 環境都市部 緑政課			

新設トイレ標準構造図 S=1:50 (A1)
S=1:100 (A3)


平面図

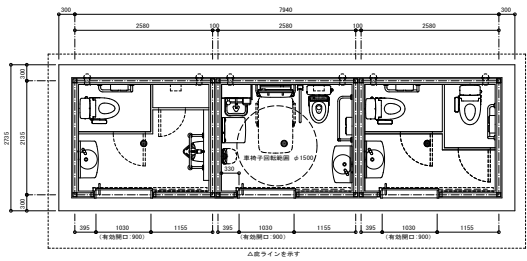


正面図

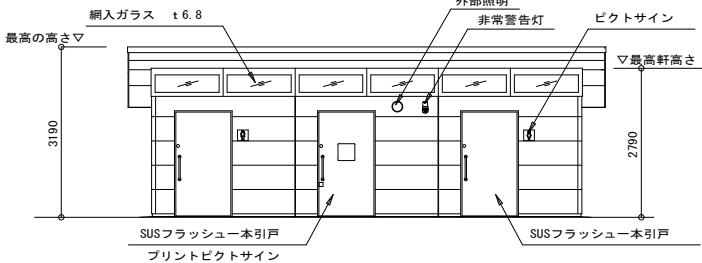




背面図

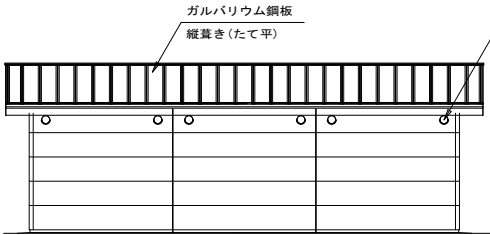

側面図

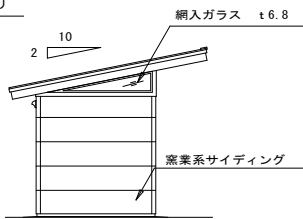

断面図

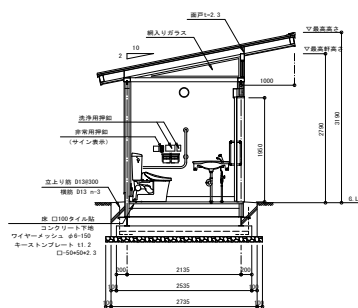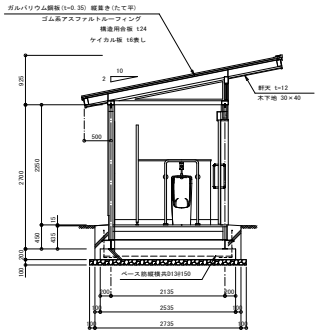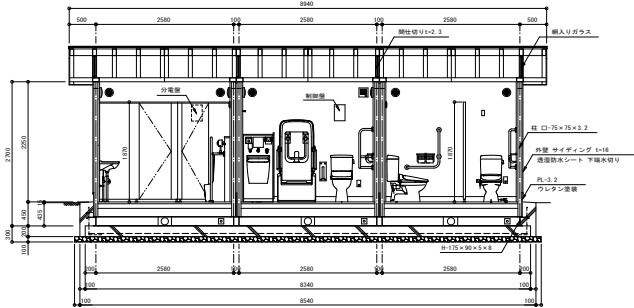

基礎工 材料表		1式当り			
名 称	規 格	算 式	単 位	数 量	備 考
基礎コンクリート	Fc=21N/mm ²	8.28×2.54×0.20	m ³	4.2	
基礎コンクリート		0.20×(8.28+2.54)×2	m ²	4.3	
基礎砕石	RC-40	8.68×2.94	m ²	25.5	


標準仕様表			
材料仕上表	仕上	仕様	仕様
壁	ガルバリウム鋼板	仕上	仕上
床	タイル	仕上	仕上
天井	石膏ボード	仕上	仕上
内装仕上表	仕上	仕様	仕様
壁	タイル	仕上	仕上
床	タイル	仕上	仕上
天井	石膏ボード	仕上	仕上
付帯設備	名称	仕様	仕様
照明	照明器具	照明器具	照明器具
換気	換気扇	換気扇	換気扇
その他	その他	その他	その他

※ 標準仕様表の記載は、標準仕様表の記載によるものとする。
※ 別途、仕様書等により、仕様等の記載を行って下さい。
※ 製品は、10000円未満の標準仕様表によるものとする。
※ 製品は、(一社)日本建築協会が、標準仕様表によるものとする。
※ 製品は、(一社)日本建築協会が、標準仕様表によるものとする。
※ 製品は、(一社)日本建築協会が、標準仕様表によるものとする。
※ 製品の仕様変更、仕様等を、標準仕様表によるものとする。
※ 製品の仕様変更、仕様等を、標準仕様表によるものとする。


工事名	(仮称) 小坪2丁目公園トイレ及び倉庫建設工事		
施工箇所	逗子市小坪2丁目1042番 1		
縮尺	図示	図面番号	3
図面名	新設トイレ標準構造図 (1)		
	逗子市 環境都市部 緑政課		

S=1:50 (A1)
S=1:100 (A3)

給排水衛生設備図

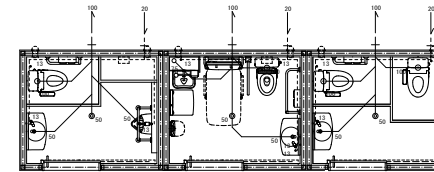

屋根伏図

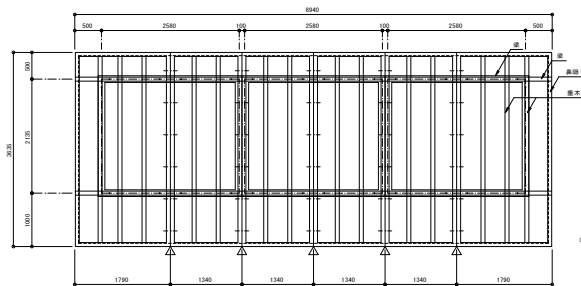

部位	材寸
幹	□-125×75×4.5
梁	□-125×75×4.5
床	□-75×75×3.2
壁木	□-125×75×3.2
鼻隠し	□-60×30×2.3
ツナギ	SUSボルト M12

※特記無き木部は全て鎮止め塗装の上ウレタン塗装仕上げとする。
特記無きボルト類はステンレス材とする。
▽はツナギ部を示す。

[illegible]

※記載なき排水管の管径は6L~95mmとする。

特記無き衛生器具は全てL1L1製（ビュアホワイト色）を使用とする。

 
記載品番が廃盤の場合は後継機種又は同等代替品に変更する。

急激な温度変化による凍結破損は保障の対象外とする。


設置後に長期経過後しなないと機器の設定が初期化される場合があります。

排水管・給水管一次引込及び接続は別途とする。


排水部分詳細図 1/30




給水部分詳細図 1/30

 

電気設備図

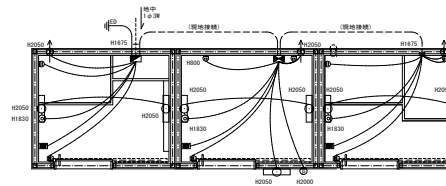[illegible]


※接地工事は別途とする。
取付高さはF1からの高さとする。
配管・配線は壁内埋込とする。
記載品番が廃盤の場合は後継機種又は同等代替品に変更する。

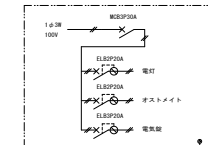

※電気錠の動作システム設定は、下記の通りとする。その他は打合せによる。

タイマー制御 午後22時施設開始 ～ 午前06時施設
施設時間内に取換される場合の緊急時は、トイレ内部に有る
緊急時電気錠解錠ボタンを押す事で解錠が出来る。
電源OFFまたは停電時には電気錠の錠は解除される。


基礎図

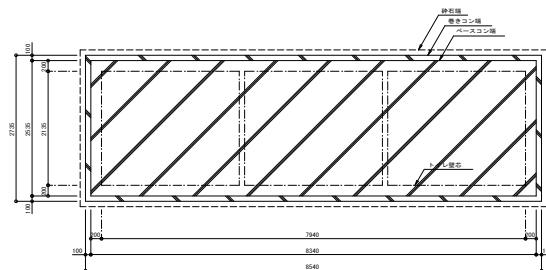

基礎仕様	
名称	規格
ベース筋 (縦横両)	D13@150
立上り筋	D13@300
横筋	D13 n=3
基礎・縦巻コンクリート	Fc=21N/mm ²
砂芯	RC-40 t=100

※D16以下の鉄筋はSD295Aとする。

 
根柢み詳細図 1/30



※アンカーM12が、躯体内埋設物・給排水管に当たる場合は左右にずらす。
※ベース内への鉄筋の定着長さは、公共建築標準仕様書により埋め込み定着長さを40d以上を確保する。

工事名	(仮称) 小坪 2 丁目公園トイレ及び倉庫建設工事		
施工箇所	逗子市小坪 2 丁目 1042 番 1		
縮尺	図示	図面番号	4
図面名	新設トイレ標準構造図 (2)		
逗子市 環境都市部 緑政課			


S=1/25 (A1出力時)

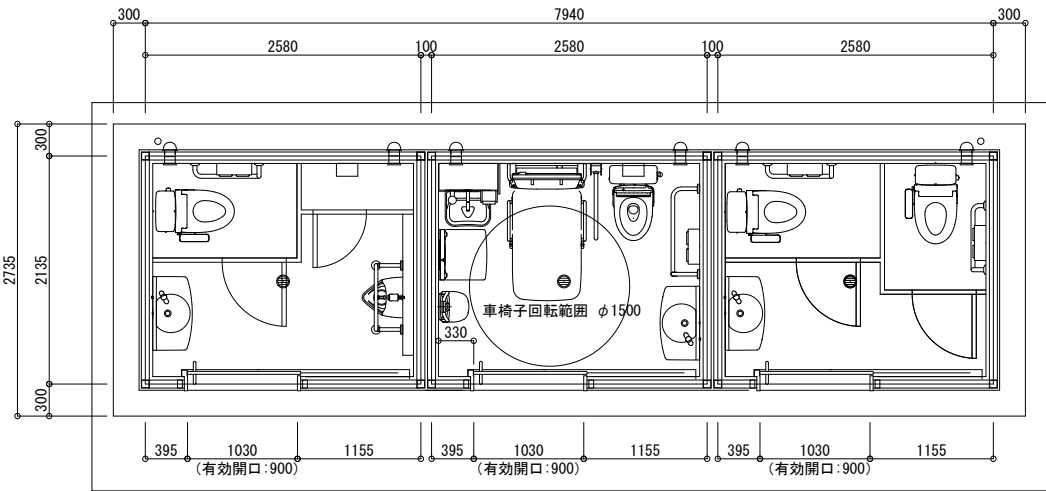


△底ラインを示す

参考重量 本体 約4 t + 屋根 約2.0 t (1ブース当たり)			
工場製造 本体：鉄骨造 屋根：鉄骨造 (屋根工事現場施工)			
外部仕上表			
部位	仕上げ	仕様 (同等品)	色番
屋根	ガルバリウム鋼板葺き t=0.35	日鉄住金鋼板 ニスカラー	
軒天	バルブ繊維混入セメント板	ニチハ 軒天12 不燃材料：NM-3010	
雨どい	アイアン雨どい	パナソニック シビルスケAPC50 縦樋 φ60 (塩ビ)	
外壁	窯業系サイディング張り	ニチハ モエンエクセラード16 防火構造：PC030BE-9202	
内部仕上表			
部位	仕上げ	仕様 (同等品)	色番
壁	メラミン不燃化粧板	アイカ セラール	
巾木	SUS巾木	積水樹脂 メタカラー巾木H=100	
床	100角磁器質タイル貼	LIXIL アレス	ALS-11
付帯設備			
部位	名称	仕様 (同等品)	色番
建具	一本引き戸 1080×1950 (有効開口：900)	SUSフラッシュ、SUS三方枠、電子錠	
	サイドライト	引手、表示錠、シリンダー錠、大型サムターン	
		網入りガラスt=6.8 (カスミ)	
その他	柵板	集成材	
	換気ガラリ	ステンレス換気ガラリ φ100	
	換気扇	センサー内蔵換気扇 φ100	


※デザインパターン・カラーについては参考とし、監督員との協議により決定する。

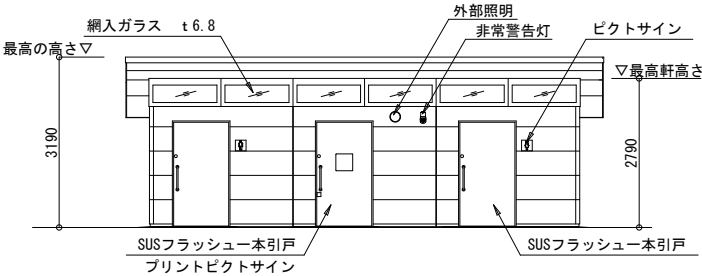

正面図

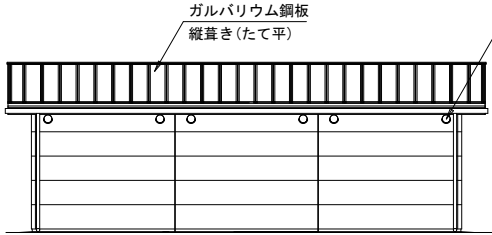


背面図

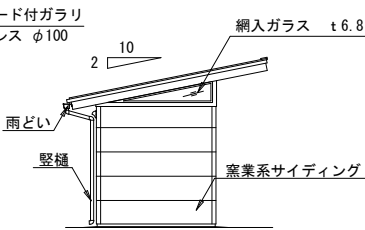


側面図

※ 標準地耐力の設定は30kN/m2 (長期) とする。
別途、地盤調査を行い地耐力の確認を行ってください。
製品はISO9001認証企業製作品とする。
製品は(一社)日本公園施設業協会SPL表示認定企業製品とする。
製品は(一社)日本公園施設業協会団体賠償責任保険に加入した製品とする。
製品は(一社)日本公園施設業協会のSPLマーク表示認定品とする。
製品の設計図面の変更、模倣を禁止する。
製品はTOSS-30467-3同等品以上とする。


工事名	(仮称) 小坪2丁目公園トイレ及び倉庫建設工事		
施工箇所	選子市小坪2丁目1042番1		
縮尺	図示	図面番号	5
図面名	新設トイレ詳細図(1)		
選子市 環境都市部 緑政課			

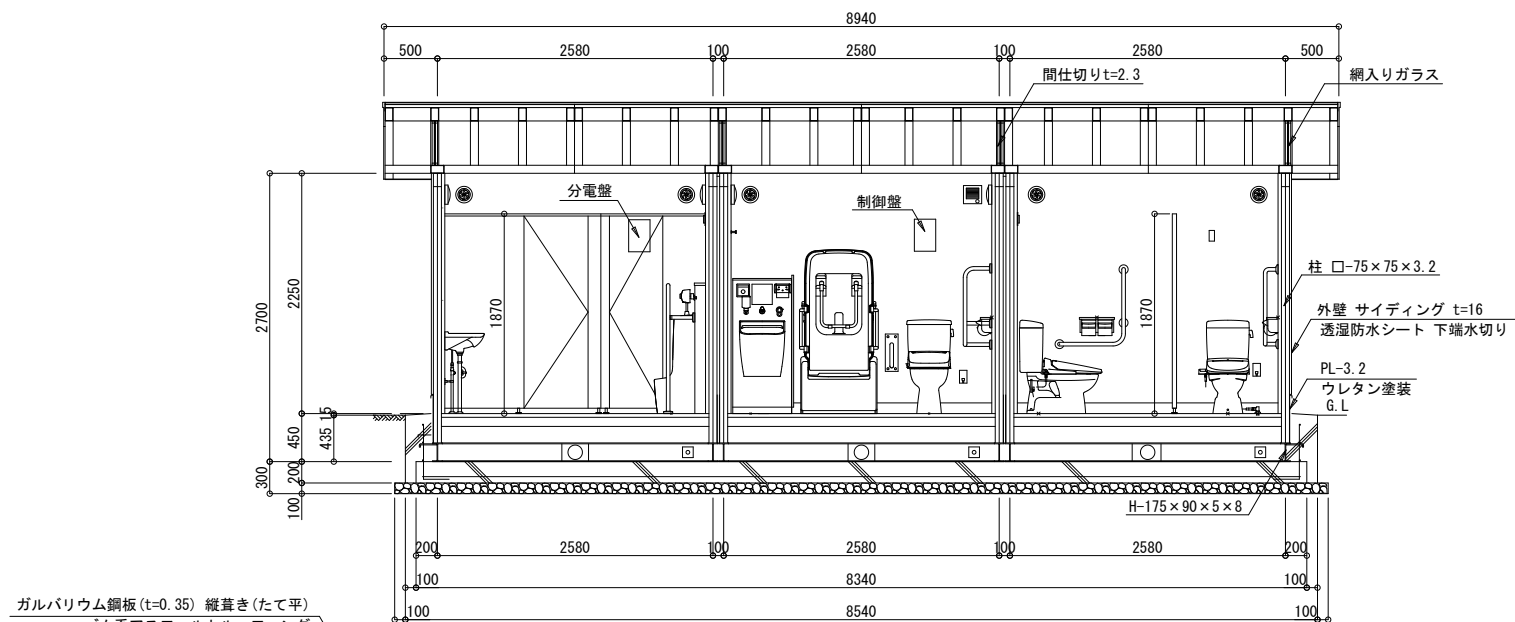

矩計図 1/25 (A1出力時)

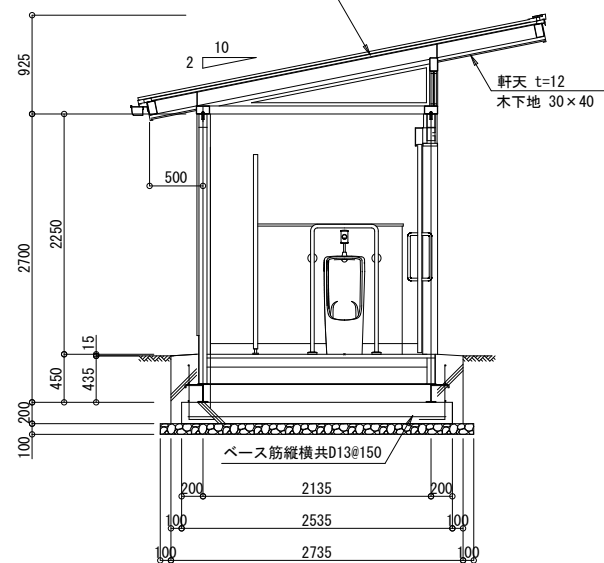


矩計図 1/25 (A1出力時)

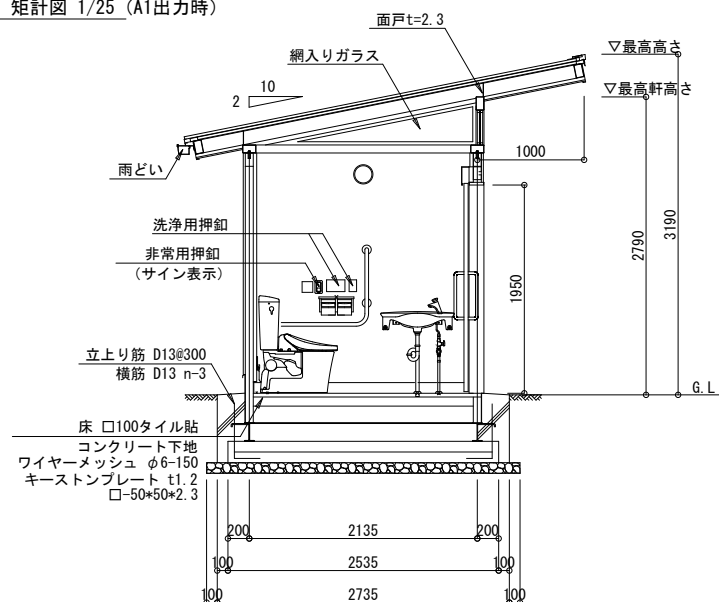

矩計図 1/25 (A1出力時)


工事名	(仮称) 小坪2丁目公園トイレ及び倉庫建設工事		
施工箇所	選子市小坪2丁目1042番1		
縮尺	図示	図面番号	6
図面名	新設トイレ詳細図 (2)		
選子市 環境都市部 緑政課			

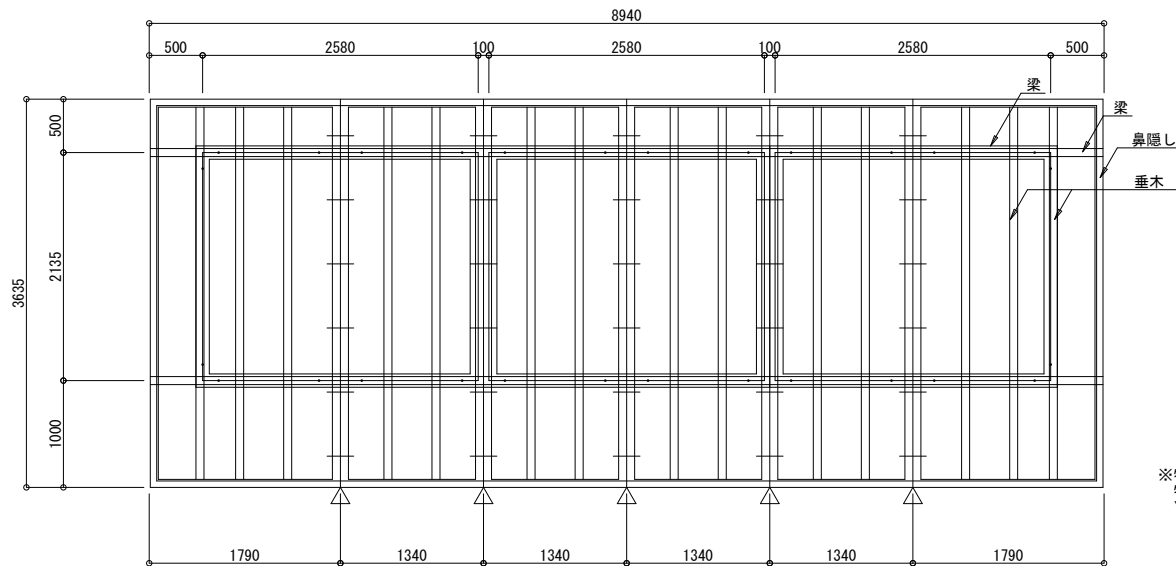

使用材料

部位	材寸
桁	□-125×75×4.5
梁	□-125×75×4.5
束	□-75×75×3.2
垂木	□-125×75×3.2
鼻隠し	□-60×30×2.3
ツナギ	SUSボルト M12

※特記無き木部は全て錆止め塗装の上ウレタン塗装仕上げとする。
特記無きボルト類はステンレス材とする。
▽はツナギ部を示す。

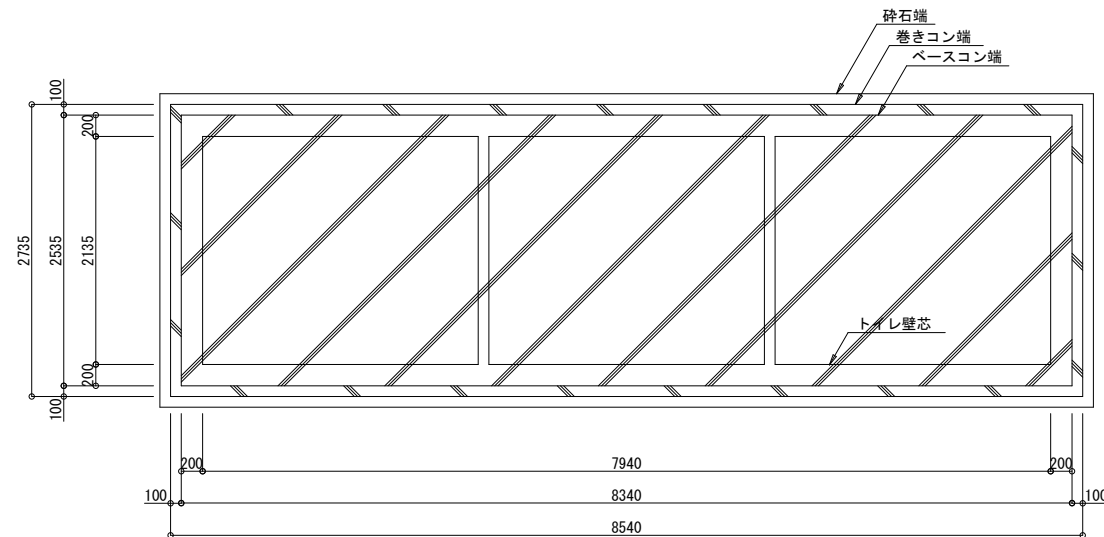


基礎伏図 1/25 (A1出力時)

基礎仕様

名称	規格
ベース筋 (縦横共)	D13@150
立上り筋	D13@300
横筋	D13 n-3
基礎・根巻コンクリート	Fc=21N/mm ²
砕石	RC-40 t=100


※D16以下の鉄筋はSD295Aとする。

根絡み詳細図

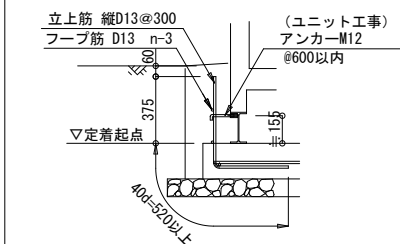

※アンカーM12が、躯体内埋設物・給排水管に当たる場合は左右にずらす。
※ベース内への鉄筋の定着長さは、公共建築標準仕様書により埋め込み定着長さを40d以上を確保する。


工事名	(仮称) 小坪 2 丁目公園トイレ及び倉庫建設工事		
施工箇所	選子市小坪 2 丁目 1042 番 1		
縮尺	図示	図面番号	7
図面名	新設トイレ詳細図 (3)		
選子市 環境都市部 緑政課			

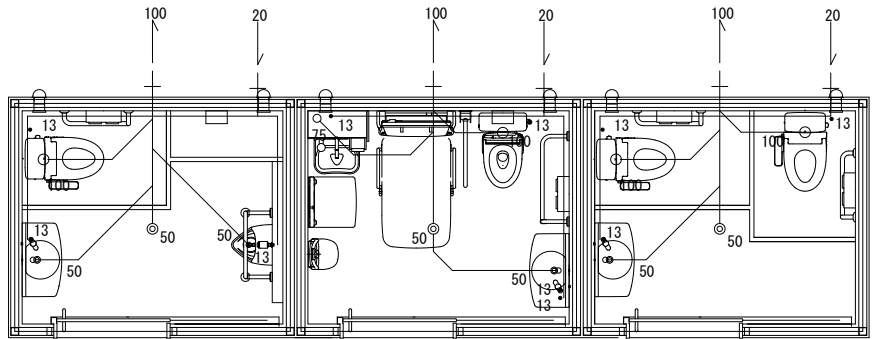


給水管	耐衝撃性塩ビ管 HIVP20, 13					
排水管	VU100 , VU50					
	男子ブース		バリアフリース		女子ブース	
一般名称	参考品番	参考メーカー	参考品番	参考メーカー	参考品番	参考メーカー
腰掛便器	BC-110STU		BC-220SK		BC-110STU . . . 2	
ロータンク（蓋固定）	DT-5500CHBL		DT-K250ML-CH		DT-5500CHBL . . . 2	
便座（蓋なし）	CW-KB31-C		CW-PA21LQF-NEC-R1		CW-KB31-C . . . 2	
オストメイト（温水なし）			PTOM-B210/SSW+PTOM-ESCR			
小便器	U-321RM					
フラッシュバルブ	UF-3J					
洗面器	L-275AN		L-275AN		L-275AN	
洗面器水栓	LF-P02B		LF-P02B		LF-P02B	
掃除用キー水栓			Y70J	SANEI		
L型手摺	SB-102-120	セイワ工業	SB-102-120	セイワ工業	SB-102-120 . . . 2	セイワ工業
跳上式手摺			SB-604	セイワ工業		
小便器手摺	SB-206-250	セイワ工業				
ベビーチェア			BK-F62	コンビウィズ		
着替えボード			CB14	コンビウィズ		
UDシート			US13	コンビウィズ		
紙巻器	CF-AA64		CF-AA64		CF-AA64 . . . 2	
物掛フック			CB-60 . . . 2	シロクマ		
床排水	H530	SANEI	H530	SANEI	H530	SANEI

※記載なき排水管の管底はGL-395mmとする。
特記無き衛生器具は全てLIXIL製（ビュアホワイト色）を使用とする。
記載品番が廃盤の場合は後継機種又は同等代替品に変更する。
急激な温度変化による凍結破損は保障の対象外とする。
設置後に長期間稼働しないと機器の設定が初期化される場合があります。
排水管・給水管一次引込及び接続は別途とする。

給排水衛生設備図 1/25 (A1出力時)

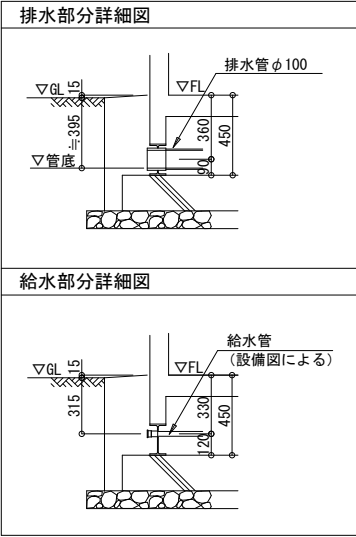


工事名	(仮称) 小坪2丁目公園トイレ及び倉庫建設工事		
施工箇所	選子市小坪2丁目1042番1		
縮尺	図示	図面番号	8
図面名	新設トイレ詳細図 (4)		
選子市 環境都市部 緑政課			

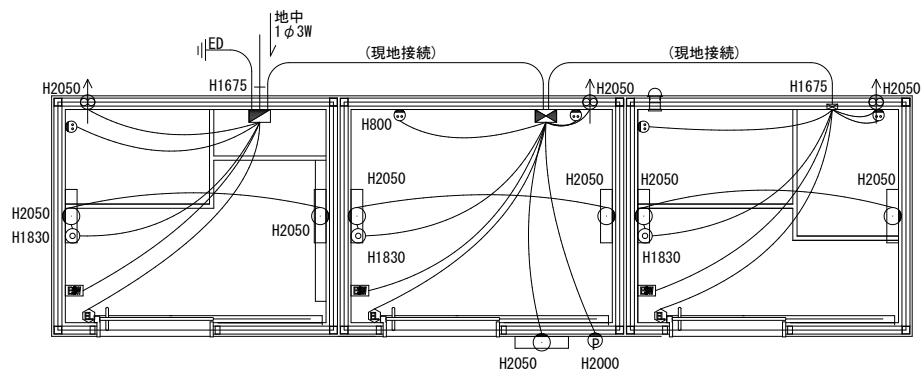

電圧：100V 電線：1E/F1.6
電線管：PF16、PF22（1次引き込み～分電盤まで、躯体間接続）
設置ブレーカー容量：30A

	一般名称	参考品番（同等品）	メーカー（同等品）	消費電力（1台当り）	台数
分電盤BOX	分電盤BOX	S012-23A ELB、MCB	日東工業		1
制御盤BOX	制御盤BOX	S012-34A 非常警告灯用リレー、トランス 単相3線式 1φ3W 容量6KVA （1Fコントローラ、24Hタイマー 接点分岐リレー、AC100Vコンセント2口） 非常警告灯用トランス、リレー	日東工業		1
照明用センサー	照明用センサー	WTK3481	パナソニック	1W	3
換気扇（人感内蔵）	換気扇（人感内蔵）	FY-08PFRY9VD	パナソニック	2.2W	3
照明器具（LED）	照明器具（LED）	LUC08	MARUWA	9.3W	6
外部照明器具（LED）	外部照明器具（LED）	LGWC80312K	パナソニック	7.1W	1
非常用押釦	非常用押釦	WS6677	パナソニック		1
非常警告灯	非常警告灯	SKH-M2JB-R+SZK-101	バトライト	3.3W	1
コンセント	コンセント	オストメイト（温水なし）		7.5W	1
		温水洗浄便座		310W	4
目隠しプレート	目隠しプレート				1


※接地工事は別途とする。
取付高さはF.Lからの高さとする。
配管・配線は壁内埋込とする。
記載品番が廃盤の場合は後継機種又は同等代替品に変更する。

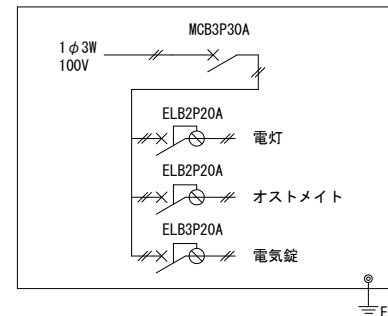

※電気錠の動作システム設定は、下記の通りとする。その他は打合せによる。
タイマー制御 午後22時施錠開始 ～ 午前06時解錠
施錠時間内に取残された場合の緊急時は、トイレ内部に有る
緊急時電気錠解錠ボタンを押す事で解錠が出来る。
電源OFFまたは停電時には電気錠の錠は解除される。

電気設備図 1/25 (A1出力時)


工事名	(仮称) 小坪2丁目公園トイレ及び倉庫建設工事		
施工箇所	選子市小坪2丁目1042番 1		
縮尺	図示	図面番号	9
図面名	新設トイレ詳細図 (5)		
選子市 環境都市部 緑政課			

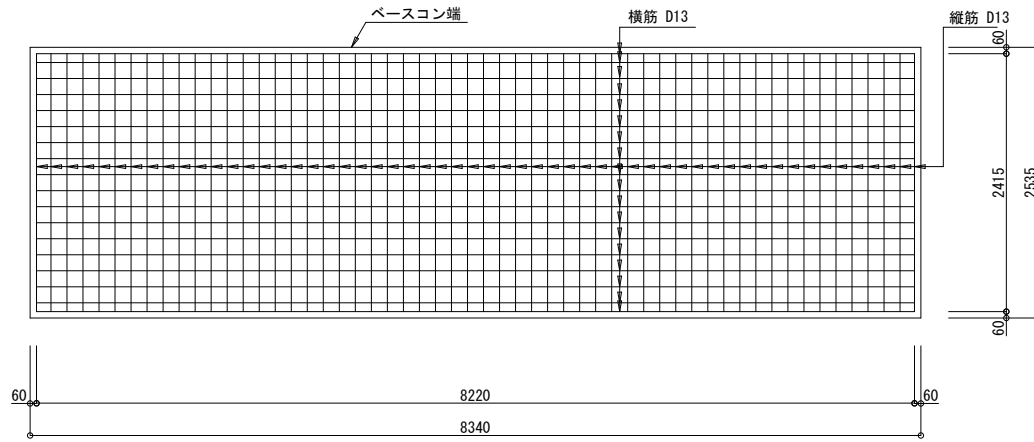

ベース筋配筋図 1/25 (A1出力時)


[ベース筋 D13@150]

縦筋 D13 L=2415
横筋 D13 8220+520 L=8740

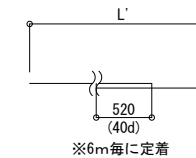



[フープ筋 3-D13]

長手筋 D13 8220+520+520 L=9260
短手筋 D13 2415+520 L=2935

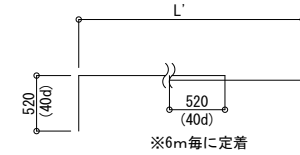


[立上筋 D13@300]

D13 L=895

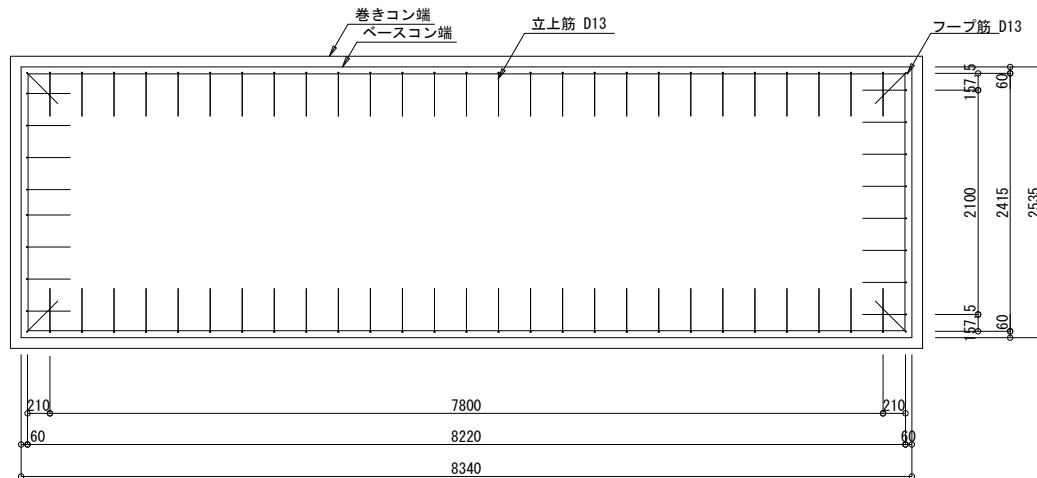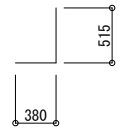

立上・フープ筋平面配筋図 1/25 (A1出力時)

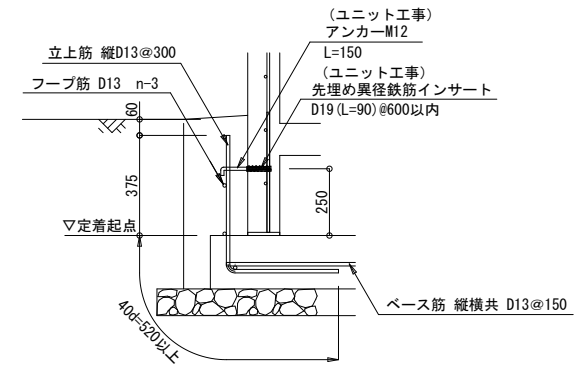


※アンカーM12が、躯体内埋設物・給排水管に当る場合は左右にずらす。
※ベース内への鉄筋の定着長さは、標準仕様書【5章 鉄筋工事の5.3.4(e)】より、
埋め込み定着長さを40d以上を確保する。


根がらみ・立上り筋 詳細図

工事名	(仮称) 小坪2丁目公園トイレ及び倉庫建設工事		
施工箇所	選子市小坪2丁目1042番1		
縮尺	図示	図面番号	10
図面名	新設トイレ詳細図(6)		
選子市 環境都市部 緑政課			

平面図（管理用倉庫）

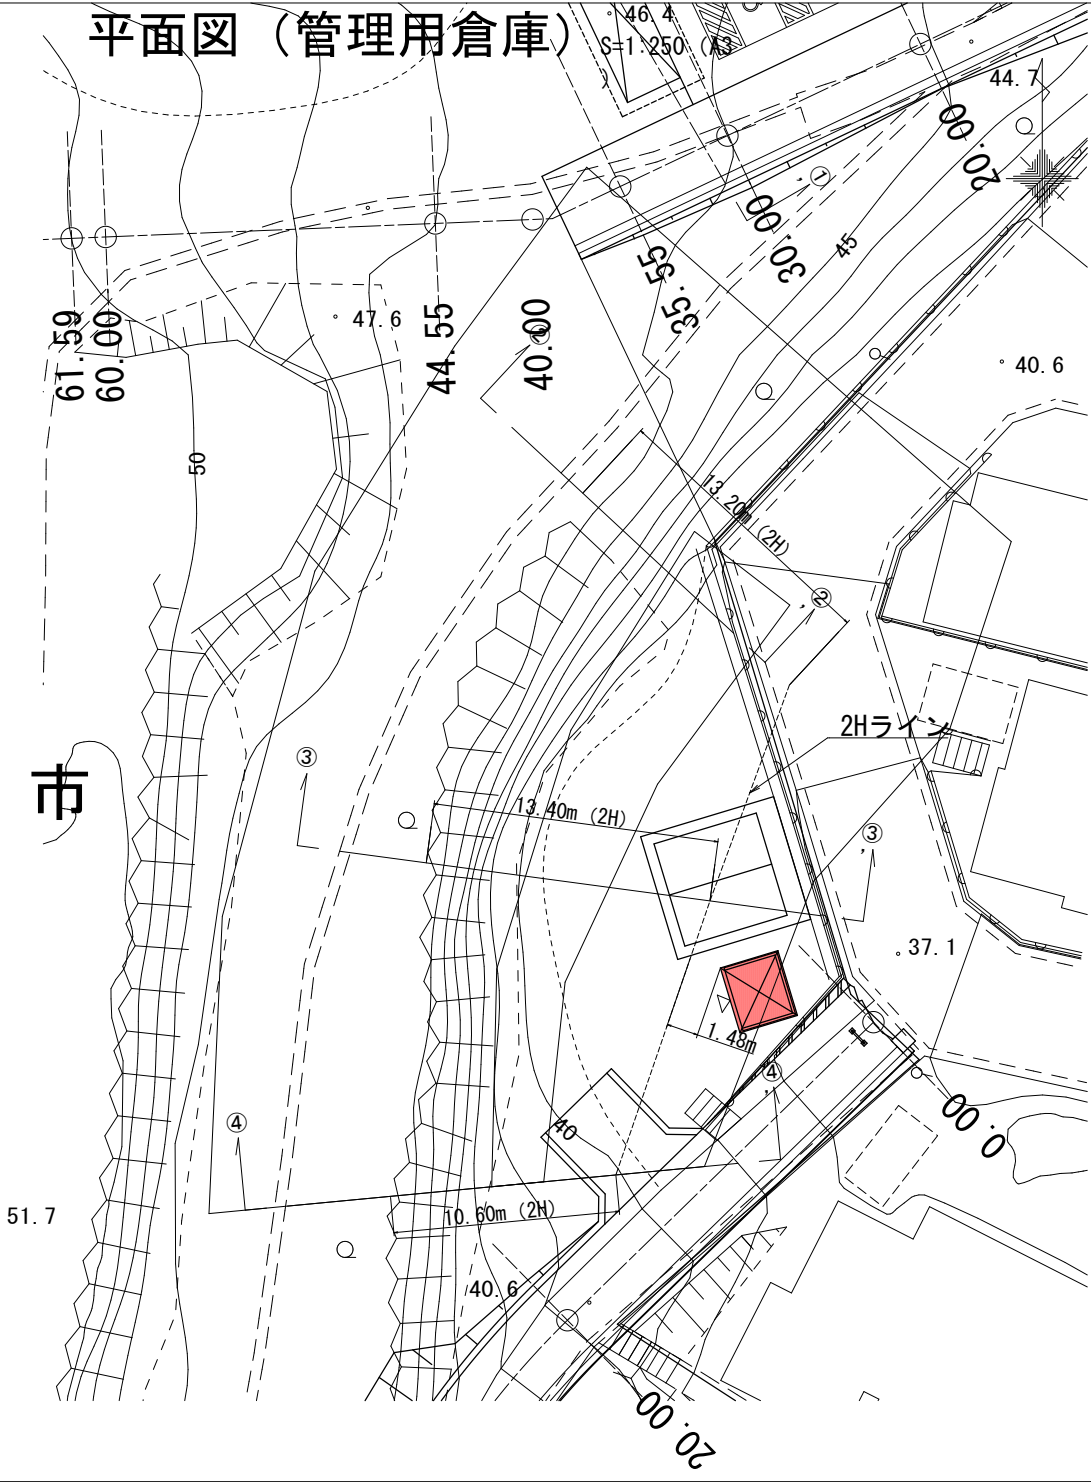

横断面図 S=1:250 (A3)

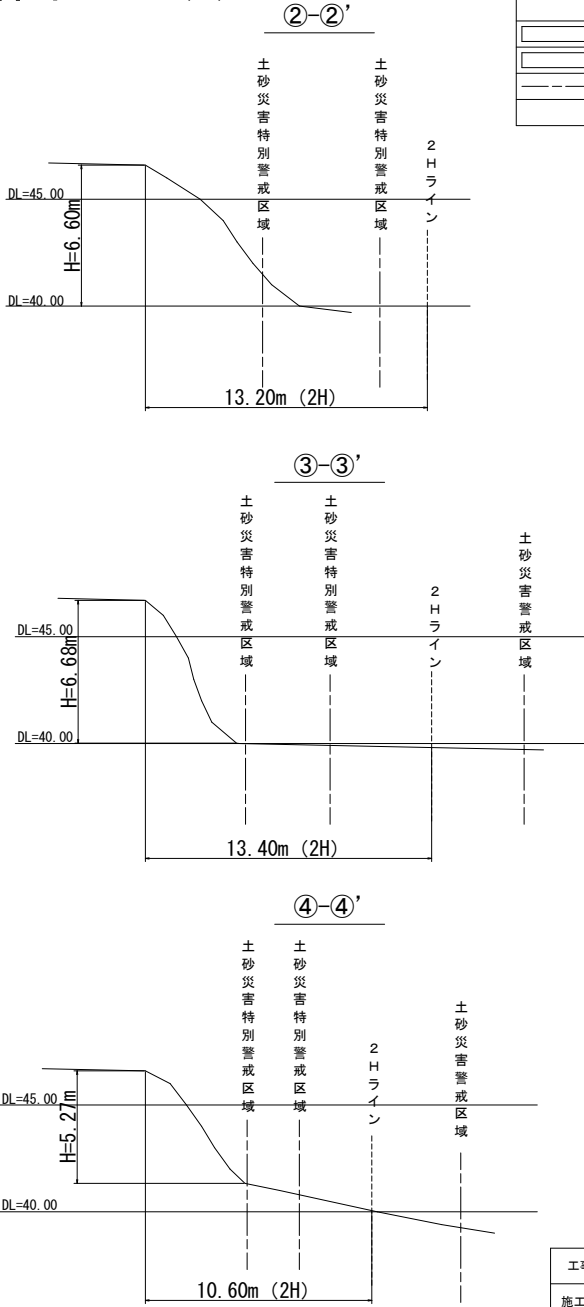


凡 例	
	土砂災害警戒区域
	土砂災害特別警戒区域
	横断測線


工事名	(仮称) 小坪2丁目公園トイレ及び倉庫建設工事		
施工箇所	逗子市小坪2丁目1042番 1		
縮尺	図示	図面番号	11
図面名	管理用倉庫平面図		
逗子市 環境都市部 緑政課			

管理用倉庫標準構造図（外形図）


外形図 S=1:20 (A1)
S=1:40 (A3)

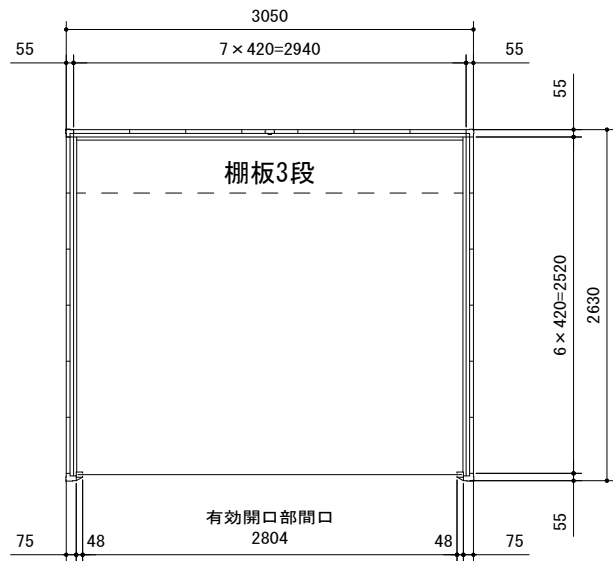

平面図

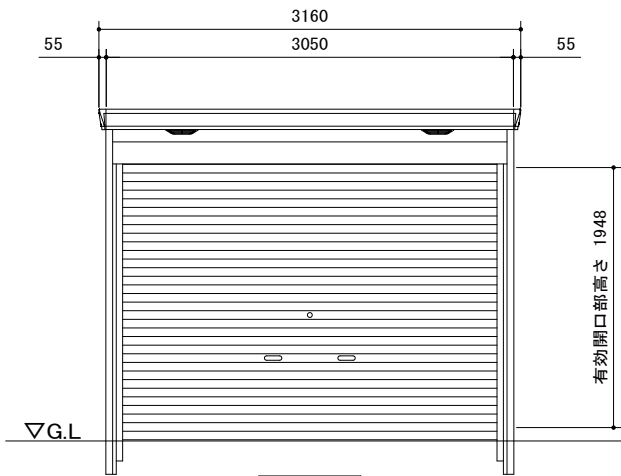

正面図

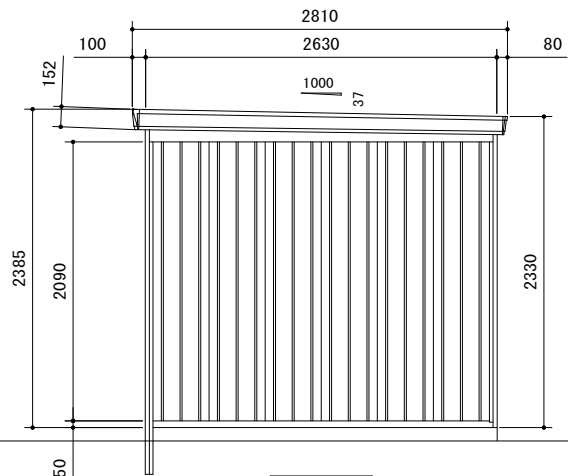

側面図

品番	部 品 名		材料 (材質)	板厚 (mm)
1	土台取付板		K27	2.3
2	土台		F12	1.2
3	柱		F12	1.2, 1.6
4	桁前		Y10	1.0
5	桁後		Y10	1.0
6	妻板左右		Y10	0.7
7	鼻隠シ前後		Y10	0.7
8	屋根パネル		Y10	0.5
9	母屋中 (3050mm)	一般型	F12	1.2
		多雪型		2.3
		豪雪型		2.3+1.6
10	壁パネル		F12	0.7
11	シャッター		Z08	0.5
12	シャッターカバー		F12	0.7
13	シャッターレール		アルミニウム合金押出形材	
K27：溶融亜鉛-アルミニウム-マグネシウム合金めっき鋼板 (JIS G 3323)				
F12：溶融亜鉛めっき鋼板 (JIS G 3302)				
Y10：溶融亜鉛-5%アルミニウム合金めっき鋼板 (JIS G 3317)				
Z08：塗装溶融亜鉛めっき鋼板 (JIS G 3312)				

工事名	(仮称) 小坪2丁目公園トイレ及び倉庫建設工事		
施工箇所	選子市小坪2丁目1042番1		
縮尺	図示	図面番号	12
図面名	管理用倉庫標準構造図 (外形図)		
選子市 環境都市部 緑政課			

S=1:25 (A1)
S=1:50 (A3)




アンカーボルトは布基礎芯ではありません。

入口床面コンクリート仕上断面

工事名	(仮称)小坪2丁目公園トイレ及び倉庫建設工事		
施工箇所	逗子市小坪2丁目1042番1		
縮尺	図示	図面番号	13
図面名	管理用倉庫標準構造図(基礎図)		
逗子市 環境都市部 緑政課			


給水設備平面図

S=1:200 (A1)
S=1:400 (A3)

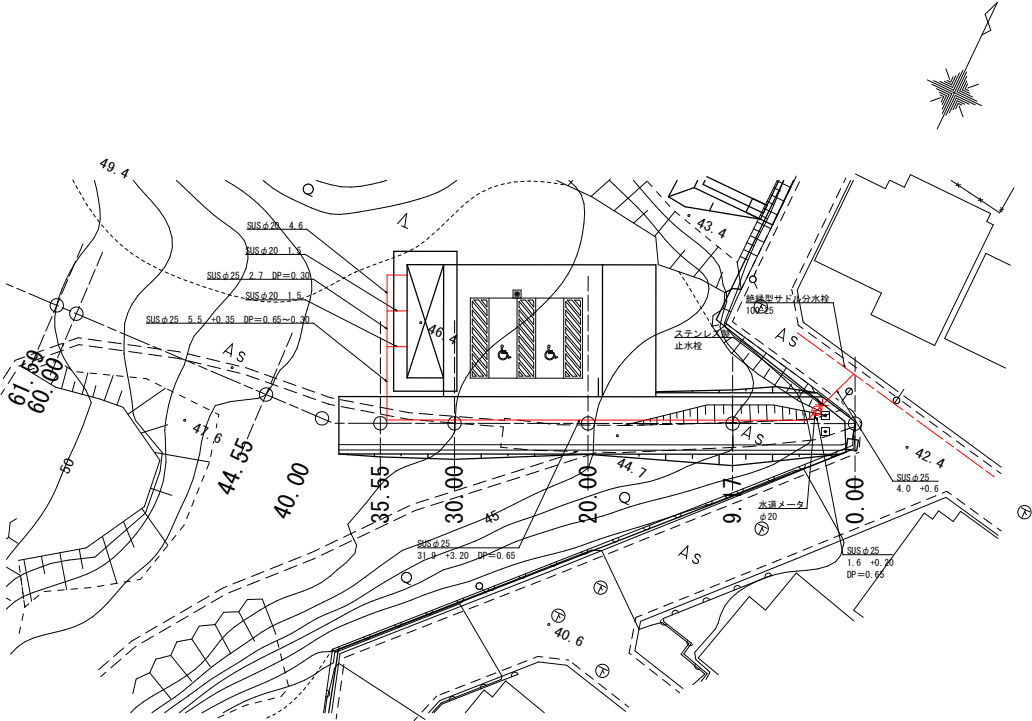


配管図

S=1:200 (A1)
S=1:400 (A3)

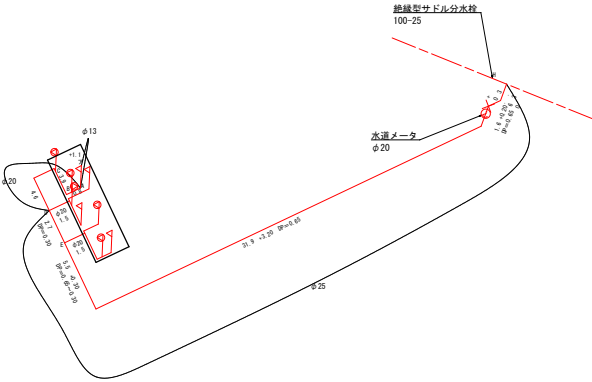


横断面図

S=1:15 (A1)
S=1:30 (A3)

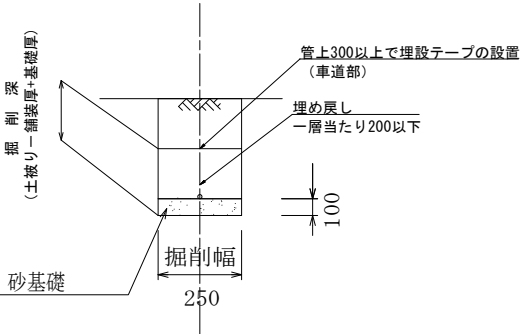

工事名	(仮称) 小坪2丁目公園トイレ及び倉庫建設工事		
施工箇所	選子市小坪2丁目1042番1		
縮尺	図示	図面番号	14
図面名	給水設備平面図・横断面図		
選子市 環境都市部 緑政課			

 S=1:200 (A1)
S=1:400 (A3)



S=1:200 (A1)
S=1:400 (A3)



勾 配										
切 土	0.00	0.00	0.01	0.00	0.00	0.00	0.00	0.00	0.00	0.00
盛 土										
計画高	42.52	44.00	45.04	46.00	46.30	46.65	47.00			
地盤高	42.52	44.00	45.03	46.00	46.30	46.65	47.00			
追加距離	0.00	9.17	20.00	30.00	35.55	40.00	44.55			
単距離	0.00	9.17	10.83	10.00	5.55	4.45	4.55			
測 点	0.00	9.17	20.00	30.00	35.55	40.00	44.55			

工事名	(仮称)小坪2丁目公園トイレ及び倉庫建設工事		
施工箇所	逗子市小坪2丁目1042番1		
縮尺	図示	図面番号	15
図面名	排水設備平面・縦断面		
逗子市 環境都市部 緑政課			

施工参考图



道路傾斜対応型 施工参考図



 
台座リング (略号 PB25A)



内フタ (略号 CV-R)



汚水枳及び取付け管標準図




横断面图




工事名	(仮称)小坪2丁目公園トイレ及び倉庫建設工事		
施工箇所	選子市小坪2丁目1042番1		
縮尺	—	図面番号	16
図面名	排水設備標準構造図		
選子市 環境都市部 緑政課			

電気施設平面図

S=1:200 (A1)
S=1:400 (A3)

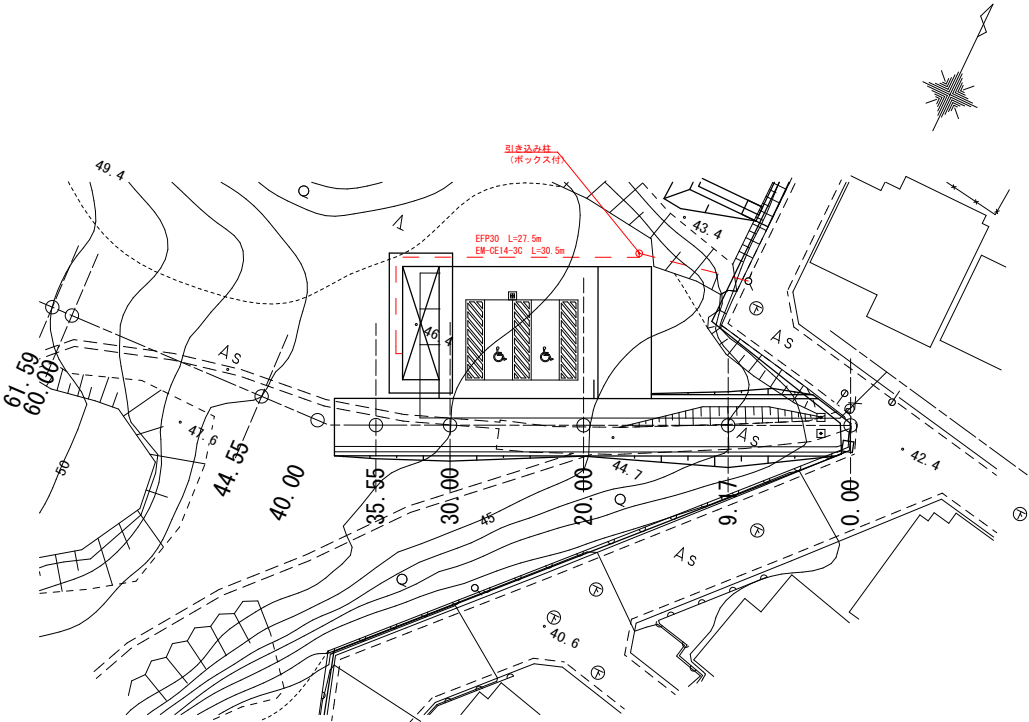

引き込み柱姿図

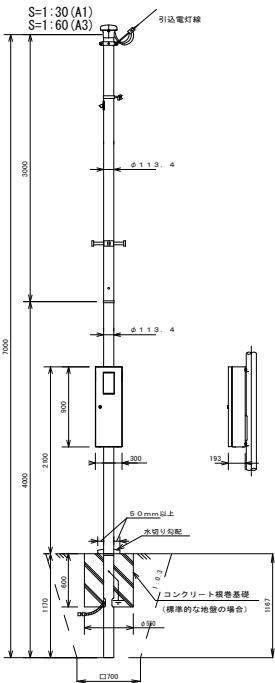

用途	電灯・電話
全長	7.0m
表面処理	ボール本体 溶融亜鉛アルミニウム系合金めっき後ポリエチレン樹脂被覆 ボックス 溶融亜鉛めっき鋼板にアクリル系溶剤塗装
色調	ホワイトシルバー又はシャンパンブロンズ
実用最大引き込み径間 (内種風圧荷重)	電灯 (DV 22mm ² × 3 ^φ) 電話 (鋼鉄大線外線 0-φ5mm)


パナソニック (株) XDNB0270S (Q) 種当品

基礎数量表

種別	規格		
床掘	土砂		
基礎コンクリート	18-8-25		
型枠	ボイドφ550		
埋戻し	土砂		
残土処理	土砂		

断面図

S=1:20 (A1)
S=1:40 (A3)

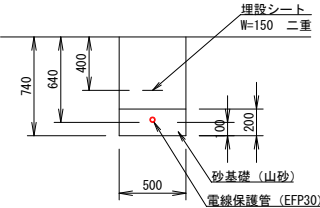

電気設備

種別	規格		
電線保護管	EFP30		
埋設シート	W=150 二重		
砂基礎	山砂		
床掘	土砂		
埋戻し	土砂		
埋戻し	土砂		

電気設備工集計表

種別	規格		
電線保護管	EFP30		
埋設シート	W=150 二重		
電線	EM-CE14-3C		
接地工	D種 φ10 L1500		

工事名	(仮称) 小坪2丁目公園トイレ及び倉庫建設工事		
施工箇所	逗子市小坪2丁目1042番1		
縮尺	図示	図面番号	17
図面名	電気施設平面図・断面図		
	逗子市 環境都市部 緑政課		