



逗葉地域医療センター  
 逗子市保健センター  
 位置図

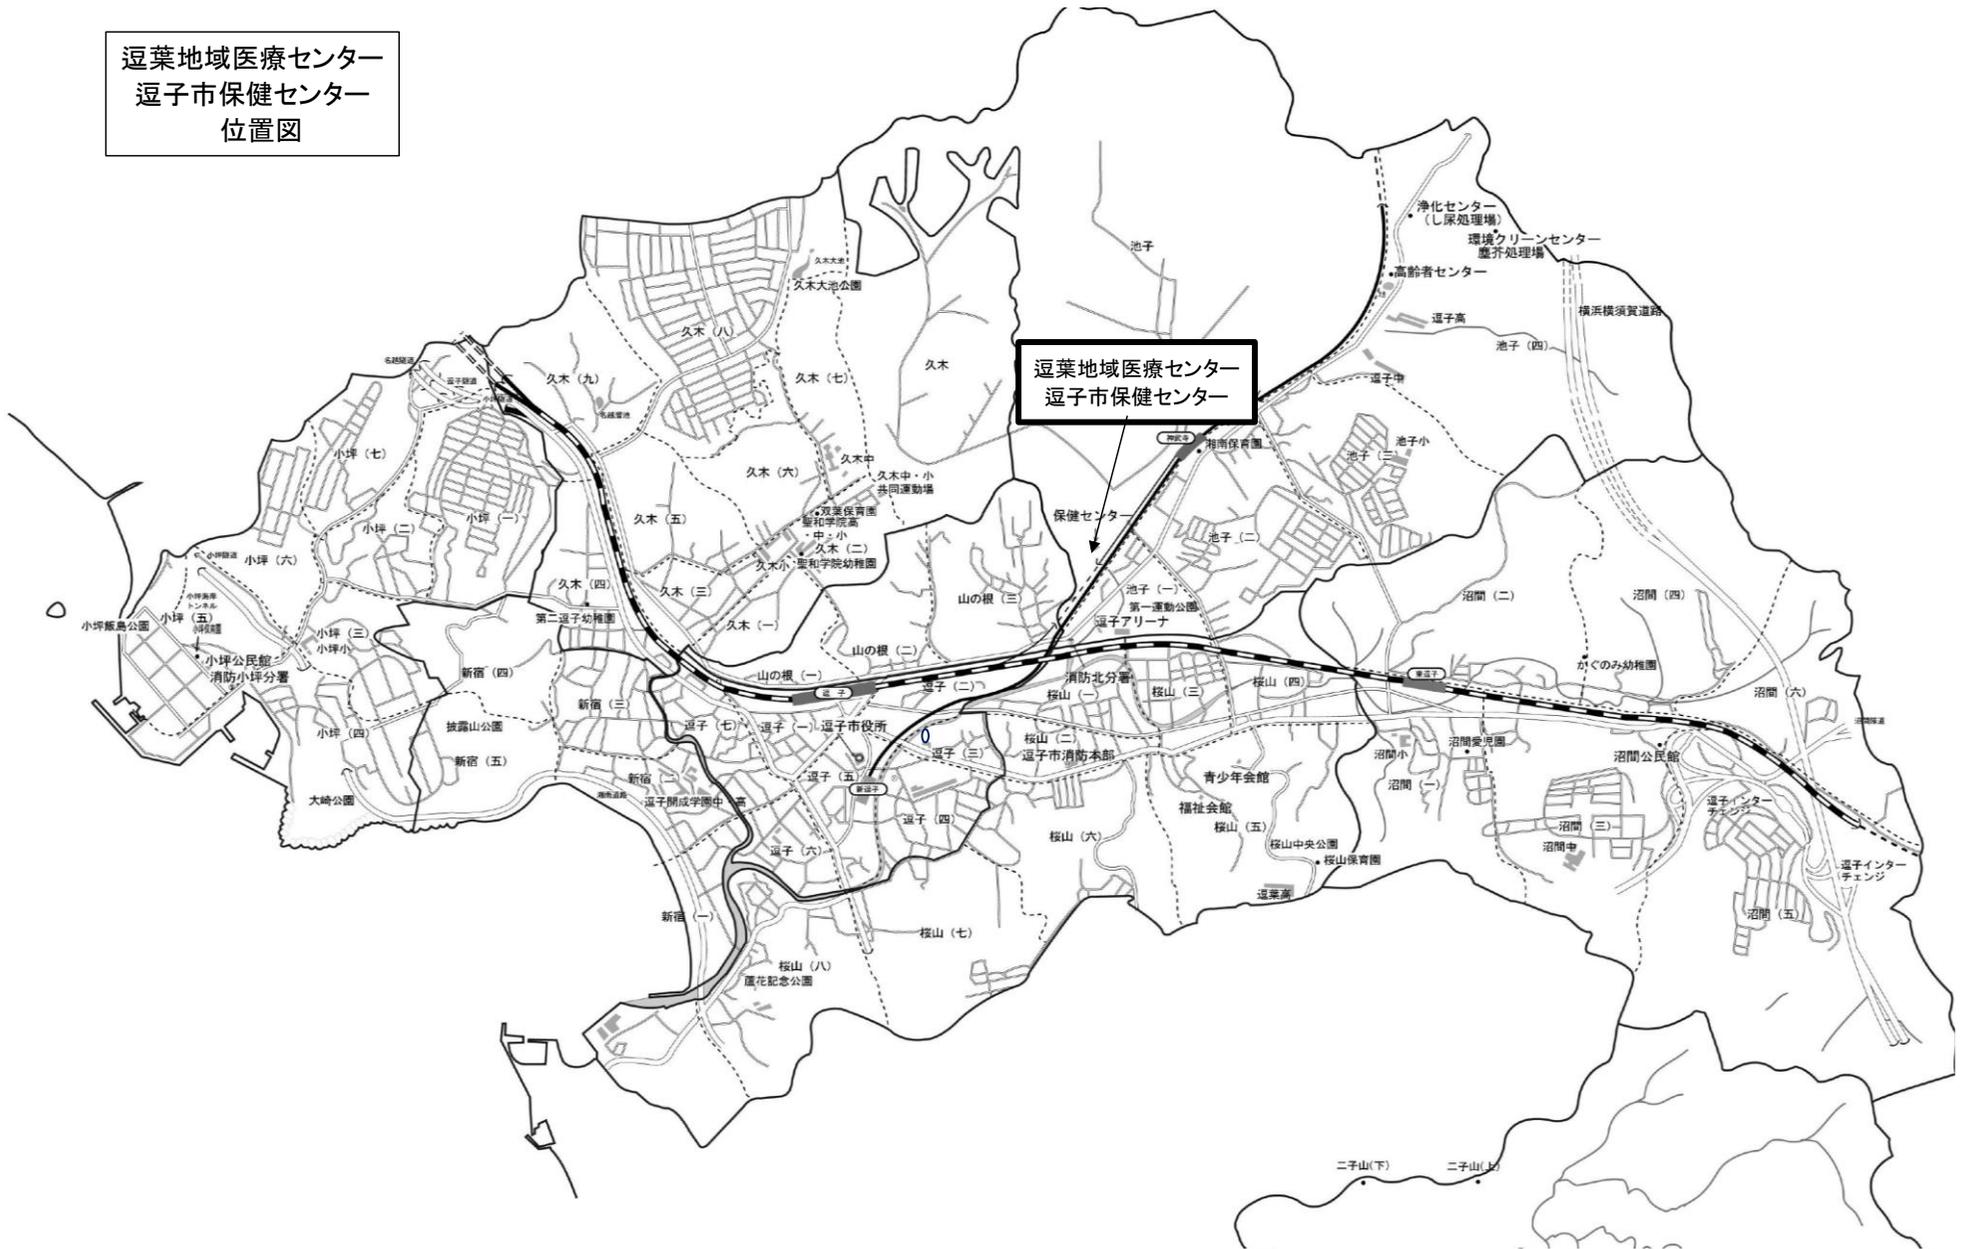


工事名	逗葉地域医療センター及び逗子市保健センター空調設備更新工事		
工事箇所	逗子市池子字棧敷戸1892-6(逗葉地域医療センター・逗子市保健センター)		
図面名	全体平面図		
縮尺	-	図面番号	1
逗子市 福祉部 国保健康課			

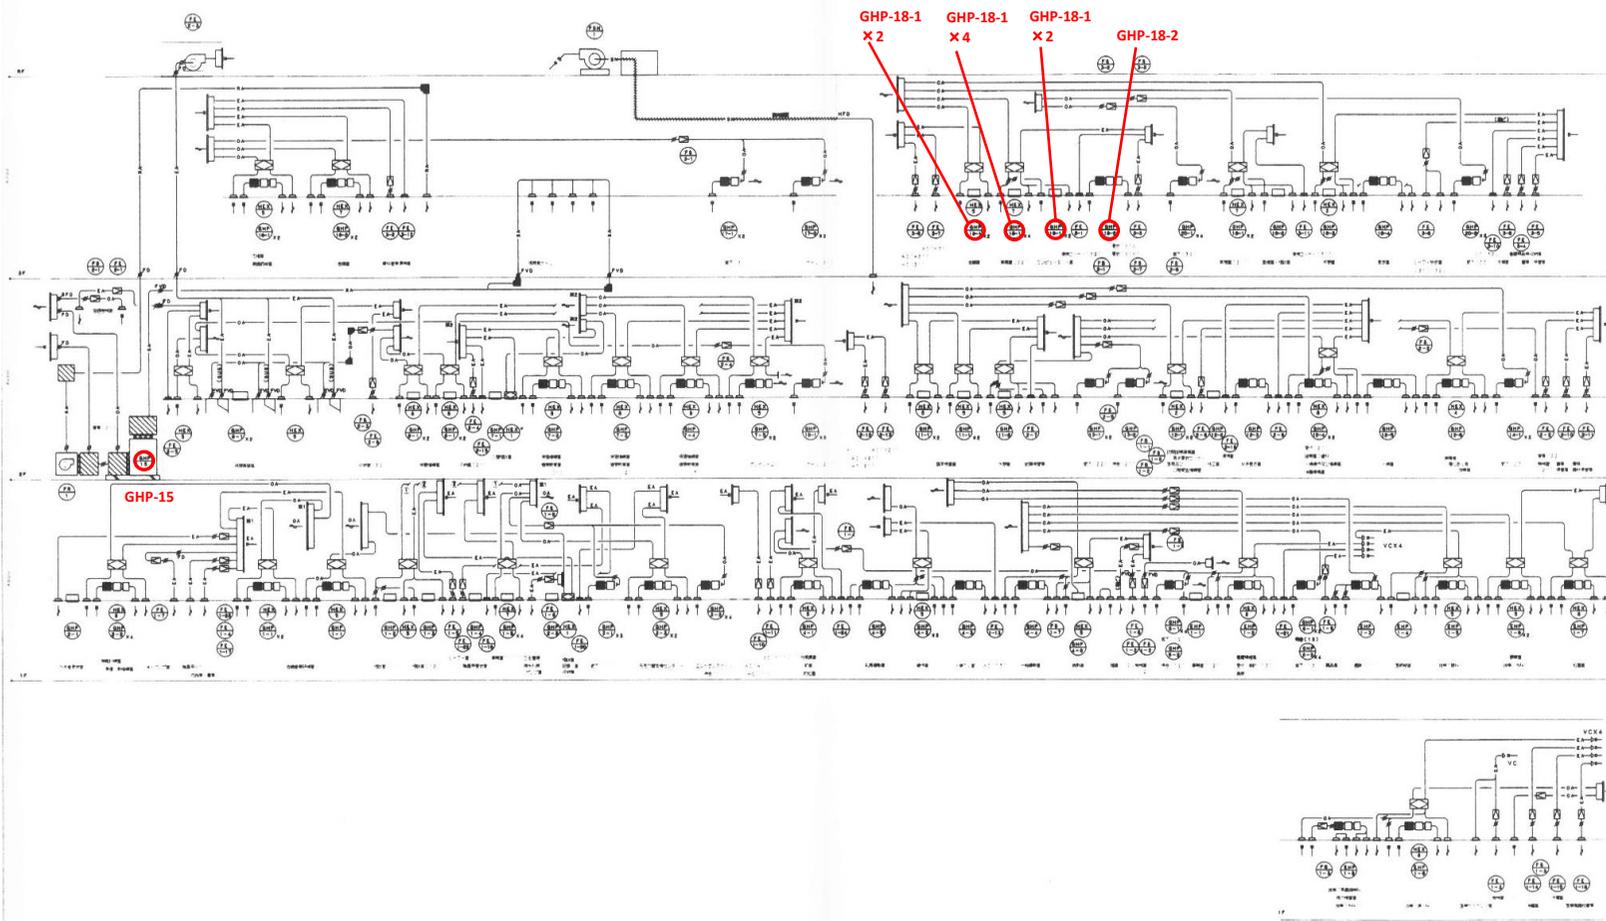


○ : 施工箇所

工事名	逗葉地域医療センター及び逗子市保健センター空調設備更新工事		
工事箇所	逗子市池子字棧敷戸1892-6(逗葉地域医療センター・逗子市保健センター)		
図面名	空調設備 ダクト系統図		
縮尺	-	図面番号	2
逗子市 福祉部 国保健康課			

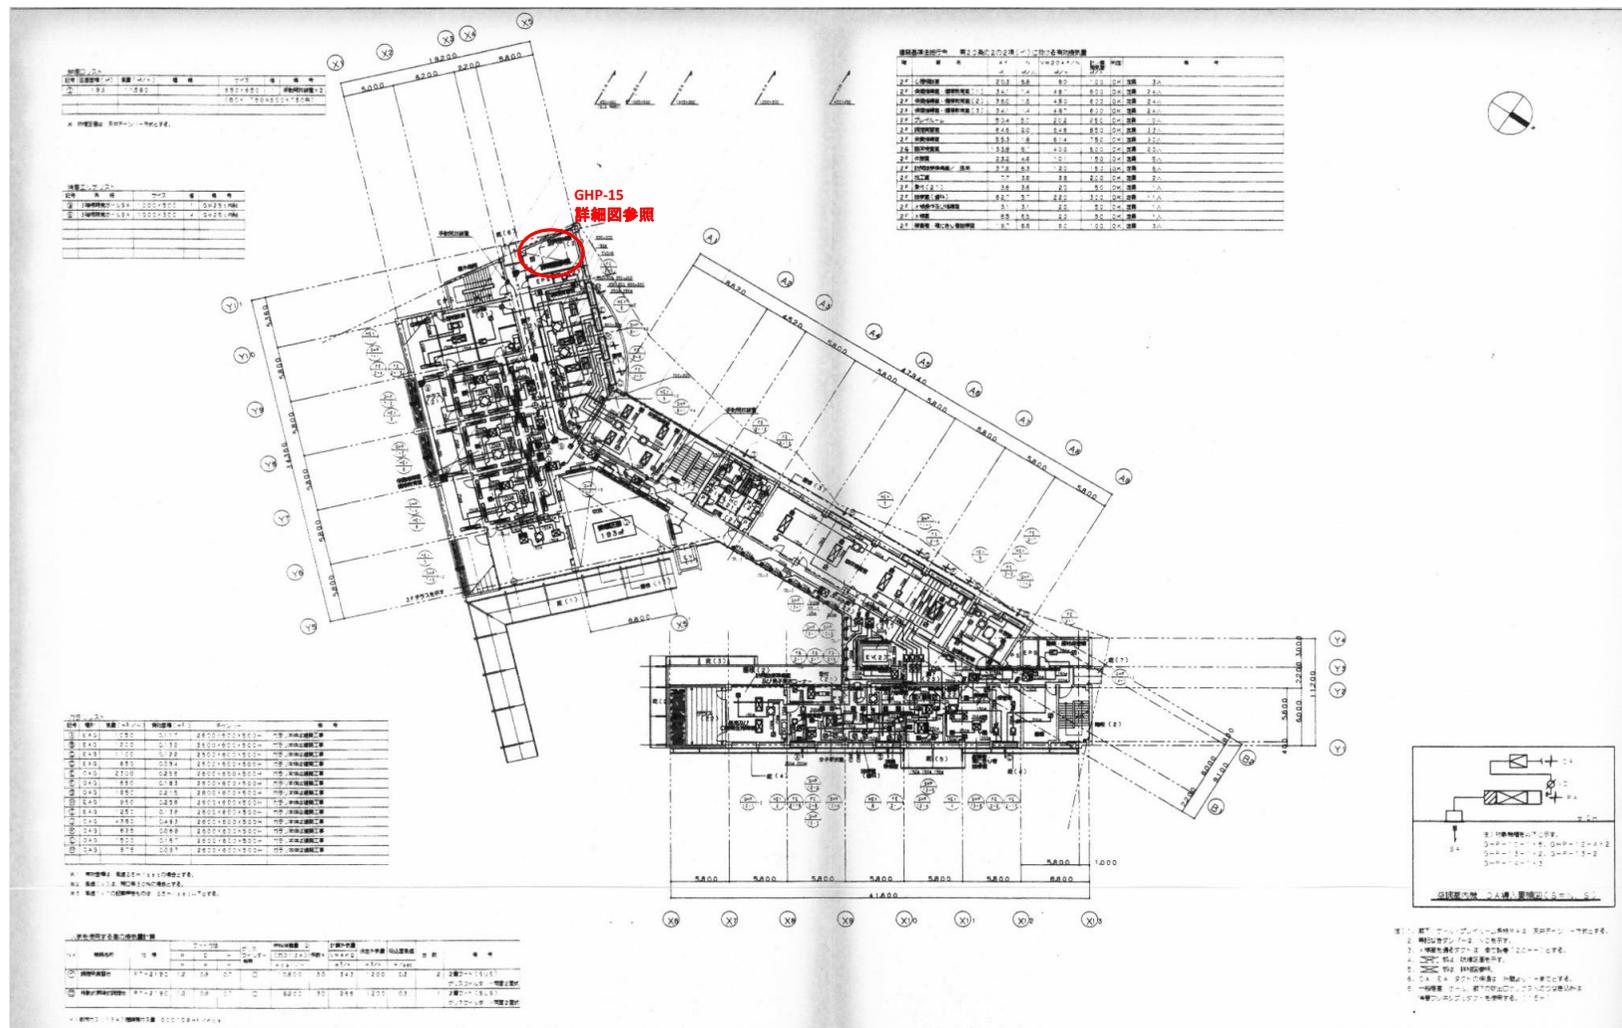


○ : 施工箇所

工事名	逗葉地域医療センター及び逗子市保健センター空調設備更新工事		
工事箇所	逗子市池子字棧敷戸1892-6(逗葉地域医療センター・逗子市保健センター)		
図面名	空調ダクト 2階平面図		
縮尺	-	図面番号	3
逗子市 福祉部 国保健康課			

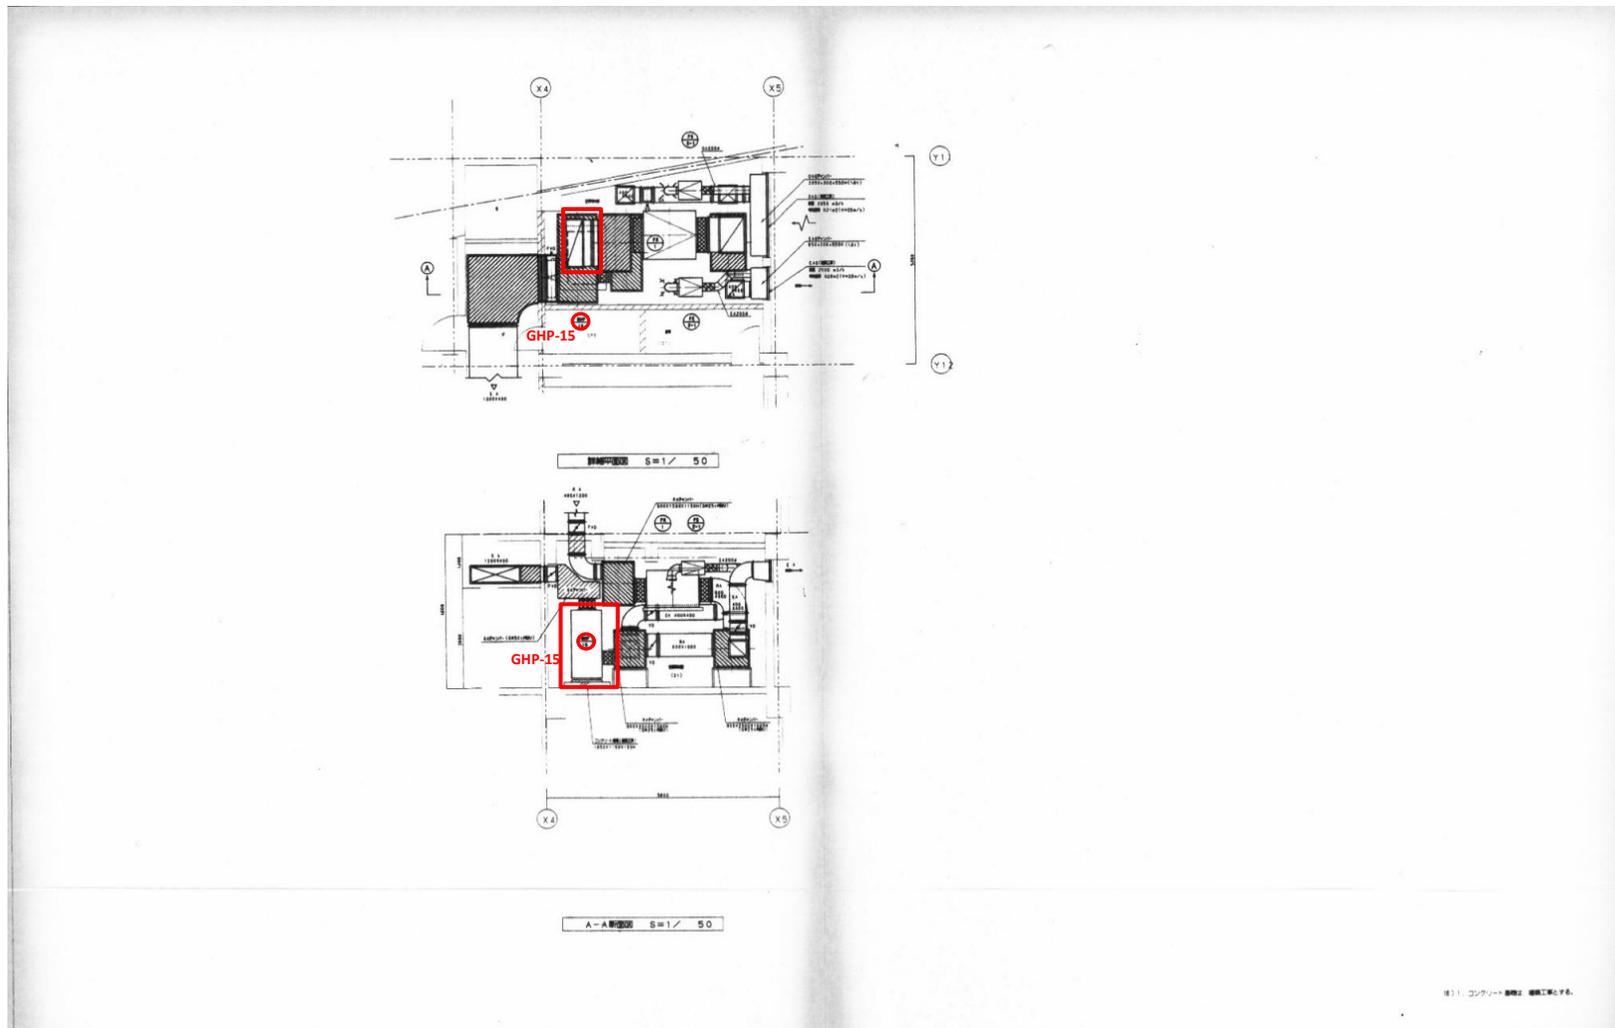


○ : 施工箇所

工事名	逗葉地域医療センター及び逗子市保健センター空調設備更新工事		
工事箇所	逗子市池子字棧敷戸1892-6(逗葉地域医療センター・逗子市保健センター)		
図面名	空調ダクト 機械室詳細図		
縮尺	-	図面番号	4
逗子市 福祉部 国保健康課			

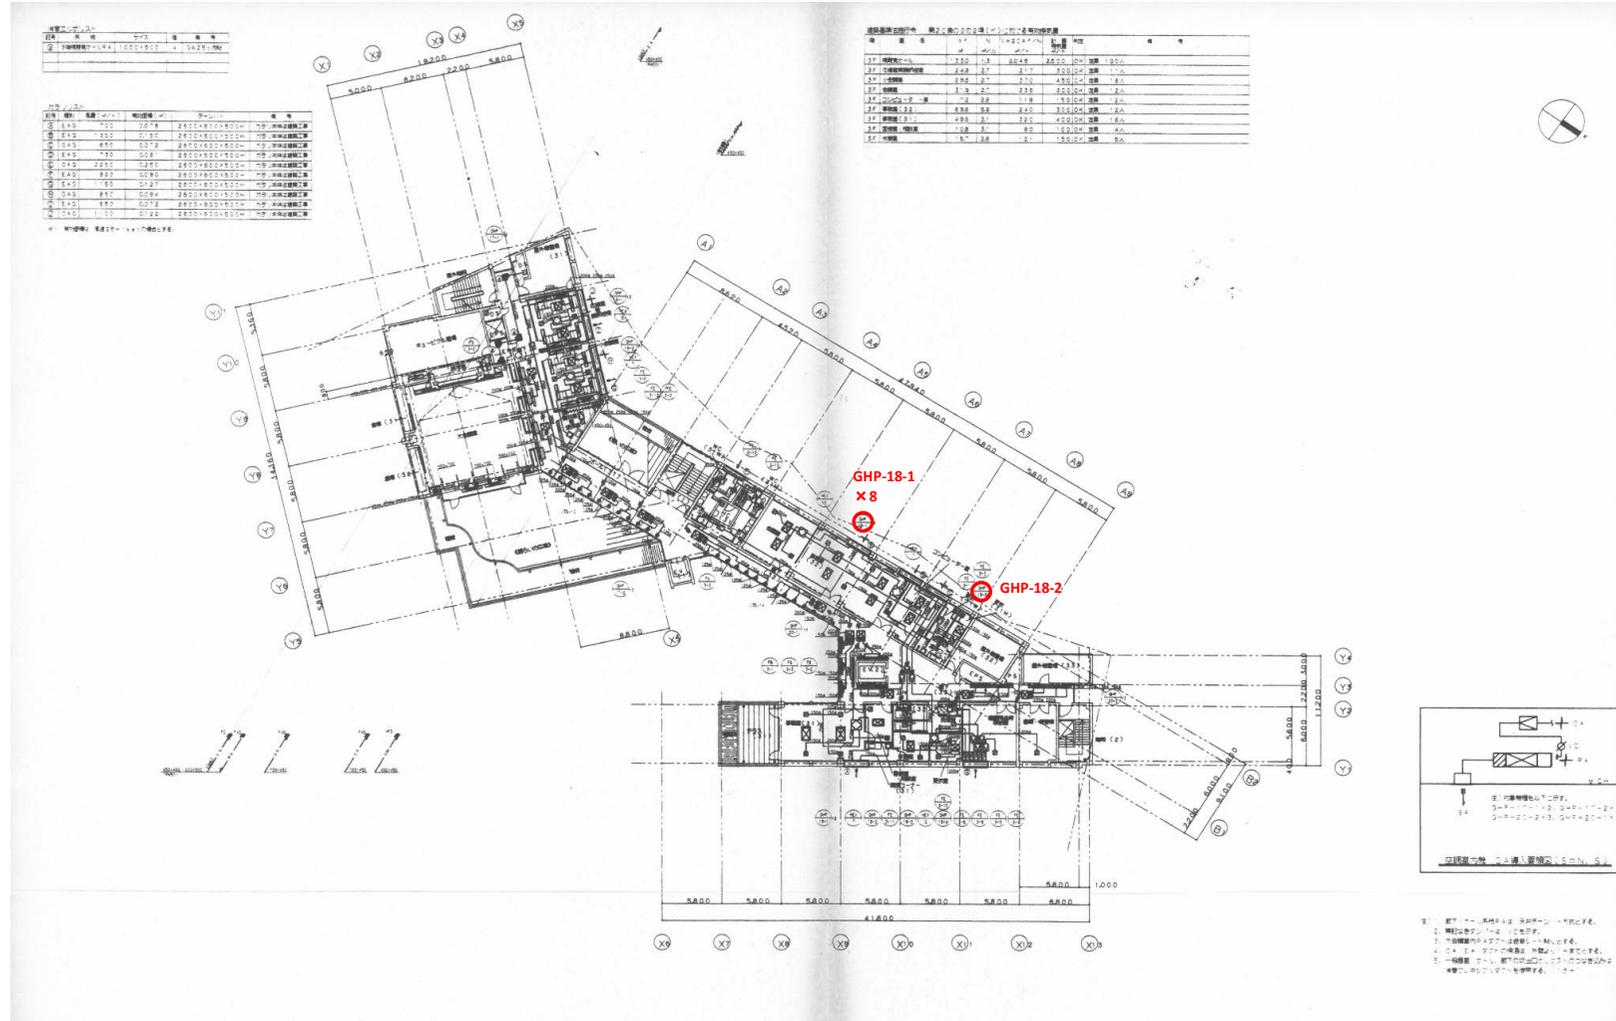


○ : 施工箇所

工事名	逗葉地域医療センター及び逗子市保健センター空調設備更新工事		
工事箇所	逗子市池子字棧敷戸1892-6(逗葉地域医療センター・逗子市保健センター)		
図面名	空調ダクト 3階平面図		
縮尺	-	図面番号	5
逗子市 福祉部 国保健康課			

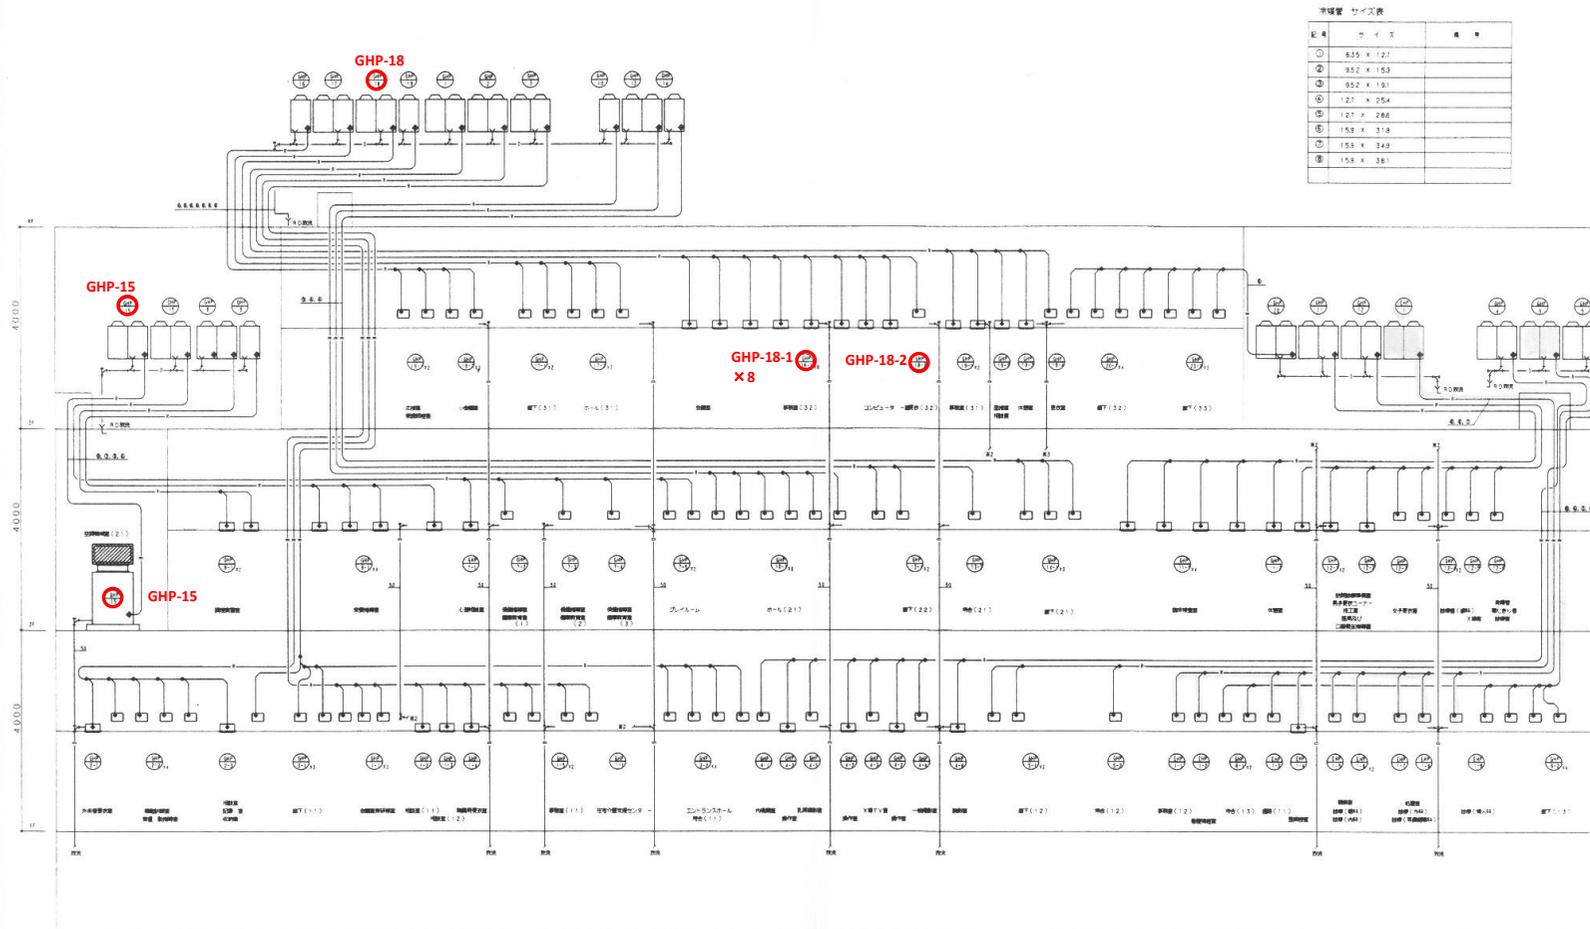


○ : 施工箇所

工事名	逗葉地域医療センター及び逗子市保健センター空調設備更新工事		
工事箇所	逗子市池子字棧敷戸1892-6(逗葉地域医療センター・逗子市保健センター)		
図面名	空調設備 配管系統図		
縮尺	-	図面番号	6
逗子市 福祉部 国保健康課			

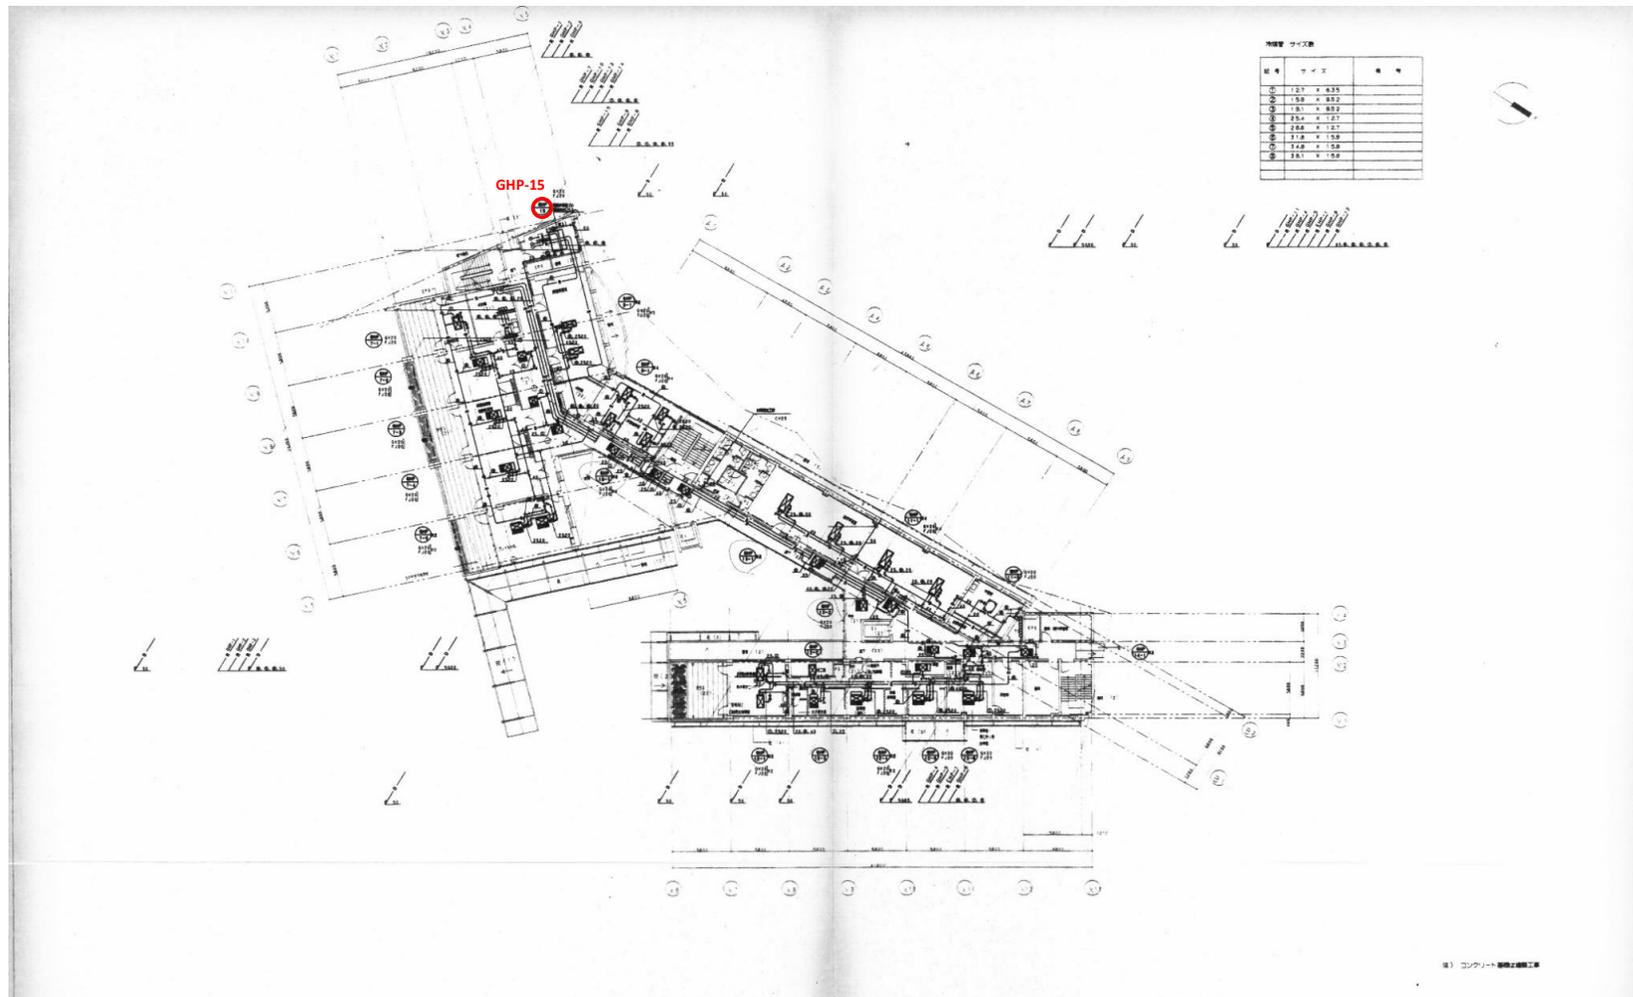


○ : 施工箇所

工事名	逗葉地域医療センター及び逗子市保健センター空調設備更新工事		
工事箇所	逗子市池子字棧敷戸1892-6(逗葉地域医療センター・逗子市保健センター)		
図面名	空調配管 2階平面図		
縮尺	-	図面番号	7
逗子市 福祉部 国保健康課			

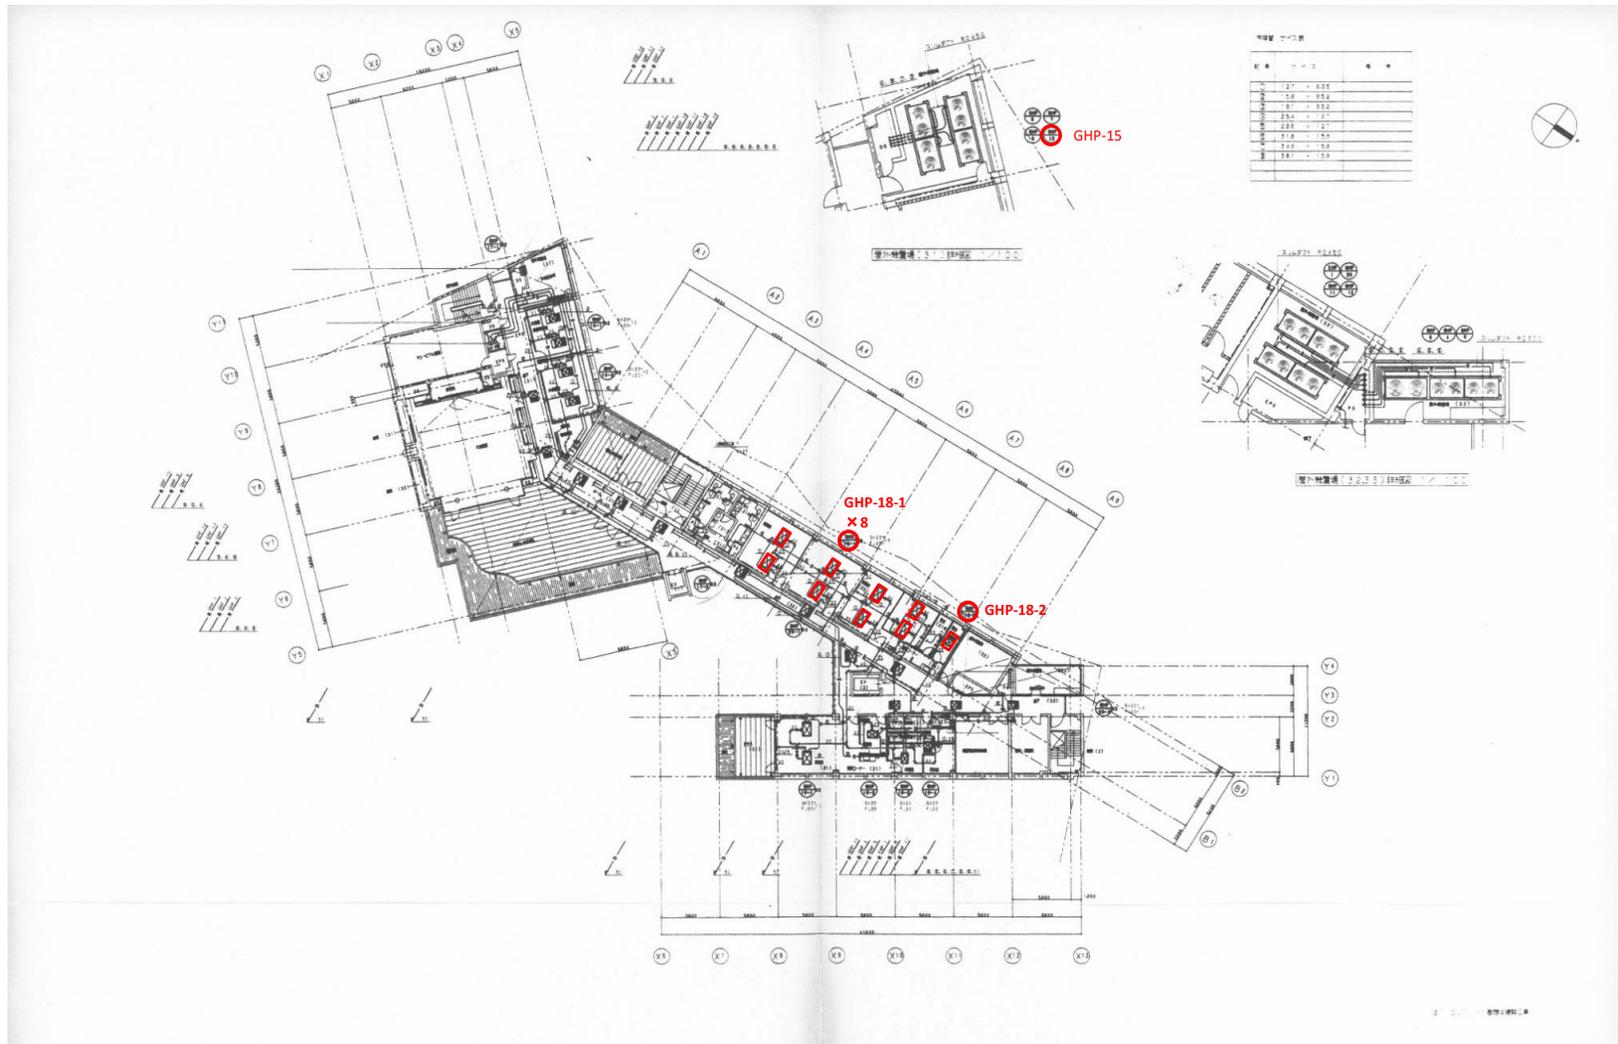

○ : 施工箇所


工事名	逗葉地域医療センター及び逗子市保健センター空調設備更新工事		
工事箇所	逗子市池子字棧敷戸1892-6(逗葉地域医療センター・逗子市保健センター)		
図面名	空調配管 3階平面図		
縮尺	-	図面番号	8
逗子市 福祉部 国保健康課			

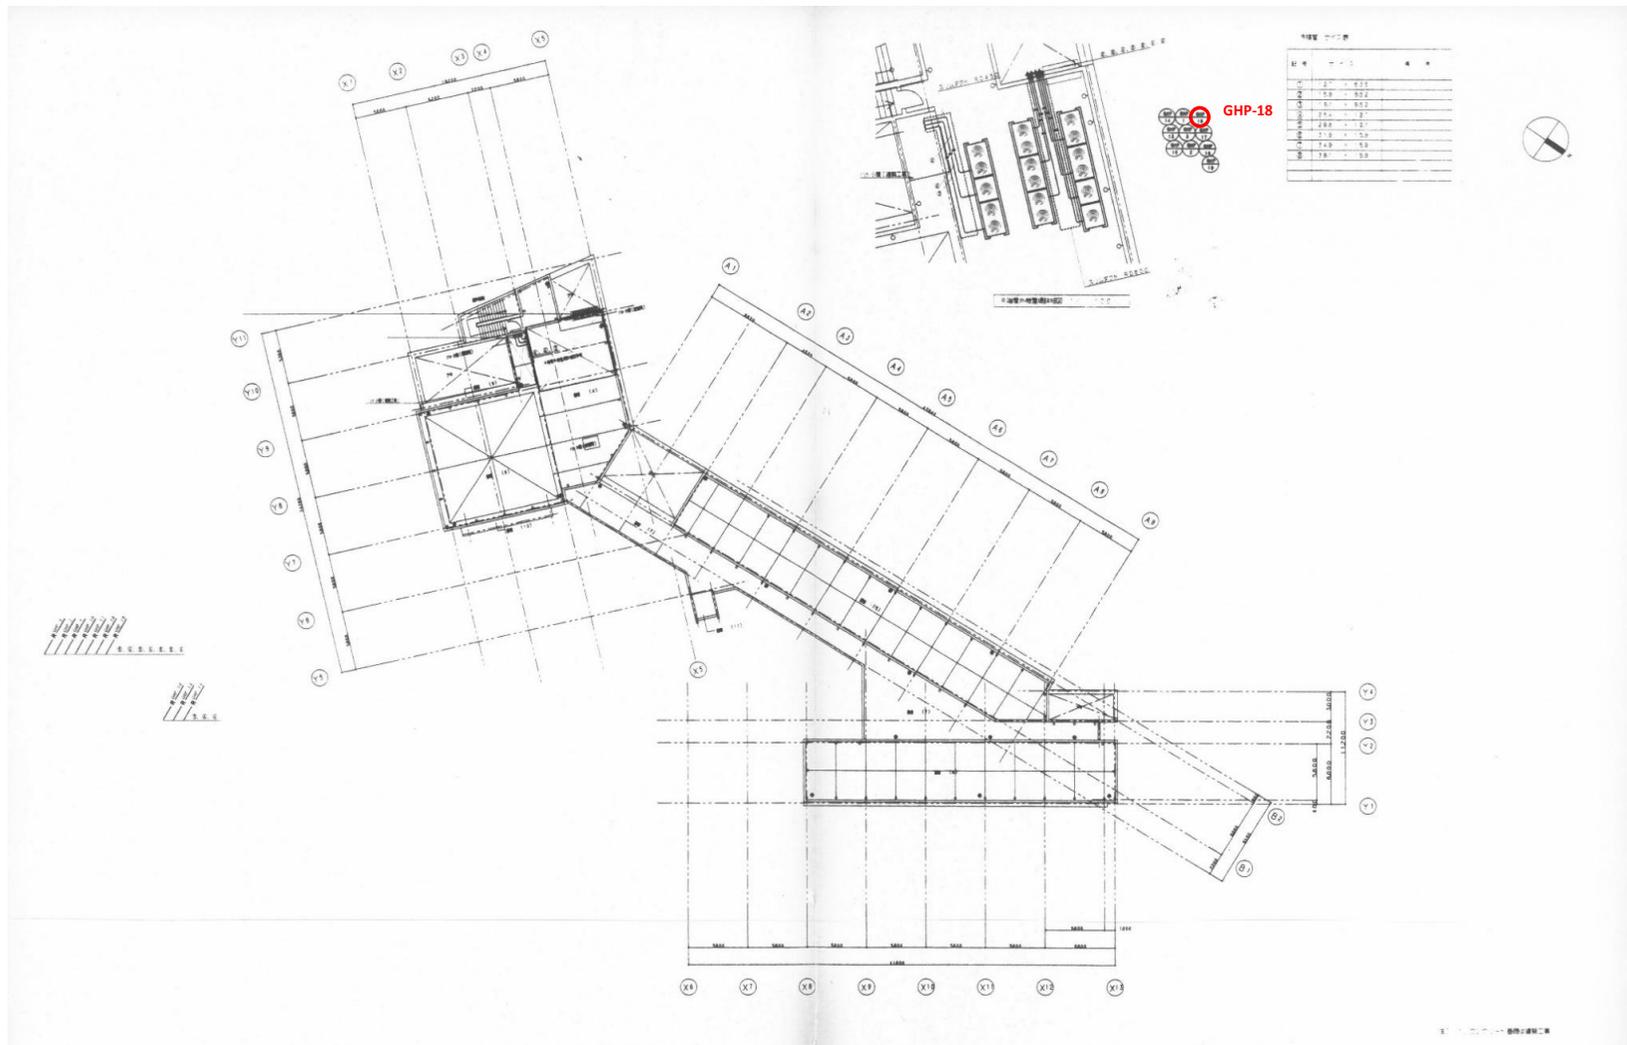

○ : 施工箇所

工事名	逗葉地域医療センター及び逗子市保健センター空調設備更新工事		
工事箇所	逗子市池子字棧敷戸1892-6(逗葉地域医療センター・逗子市保健センター)		
図面名	空調配管 R階平面図		
縮尺	-	図面番号	9
逗子市 福祉部 国保健康課			

① パッケージ張り配線工事																														
グループ	記号	品名	仕様	数量	取数	取数	GRコード	グループ	記号	品名	仕様	数量	取数	取数	GRコード	グループ	記号	品名	仕様	数量	取数	取数	GRコード							
A-①	GHP-1-1	自動制御用電源線		1	3	1		B	GHP-4-1	ケーブル(1)		1	1	1		E	GHP-12-1	器具及び関連機器		2	2	1								
	GHP-1-2	電源線(1)		1	1	1			GHP-4-2	ケーブル		1	3	1			GHP-12-2	施工費		2	1	1								
	GHP-1-3	電源線(2)		1	1	1			GHP-4-3	ケーブル		1	1	1			GHP-12-3	ケーブル		2	1	1								
	GHP-1-4	電源線(3)		1	1	1			GHP-4-4	ケーブル		1	1	1			GHP-12-4	ケーブル(巻掛)		2	2	1	1							
A-②	GHP-2-1	電源線(1)		1	4	1	(7)	C	GHP-4-5	ケーブル		1	1	1		F	GHP-12-5	電源線		2	1	1								
	GHP-2-2	電源線(2)		1	1	1			GHP-4-6	ケーブル		1	1	1			GHP-12-6	器具及び関連機器		2	1	1								
	GHP-2-3	電源線(3)		1	1	1			GHP-1-1	電源線(1)		1	1	1	1		GHP-13-1	電源線(1)		3	2	1	1							
	GHP-2-4	電源線(4)		1	1	1			GHP-1-2	電源線(2)		1	1	1			GHP-13-2	電源線(2)		3	2	1								
A-③	GHP-3-1	電源線(1)		1	3	1	(14)	D	GHP-1-3	電源線(1)		1	1	1		G	GHP-13-3	ケーブル(巻掛)		3	2	1								
	GHP-3-2	電源線(2)		1	4	1			GHP-1-4	電源線(2)		1	1	1			GHP-13-4	電源線(巻掛)		3	1	1								
	GHP-3-3	電源線(3)		1	2	1			GHP-1-5	電源線(巻掛)		1	1	1			GHP-13-5	電源線(1)		3	2	1	1							
	GHP-3-4	電源線(4)		1	1	1			GHP-1-6	電源線		1	1	1			GHP-13-6	電源線(巻掛)		3	1	1								
A-④	GHP-7-1	電源線(1)		2	1	1		E	GHP-1-7	電源線		1	1	1		H-①	GHP-13-7	電源線		3	1	1								
	GHP-7-2	電源線(2)		2	2	1			GHP-1-8	電源線(巻掛)		1	1	1			GHP-13-8	電源線(巻掛)		3	1	1								
	GHP-7-3	電源線(3)		2	2	1			GHP-1-9	電源線(巻掛)		1	1	1			GHP-13-9	電源線(巻掛)		3	1	1								
	GHP-7-4	電源線(4)		2	2	1			GHP-1-10	電源線(巻掛)		1	1	1			GHP-13-10	電源線(巻掛)		3	1	1								
A-⑤	GHP-7-5	電源線(5)		2	2	1	(9)	F	GHP-1-11	電源線(巻掛)		2	4	1		H-②	GHP-13-11	電源線(巻掛)		3	2	1								
	GHP-8-1	電源線		2	3	1			GHP-1-12	電源線		2	1	1			GHP-13-12	電源線		3	1	1								
	GHP-9-1	電源線		2	4	1			G	GHP-13-13	電源線		2	1	1			H-③	GHP-20-1	電源線(1)		1	4	1	1					
	GHP-10-1	電源線(1)		2	6	1	(13)																			H-④	GHP-20-2	電源線(2)		1
GHP-12-1	電源線		3	2	1																									
GHP-13-1	電源線(巻掛)		3	2	1																									
GHP-13-2	電源線(巻掛)		3	2	1																									
GHP-13-3	電源線(巻掛)		3	2	1																									

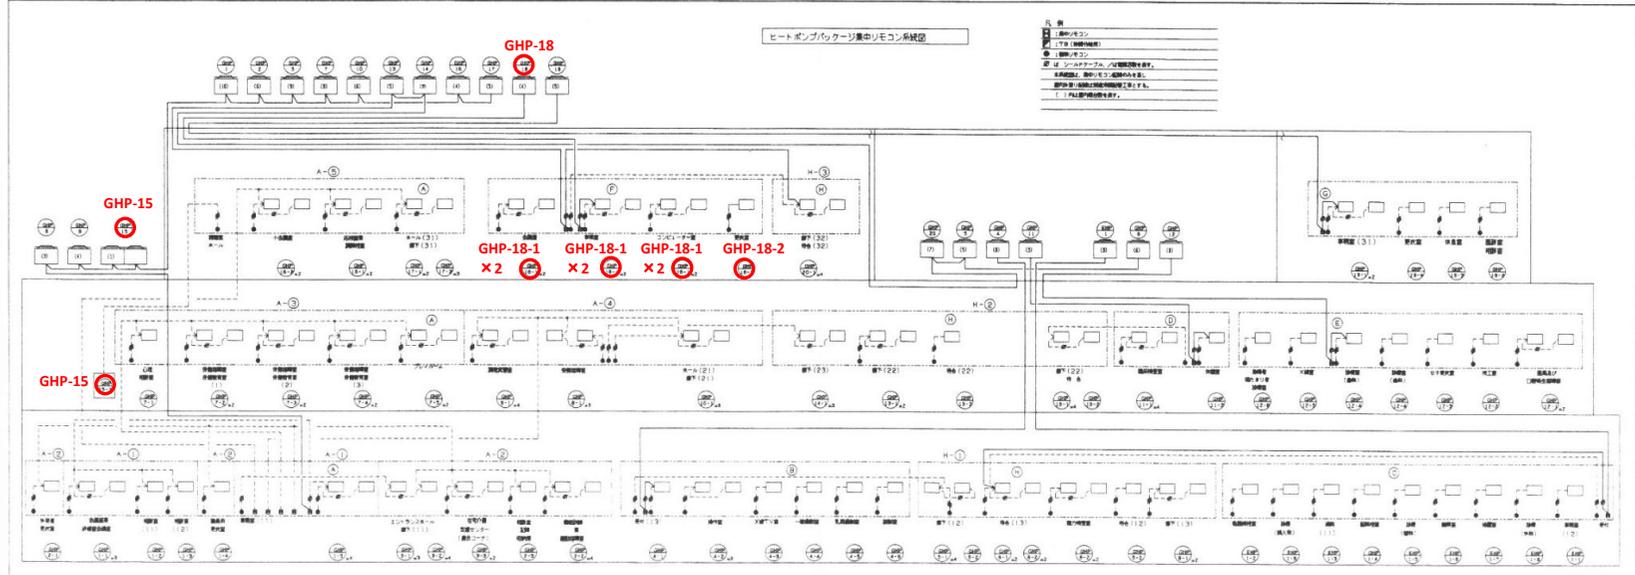

○ : 施工箇所

工事名	逗葉地域医療センター及び逗子市保健センター空調設備更新工事		
工事箇所	逗子市池子字棧敷戸1892-6(逗葉地域医療センター・逗子市保健センター)		
図面名	自動制御整備 計装図		
縮尺	-	図面番号	10
逗子市 福祉部 国保健康課			

各系統 既存機器参考

名称	摘要	数量	単位
GHP-15室外機	GHCJ560HMT4 耐塩害仕様 防振架台	1	台
GHP-15室内機	GHFJ560HTMD	1	台
GHP-18室外機	GHCJ355HMT4 耐塩害仕様 防振架台	1	台
GHP-18-1室内機	GHTWJ45HMD1	8	台
GHP-18-2室内機	GHUMJ28HMD	1	台

更新する空調機器は、現在設置されている機器と同等品とすること。

工事名	逗葉地域医療センター及び逗子市保健センター空調設備更新工事		
工事箇所	逗子市池子字棧敷戸1892-6(逗葉地域医療センター・逗子市保健センター)		
図面名	機器参考		
縮尺	-	図面番号	11
逗子市 福祉部 国保健康課			