

ハイランド吐室及び遠方監視制御装置改築工事


図 面 目 録

図面番号	図 面 名 称	縮 尺
E-1	位置図	1:10,000
E-2	システム構成図(更新)	NONE
E-3	逗子市浄水管理センター 管理棟3階平面図(更新)	1:100
E-4	新宿中継ポンプ場 1階平面図(更新)	1:50
E-5	新宿滞水池 地下1階, 1階平面図(更新)	1:100
E-6	小坪中継ポンプ場 1階平面図(更新)	1:50
E-7	桜山吐室 平面図(更新)	1:50
E-8	逗子第1マンホールポンプ場 平面図(更新)	1:50
E-9	逗子第2マンホールポンプ場 平面図(更新)	1:50
E-10	逗子第3マンホールポンプ場 平面図(更新)	1:50
E-11	小坪第1マンホールポンプ場 平面図(更新)	1:50
E-12	沼間第1マンホールポンプ場 平面図(更新)	1:50
E-13	沼間第2マンホールポンプ場 平面図(更新)	1:50
E-14	沼間第3マンホールポンプ場 平面図(更新)	1:50
E-15	桜山第1マンホールポンプ場 平面図(更新)	1:50

図面番号	図 面 名 称	縮 尺
E-16	桜山第2マンホールポンプ場 平面図(更新)	1:50
E-17	桜山第3マンホールポンプ場 平面図(更新)	1:50
E-18	ハイランド吐室 一般平面図	1:100
E-19	ハイランド吐室 単線結線図 (更新)	NONE
E-20	ハイランド吐室 計装フローシート (更新)	NONE
E-21	ハイランド吐室 盤外形図 (更新)	1:10
E-22	ハイランド吐室 全体平面図 (更新)	1:50
E-23	システム構成図(撤去)	NONE
E-24	逗子市浄水管理センター 管理棟3階平面図(撤去)	1:100
E-25	新宿滞水池 地下1階, 1階平面図(撤去)	1:100
E-26	ハイランド吐室 単線結線図 (撤去)	NONE
E-27	ハイランド吐室 全体平面図 (撤去)	1:50
E-28	小坪第1マンホールポンプ場 制御盤外形図 (更新)	NONE

位置図


S=1:10,000

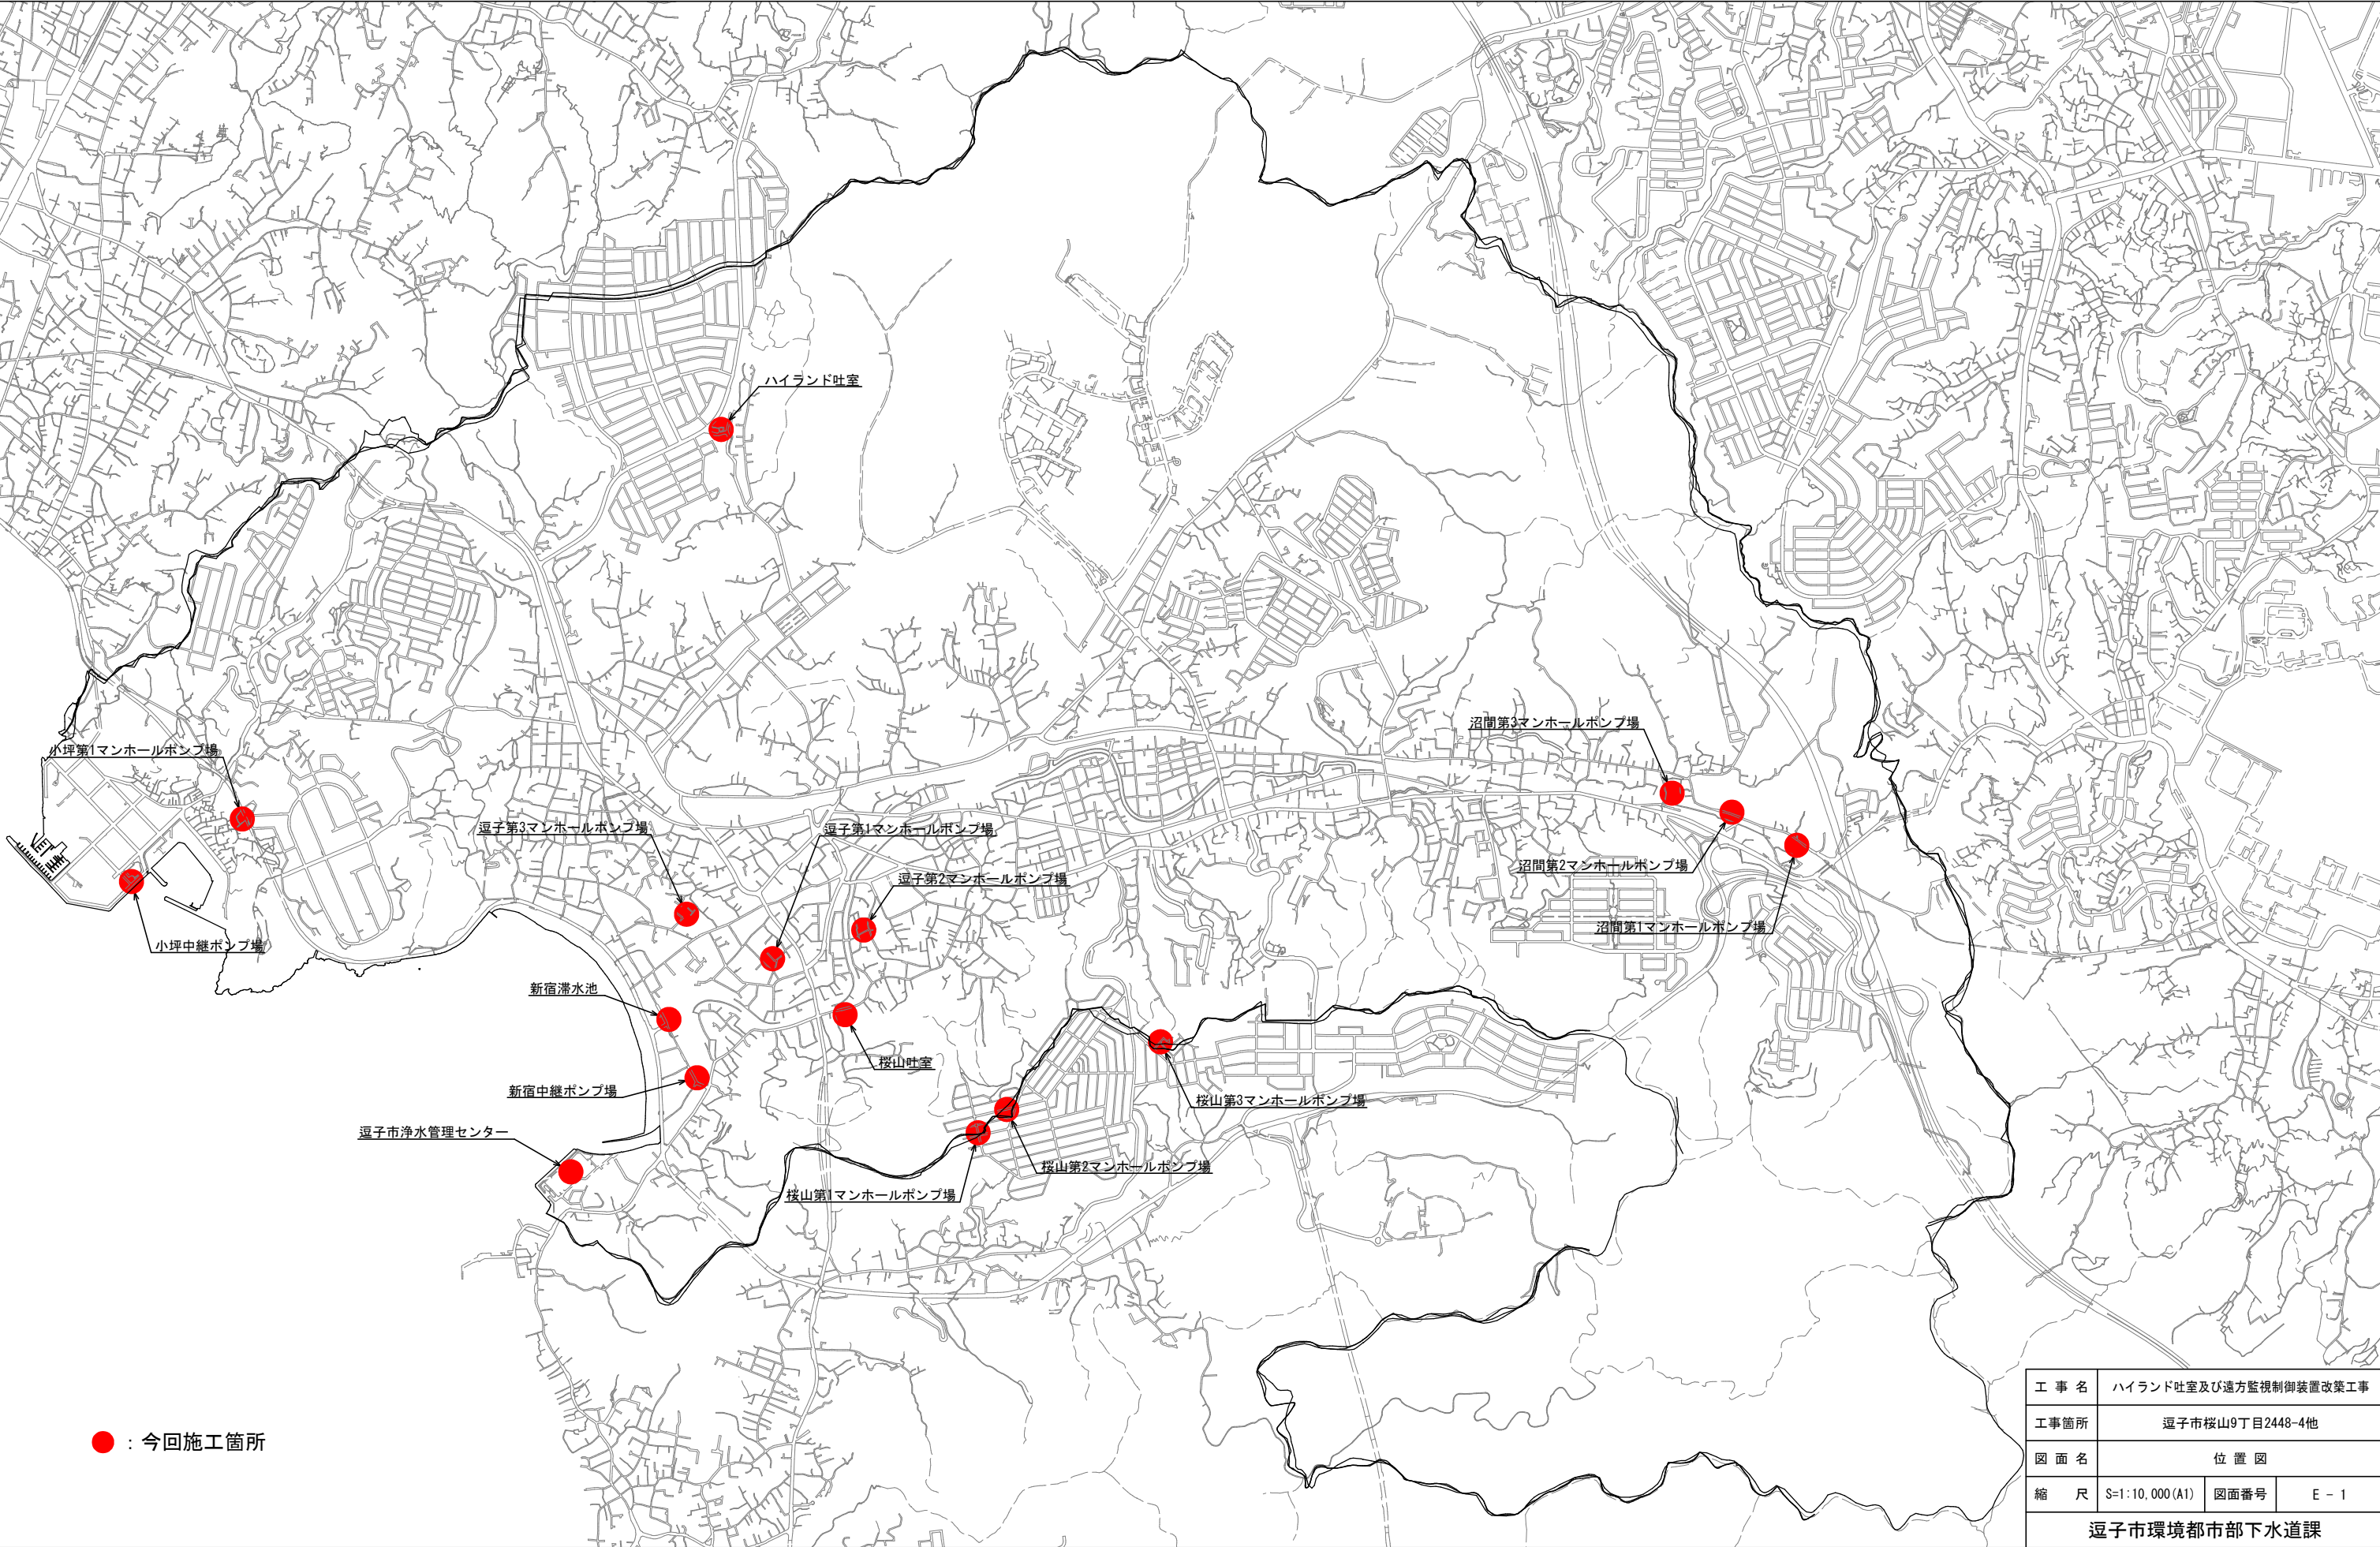


● : 今回施工箇所

工 事 名	ハイランド吐室及び遠方監視制御装置改築工事		
工事箇所	逗子市桜山9丁目2448-4他		
図 面 名	位 置 図		
縮 尺	S=1:10,000 (A1)	図面番号	E - 1
逗子市環境都市部下水道課			

浄水管理センター

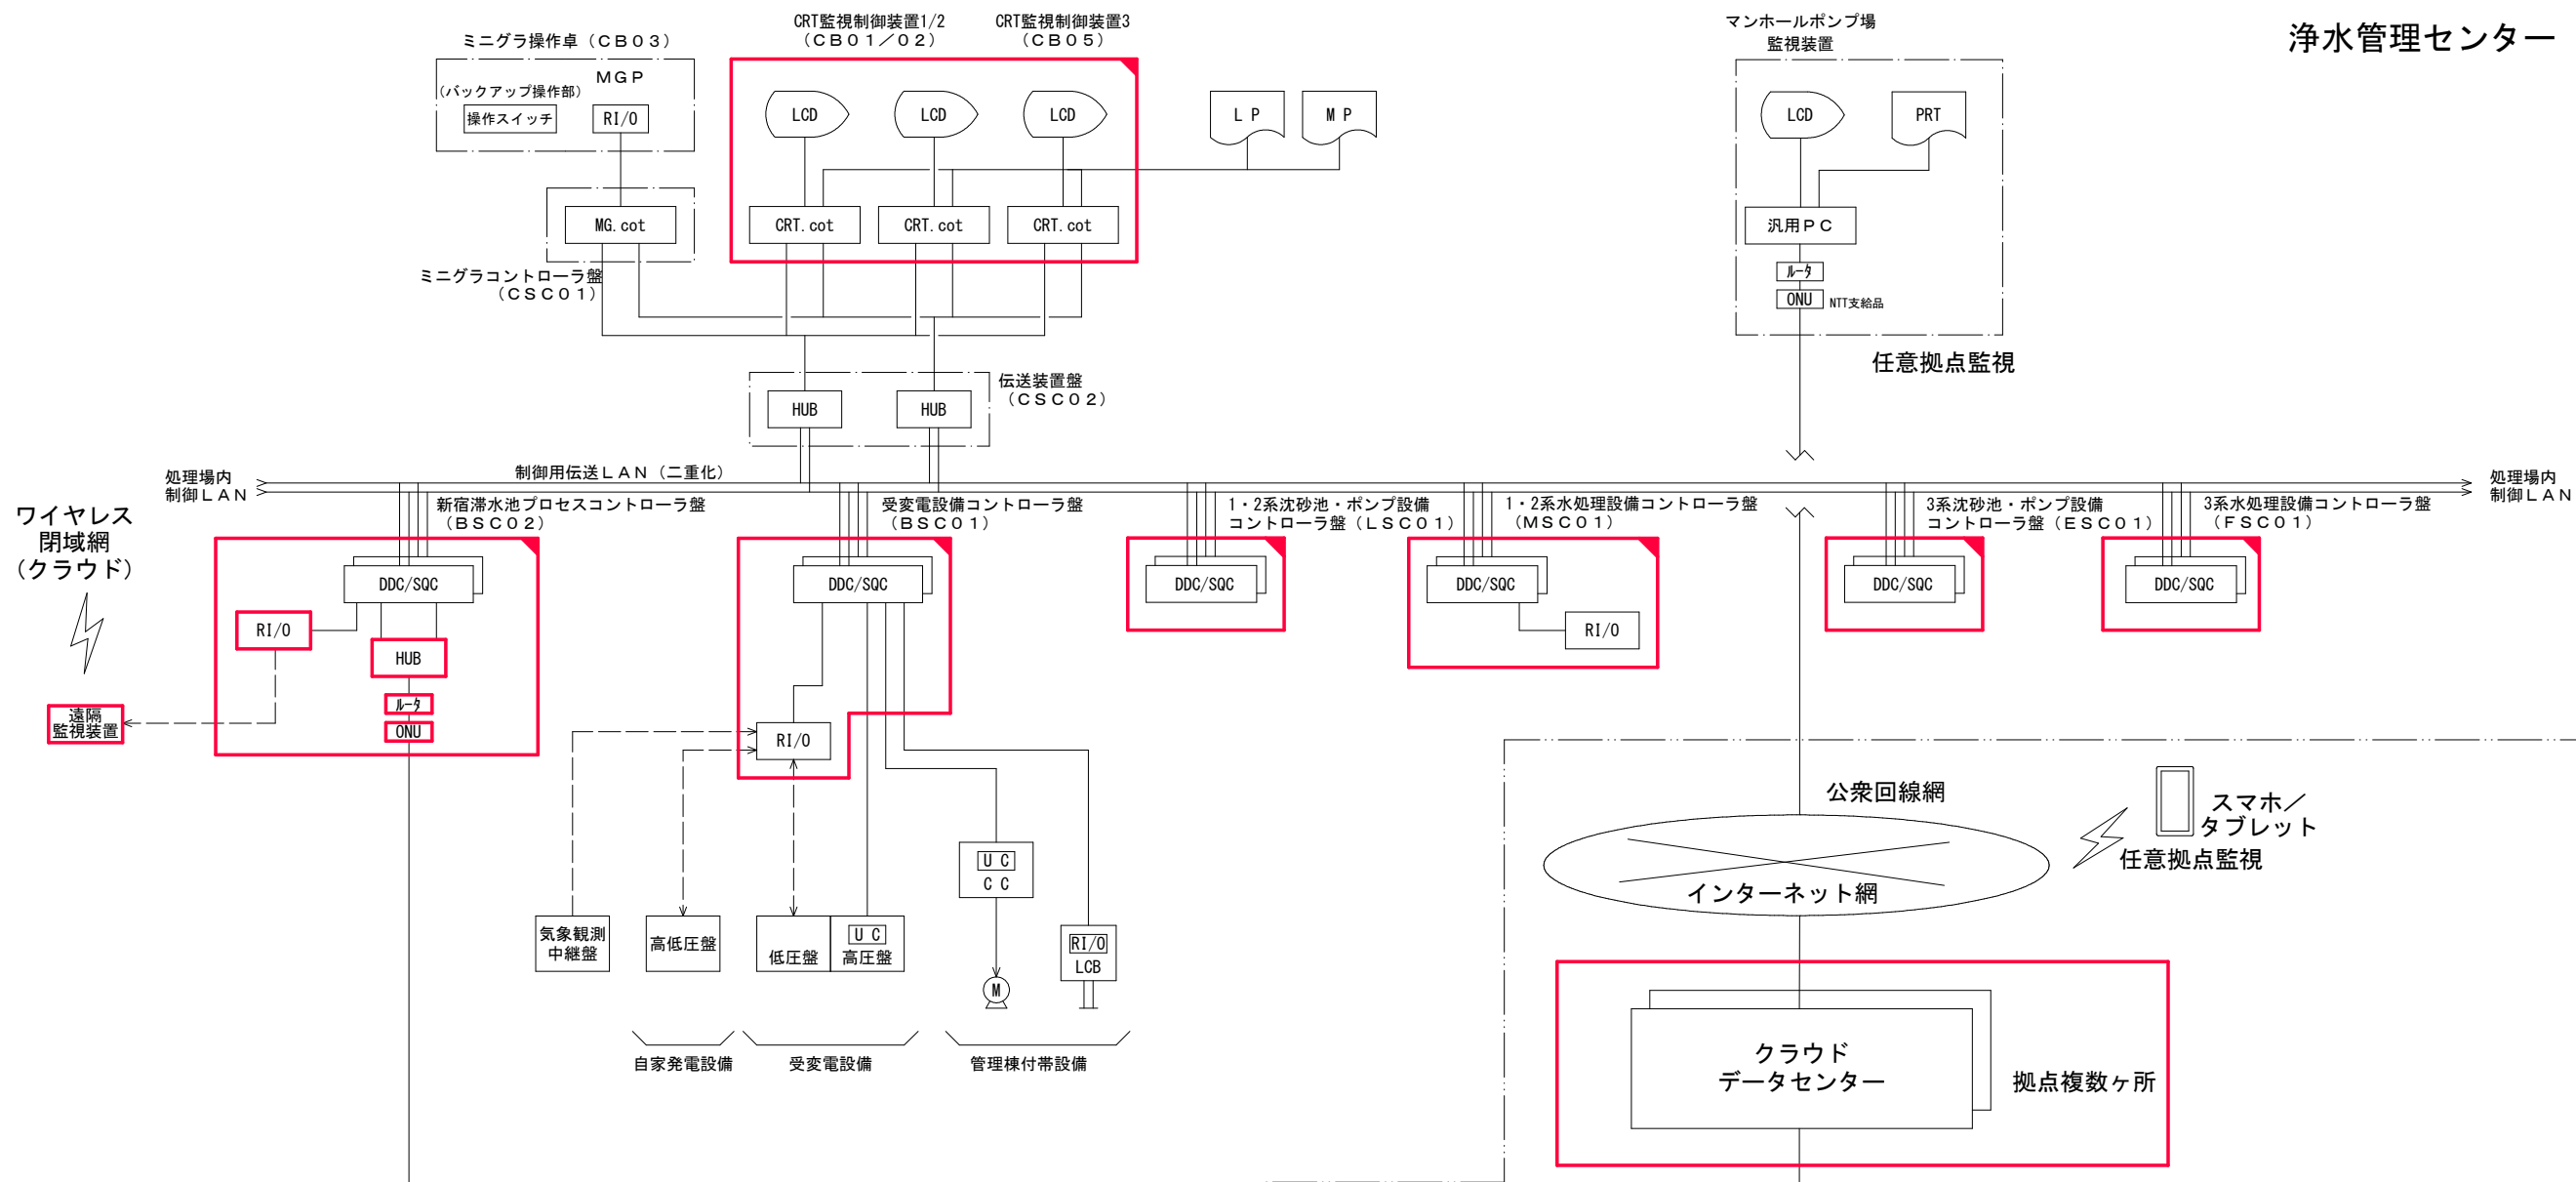


場外設備

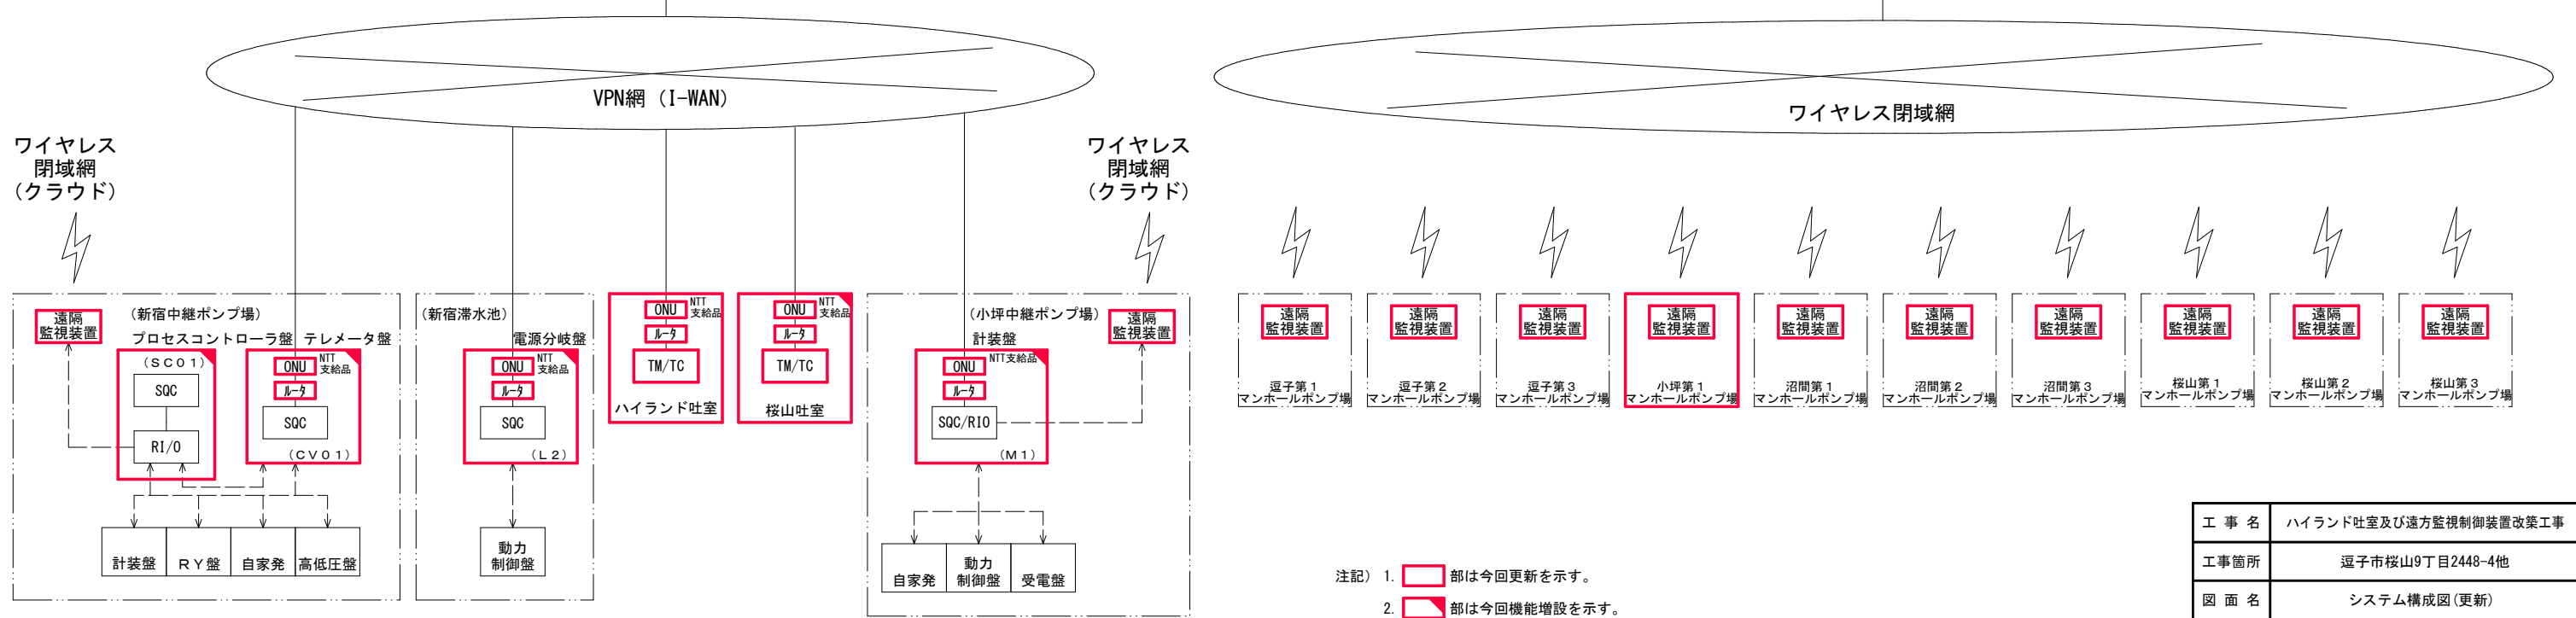

注記) 1. 部は今回更新を示す。
2. 部は今回機能増設を示す。
3. 特記なきは既設を示す。

工事名	ハイランド吐室及び遠方監視制御装置改築工事		
工事箇所	逗子市桜山9丁目2448-4他		
図面名	システム構成図(更新)		
縮尺	NONE	図面番号	E-2
逗子市環境都市部下水道課			

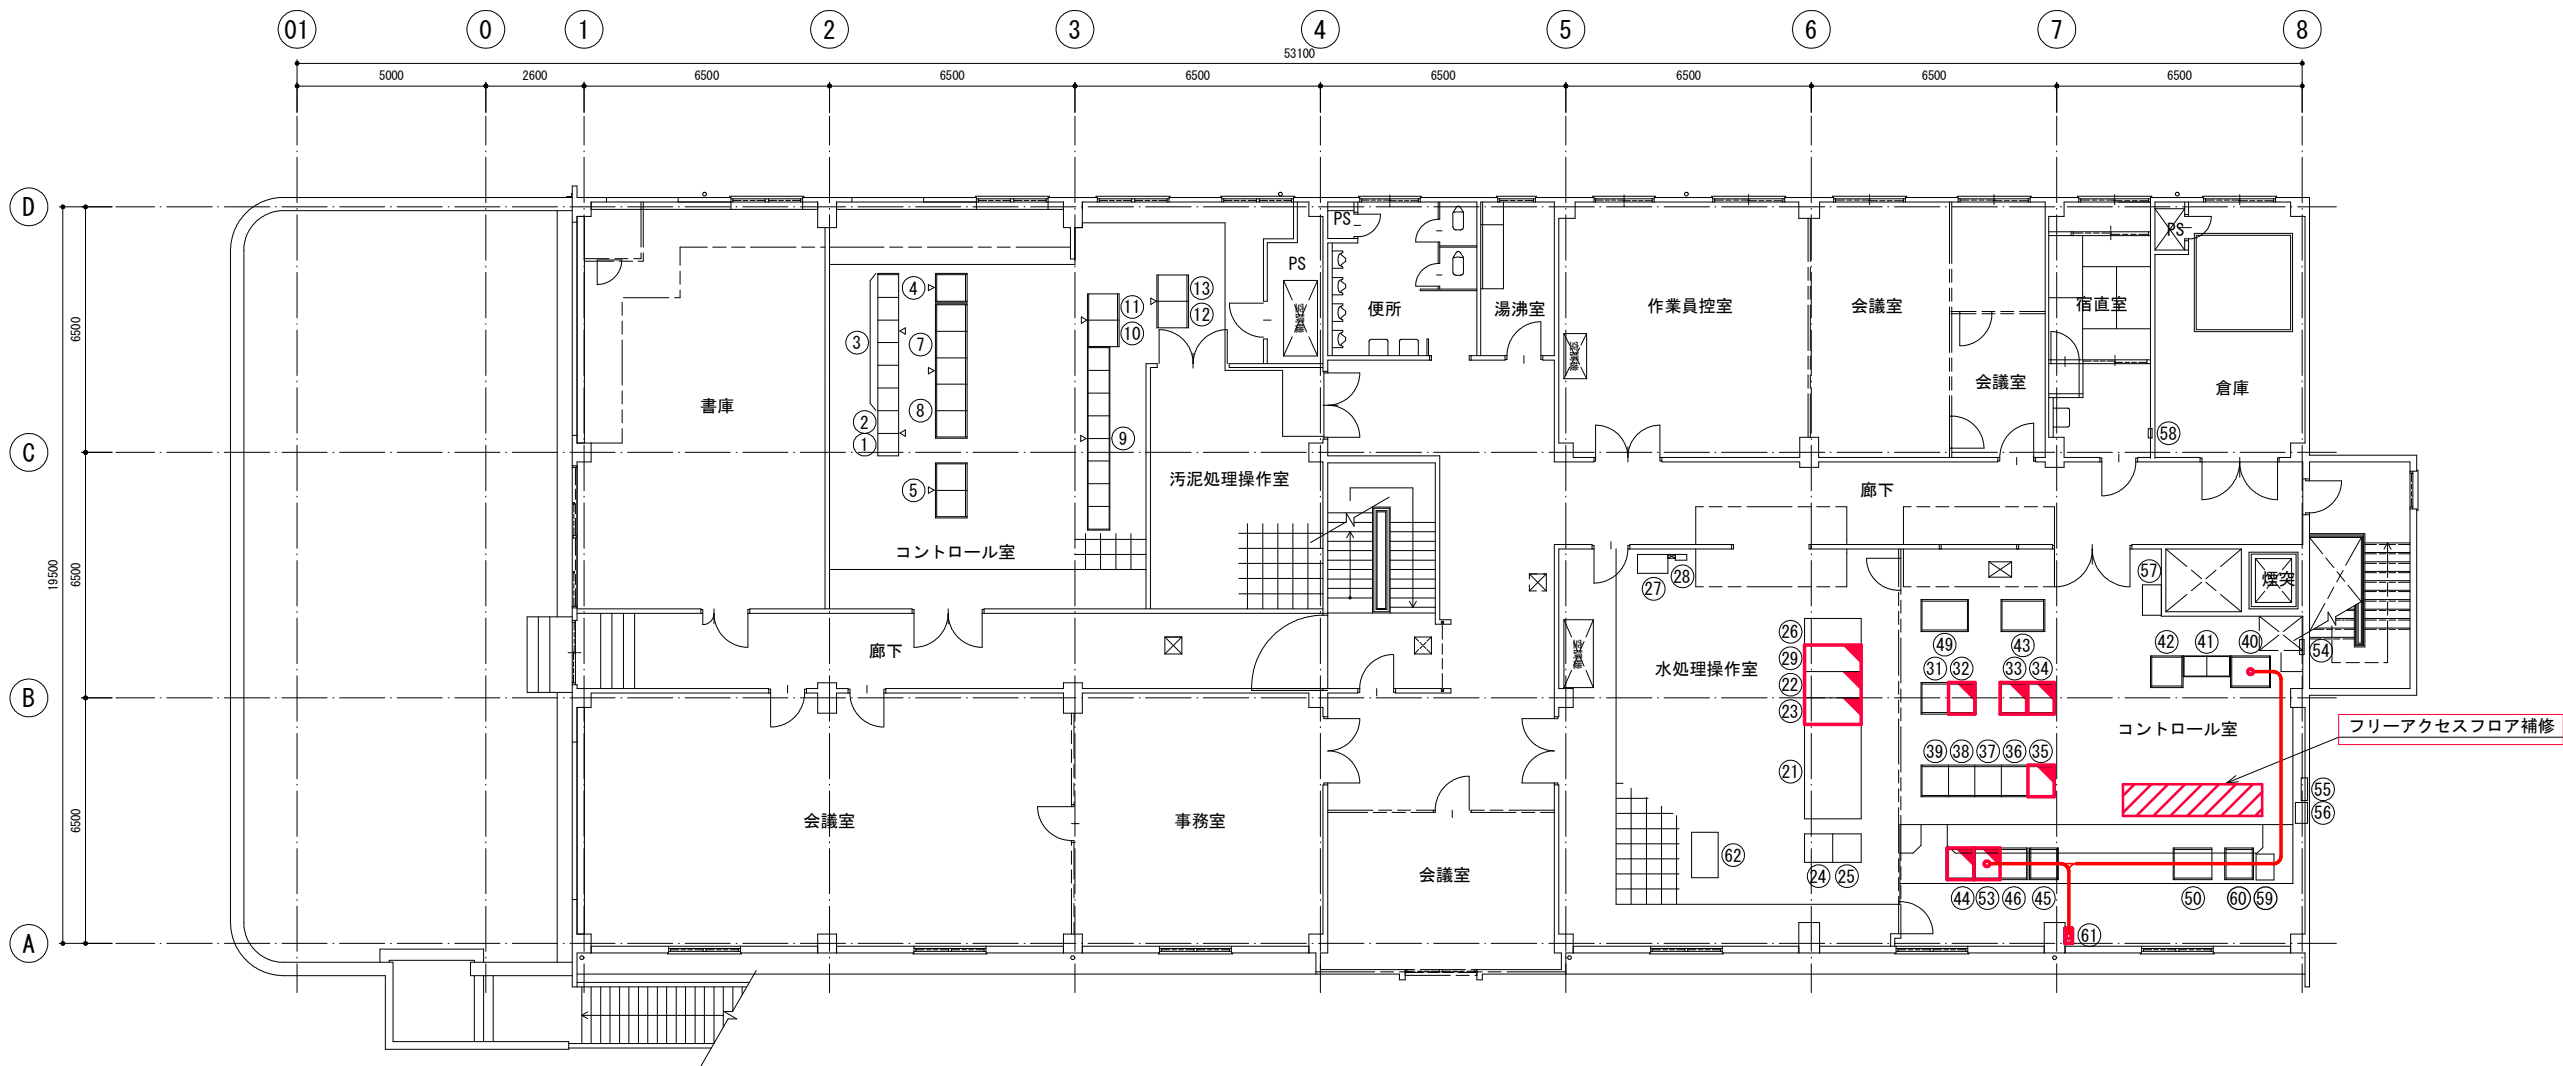

逗子市浄水管理センター 管理棟3階平面図 S=1:100

機器名称表【コントロール室】

番号	記号	名称	備考
①	AC08	No. 3 凝集剤供給ポンプVVVF	既設
②	AC07	No. 3 汚泥供給ポンプVVVF	〃
③	AC01/06	濃縮・脱臭コントロールセンタ	〃
④	AL-60	脱水設備電源分岐盤	〃
⑤	UK01/02	No. 4, 5 脱水機設備補助継電器盤1/2	〃
⑦	USC01/03	No. 4/5脱水機シーケンスコントローラ1/3盤	既設
⑧	UM01/02	No. 4/5脱水機計装盤	〃
⑨	UC01/06	No. 4, 5 脱水機設備コントロールセンタ盤	〃
⑩	AM11	No. 1/3 脱水機設備計装盤	〃
⑪	ASC03	No. 1/3 脱水機設備シーケンスコントローラ盤	〃
⑫	ASC01	No. 1/3 脱水機設備コントローラ1	〃
⑬	ASC02	No. 1/3 脱水機設備コントローラ2	〃

機器名称表【水処理操作室】

番号	記号	名称	備考
⑪	CB03	ミニグラ操作卓	既設
⑫	CB01	CRT監視制御装置1	機能増設
⑬	CB02	CRT監視制御装置2	〃
⑭	LP	ロギングプリンタ	既設
⑮	MP	メッセージプリンタ	〃
⑯	CS004	ITV監視操作卓	〃
⑰	AIRPRIF CL700		〃
⑱		気象観測装置用中継端子箱	〃
⑲	CB05	CRT監視制御装置3	機能増設

機器名称表【コントロール室】


番号	記号	名称	備考
⑳	CSC01	ミニグラコントローラ盤	既設
㉑	BSC01	受変電設備コントローラ盤	機能増設
㉒	LSC01	1・2系沈砂池・ポンプ設備コントローラ盤	〃
㉓	ESC01	3系沈砂池・ポンプ設備コントローラ盤	〃
㉔	FSC01	3系水処理設備コントローラ盤	〃
㉕	KSC01	1・2系濃縮設備コントローラ盤	既設
㉖	CSC02	伝送装置盤	〃
㉗	CM01	計装盤	〃
㉘	CB04	ITV制御盤	〃
㉙	CD01	監視用制御電源分岐盤	〃
㉚	XC01/02	管理棟付帯設備コントロールセンタ	〃
㉛	XA03	冷暖房制御盤	〃
㉜	CK01	流入ゲート・汚水ポンプバックアップ	〃
㉝	MSC01	1・2系水処理設備コントローラ盤	機能増設
㉞	KSC02	3系濃縮コントローラ盤	既設
㉟	CM02	3系計装盤	〃
㊱			
㊲			
㊳	CWE01	気象観測計器盤	既設
㊴	CL11	制御電源分岐盤	〃
㊵			
㊶			
㊷	BSC02	新宿滞水池プロセスコントローラ盤	機能増設
㊸	MDF	マンホールポンプ場用TC中継端子箱	既設
㊹		マルチコードレスシステム装置端子箱	〃
㊺		電話交換器	〃
㊻	AIRPRIF CL700		〃
㊼		火報盤	〃
㊽	UPS	UPS 12kVA	〃
㊾	UPS01	UPS電源分岐盤	〃

番号	記号	名称	備考
㉞	CK1	遠隔監視装置	今回
㉟	MHPC	クラウド監視装置	参考

注記)

- 部は今回更新を示す。
- 部は今回機能増設を示す。

工事名	ハイランド吐室及び遠方監視制御装置改築工事		
工事箇所	逗子市桜山9丁目2448-4		
図面名	逗子市浄水管理センター 管理棟3階平面図(更新)		
縮尺	S=1:100 (A1)	図面番号	E - 3
逗子市環境都市部下水道課			

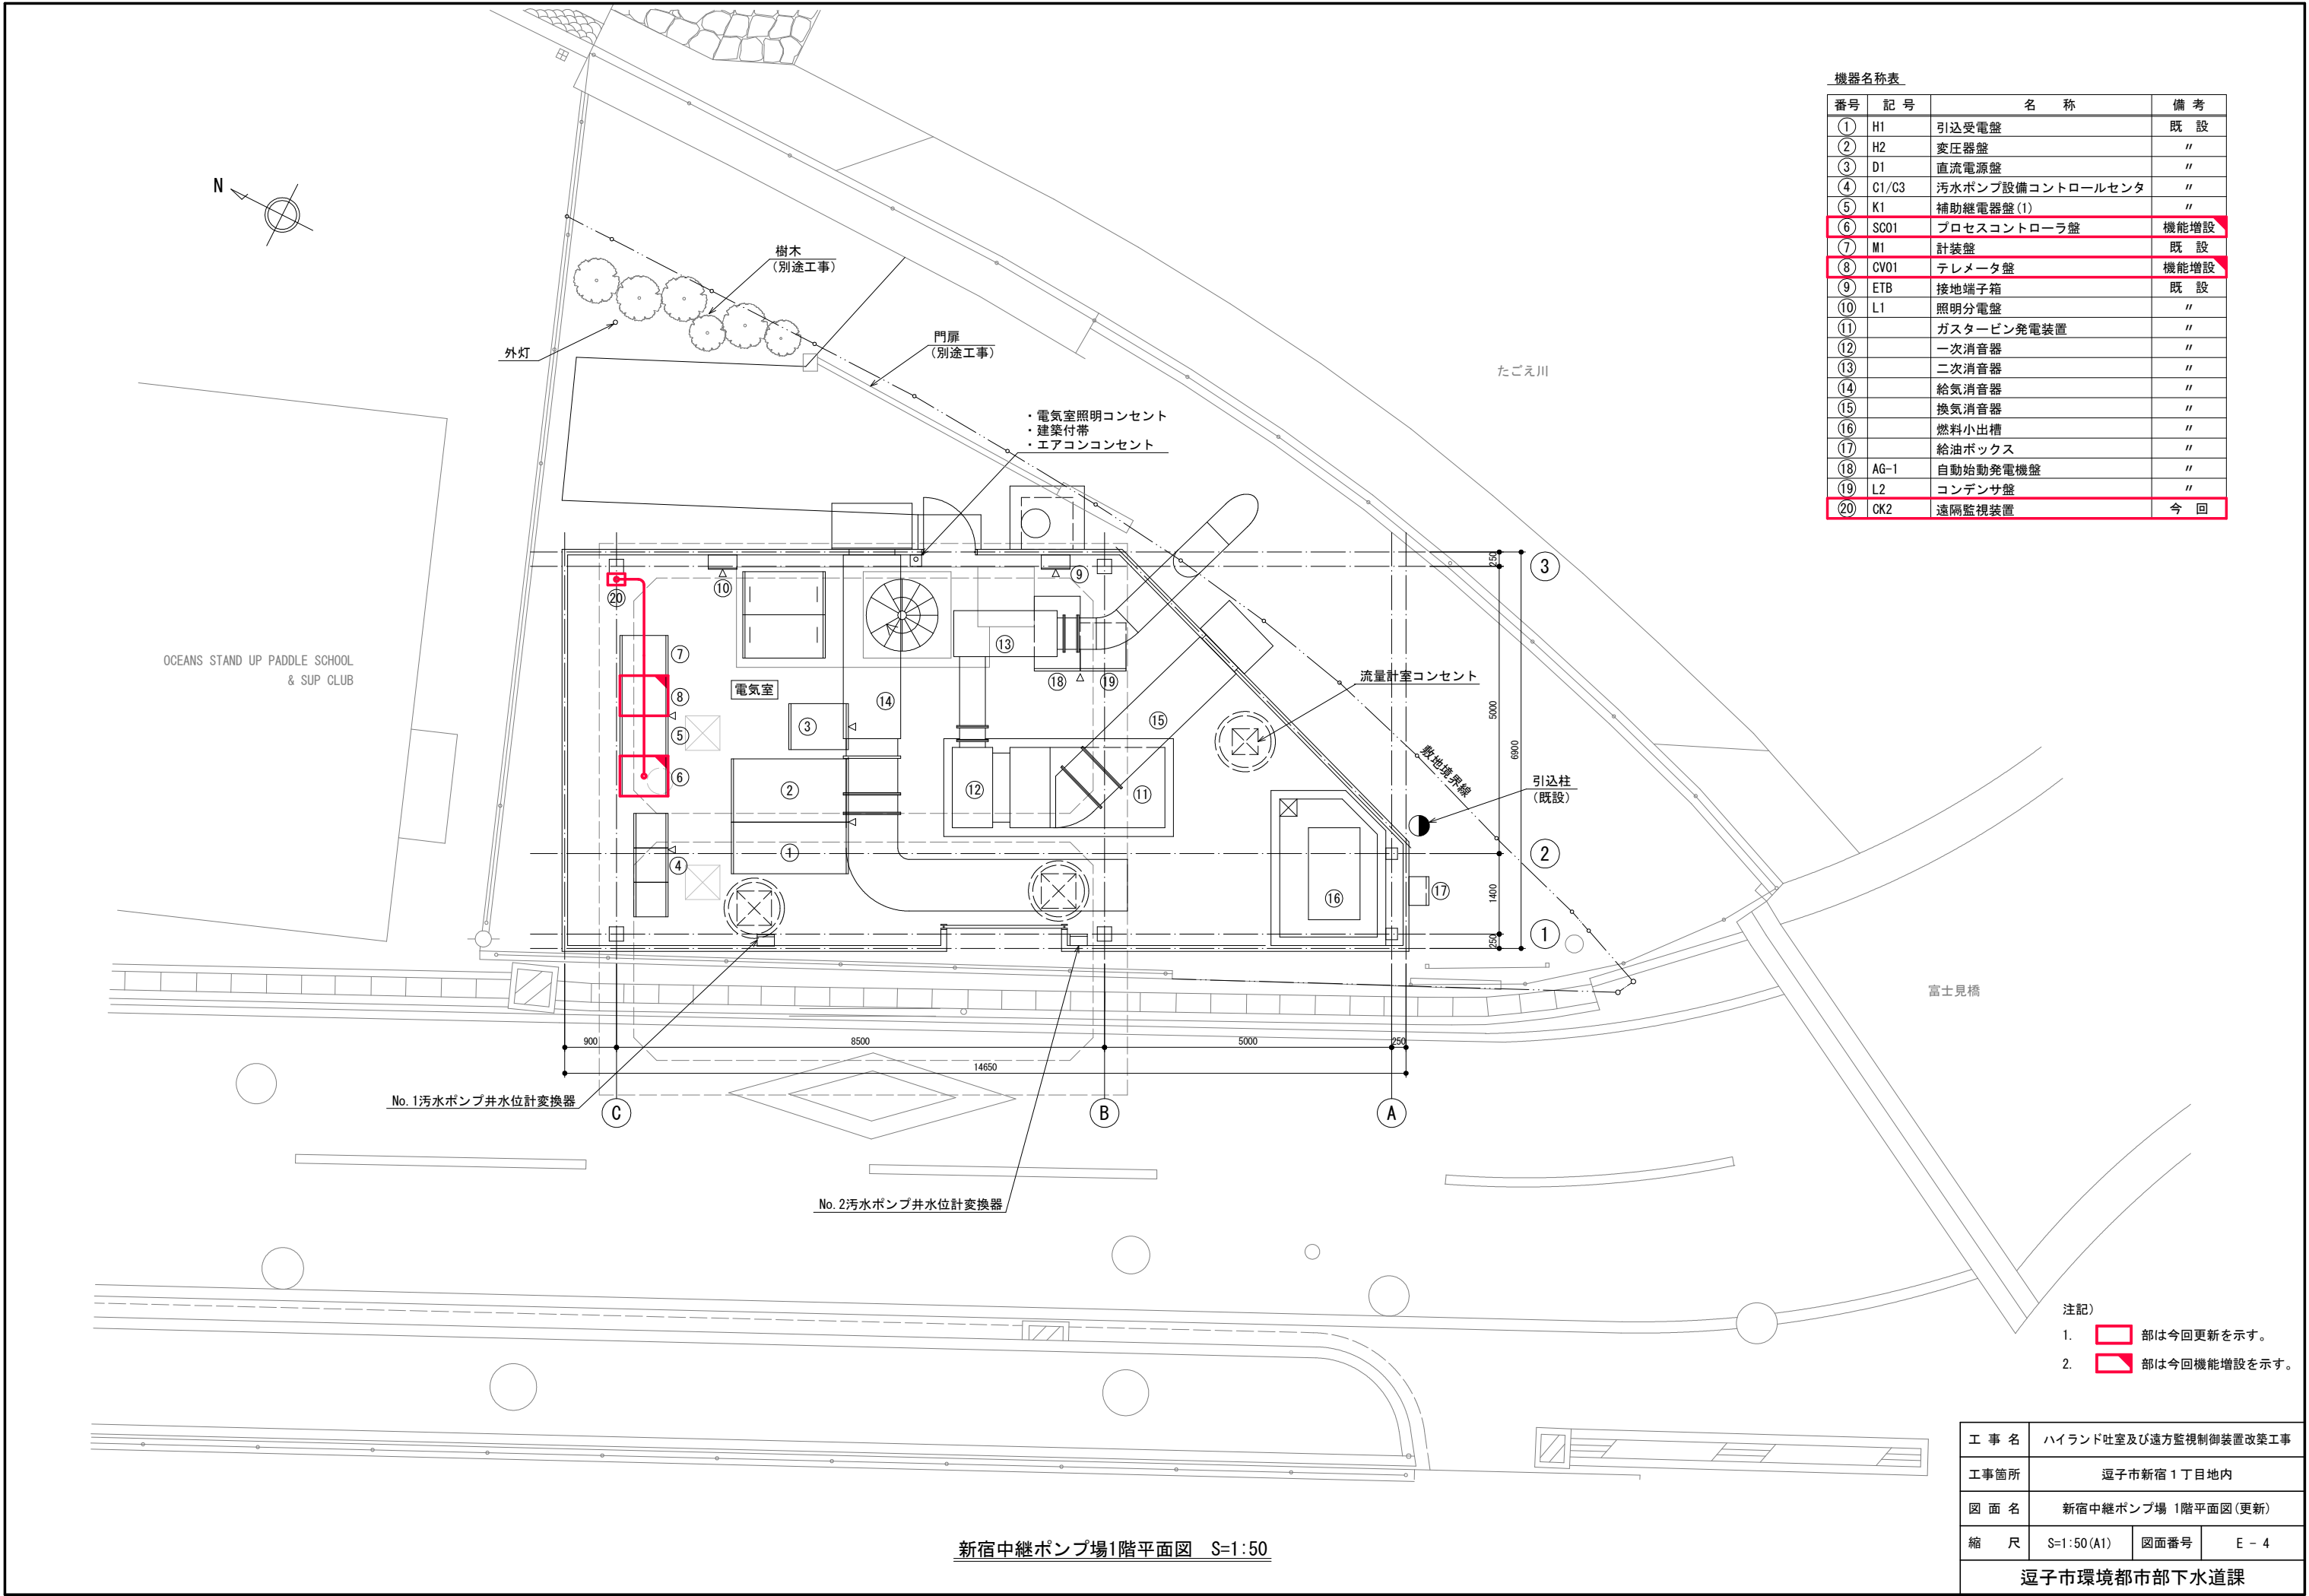


機器名称表			
番号	記号	名称	備考
①	H1	引込受電盤	既設
②	H2	変圧器盤	〃
③	D1	直流電源盤	〃
④	C1/C3	汚水ポンプ設備コントロールセンタ	〃
⑤	K1	補助継電器盤(1)	〃
⑥	SC01	プロセスコントローラ盤	機能増設
⑦	M1	計装盤	既設
⑧	CV01	テレメータ盤	機能増設
⑨	ETB	接地端子箱	既設
⑩	L1	照明分電盤	〃
⑪		ガスタービン発電装置	〃
⑫		一次消音器	〃
⑬		二次消音器	〃
⑭		給気消音器	〃
⑮		換気消音器	〃
⑯		燃料小出槽	〃
⑰		給油ボックス	〃
⑱	AG-1	自動始動発電機盤	〃
⑲	L2	コンデンサ盤	〃
⑳	CK2	遠隔監視装置	今回

- 注記)
- 部は今回更新を示す。
 - 部は今回機能増設を示す。


工事名	ハイランド吐室及び遠方監視制御装置改築工事		
工事箇所	逗子市新宿1丁目地内		
図面名	新宿中継ポンプ場 1階平面図(更新)		
縮尺	S=1:50 (A1)	図面番号	E-4
逗子市環境都市部下水道課			

新宿中継ポンプ場1階平面図 S=1:50

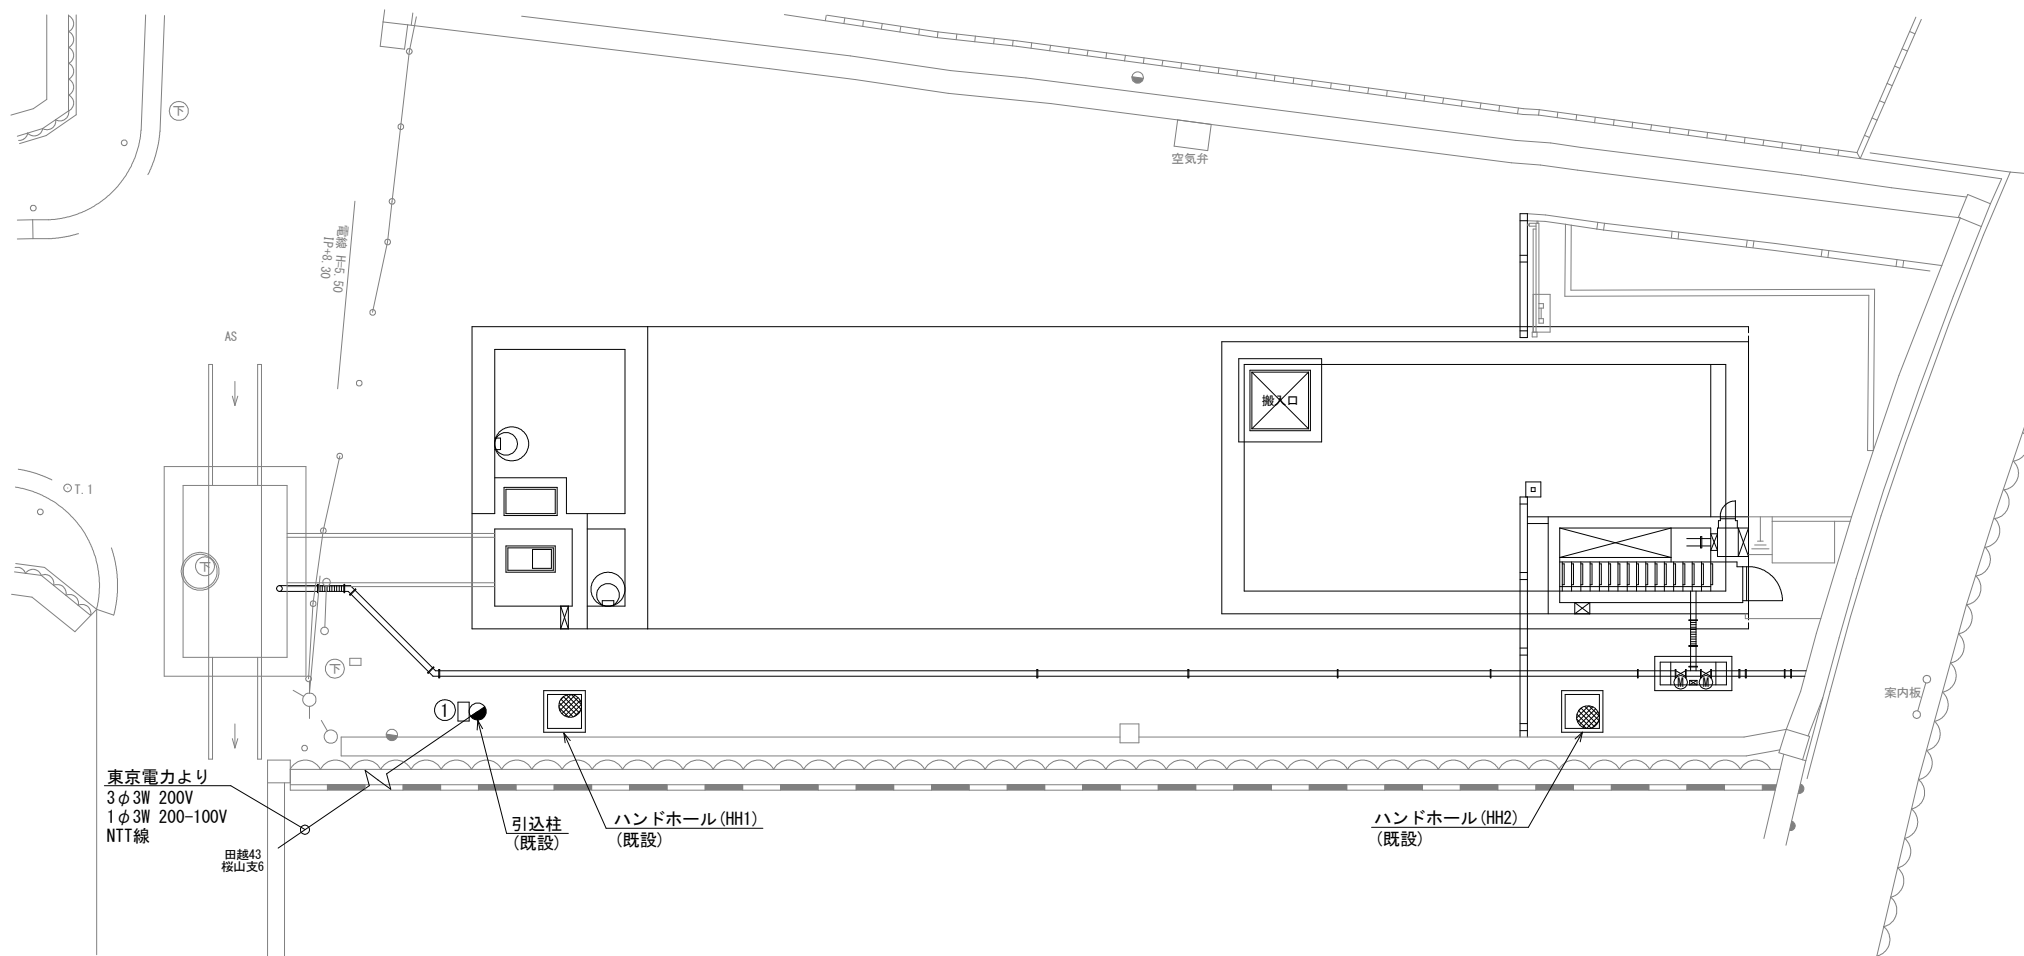

新宿滞水池1階平面図 S=1:100


機器名称表			
番号	記号	名称	備考
①	L1	引込開閉器盤	既設
②	L2	電源分岐盤	機能増設
③	LCB01	動力制御盤	既設

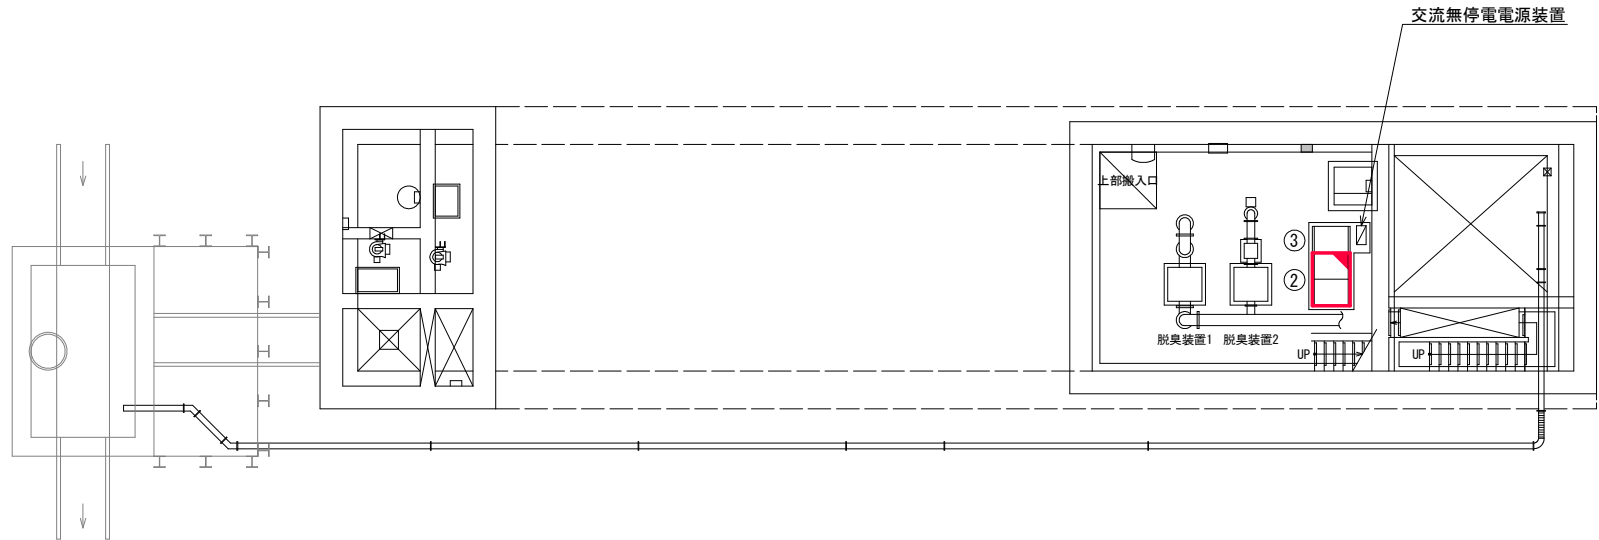

新宿滞水池地下1階平面図 S=1:100

注記)
1.  部は今回機能増設を示す。

工事名	ハイランド吐室及び遠方監視制御装置改築工事		
工事箇所	逗子市新宿1丁目地内		
図面名	新宿滞水池 地下1階, 1階平面図 (更新)		
縮尺	S=1:100 (A1)	図面番号	E - 5
逗子市環境都市部下水道課			

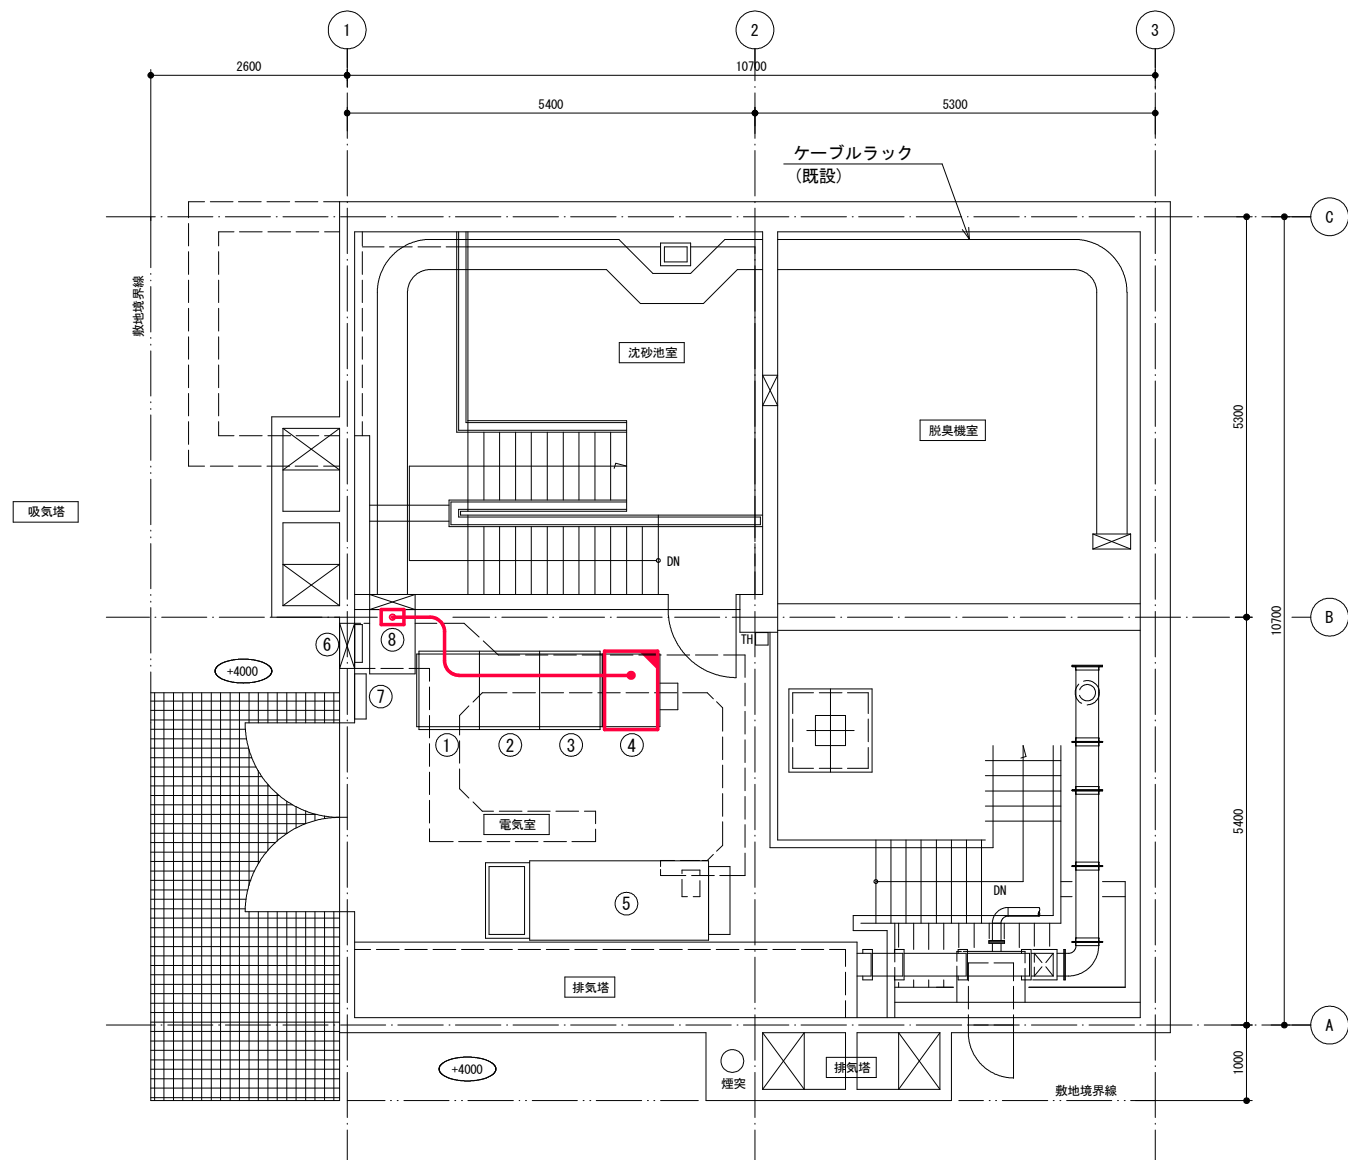

機器名称表			
番号	記号	名称	備考
①	L2	受電盤	既設
②	L3	動力制御盤(1)	〃
③	L4	動力制御盤(2)	〃
④	M1	計装盤	機能増設
⑤		ディーゼル発電装置機	既設
⑥		照明分電盤	〃
⑦		接地端子箱	〃
⑧	CK3	遠隔監視装置	今回


小坪中継ポンプ場1階平面図 S=1:50

- 注記)
- 部は今回更新を示す。
 - 部は今回機能増設を示す。

工 事 名	ハイランド吐室及び遠方監視制御装置改築工事		
工事箇所	逗子市小坪5丁目地内		
図 面 名	小坪中継ポンプ場 1階平面図(更新)		
縮 尺	S=1:50 (A1)	図面番号	E - 6
逗子市環境都市部下水道課			

機器名称表


番号	記 号	名 称	備 考
①		バッフルプレート制御盤	既 設
②		ろ過スクリーン制御盤、油圧ユニット収納盤	機能増設

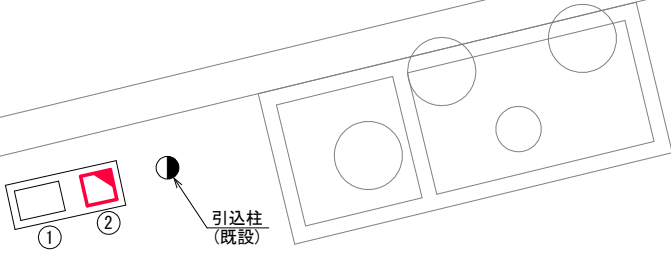

桜山吐室平面図 S=1:50

注記)
1.  部は今回機能増設を示す。

工 事 名	ハイランド吐室及び遠方監視制御装置改築工事		
工事箇所	逗子市桜山7丁目地内		
図 面 名	桜山吐室 平面図(更新)		
縮 尺	S=1:50 (A1)	図面番号	E - 7
逗子市環境都市部下水道課			

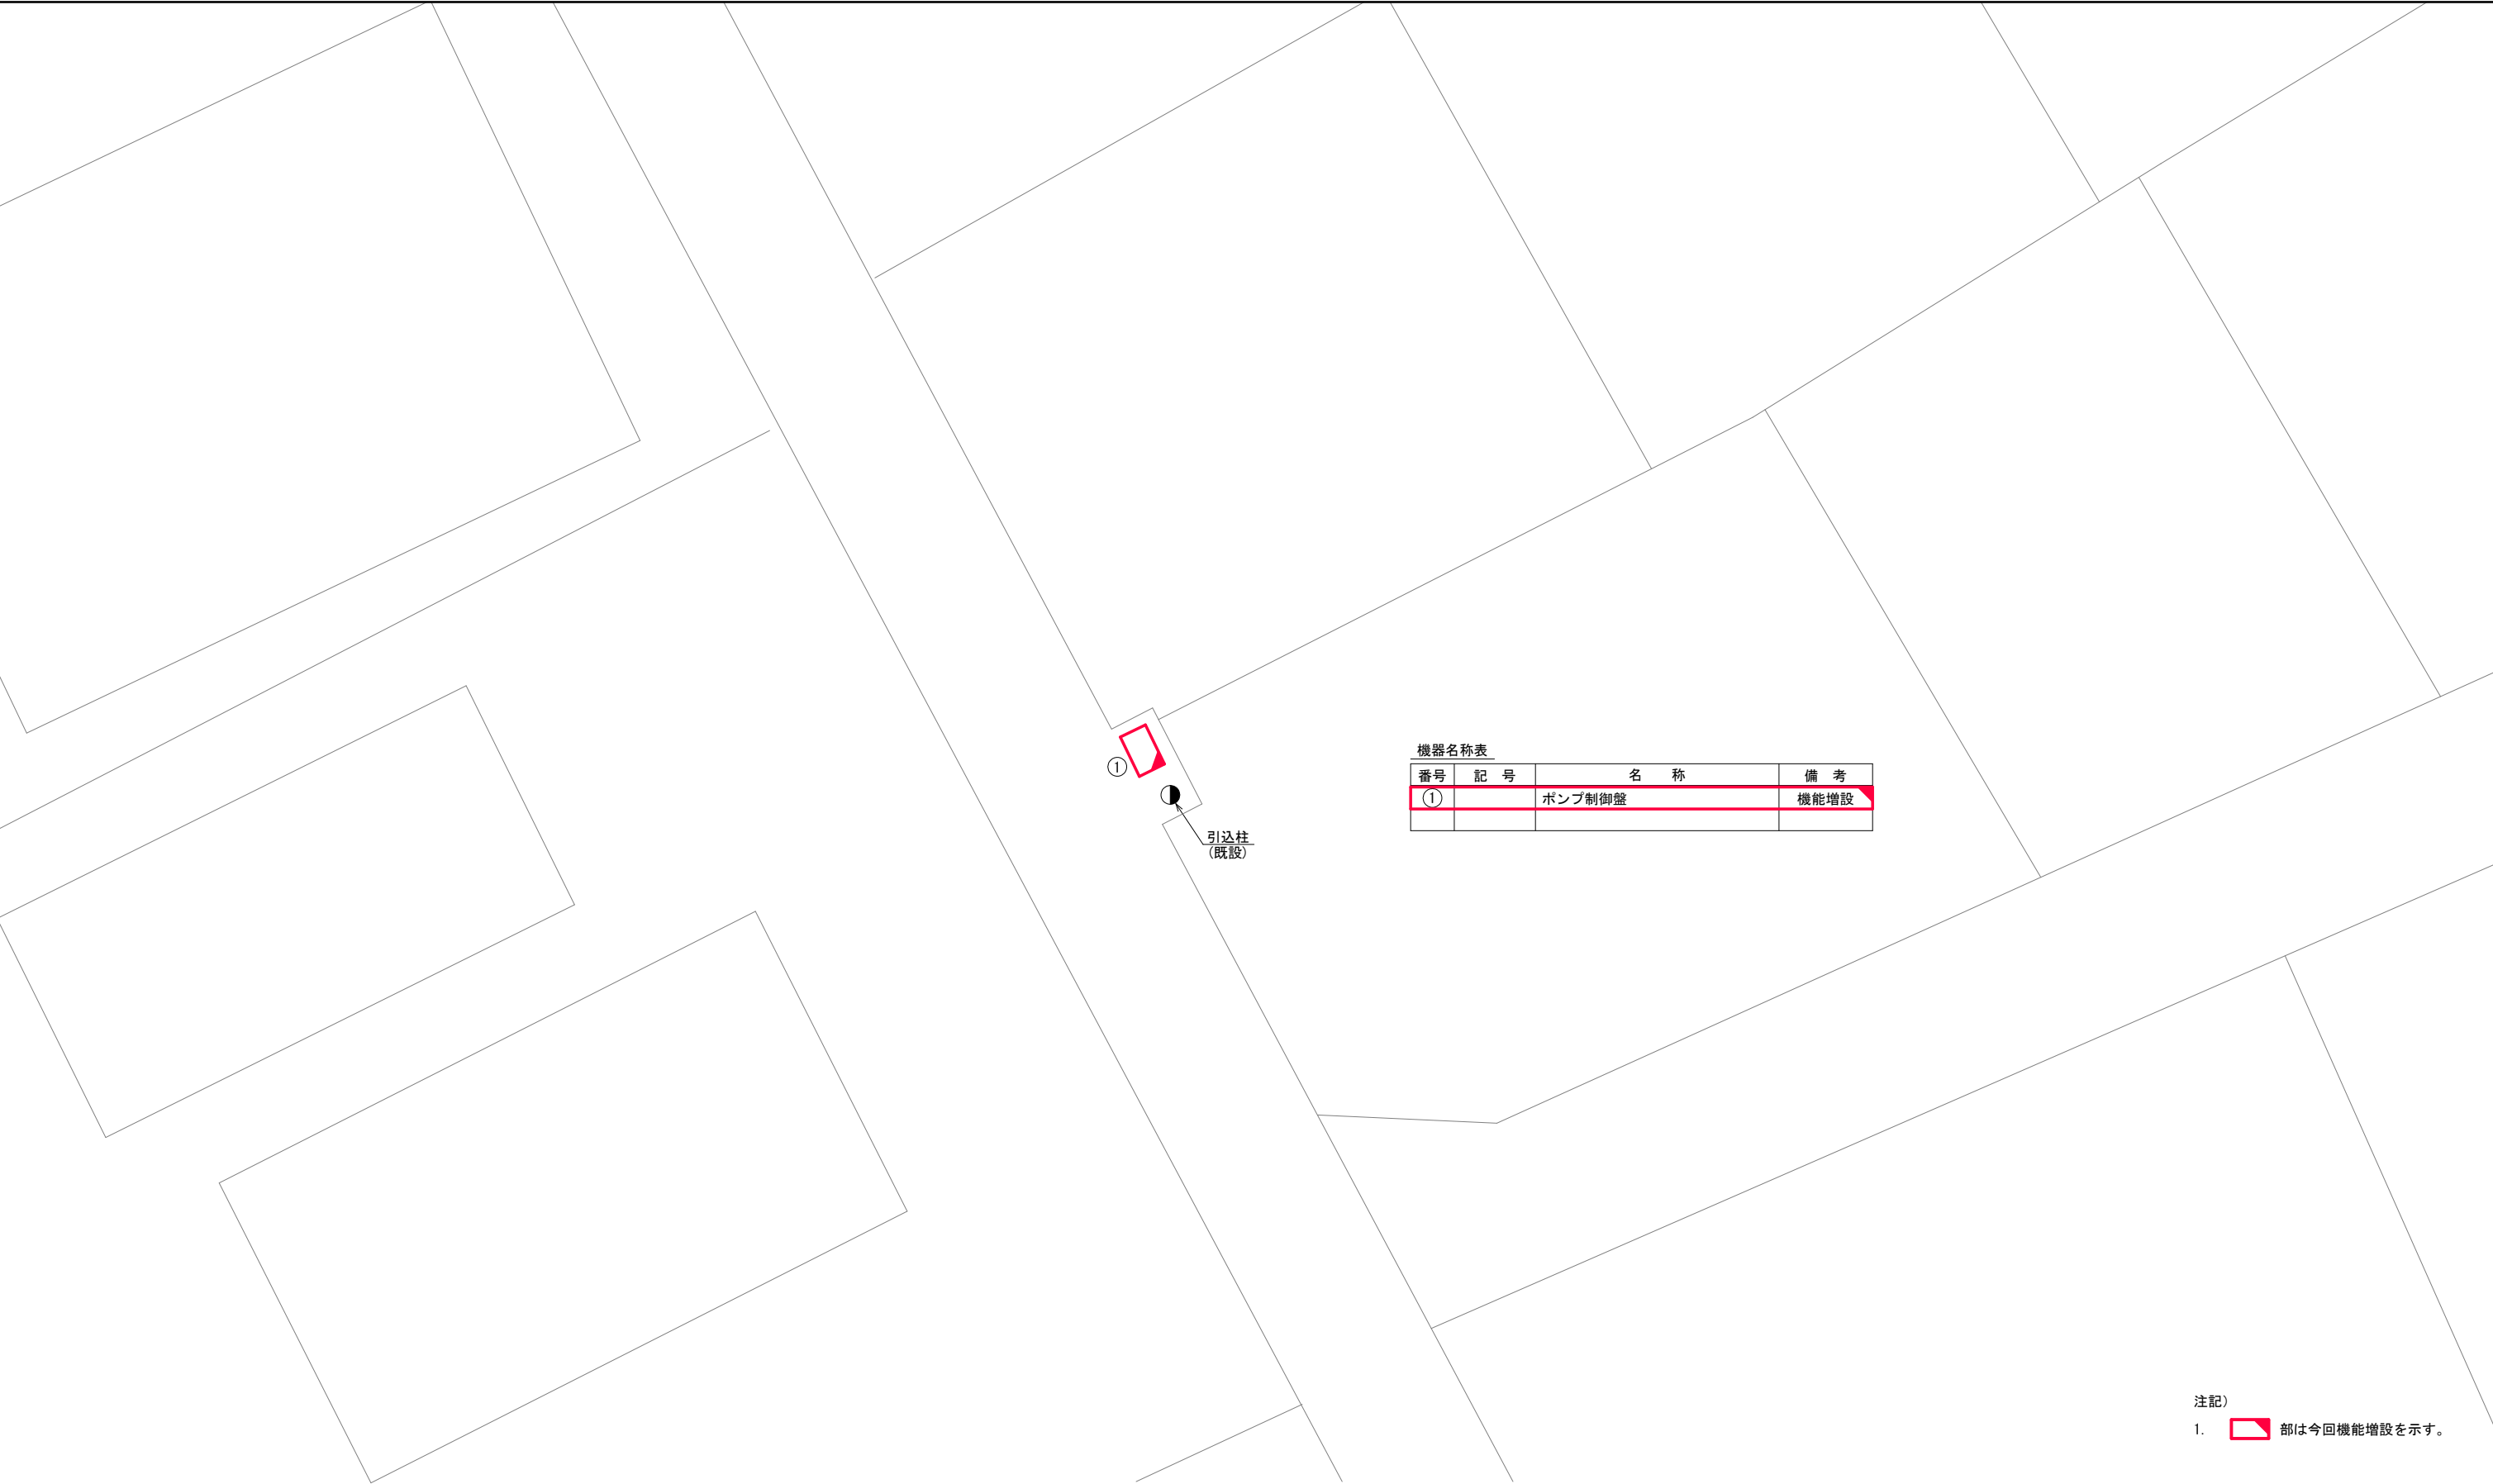

機器名称表			
番号	記号	名 称	備 考
①		ポンプ制御盤	機能増設

注記)
1.  部は今回機能増設を示す。

逗子第1マンホールポンプ場平面図 S=1:50

工 事 名	ハイランド吐室及び遠方監視制御装置改築工事		
工事箇所	逗子市逗子6丁目地内		
図 面 名	逗子第1マンホールポンプ場 平面図(更新)		
縮 尺	S=1:50 (A1)	図面番号	E - 8
逗子市環境都市部下水道課			

機器名称表

番号	記 号	名 称	備 考
①		ポンプ制御盤	機能増設

引込柱
(既設)


①

注記)

1.  部は今回機能増設を示す。

逗子第2マンホールポンプ場平面図 S=1:50


工 事 名	ハイランド吐室及び遠方監視制御装置改築工事		
工事箇所	逗子市逗子5丁目地内		
図 面 名	逗子第2マンホールポンプ場 平面図(更新)		
縮 尺	S=1:50 (A1)	図面番号	E - 9
逗子市環境都市部下水道課			

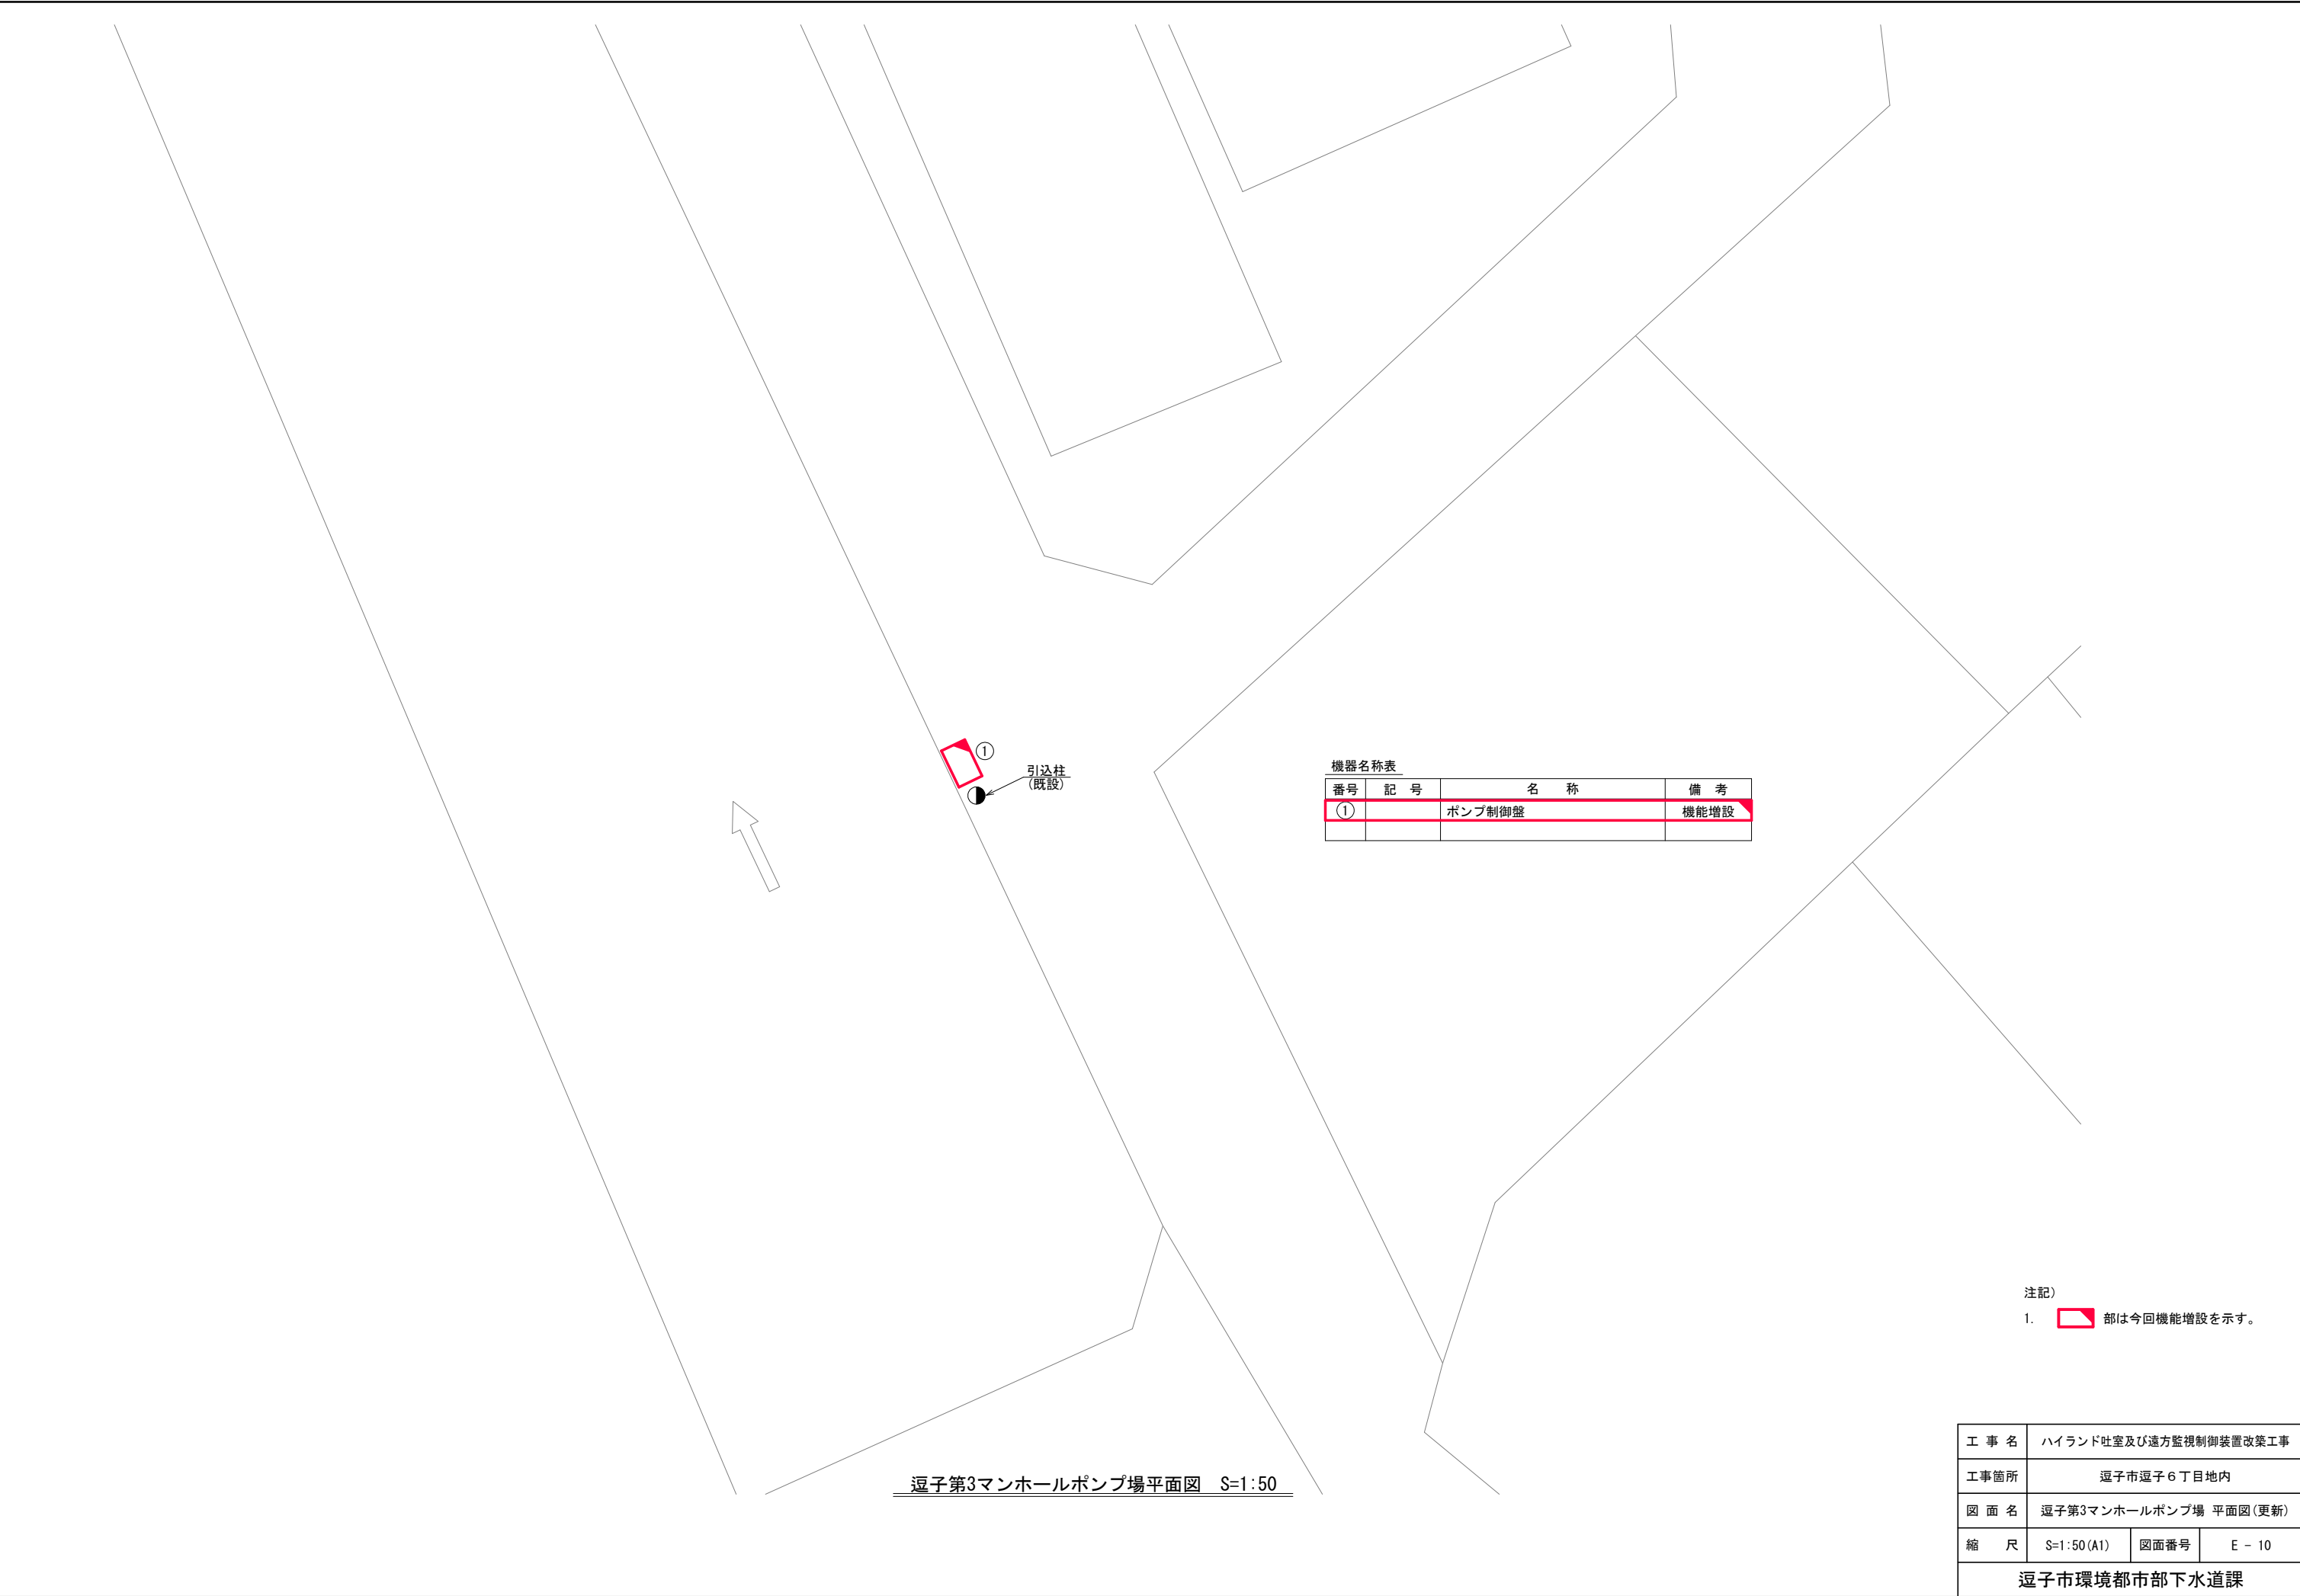

機器名称表			
番号	記 号	名 称	備 考
①		ポンプ制御盤	機能増設

注記)
1.  部は今回機能増設を示す。

工 事 名	ハイランド吐室及び遠方監視制御装置改築工事		
工事箇所	逗子市逗子6丁目地内		
図 面 名	逗子第3マンホールポンプ場 平面図(更新)		
縮 尺	S=1:50 (A1)	図面番号	E - 10
逗子市環境都市部下水道課			

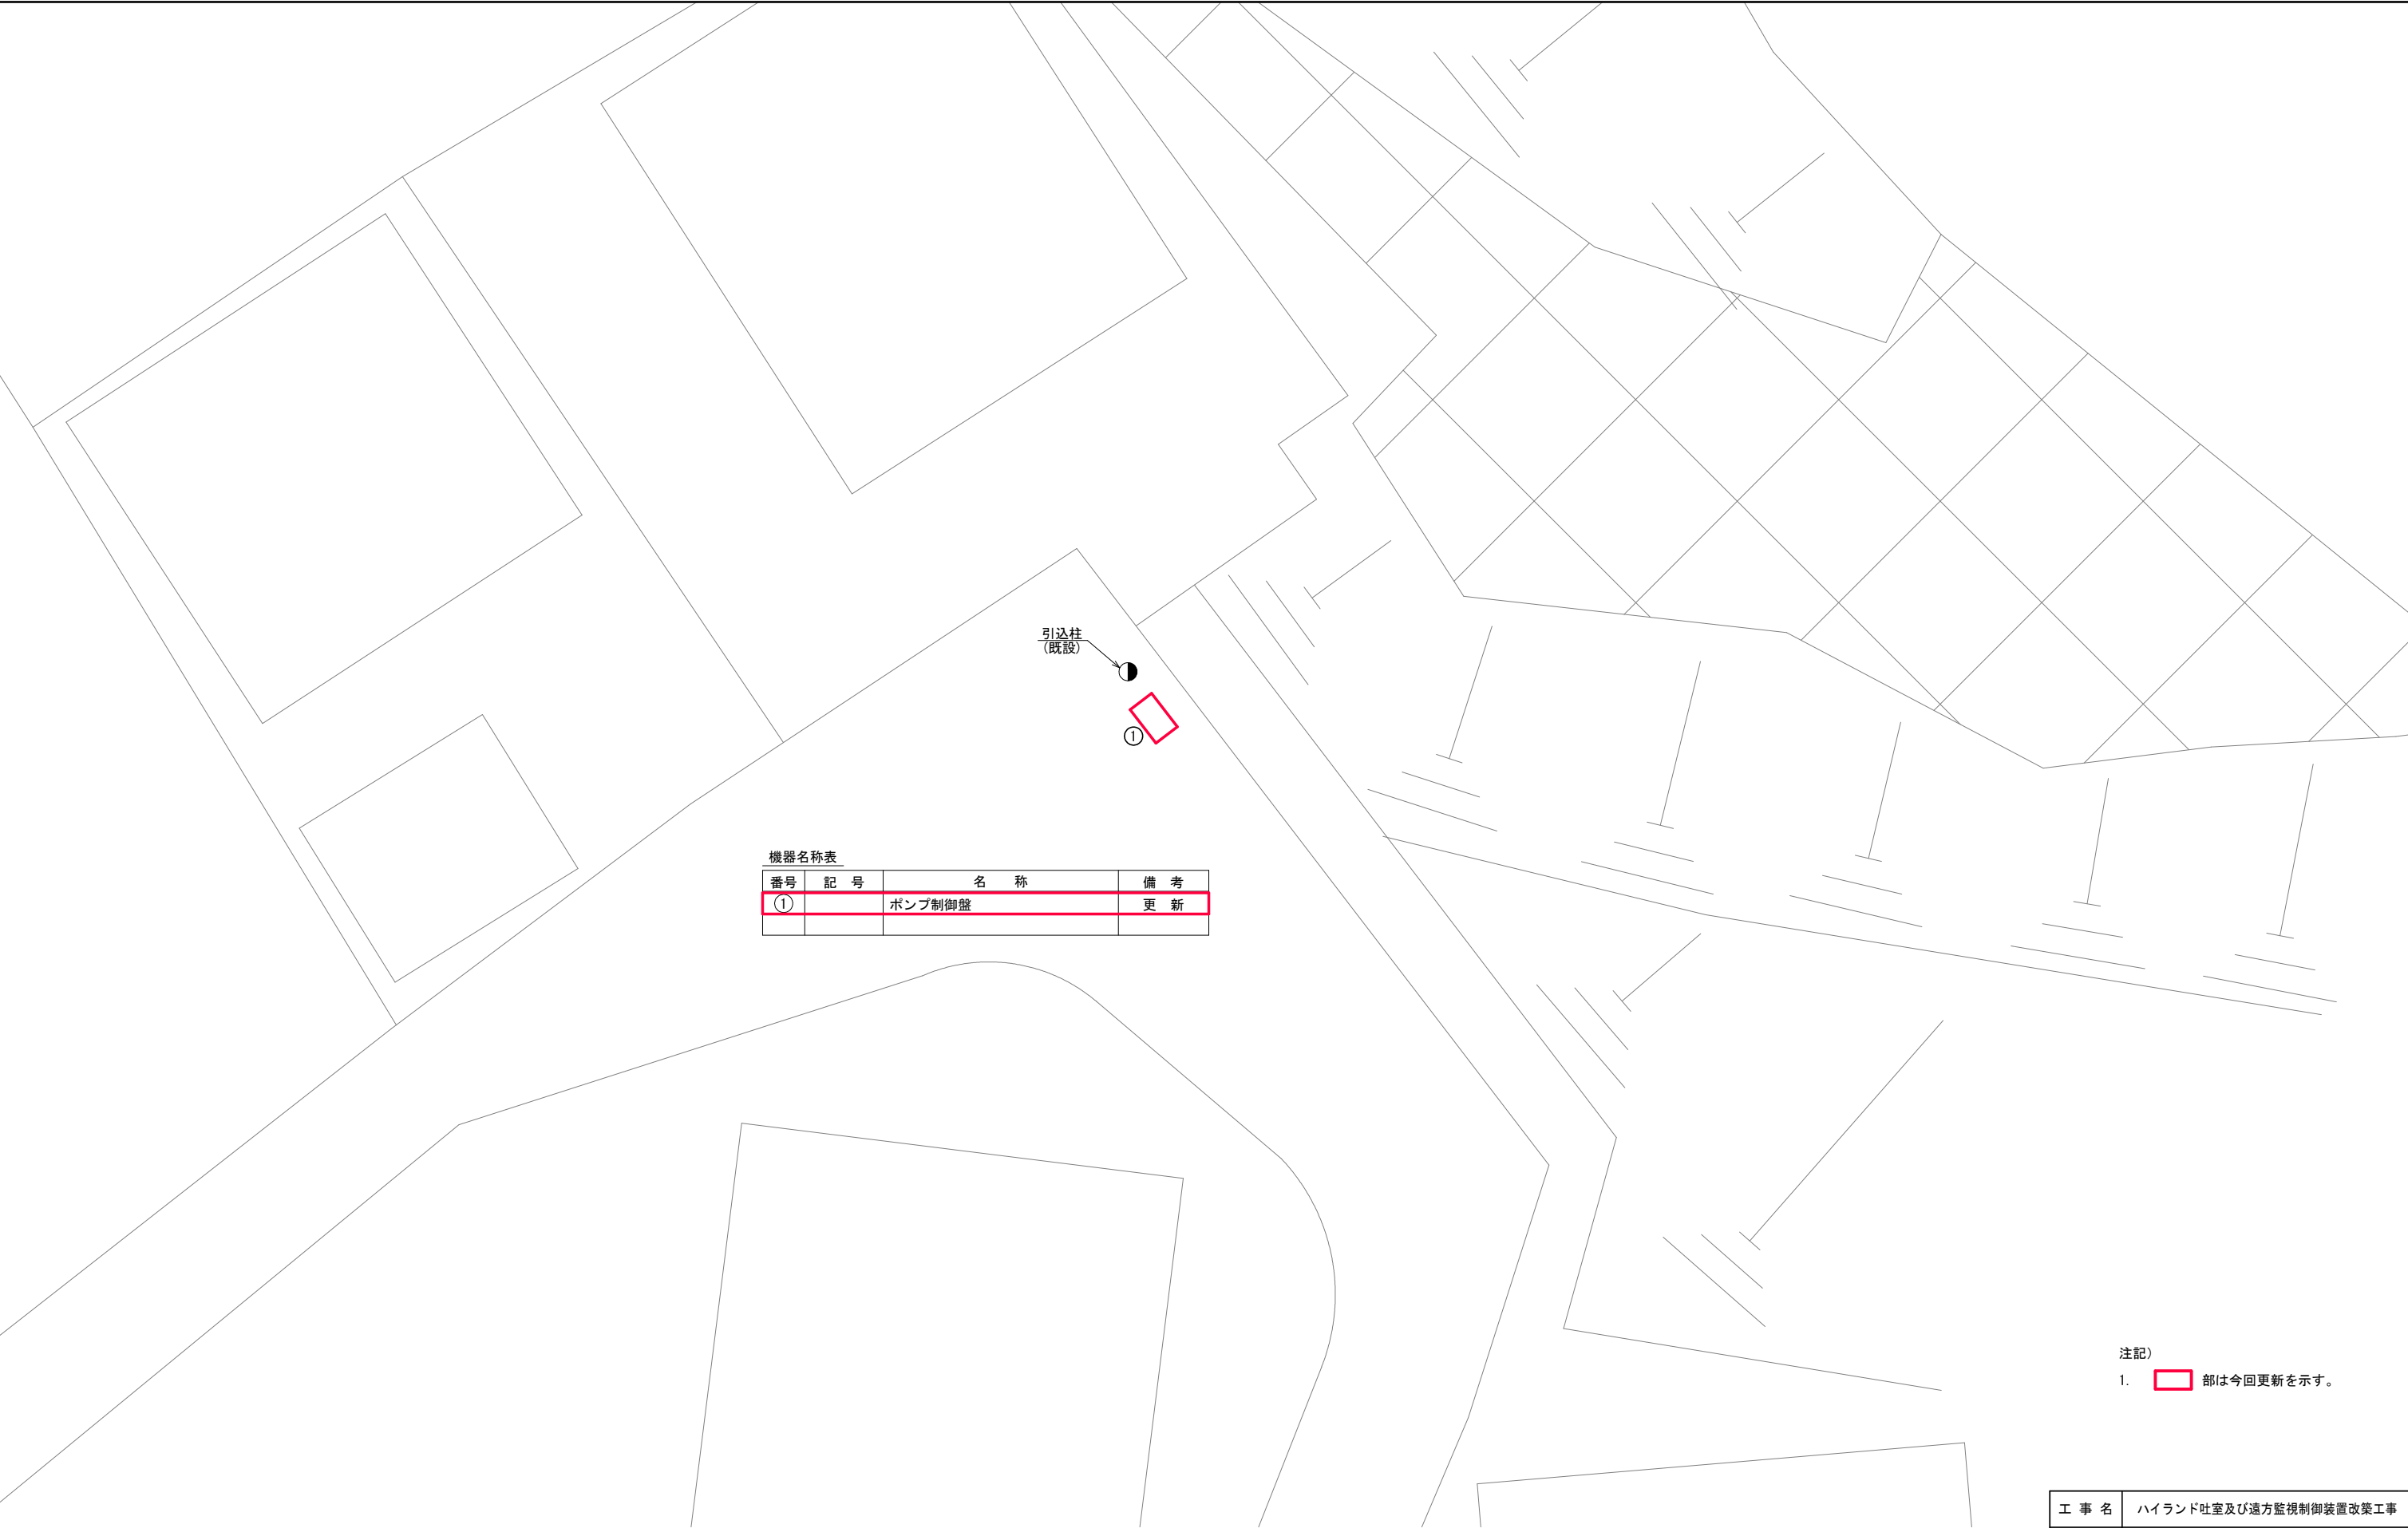


機器名称表			
番号	記号	名称	備考
①		ポンプ制御盤	更新

注記)
1. 部は今回更新を示す。

小坪第1マンホールポンプ場平面図 S=1:50

工 事 名	ハイランド吐室及び遠方監視制御装置改築工事		
工事箇所	逗子市小坪4丁目地内		
図 面 名	小坪第1マンホールポンプ場 平面図(更新)		
縮 尺	S=1:50(A1)	図面番号	E - 11
逗子市環境都市部下水道課			

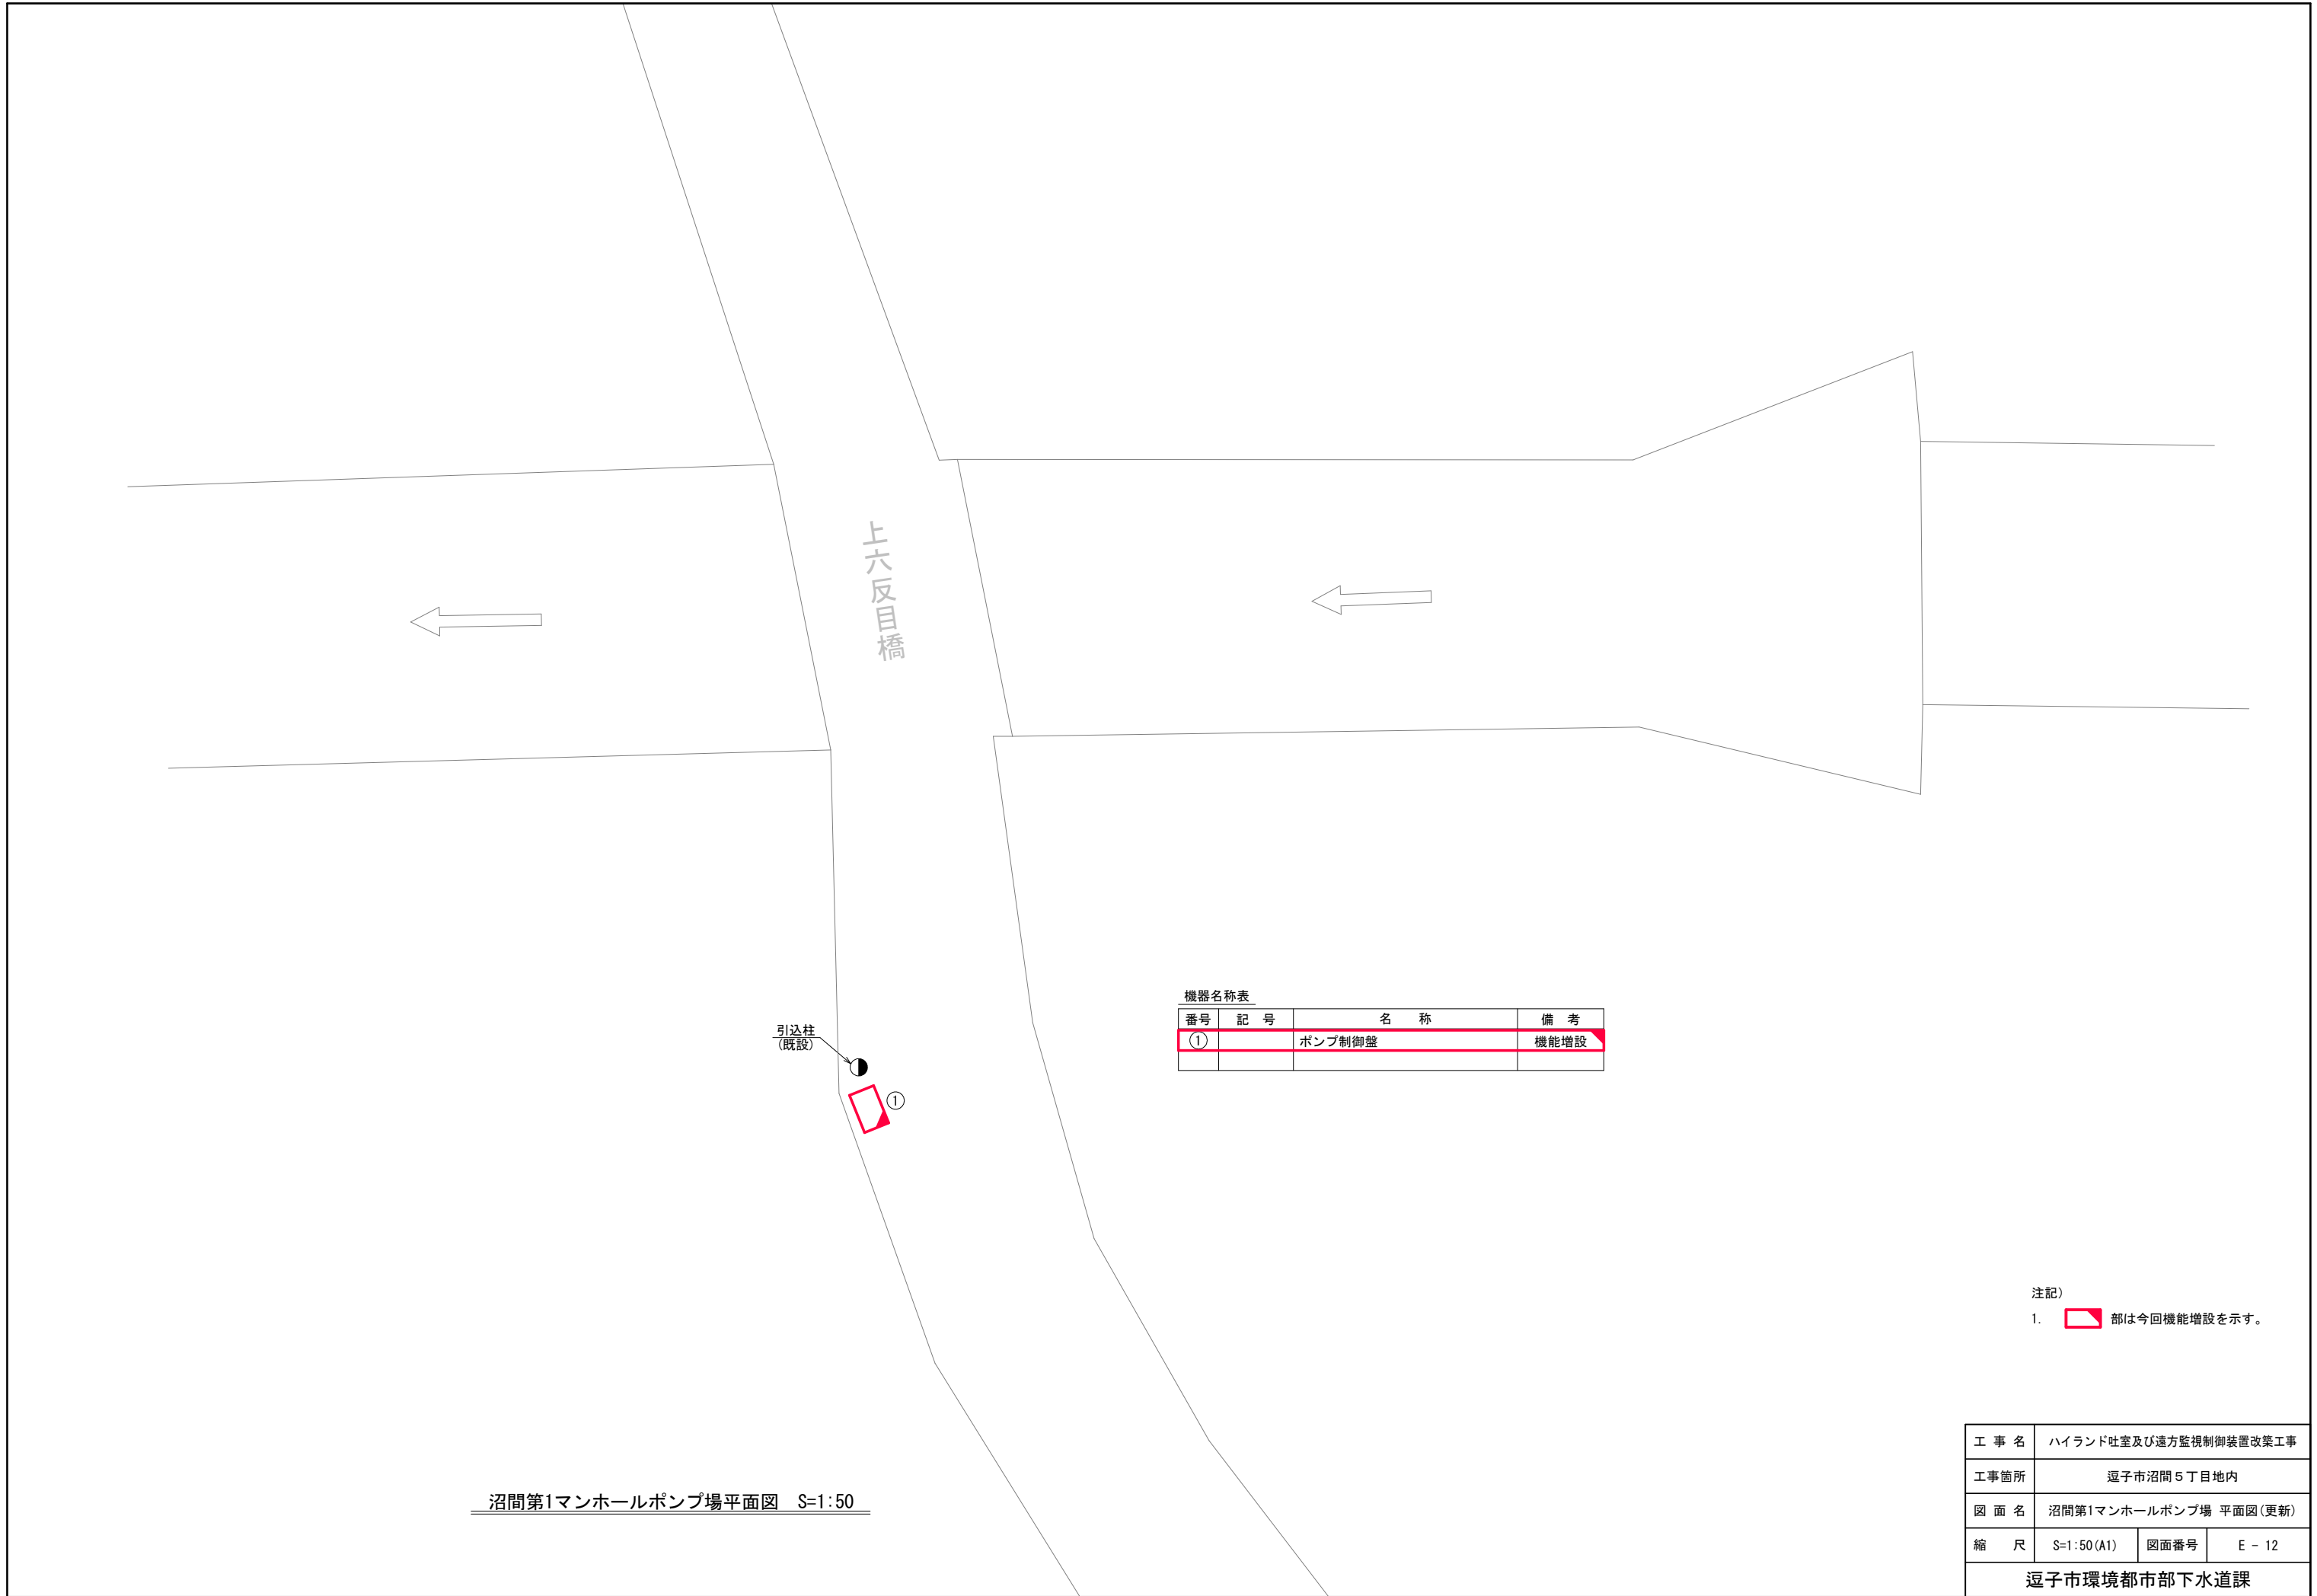

上六反目橋

引込柱
(既設)

機器名称表


番号	記 号	名 称	備 考
①		ポンプ制御盤	機能増設

注記)

1.  部は今回機能増設を示す。

沼間第1マンホールポンプ場平面図 S=1:50

工 事 名	ハイランド吐室及び遠方監視制御装置改築工事		
工事箇所	逗子市沼間 5 丁目地内		
図 面 名	沼間第1マンホールポンプ場 平面図 (更新)		
縮 尺	S=1:50 (A1)	図面番号	E - 12
逗子市環境都市部下水道課			

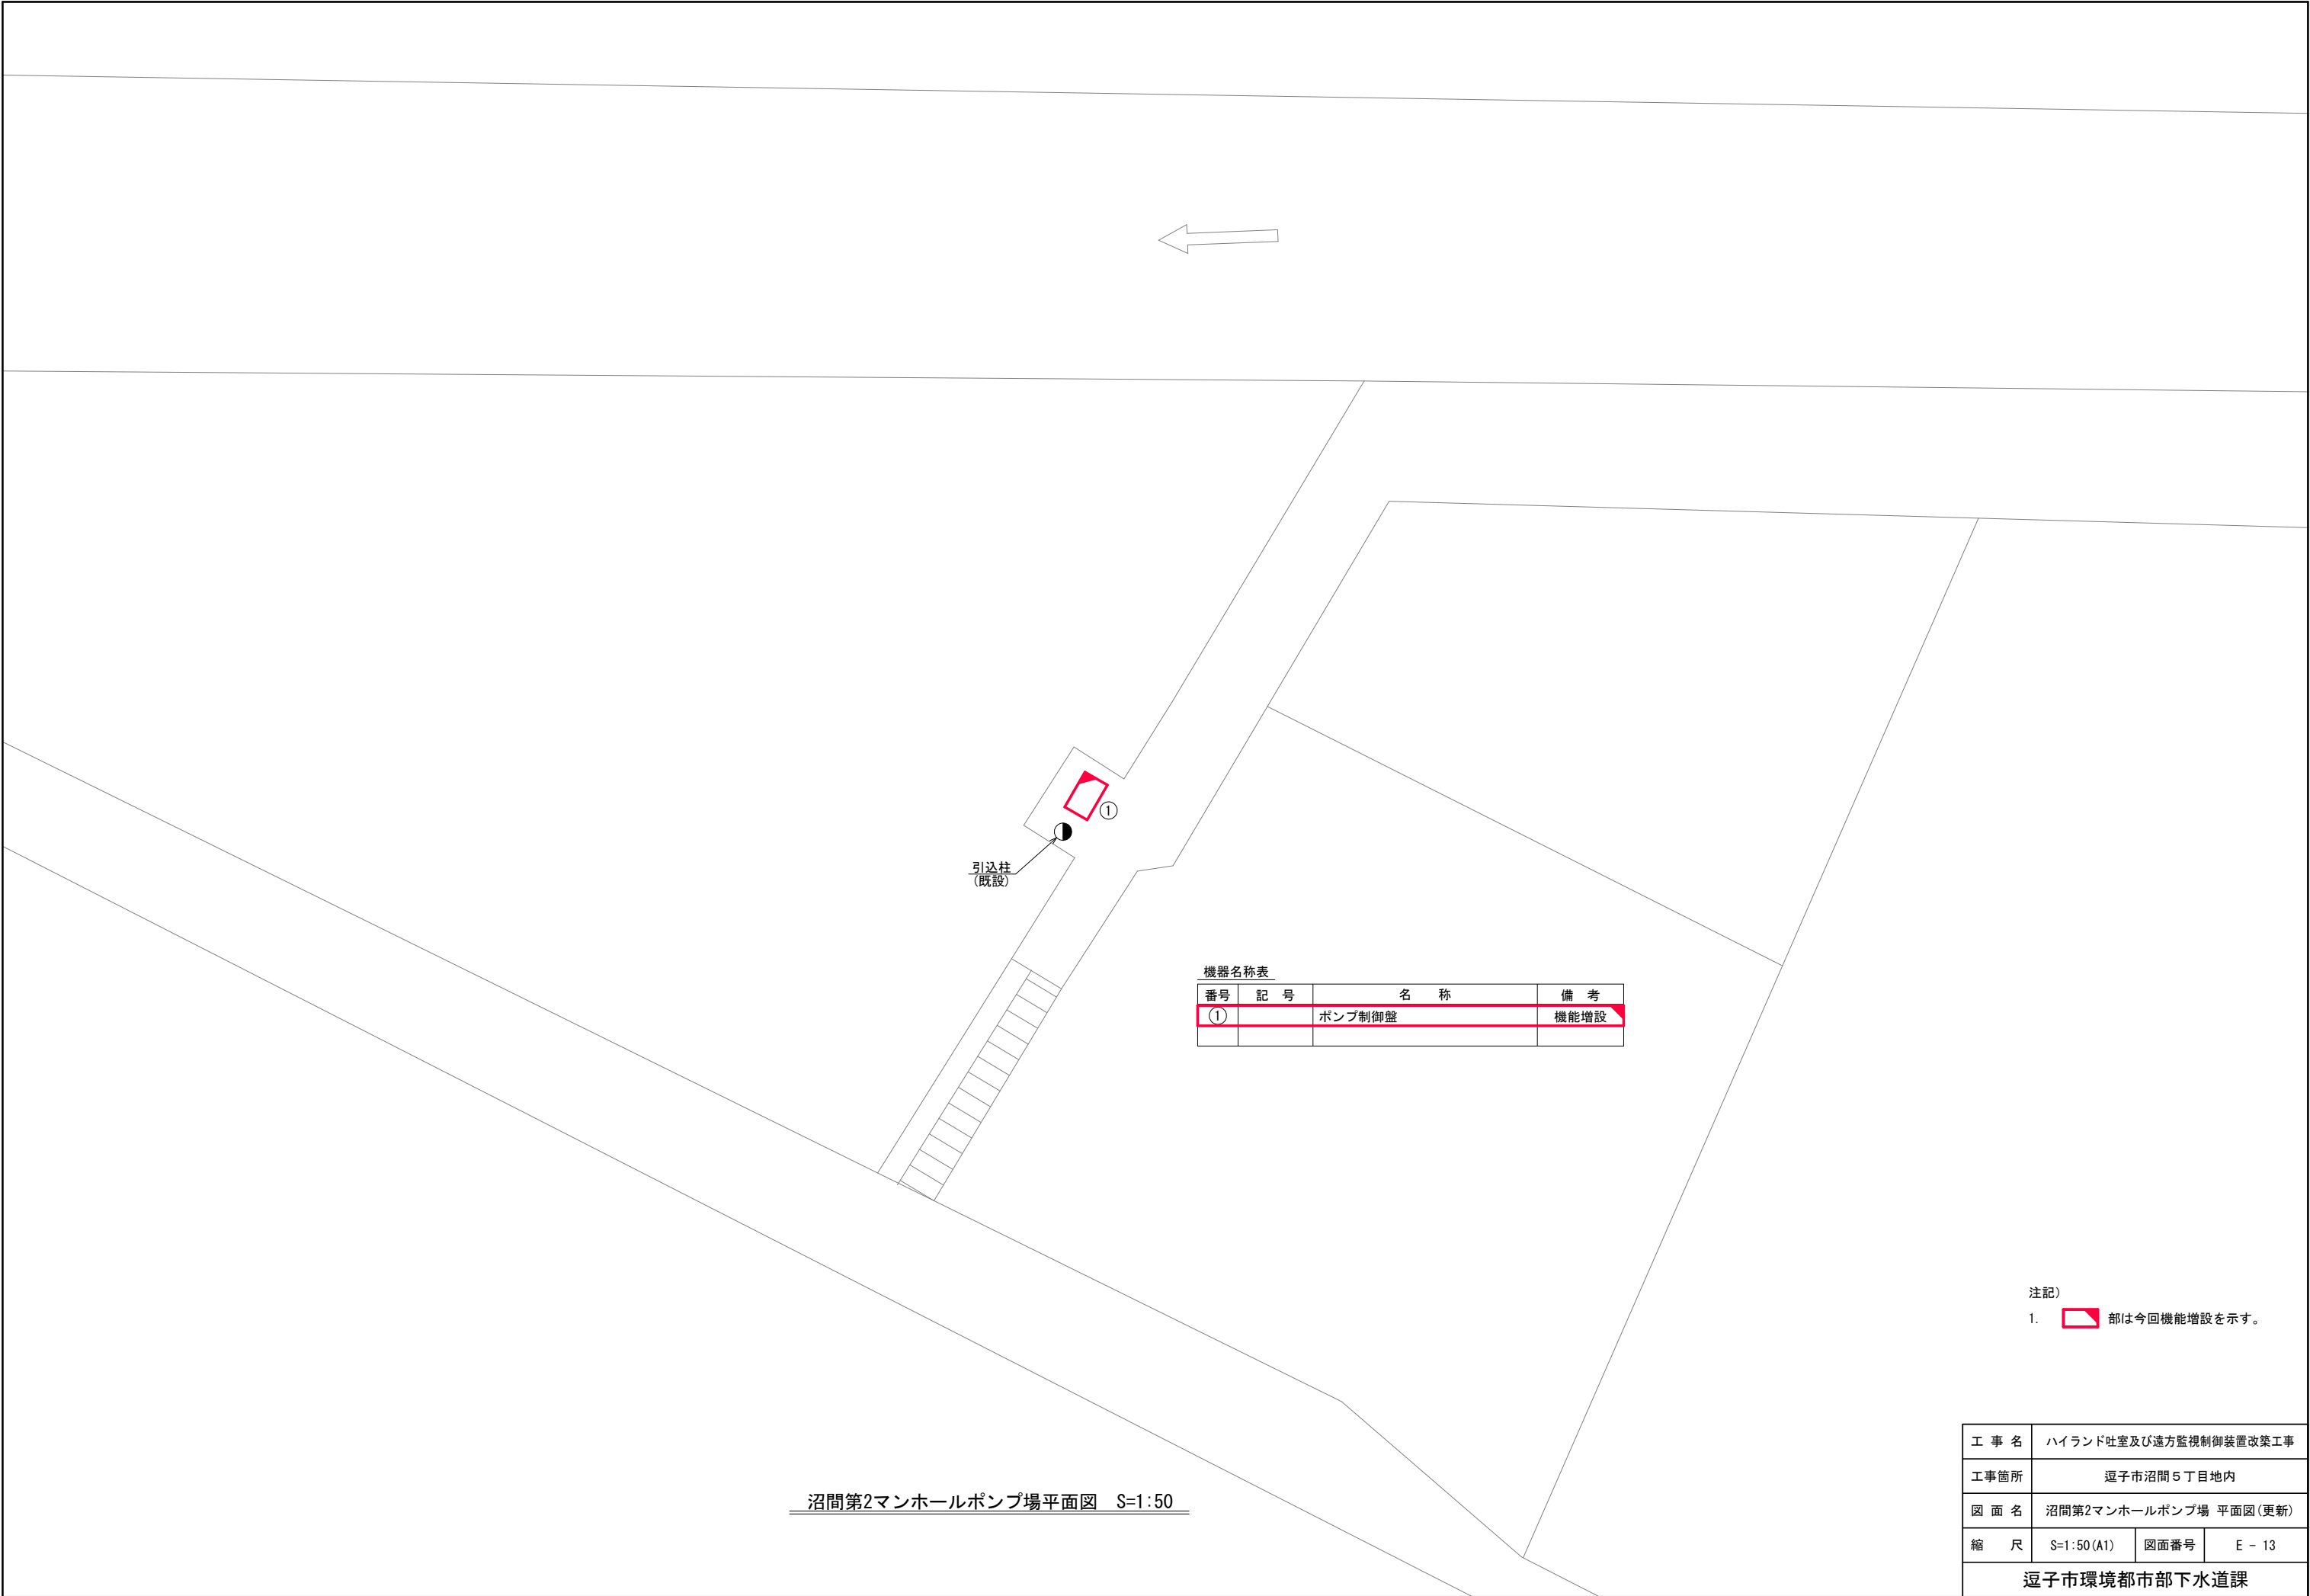


機器名称表

番号	記 号	名 称	備 考
①		ポンプ制御盤	機能増設

注記)
1.  部は今回機能増設を示す。

沼間第2マンホールポンプ場平面図 S=1:50

工 事 名	ハイランド吐室及び遠方監視制御装置改築工事		
工事箇所	逗子市沼間5丁目地内		
図 面 名	沼間第2マンホールポンプ場 平面図(更新)		
縮 尺	S=1:50 (A1)	図面番号	E - 13
逗子市環境都市部下水道課			

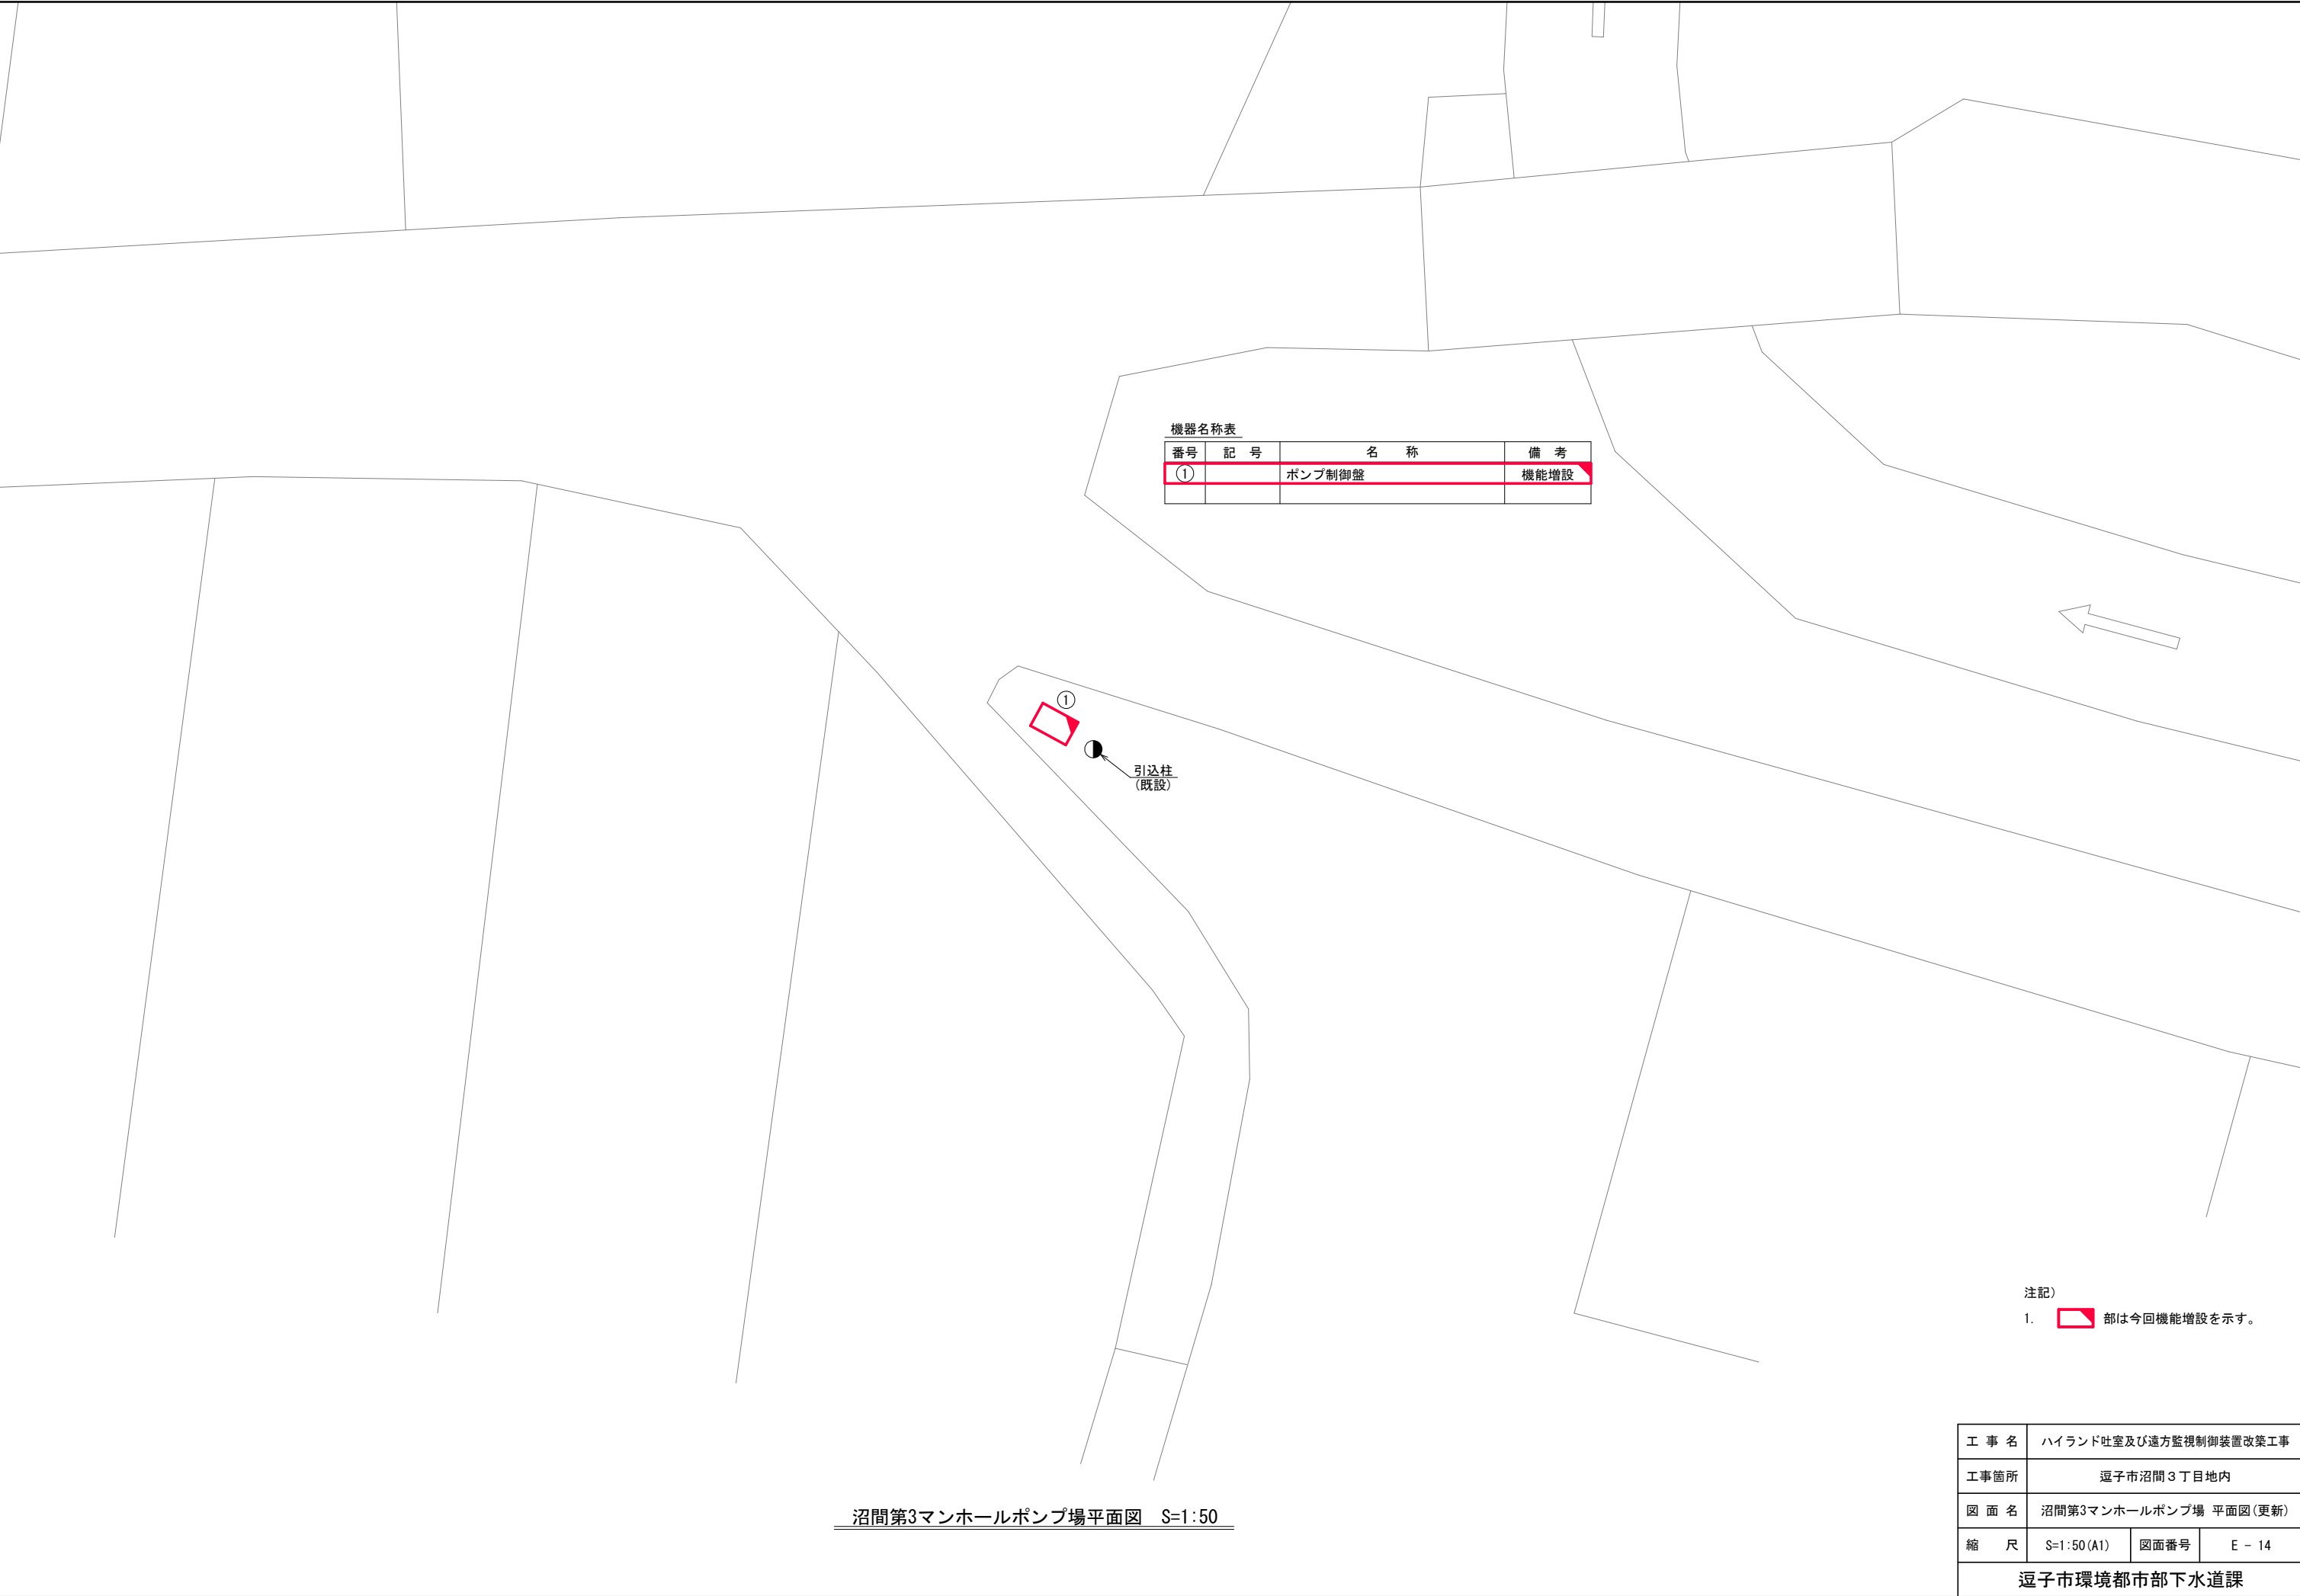


機器名称表			
番号	記 号	名 称	備 考
①		ポンプ制御盤	機能増設

注記)
1.  部は今回機能増設を示す。

沼間第3マンホールポンプ場平面図 S=1:50

工 事 名	ハイランド吐室及び遠方監視制御装置改築工事		
工事箇所	逗子市沼間3丁目地内		
図 面 名	沼間第3マンホールポンプ場 平面図(更新)		
縮 尺	S=1:50 (A1)	図面番号	E - 14
逗子市環境都市部下水道課			

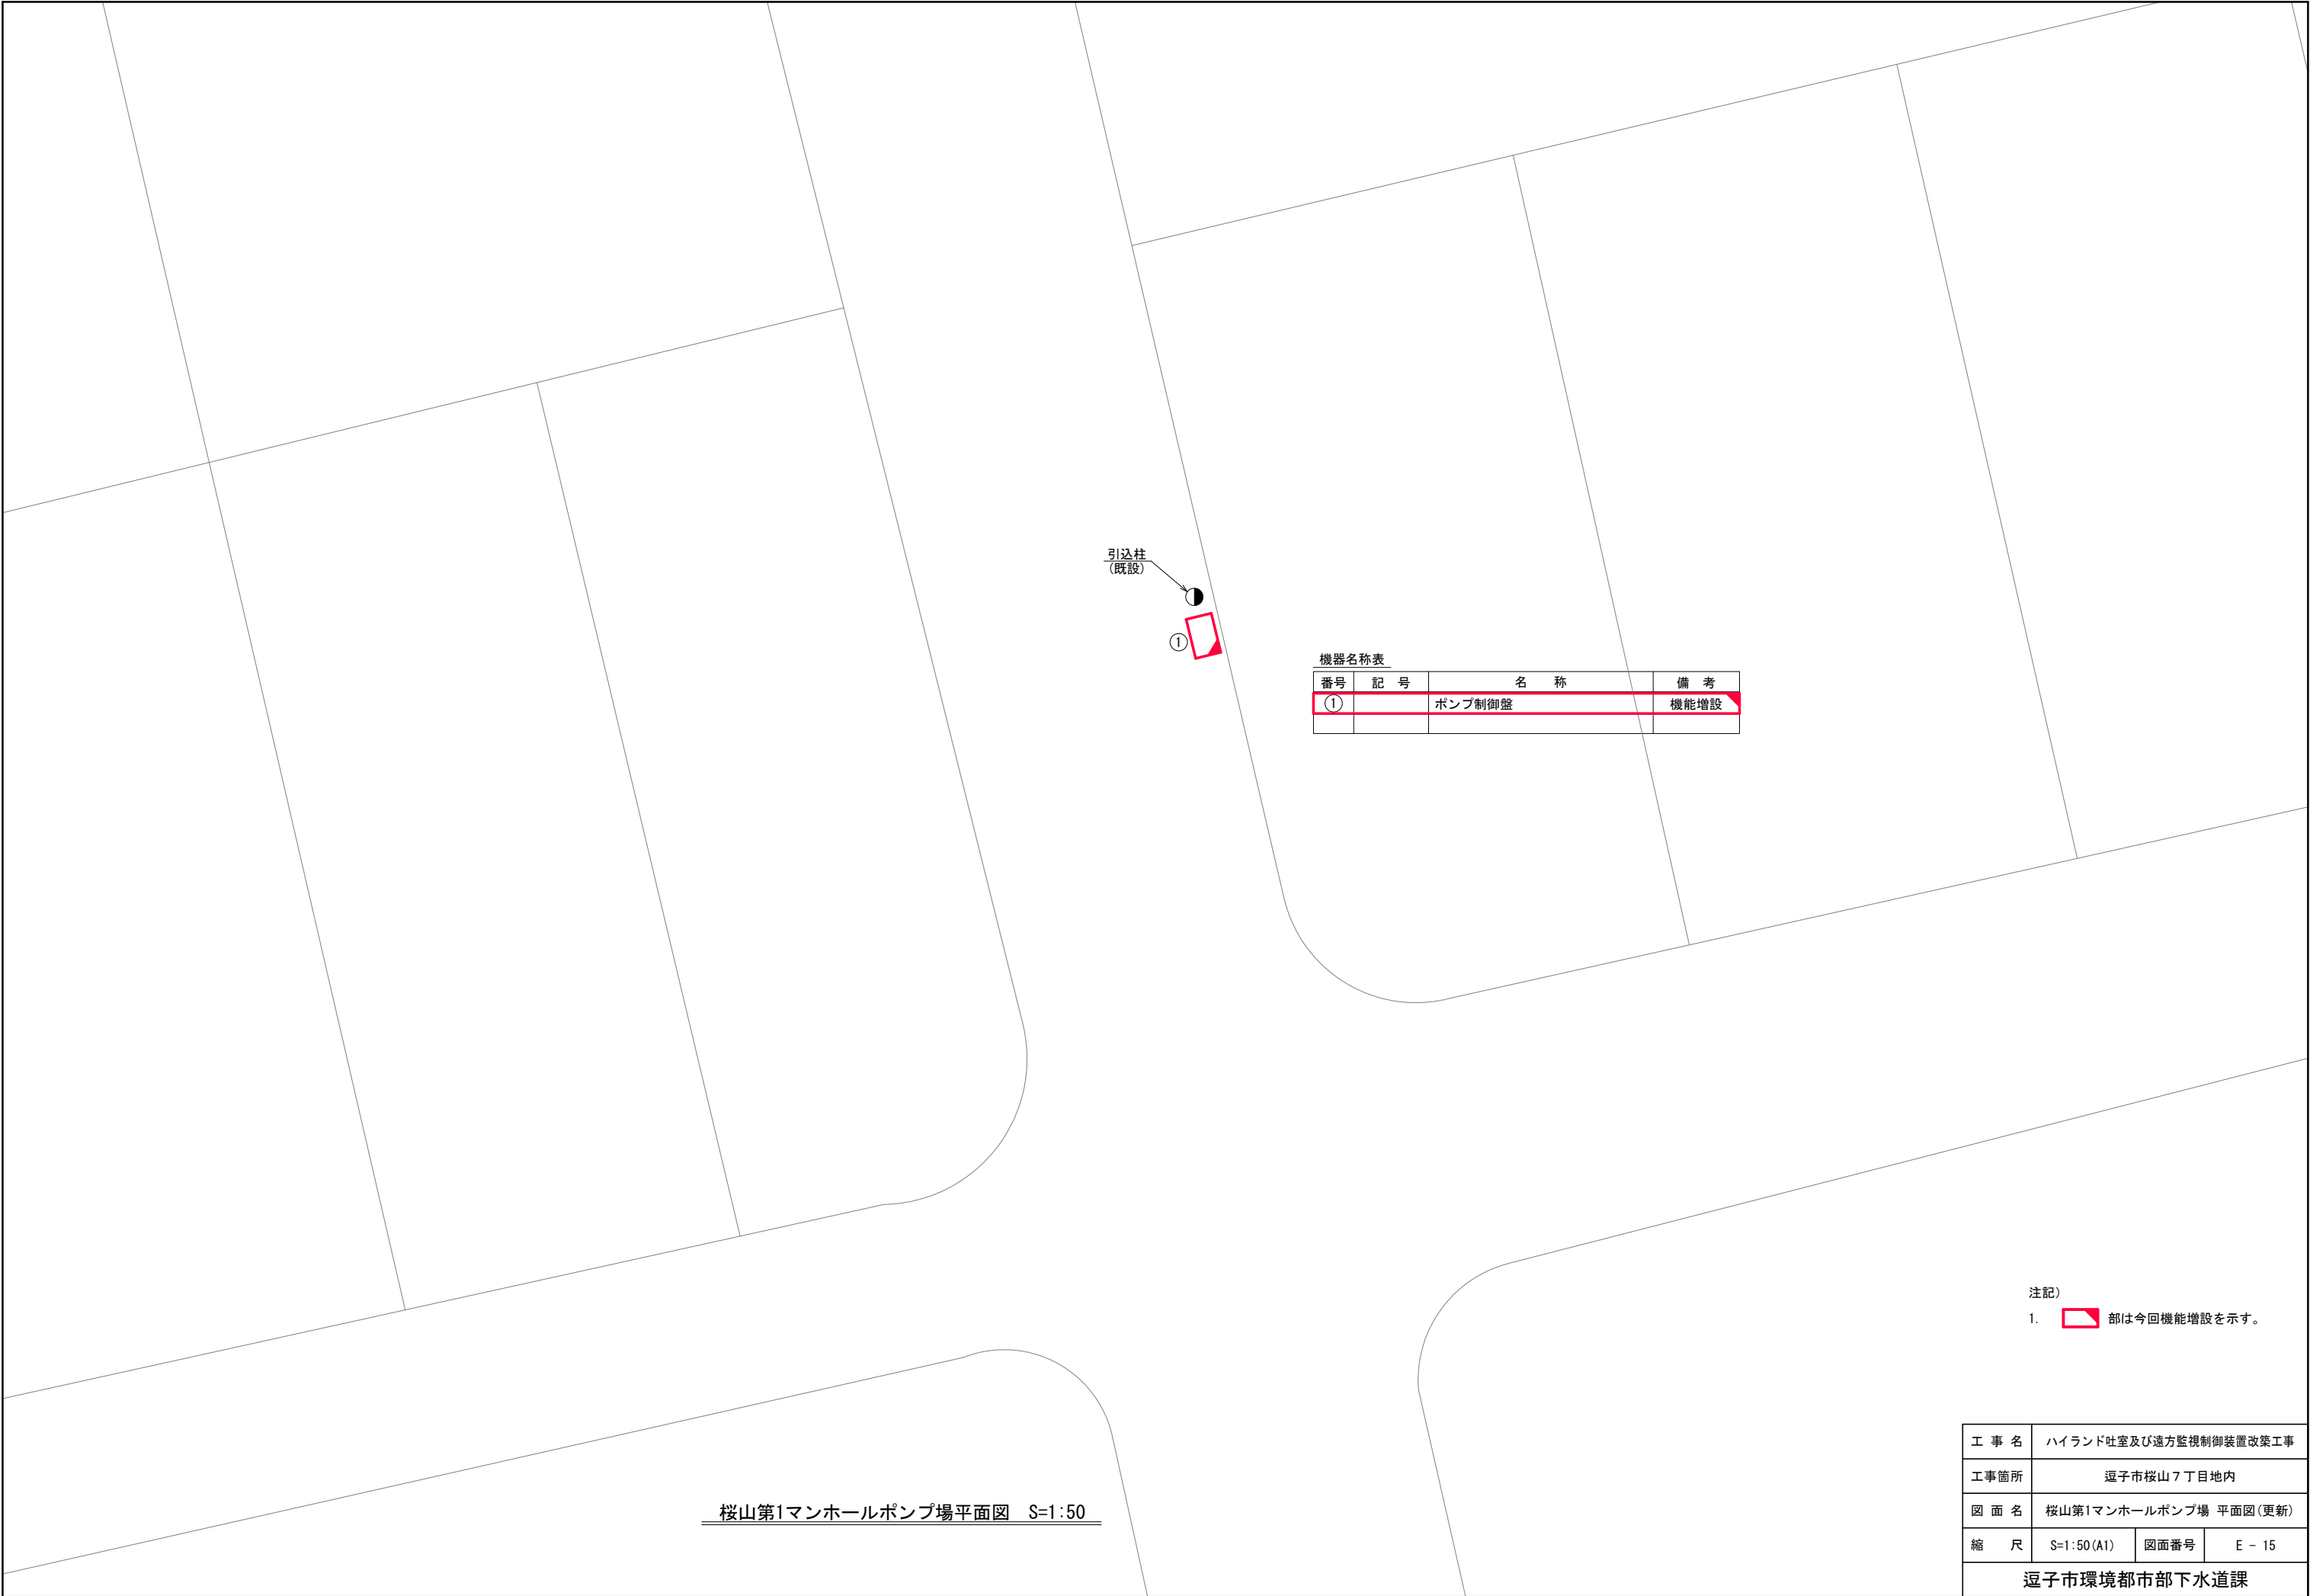


機器名称表			
番号	記 号	名 称	備 考
①		ポンプ制御盤	機能増設

注記)
1.  部は今回機能増設を示す。

工 事 名	ハイランド吐室及び遠方監視制御装置改築工事		
工事箇所	逗子市桜山7丁目地内		
図 面 名	桜山第1マンホールポンプ場 平面図 (更新)		
縮 尺	S=1:50 (A1)	図面番号	E - 15
逗子市環境都市部下水道課			

桜山第1マンホールポンプ場平面図 S=1:50

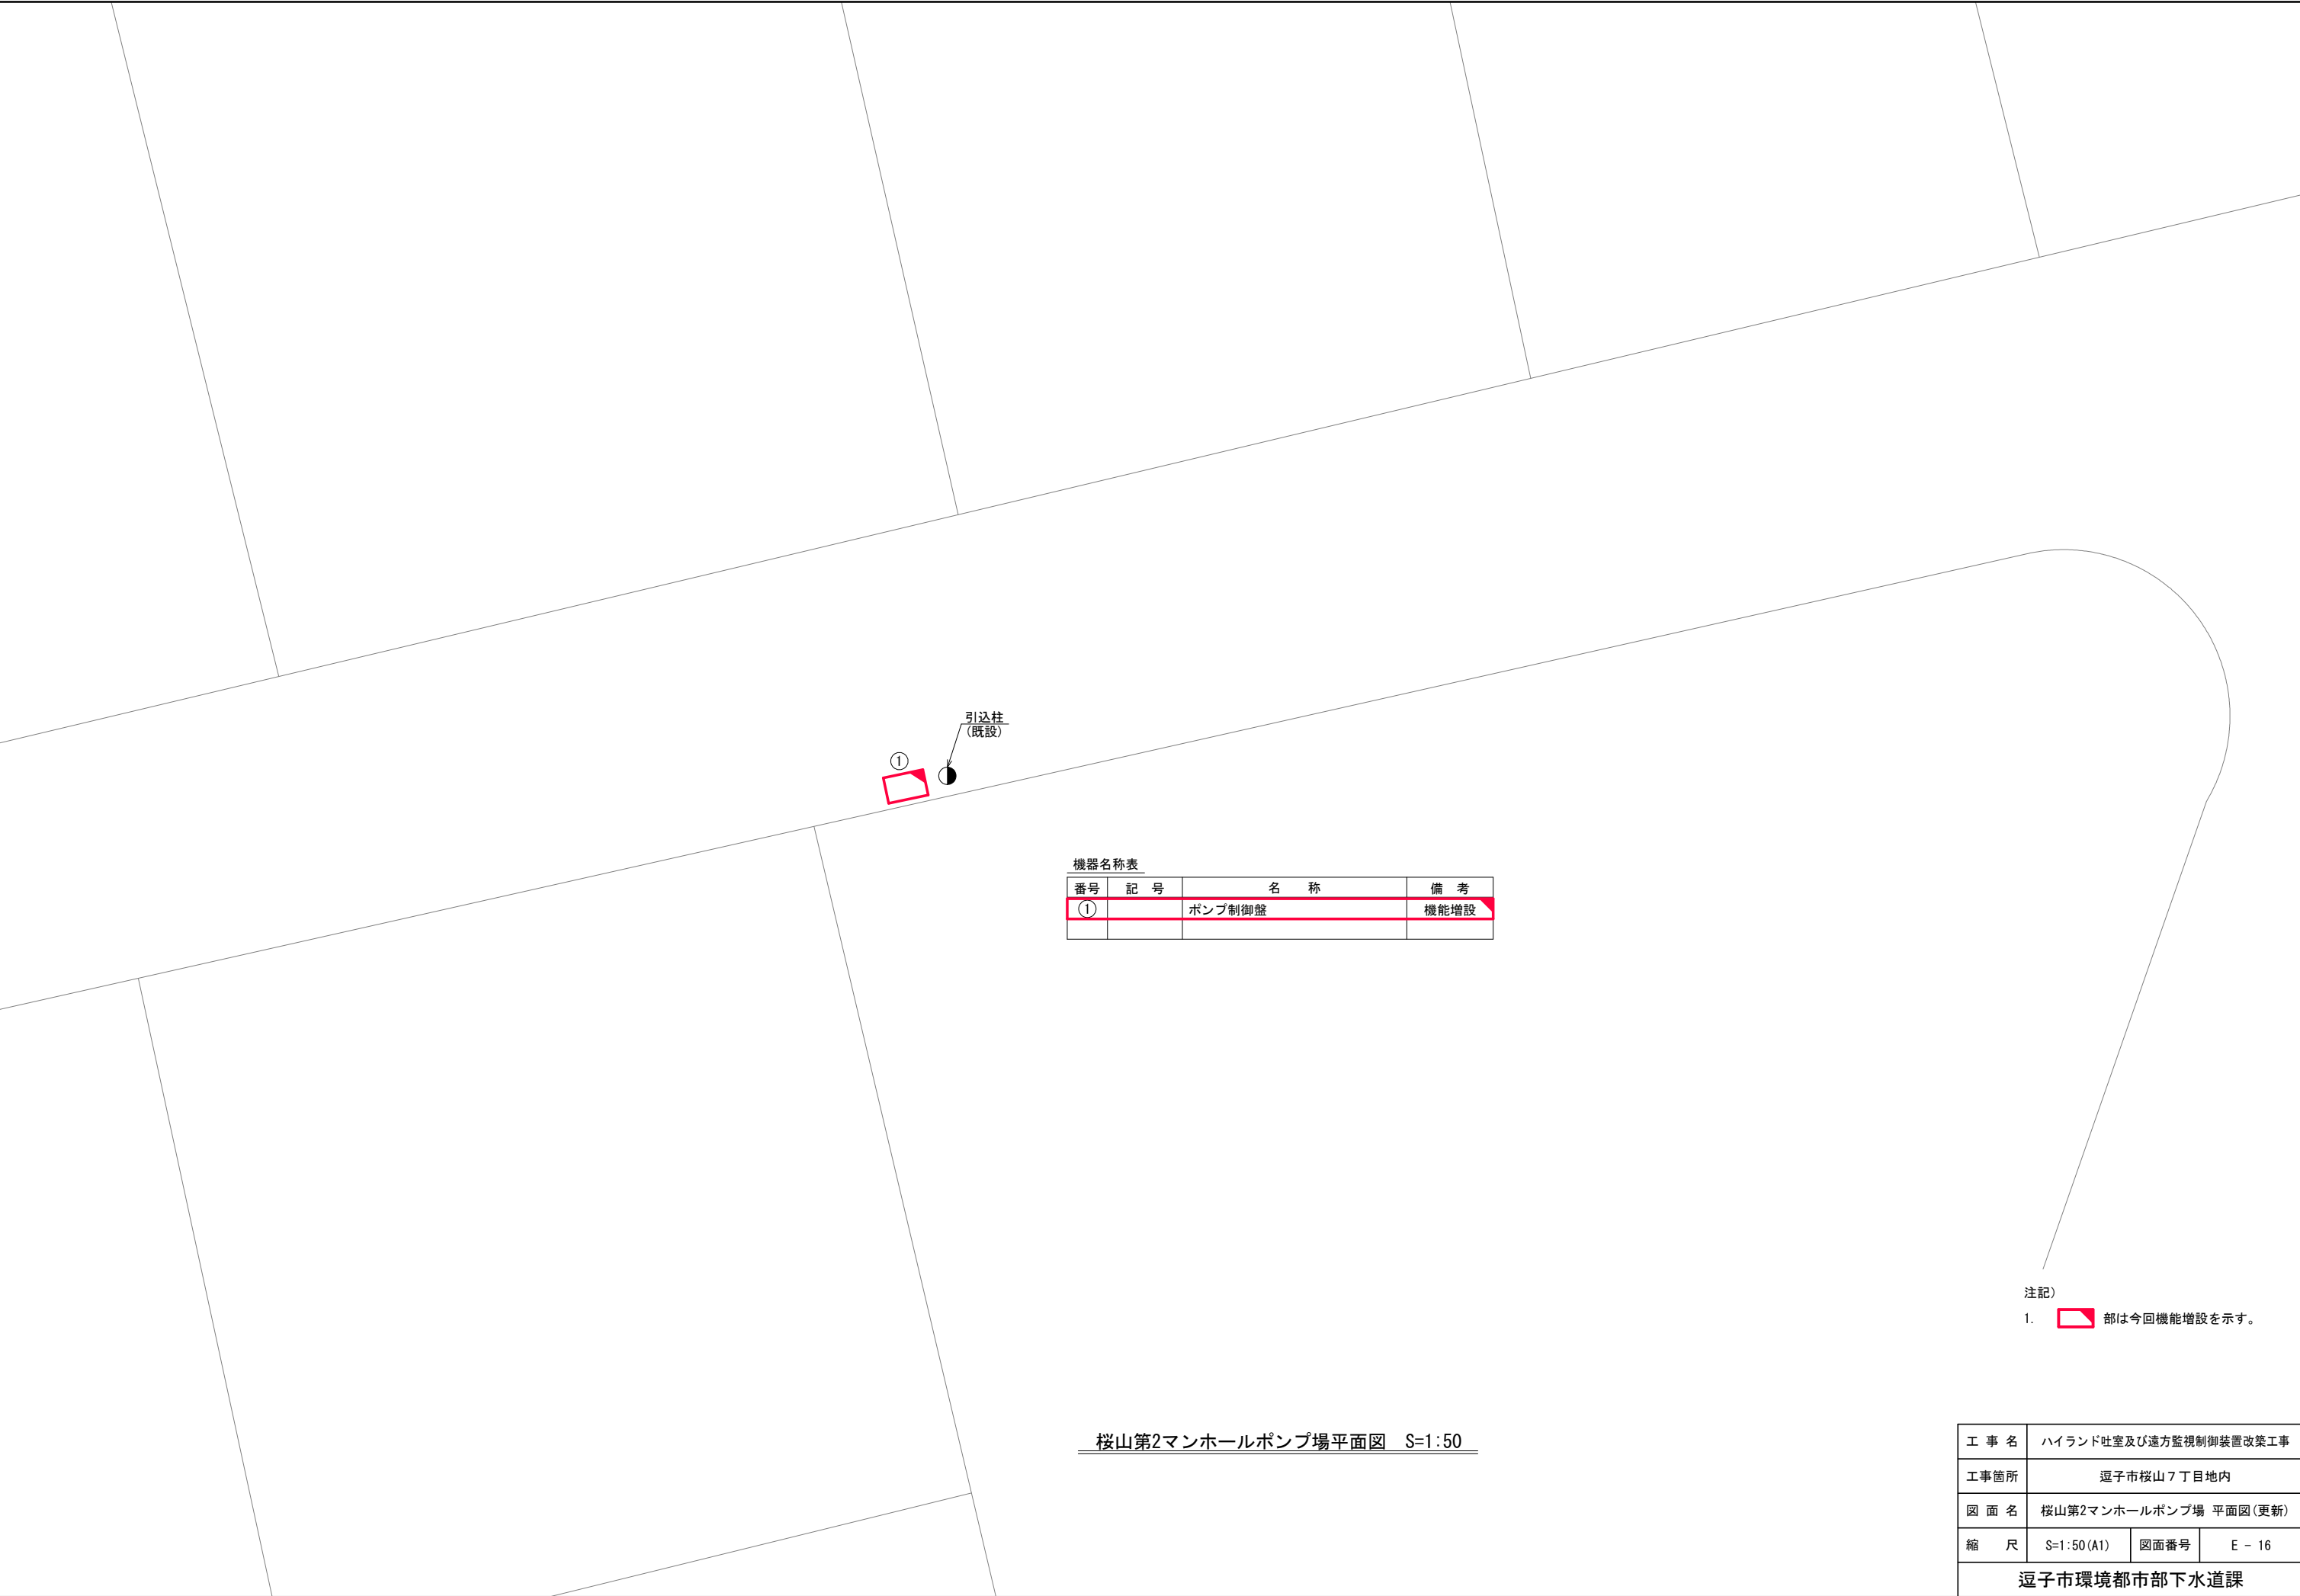


機器名称表			
番号	記 号	名 称	備 考
①		ポンプ制御盤	機能増設

注記)
1.  部は今回機能増設を示す。

桜山第2マンホールポンプ場平面図 S=1:50

工 事 名	ハイランド吐室及び遠方監視制御装置改築工事		
工事箇所	逗子市桜山7丁目地内		
図 面 名	桜山第2マンホールポンプ場 平面図(更新)		
縮 尺	S=1:50(A1)	図面番号	E - 16
逗子市環境都市部下水道課			


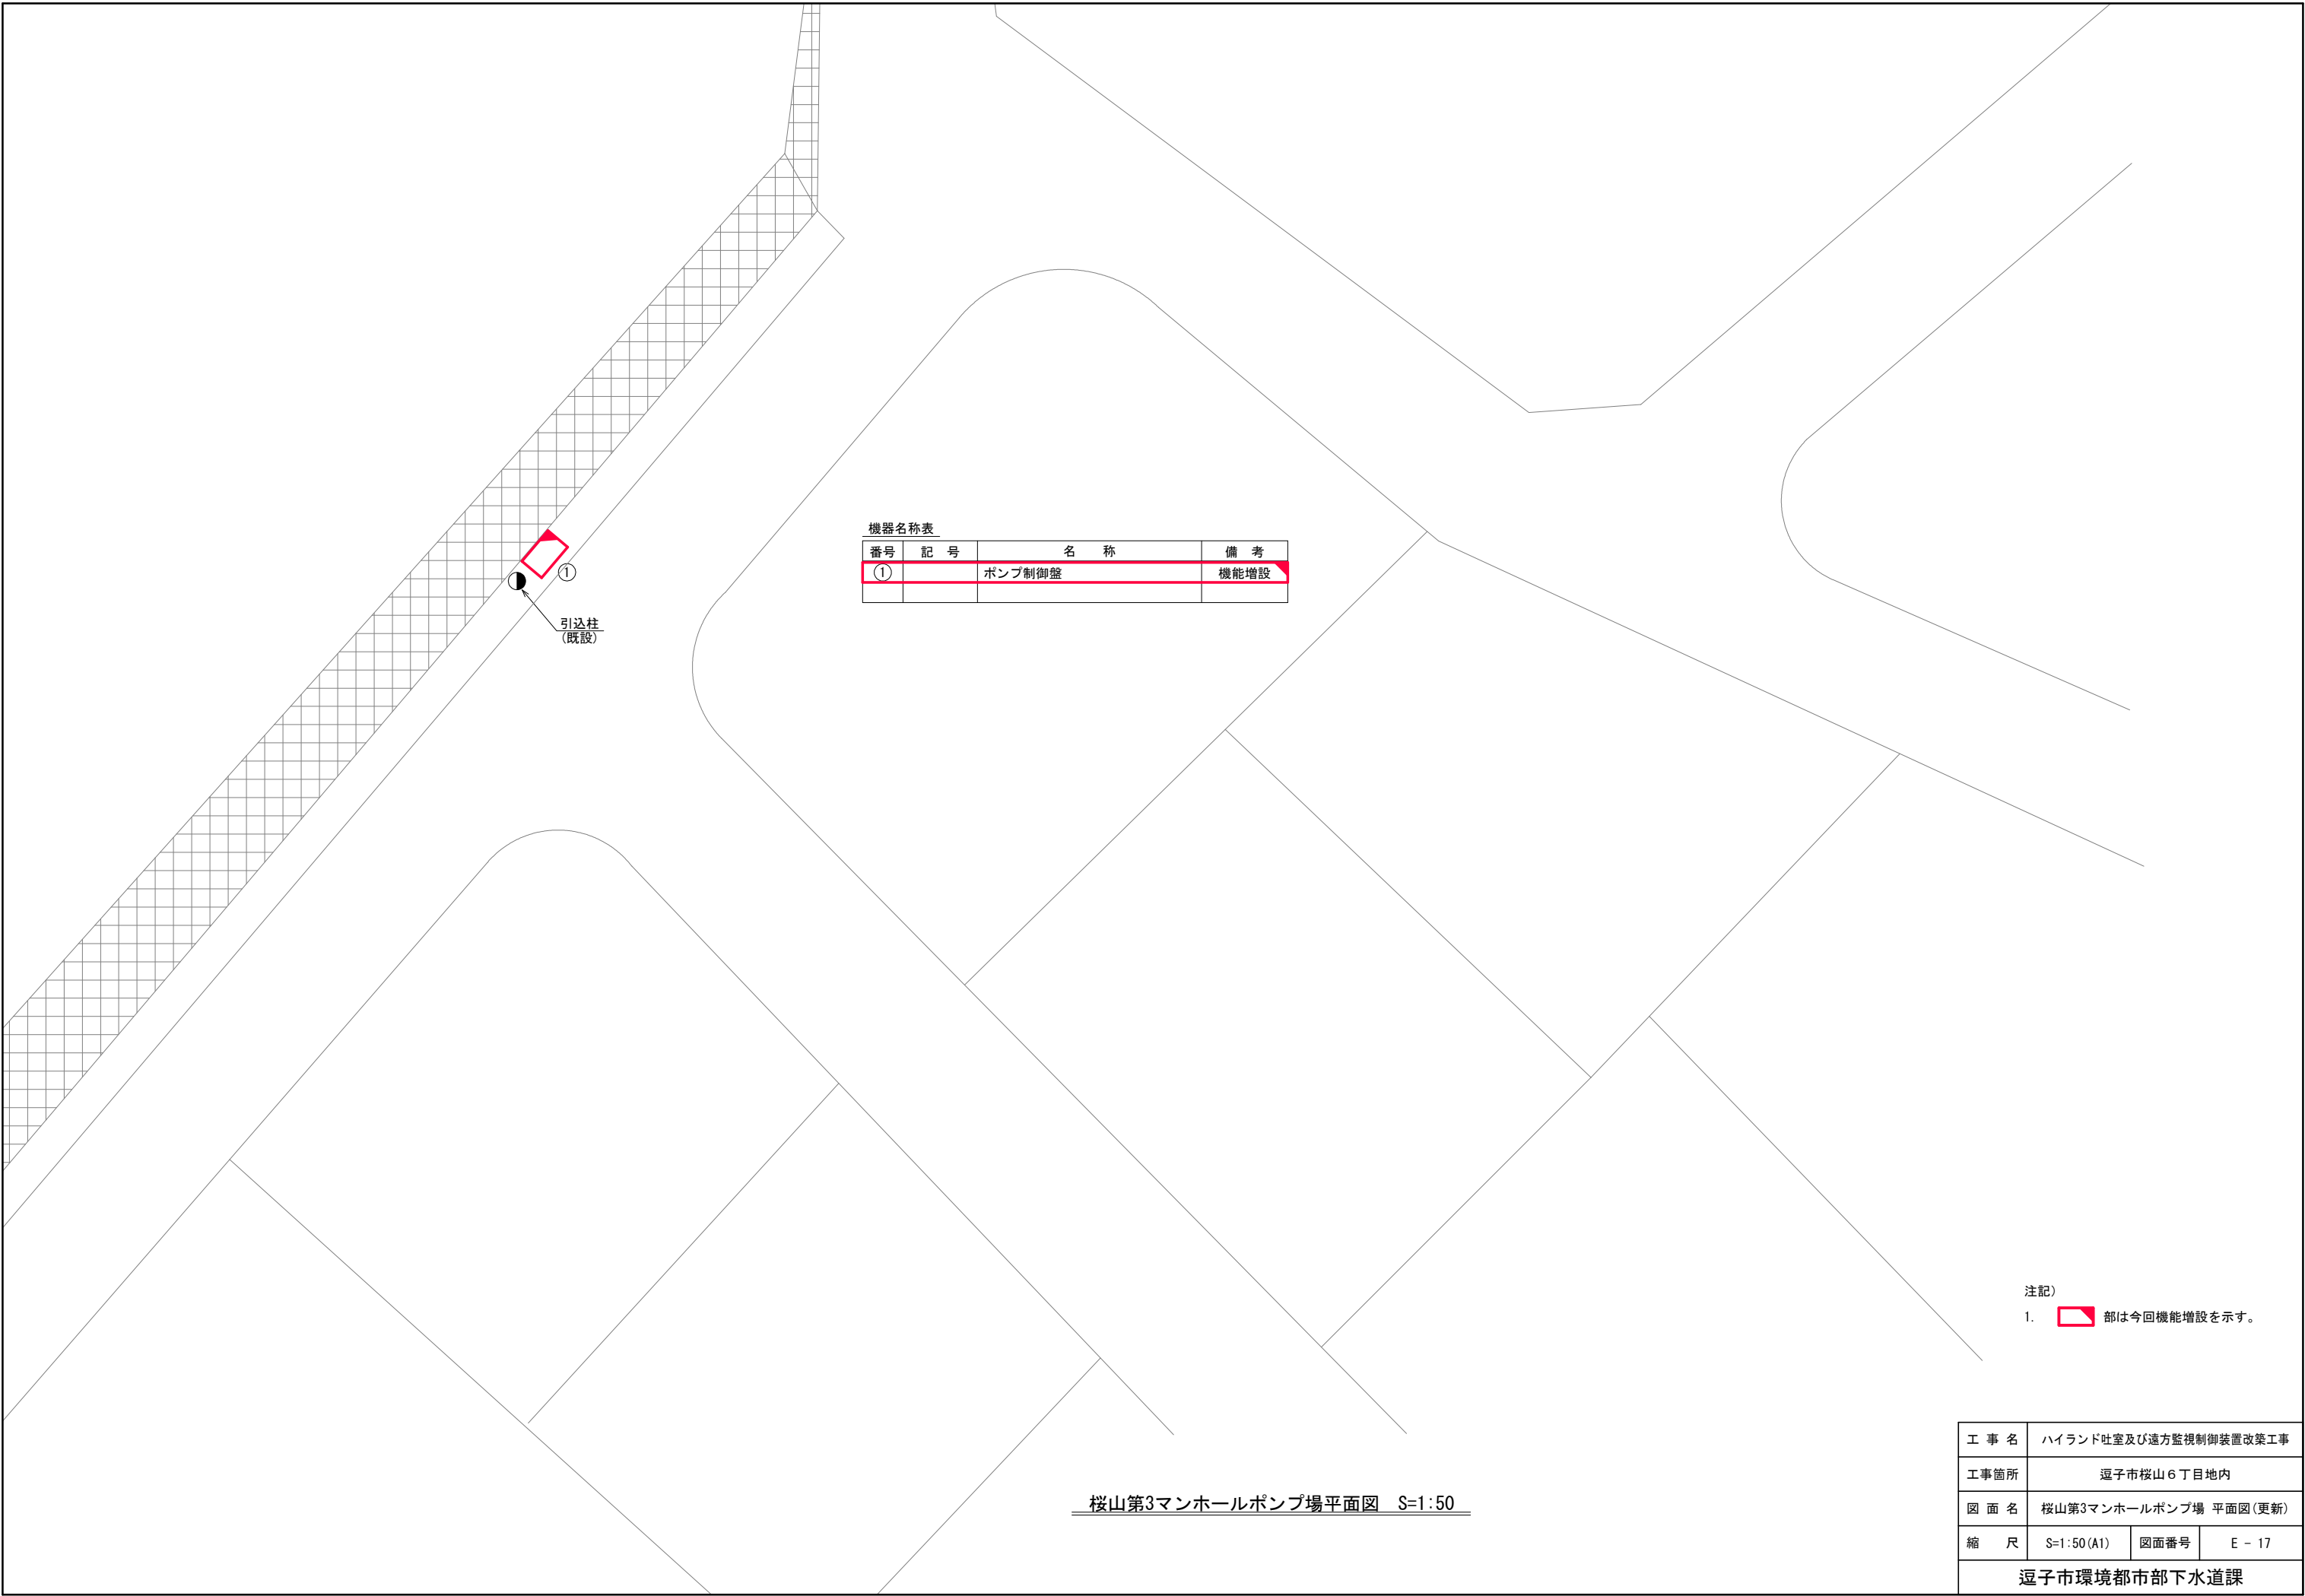


機器名称表			
番号	記号	名称	備考
①		ポンプ制御盤	機能増設

注記)
1.  部は今回機能増設を示す。

桜山第3マンホールポンプ場平面図 S=1:50

工 事 名	ハイランド吐室及び遠方監視制御装置改築工事		
工事箇所	逗子市桜山6丁目地内		
図 面 名	桜山第3マンホールポンプ場 平面図(更新)		
縮 尺	S=1:50 (A1)	図面番号	E - 17
逗子市環境都市部下水道課			

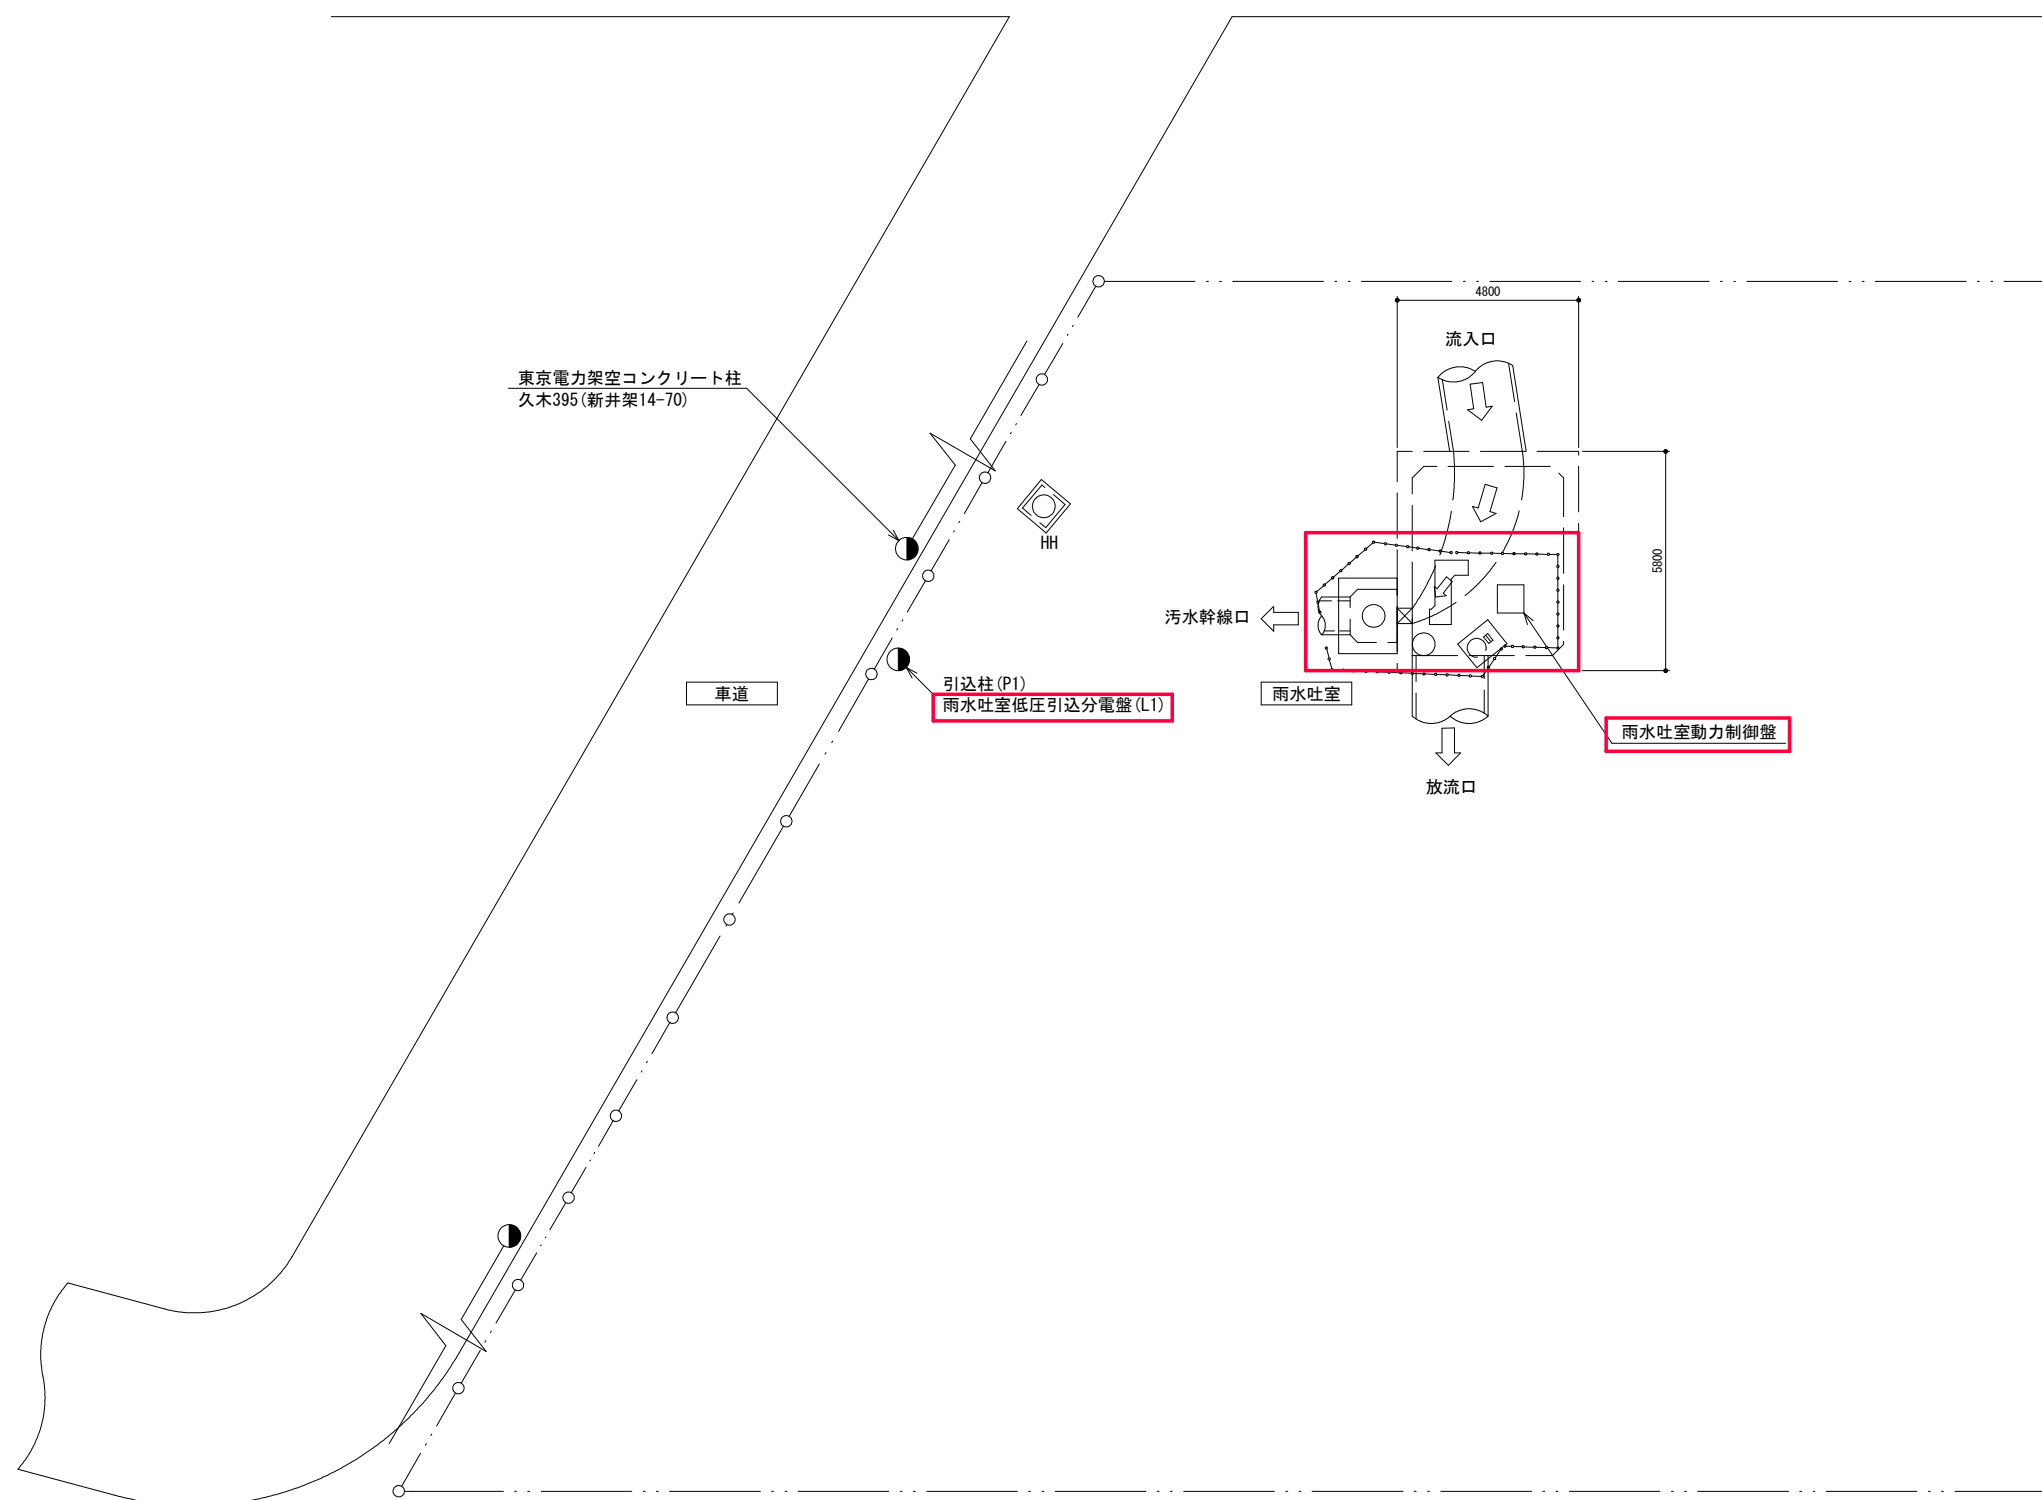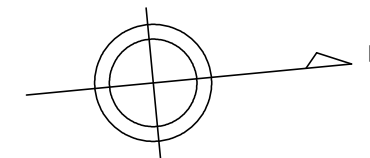


一般平面図 S=1/100

注記)


1. は今回工事範囲を示す。

工 事 名	ハイランド吐室及び遠方監視制御装置改築工事		
工事箇所	逗子市久木8丁目地内		
図 面 名	ハイランド吐室一般平面図		
縮 尺	1/100 (A1)	図面番号	E - 18
逗 子 市 環 境 都 市 部 下 水 道 課			

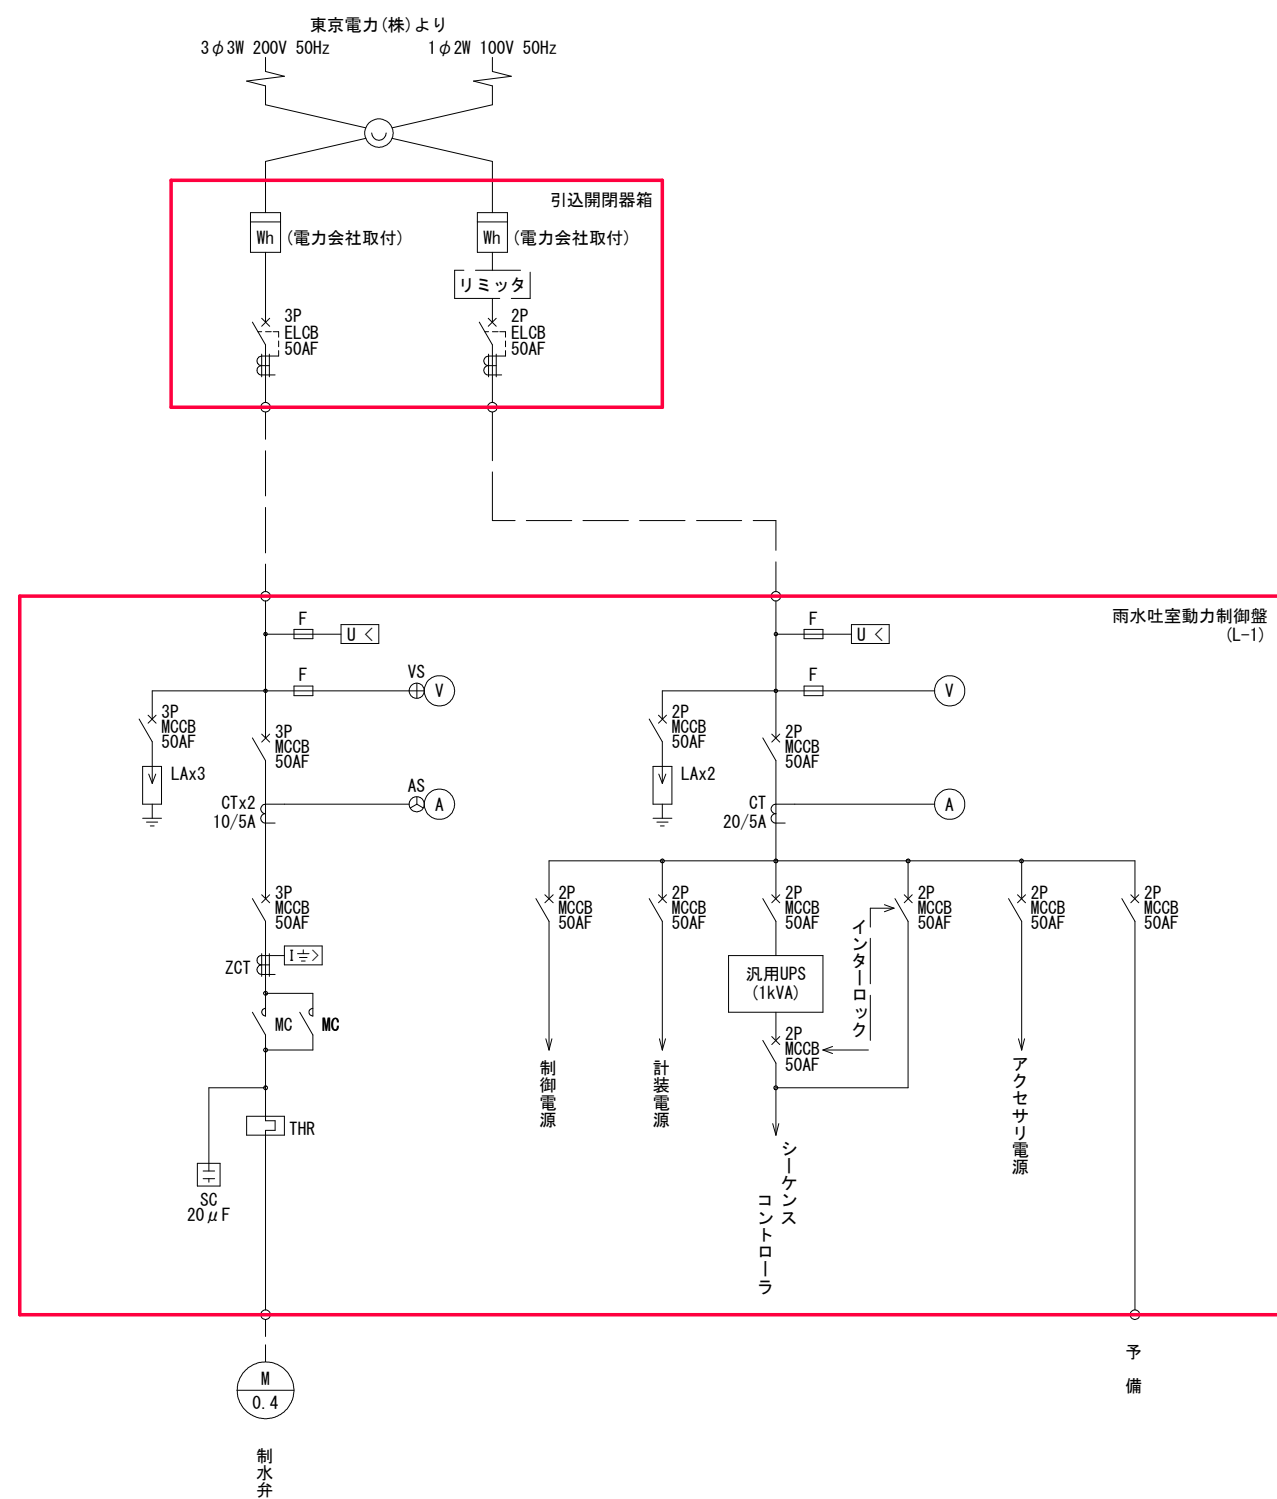


注記) 1. 部は今回更新を示す。

工 事 名	ハイランド吐室及び遠方監視制御装置改築工事		
工事箇所	逗子市久木8丁目地内		
図 面 名	ハイランド吐室単線結線図 (更新)		
縮 尺	NONE	図面番号	E - 19
逗子市環境都市部下水道課			

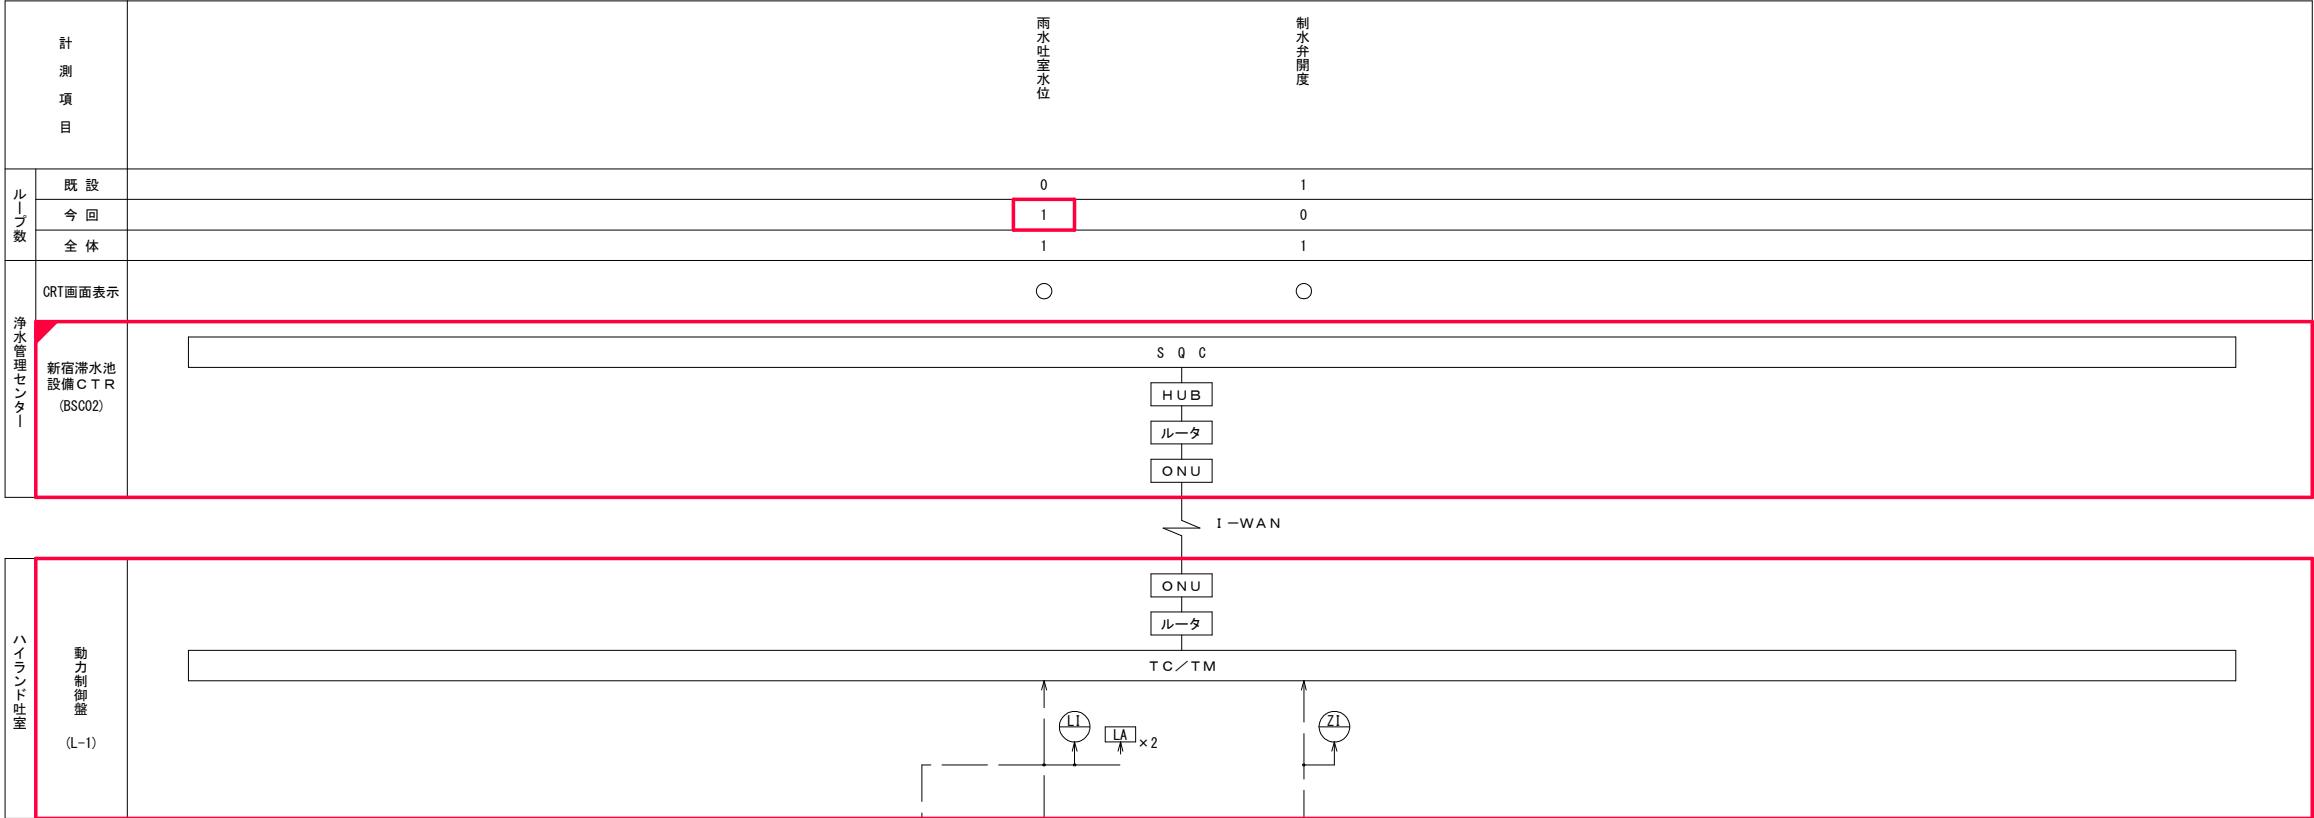


注記) 1. 部は今回更新を示す。
2. 部は今回機能増設を示す。
3. 特記なきは既設を示す。


工 事 名	ハイルンド吐室及び遠方監視制御装置改築工事		
工事箇所	逗子市久木8丁目地内		
図 面 名	ハイルンド吐室計装フローシート (更新)		
縮 尺	NONE	図面番号	E - 20
逗子市環境都市部下水道課			

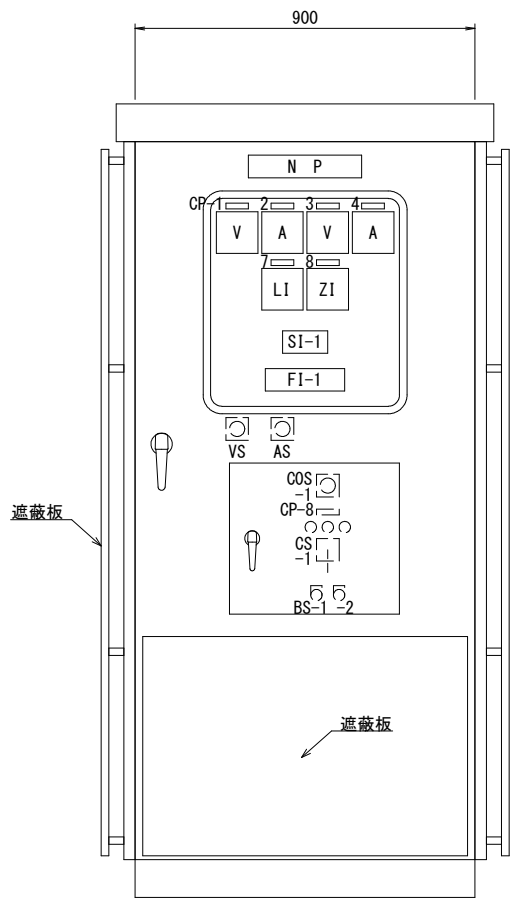

雨水吐室動力制御盤
(L-1)

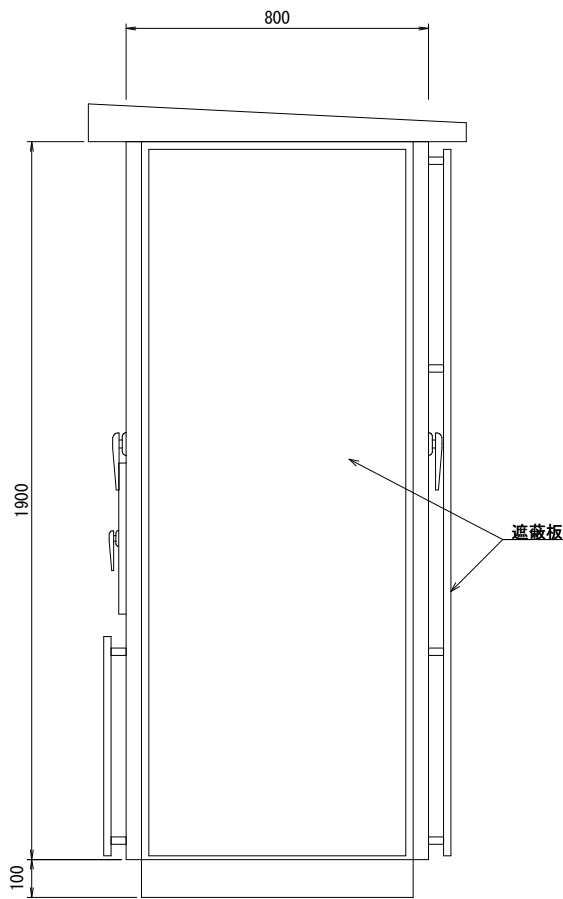

側面図

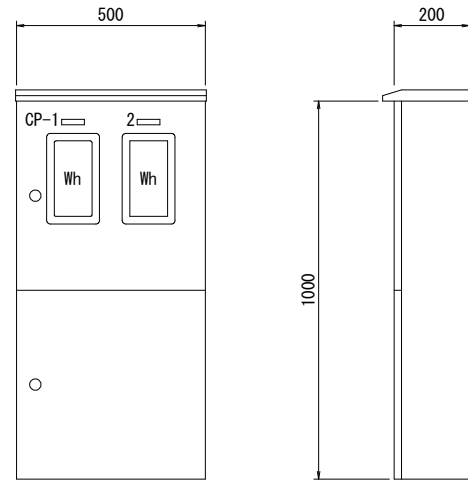

引込開閉器箱

側面図

銘板記入文字

CP-No.	名 称
CP - 1	3φ3W 200V
- 2	1φ2W 100V

SI-1

動力電源	照明電源	制水弁 全開	
制御電源		制水弁 全閉	

FI-1

200V主幹 MCCB断	100V主幹 MCCB断	制水弁 過負荷	制水弁 地絡	制水弁 過トルク	アクセサリ 電源断	
汎用UPS MCCB断	汎用UPS バイパス MCCB断	シーケンサ 故障	予備 MCCB断	計装 電源断	雨水吐室 水位高	

銘板記入文字

CP-No.	名 称
CP - 1	動力電圧
- 2	動力電流
- 3	
- 4	電灯電圧
- 5	電灯電流
- 6	
- 7	雨水吐室水位
- 8	制水弁


凡 例


記 号	名 称
COS -1	切換スイッチ (遠方－手元)
CS -1	操作スイッチ (閉－停止－開)
BS -1	押釦スイッチ (ランプテスト)
-2	押釦スイッチ (故障復帰)

注 記)


- 本図は全て今回工事を示す。
- 寸法及び盤面取付器具は参考とする。

工 事 名	ハイランド吐室及び遠方監視制御装置改築工事		
工事箇所	逗子市久木8丁目地内		
図 面 名	ハイランド吐室盤外形図 (更新)		
縮 尺	1/10 (A1)	図面番号	E - 21
逗 子 市 環 境 都 市 部 下 水 道 課			

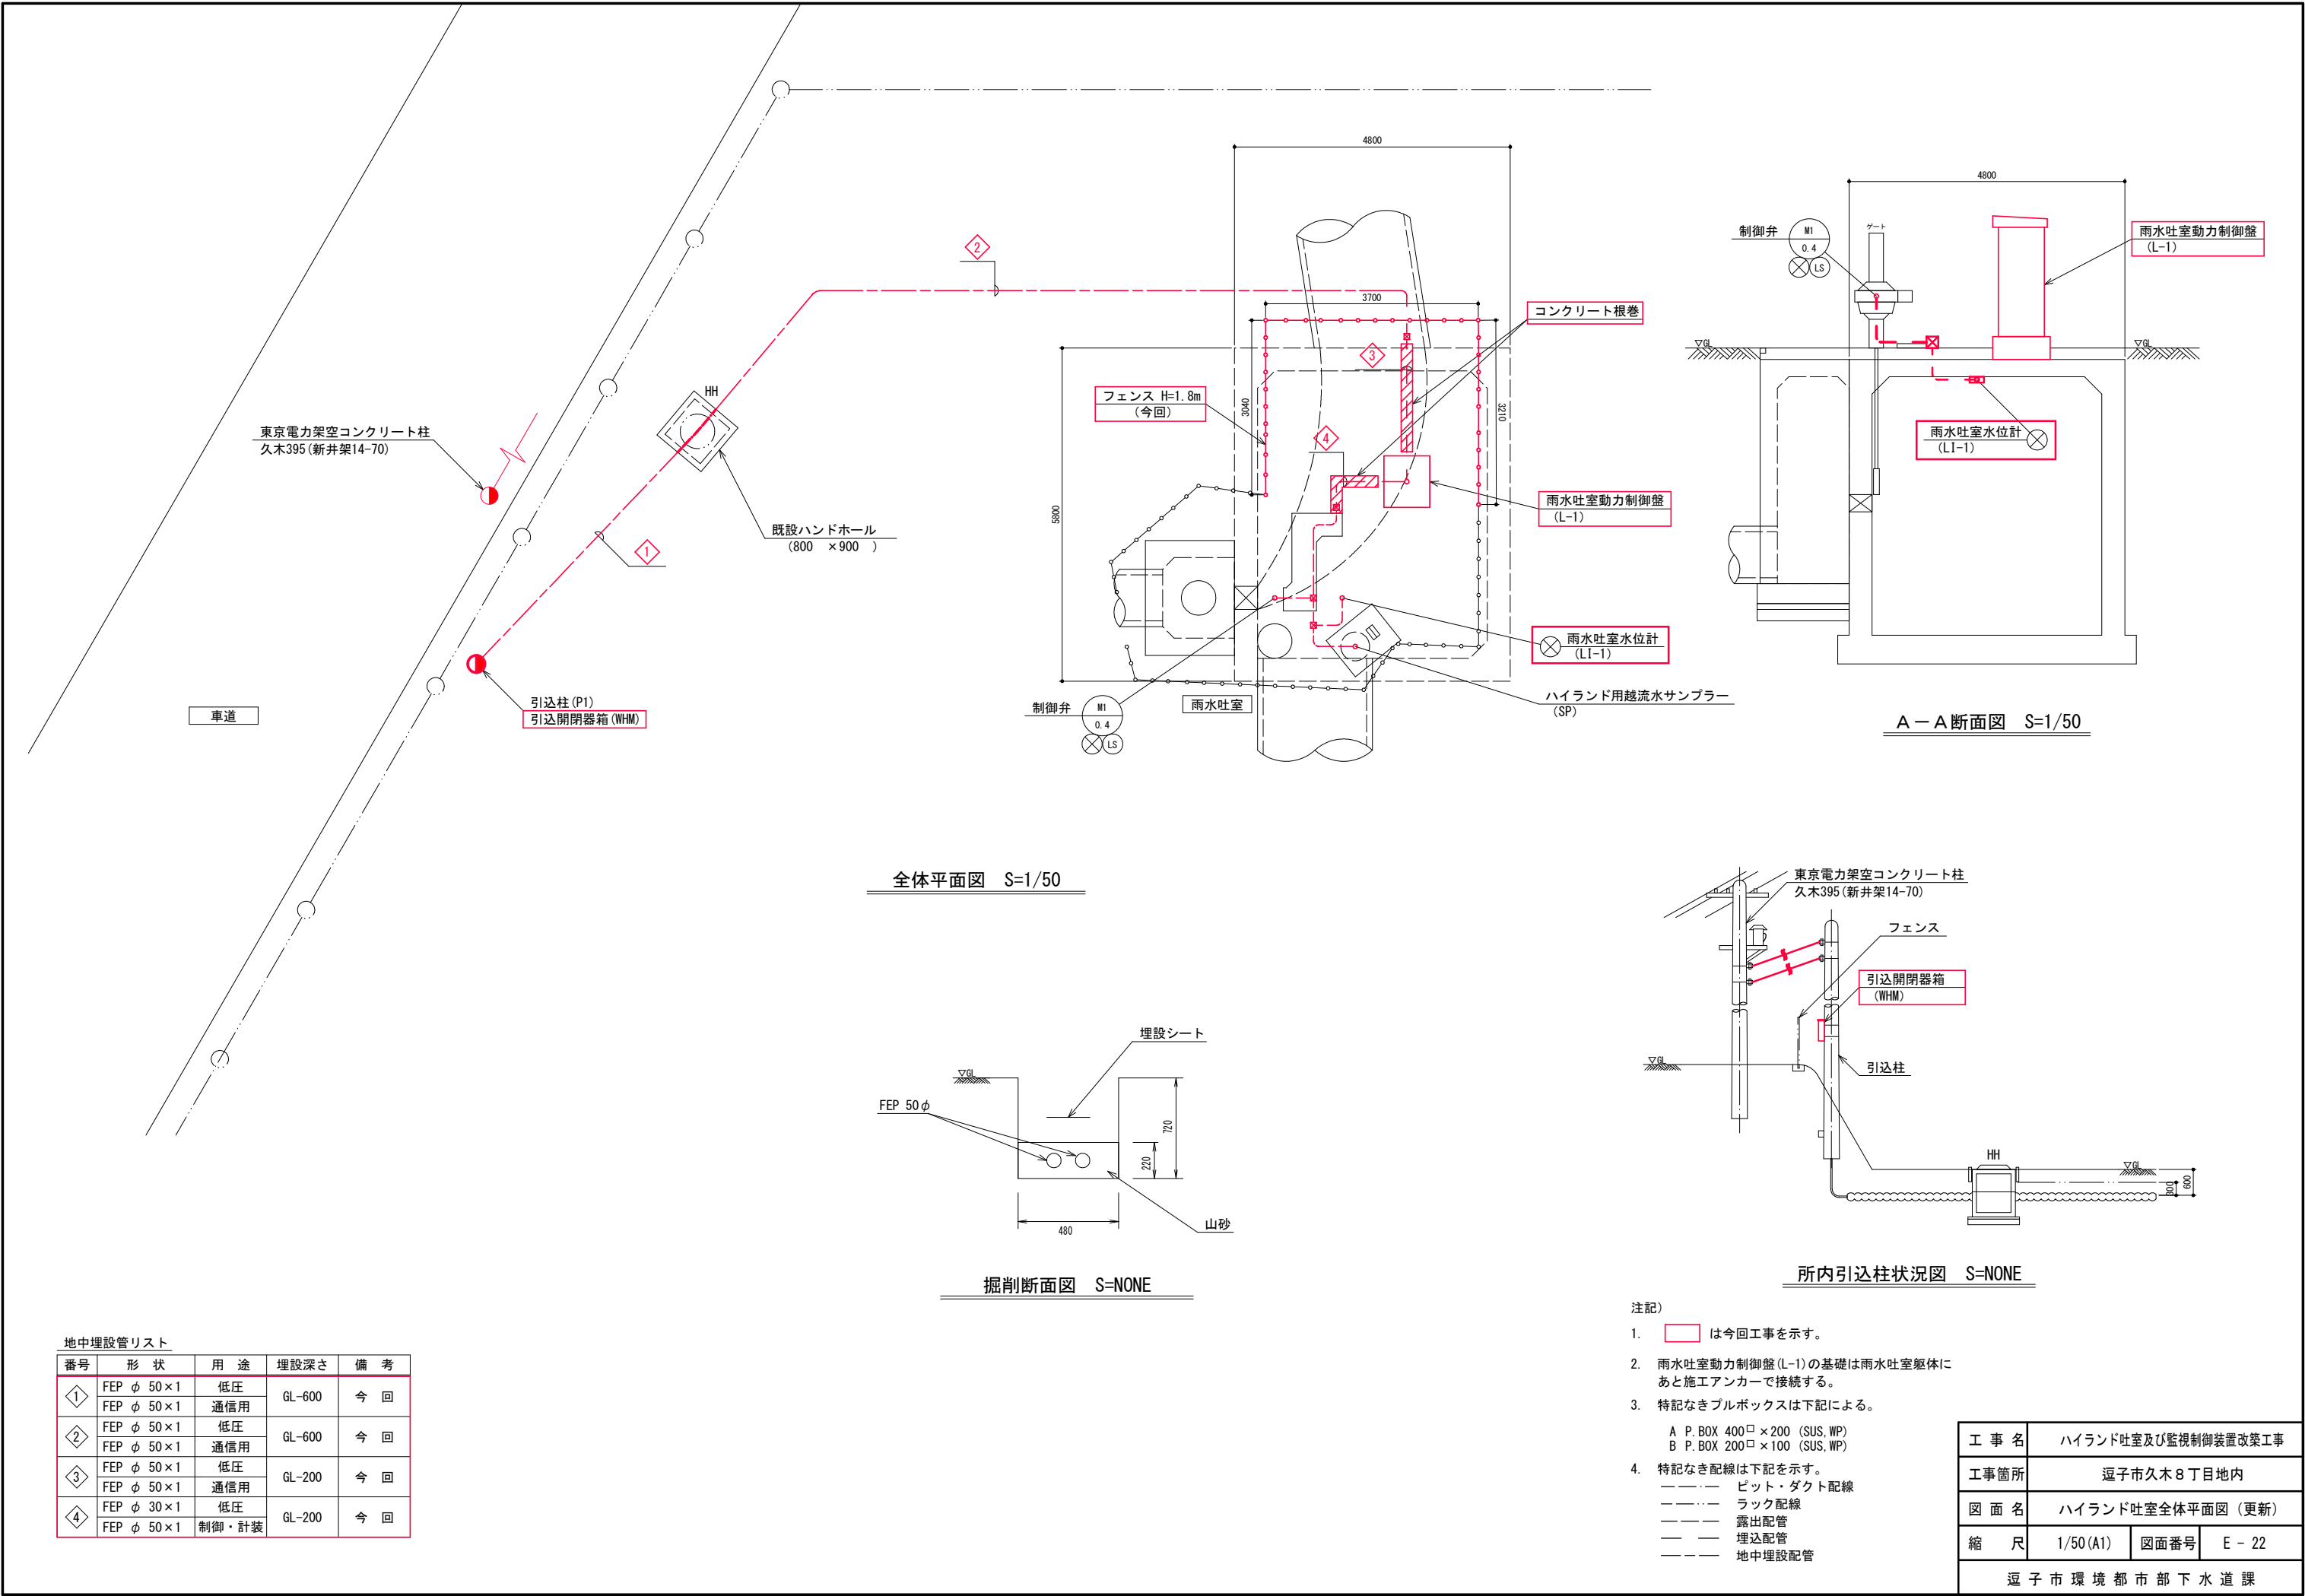

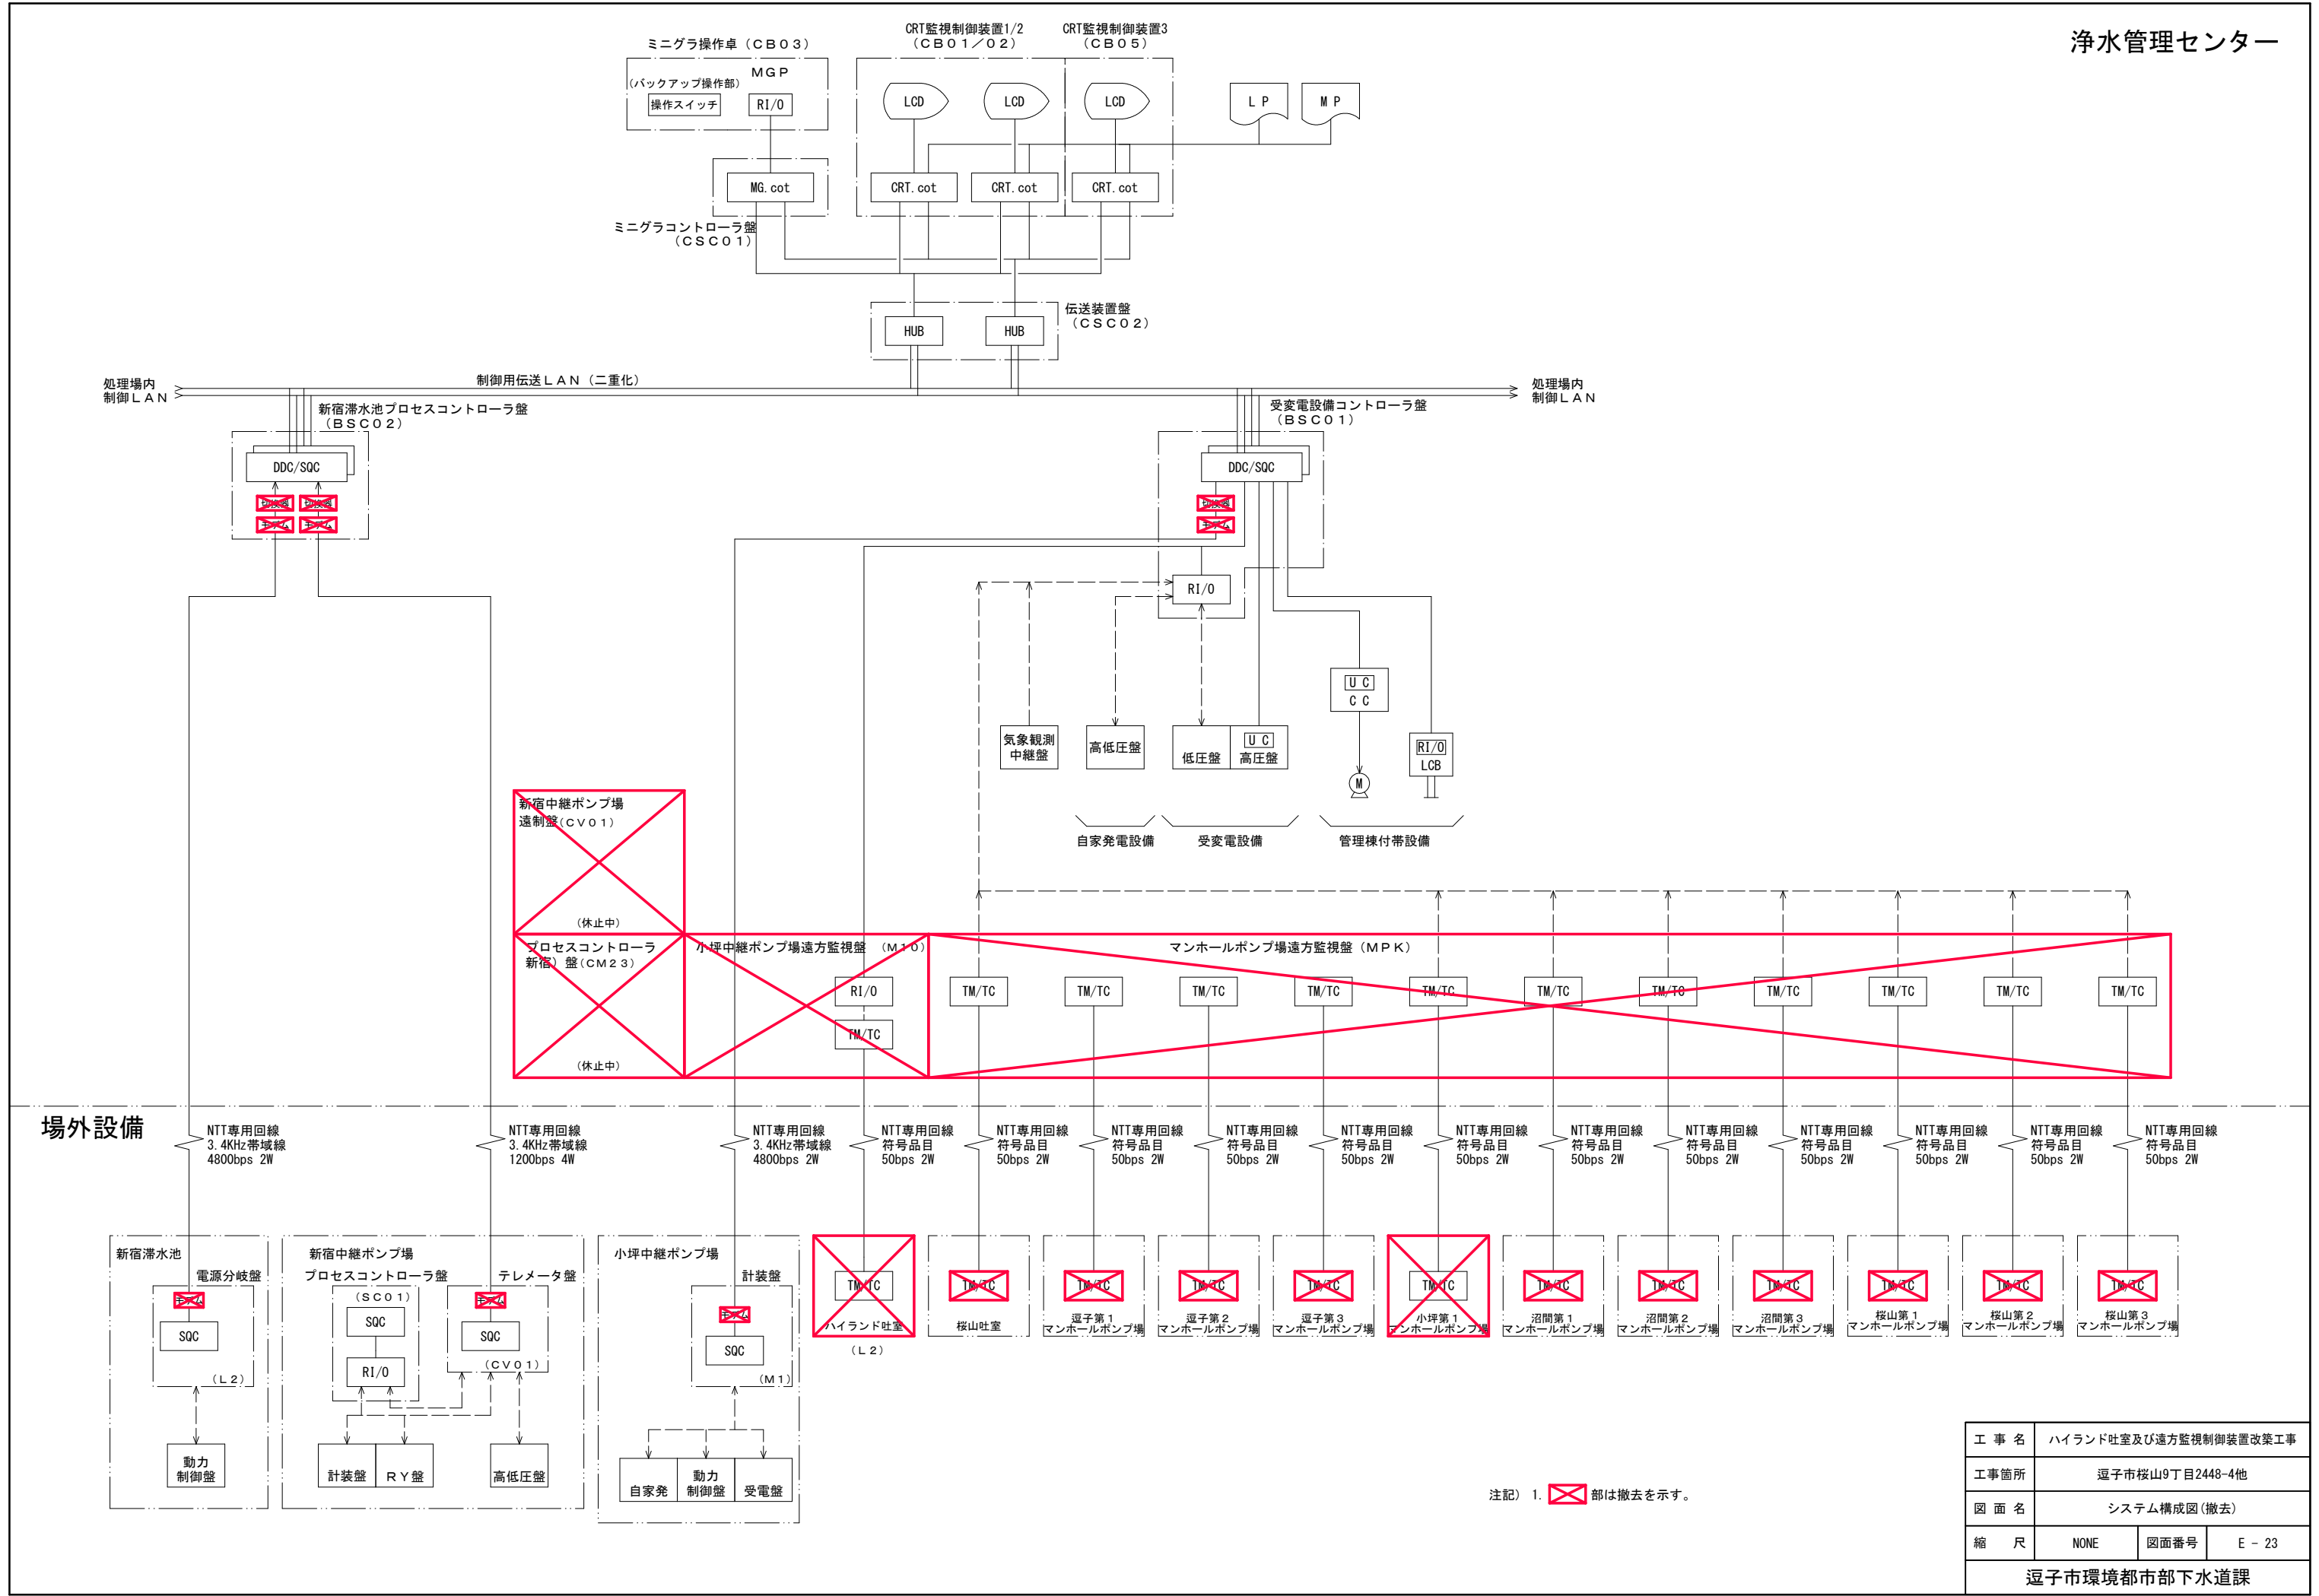

工 事 名	ハイランド吐室及び遠方監視制御装置改築工事		
工事箇所	逗子市桜山9丁目2448-4他		
図 面 名	システム構成図(撤去)		
縮 尺	NONE	図面番号	E - 23
逗子市環境都市部下水道課			

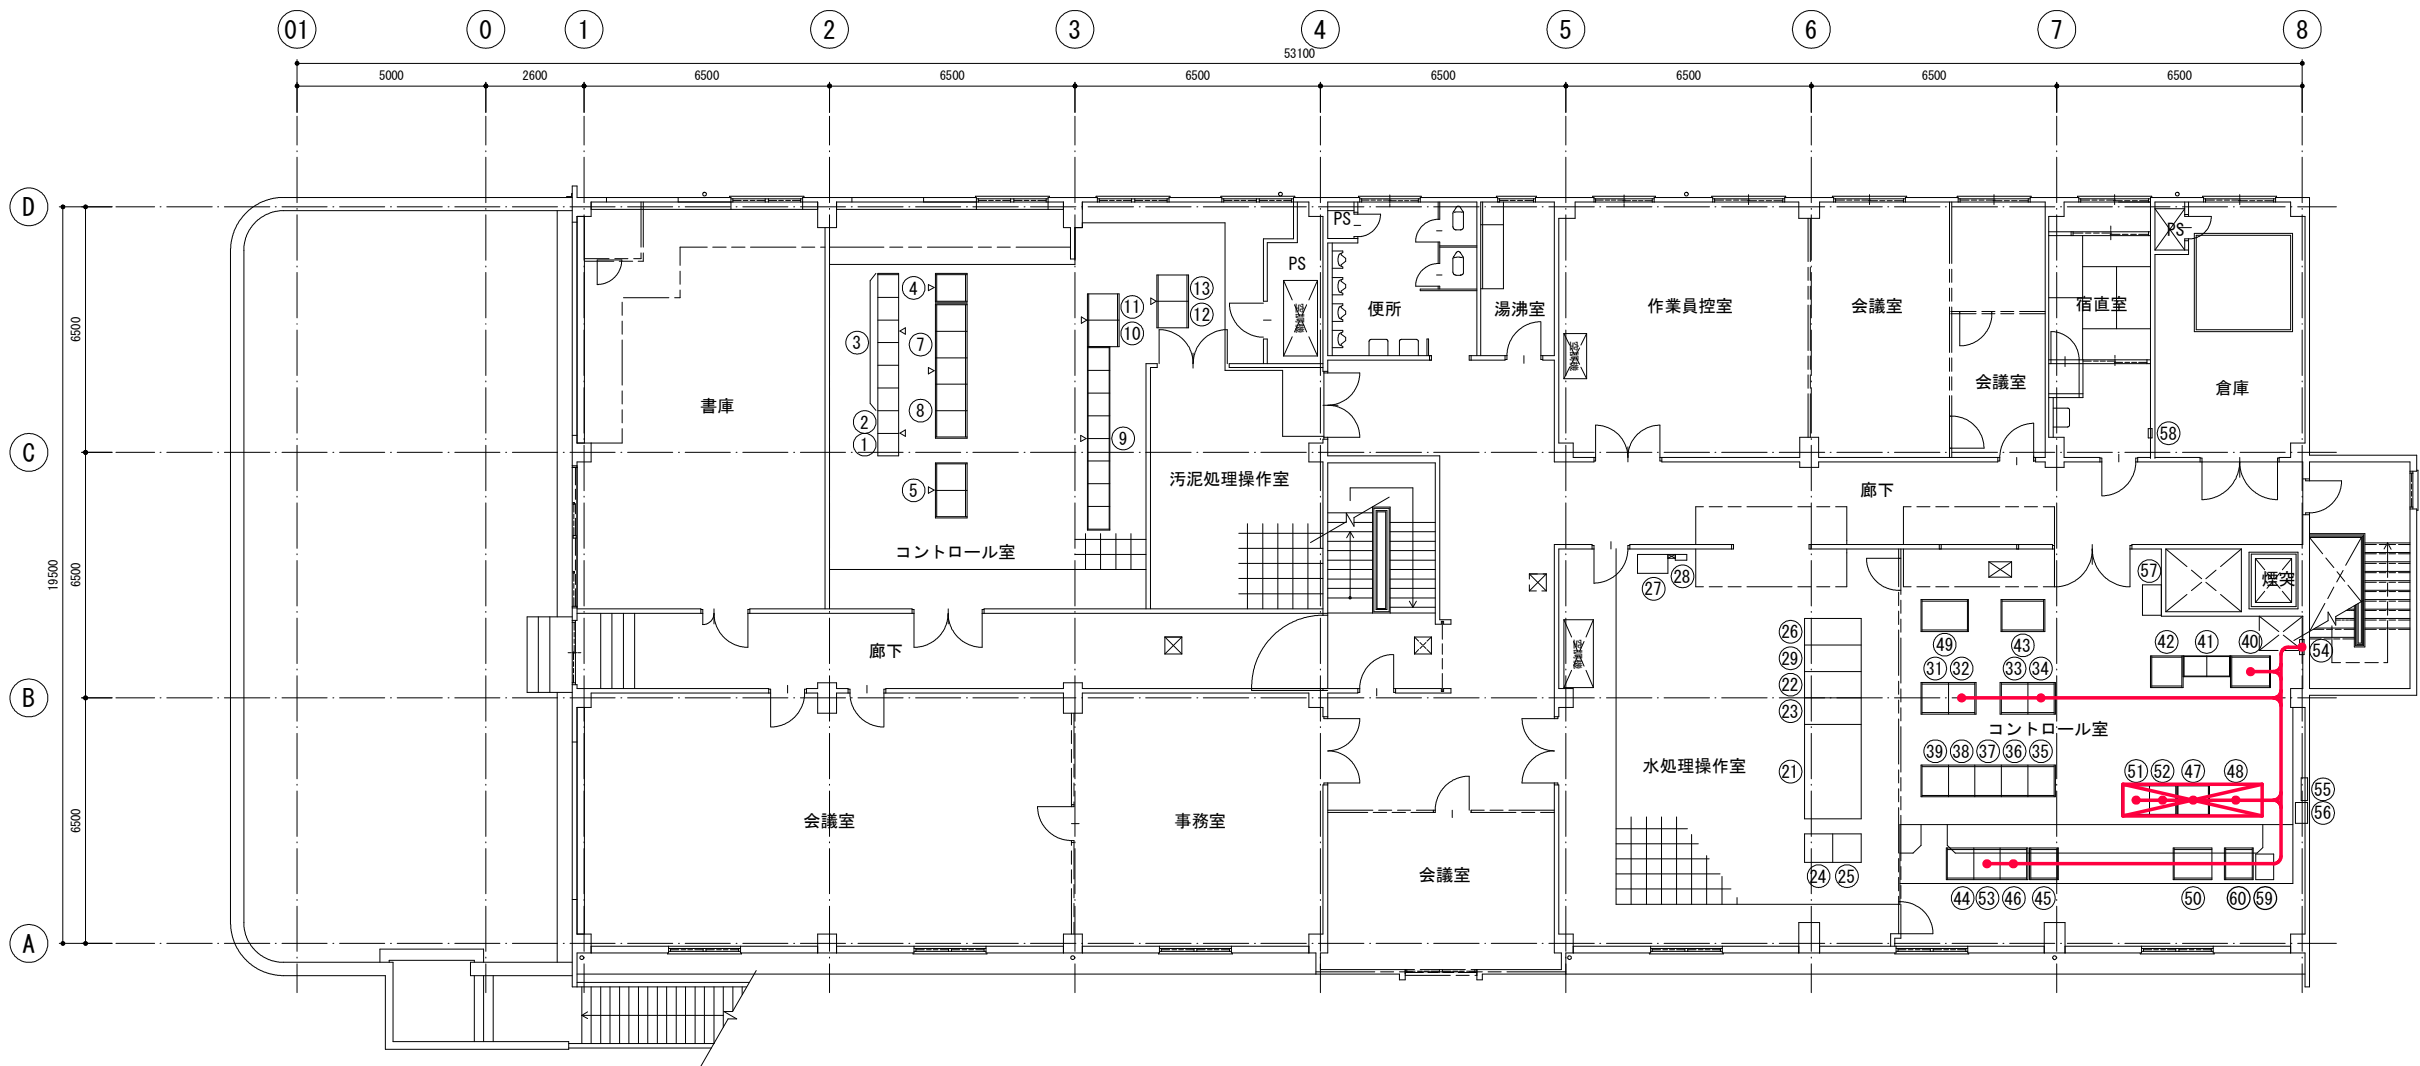

逗子市浄水管理センター 管理棟3階平面図 S=1:100

機器名称表【コントロール室】

番号	記号	名称	備考
①	AC08	No. 3 凝集剤供給ポンプVVVF	既設
②	AC07	No. 3 汚泥供給ポンプVVVF	〃
③	AC01/06	濃縮・脱臭コントロールセンタ	〃
④	AL-60	脱水設備電源分岐盤	〃
⑤	UK01/02	No. 4, 5 脱水機設備補助継電器盤1/2	〃
⑦	USC01/03	No. 4/5脱水機シーケンスコントローラ1/3盤	既設
⑧	UM01/02	No. 4/5脱水機計装盤	〃
⑨	UC01/06	No. 4, 5 脱水機設備コントロールセンタ盤	〃
⑩	AM11	No. 1/3 脱水機設備計装盤	〃
⑪	ASC03	No. 1/3 脱水機設備シーケンスコントローラ盤	〃
⑫	ASC01	No. 1/3 脱水機設備コントローラ1	〃
⑬	ASC02	No. 1/3 脱水機設備コントローラ2	〃

機器名称表【水処理操作室】

番号	記号	名称	備考
⑪	CB03	ミニグラ操作卓	既設
⑫	CB01	CRT監視制御装置1	〃
⑬	CB02	CRT監視制御装置2	〃
⑭	LP	ロギングプリンタ	〃
⑮	MP	メッセージプリンタ	〃
⑯	CS004	ITV監視操作卓	〃
⑰		AIRPRIF CL700	〃
⑱		気象観測装置用中継端子箱	〃
⑲	CB05	CRT監視制御装置3	〃


機器名称表【コントロール室】

番号	記号	名称	備考
①	CSC01	ミニグラコントローラ盤	既設
②	BSC01	受変電設備コントローラ盤	〃
③	LSC01	1・2系沈砂池・ポンプ設備コントローラ盤	〃
④	ESC01	3系沈砂池・ポンプ設備コントローラ盤	〃
⑤	FSC01	3系水処理設備コントローラ盤	〃
⑥	KSC01	1・2系濃縮設備コントローラ盤	〃
⑦	CSC02	伝送装置盤	〃
⑧	CM01	計装盤	〃
⑨	CB04	ITV制御盤	〃
⑩	CD01	監視用制御電源分岐盤	〃
⑪	XC01/02	管理棟付帯設備コントロールセンタ	〃
⑫	XA03	冷暖房制御盤	〃
⑬	CK01	流入ゲート・汚水ポンプバックアップ	〃
⑭	MSC01	1・2系水処理コントローラ盤	〃
⑮	KSC02	3系濃縮コントローラ盤	〃
⑯	CM02	3系計装盤	〃
⑰	MT0	小坪中継ポンプ場遠方監視盤	撤去
⑱	MPK	マンホールポンプ場遠方監視盤	〃
⑲	CWE01	気象観測計器盤	既設
⑳	CL11	制御電源分岐盤	〃
㉑	CV01	新宿中継ポンプ場遠方監視盤	撤去
㉒	CM23	プロセスコントローラ(新宿)盤	〃
㉓	BSC02	新宿滞水池プロセスコントローラ盤	既設
㉔	MDF	マンホールポンプ場用TC中継端子箱	〃
㉕		マルチコードレスシステム装置端子箱	〃
㉖		電話交換器	〃
㉗		AIRPRIF CL700	〃
㉘		火報盤	〃
㉙	UPS	UPS 12kVA	〃
㉚	UPS01	UPS電源分岐盤	〃

注記)

1.  部は撤去を示す。


工事名	ハイランド吐室及び遠方監視制御装置改築工事		
工事箇所	逗子市桜山9丁目2448-4		
図面名	逗子市浄水管理センター 管理棟3階平面図(撤去)		
縮尺	S=1:100 (A1)	図面番号	E - 24
逗子市環境都市部下水道課			

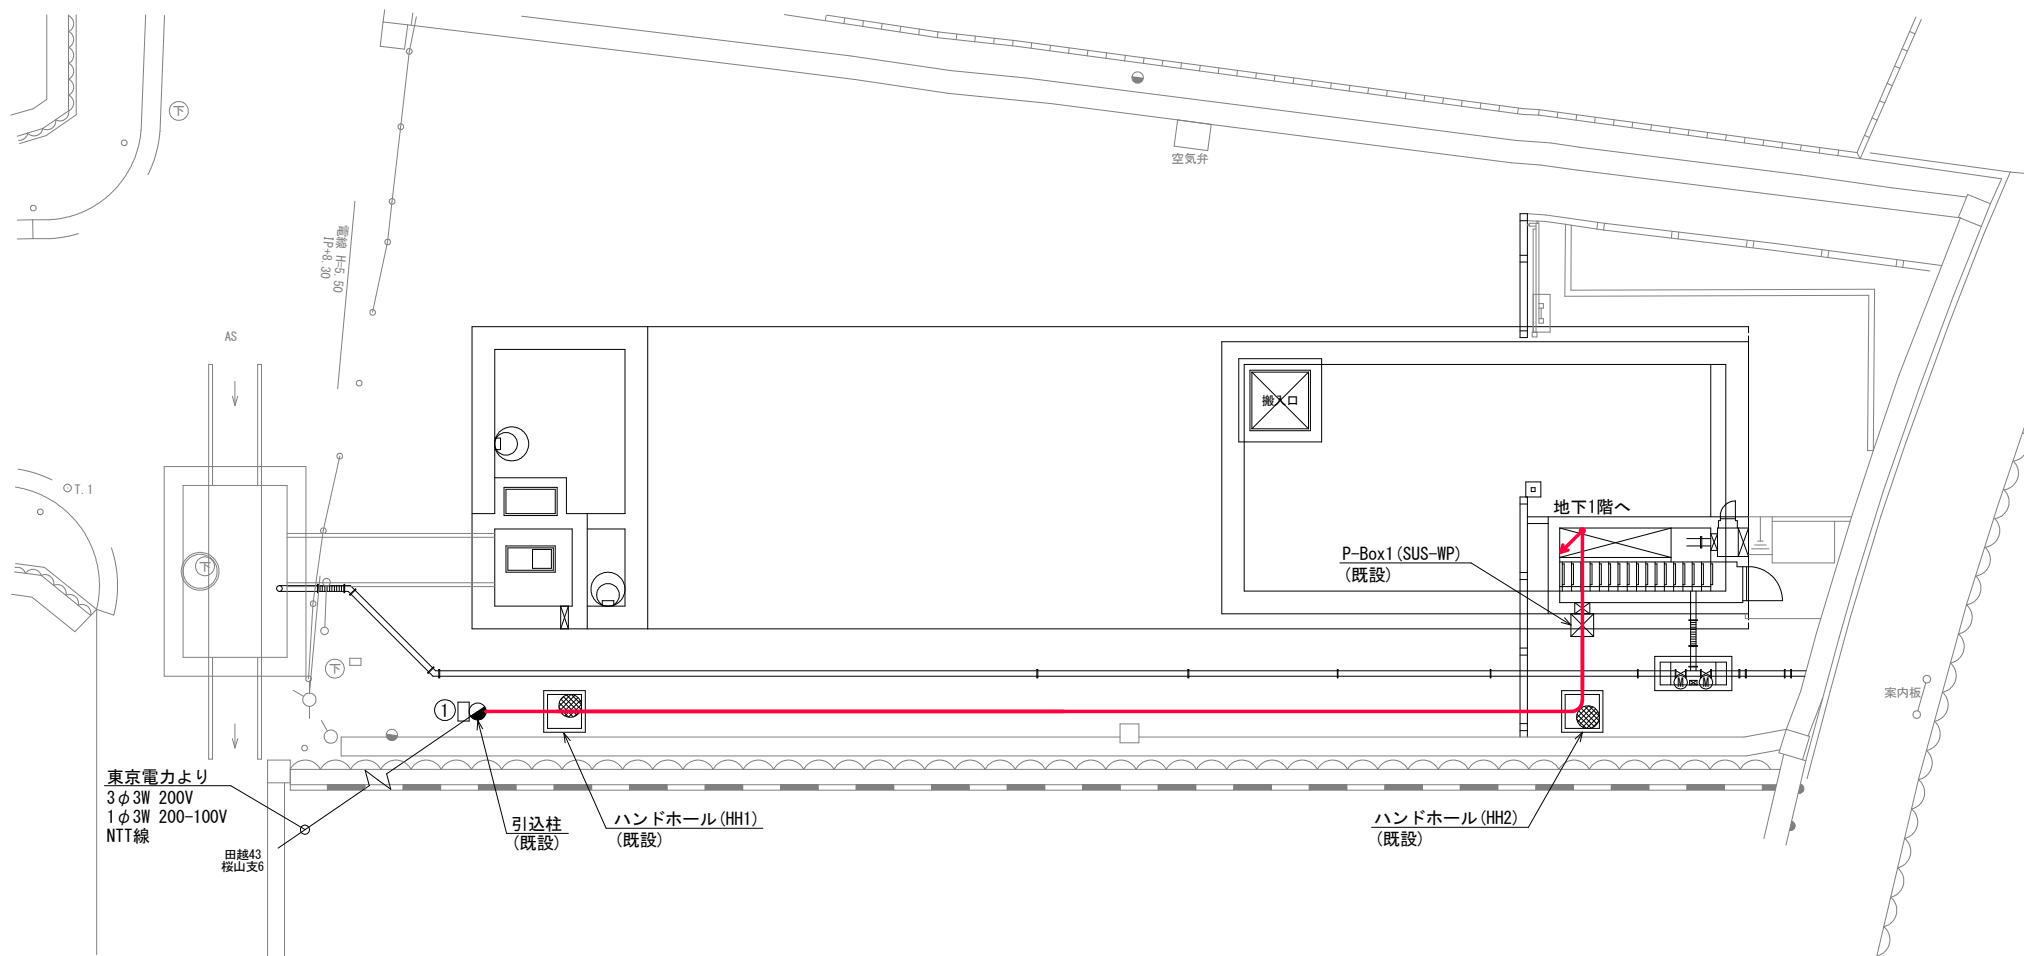

新宿滞水池1階平面図 S=1:100

機器名称表

番号	記号	名称	備考
①	L1	引込開閉器盤	既設
②	L2	電源分岐盤	〃
③	LCB01	動力制御盤	〃

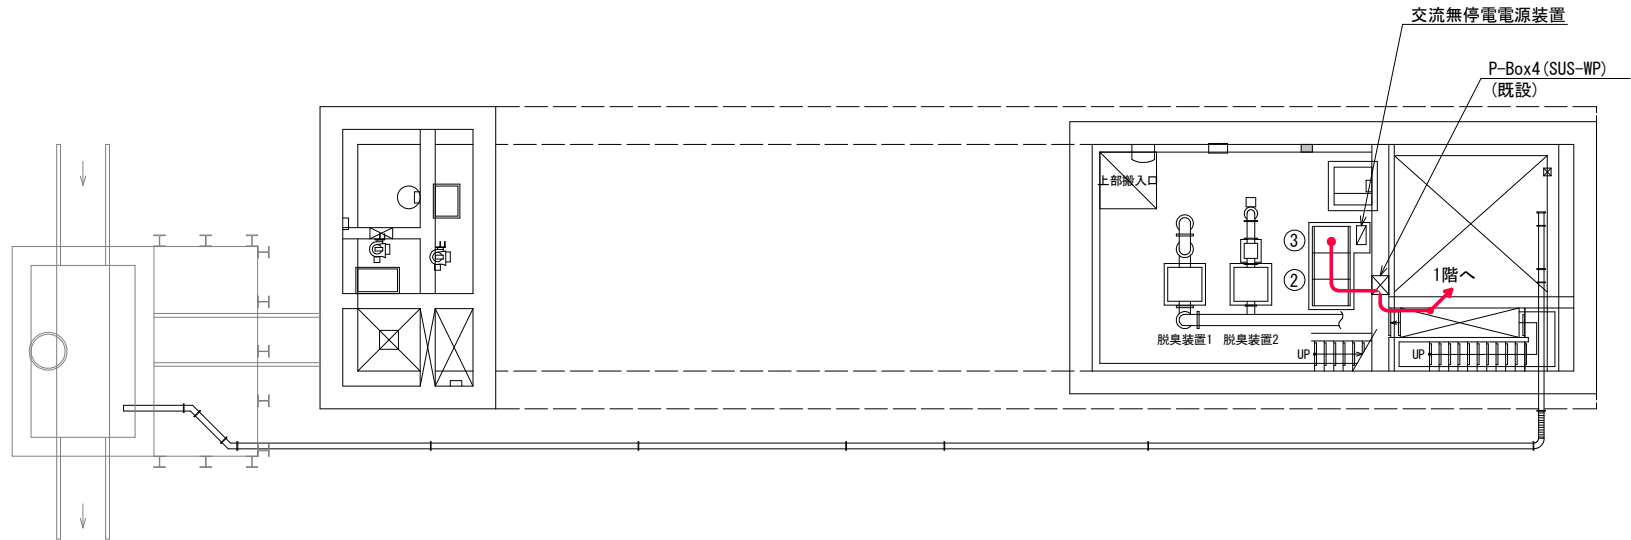


新宿滞水池地下1階平面図 S=1:100

注記)


1.  部は撤去を示す。

工事名	ハイランド吐室及び遠方監視制御装置改築工事		
工事箇所	逗子市新宿1丁目地内		
図面名	新宿滞水池 地下1階, 1階平面図(撤去)		
縮尺	S=1:100 (A1)	図面番号	E - 25
逗子市環境都市部下水道課			

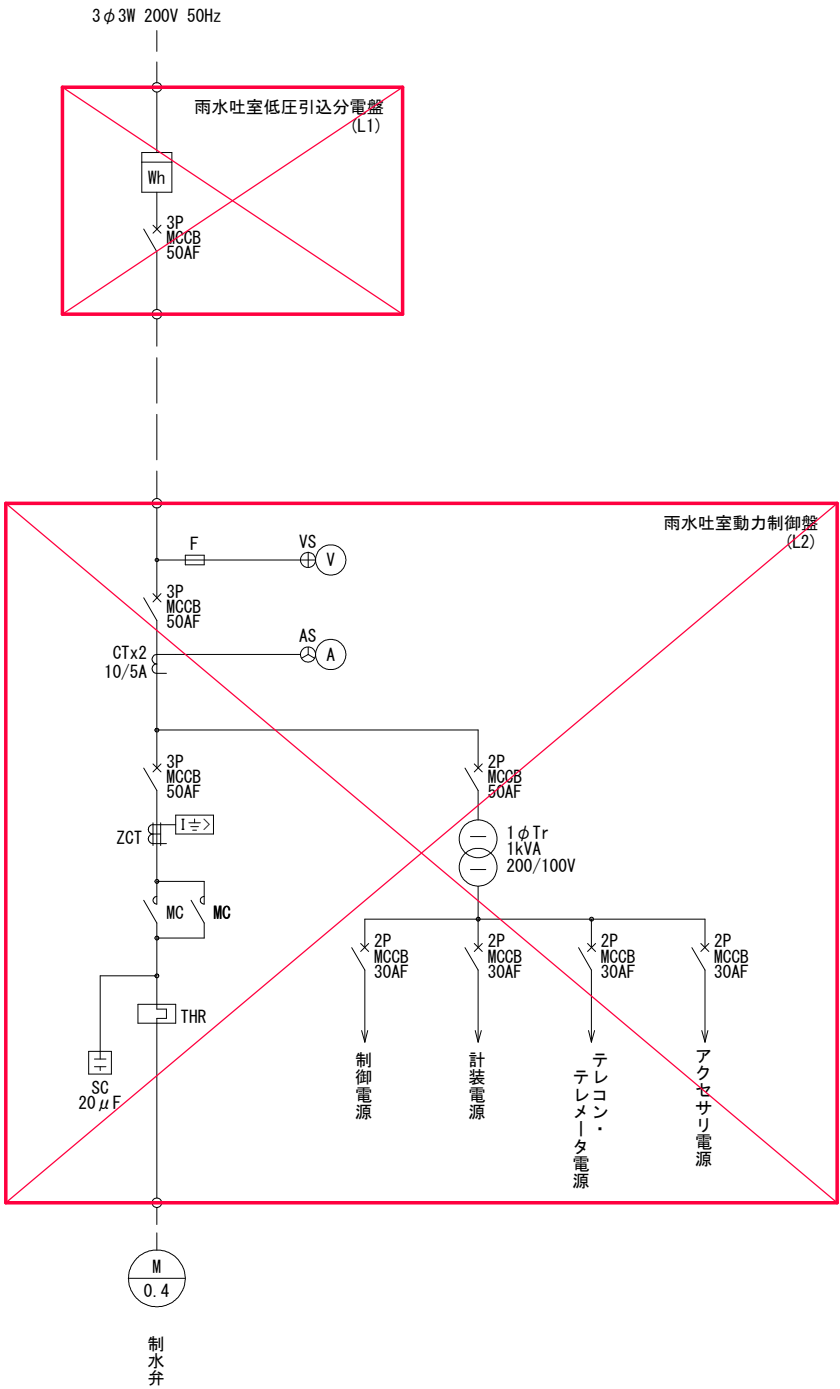


注記) 1.  部は撤去を示す。


工 事 名	ハイランド吐室及び遠方監視制御装置改築工事		
工事箇所	逗子市久木 8 丁目地内		
図 面 名	ハイランド吐室単線結線図（撤去）		
縮 尺	NONE	図面番号	E - 26
逗 子 市 環 境 都 市 部 下 水 道 課			

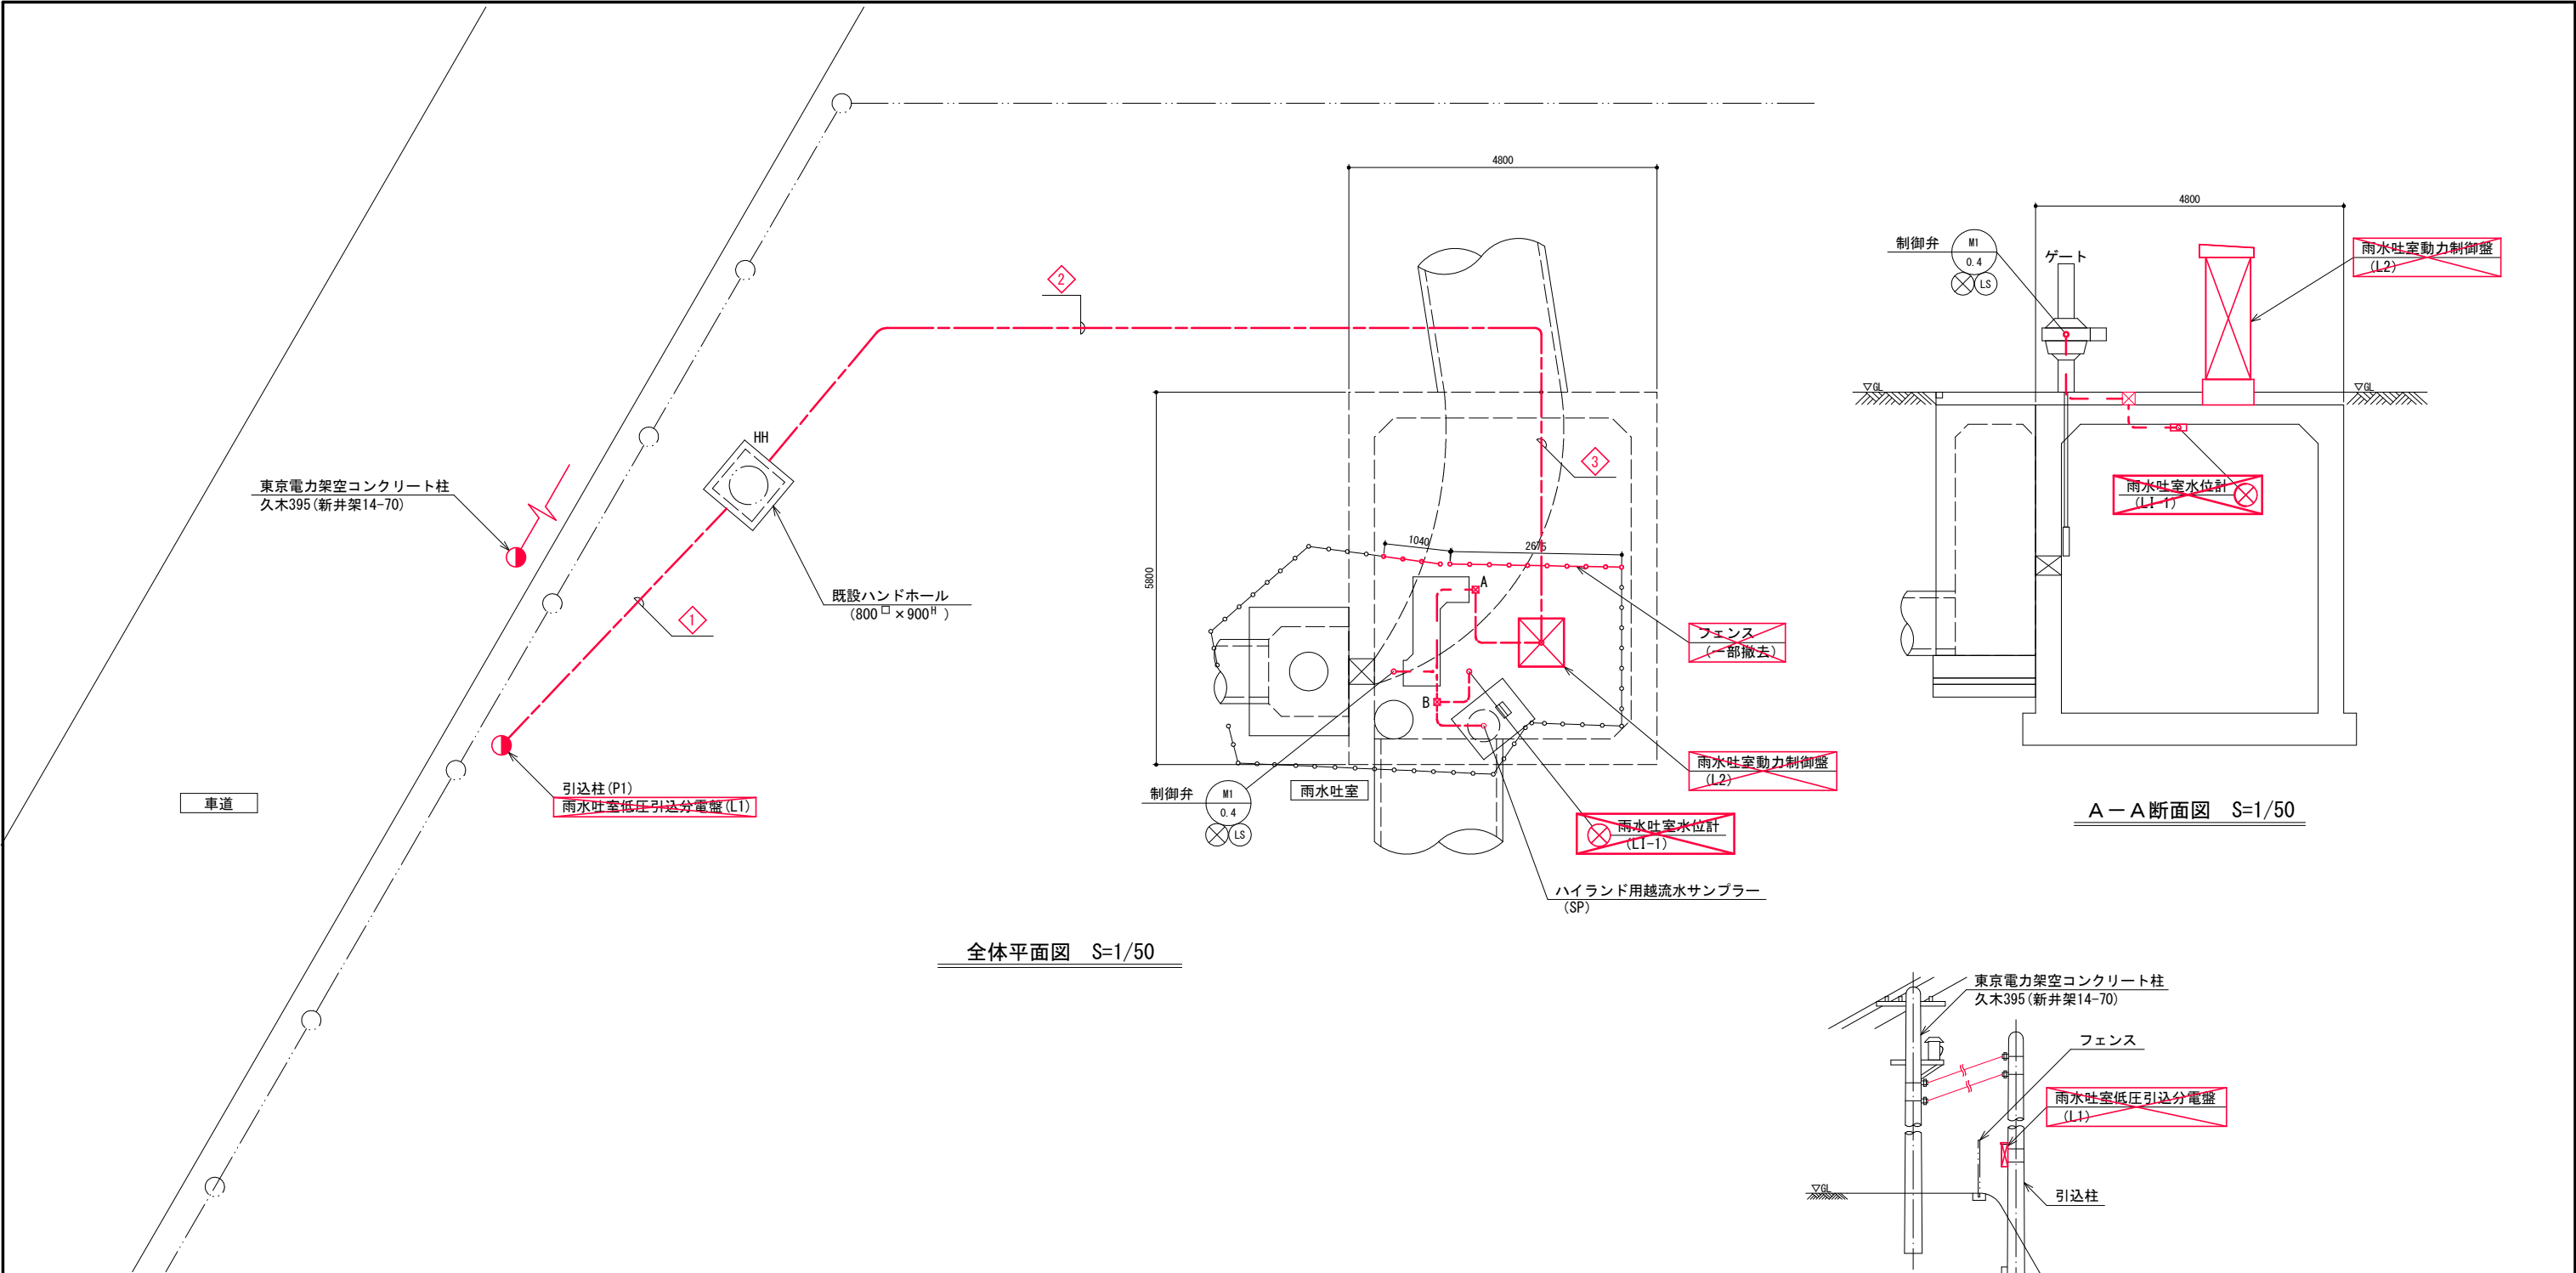

全体平面図 S=1/50

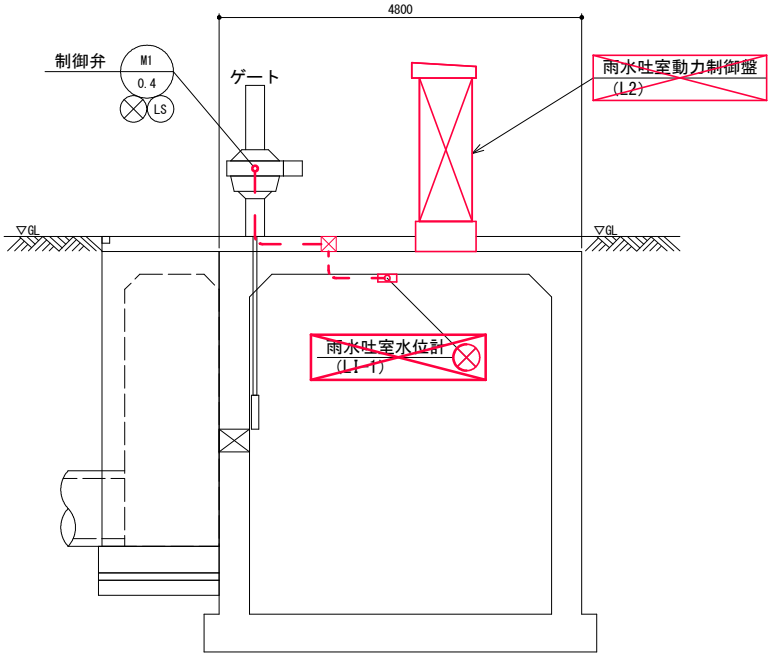

A-A断面図 S=1/50

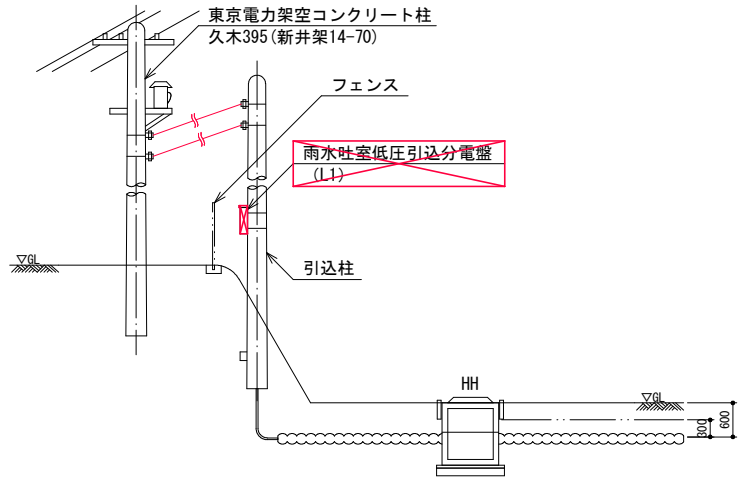

所内引込柱状況図 S=NONE


地中埋設管リスト

番号	形状	用途	埋設深さ	備考
①	FEP φ 30×1	低圧	GL-600	撤去
	FEP φ 30×1	通信用		
②	FEP φ 50×1	低圧	GL-600	撤去
	FEP φ 50×1	通信用		
③	FEP φ 50×1	低圧	GL-200	撤去
	FEP φ 50×1	通信用		

注記)

- ①は撤去工事を示す。
- 特記なきブルボックスは下記による。
図A P.BOX 300□×200 (SUS, WP)
図B P.BOX 200□×100 (SUS, WP)
- 特記なき配線は下記を示す。
—— ビット・ダクト配線
—— ラック配線
—— 露出配管
—— 埋込配管
—— 地中埋設配管

工事名	ハイランド吐室及び遠方監視制御装置改築工事		
工事箇所	逗子市久木8丁目地内		
図面名	ハイランド吐室全体平面図 (撤去)		
縮尺	1/50	図面番号	E-27
逗子市環境都市部下水道課			

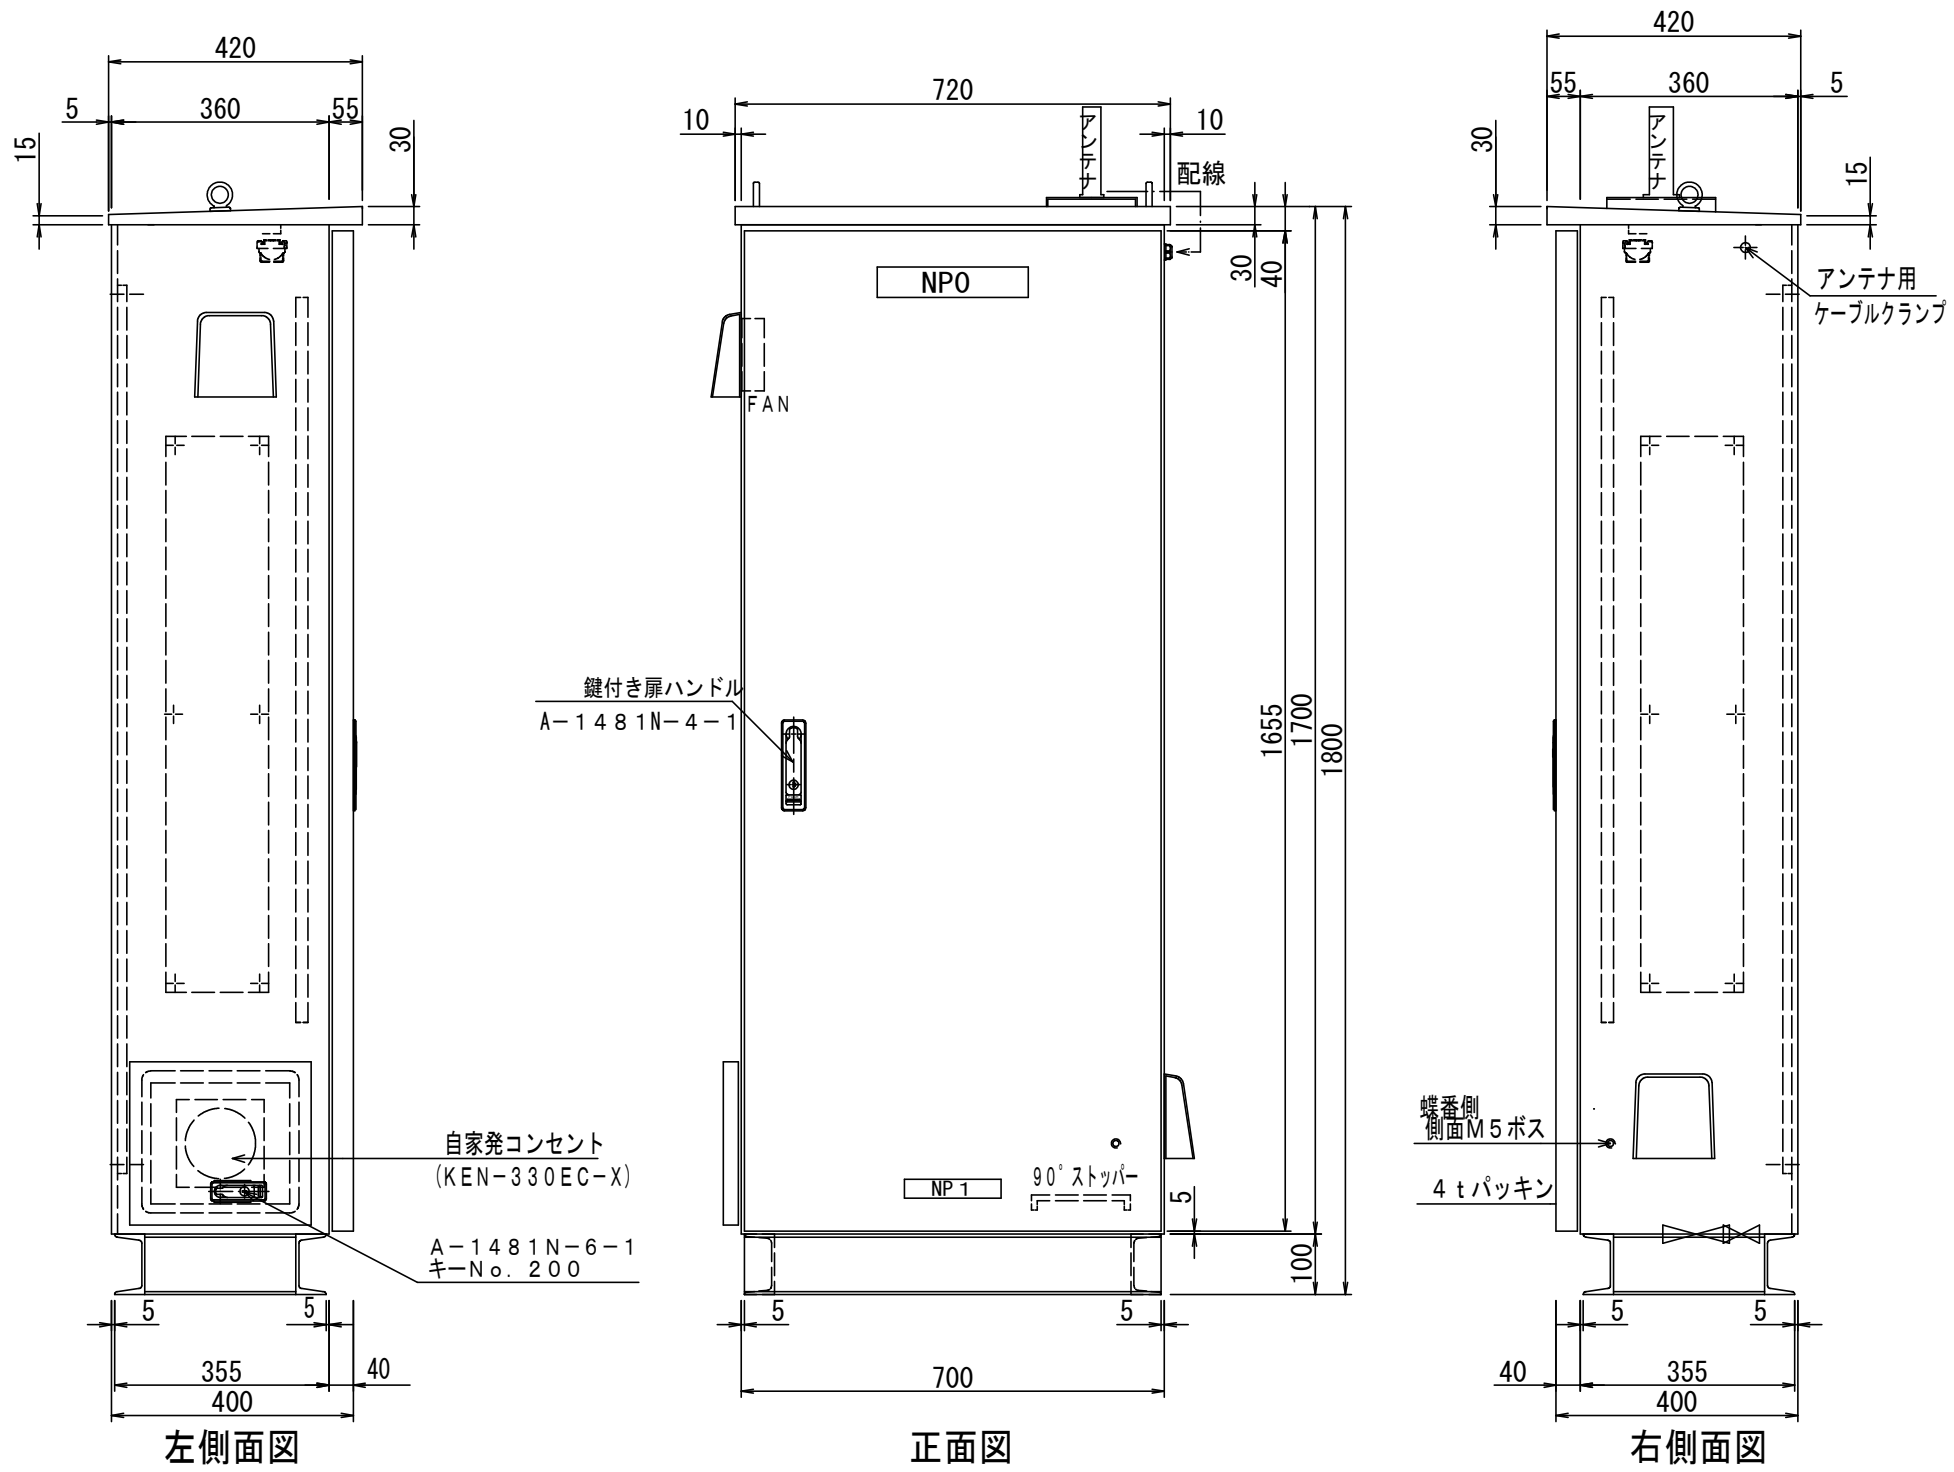

塗装色 : 5 Y 7 / 1 全艶

盤体仕様		材質	SUS304
箱体	2.0t	ET (接地端子)	3-M8 (5.5sq)
扉	2.0t	吊りボルト	M12溶接
フレーム	折り曲げ		
中板取付鋼材	FB38×6t		
中板	2.3t四角折曲20 (SPHC)	ベース	[100×50×5t]
保護板	—		

- 注 記)
1. 本図は全て今回工事を示す。
 2. 寸法及び盤面取付器具は参考とする。

工 事 名	ハイルンド吐室及び遠方監視制御装置改築工事		
工事箇所	逗子市小坪4丁目地内		
図 面 名	小坪第1マンホールポンプ場 制御盤外形図 (更新)		
縮 尺	NONE	図面番号	E - 28
逗 子 市 環 境 都 市 部 下 水 道 課			