
 
 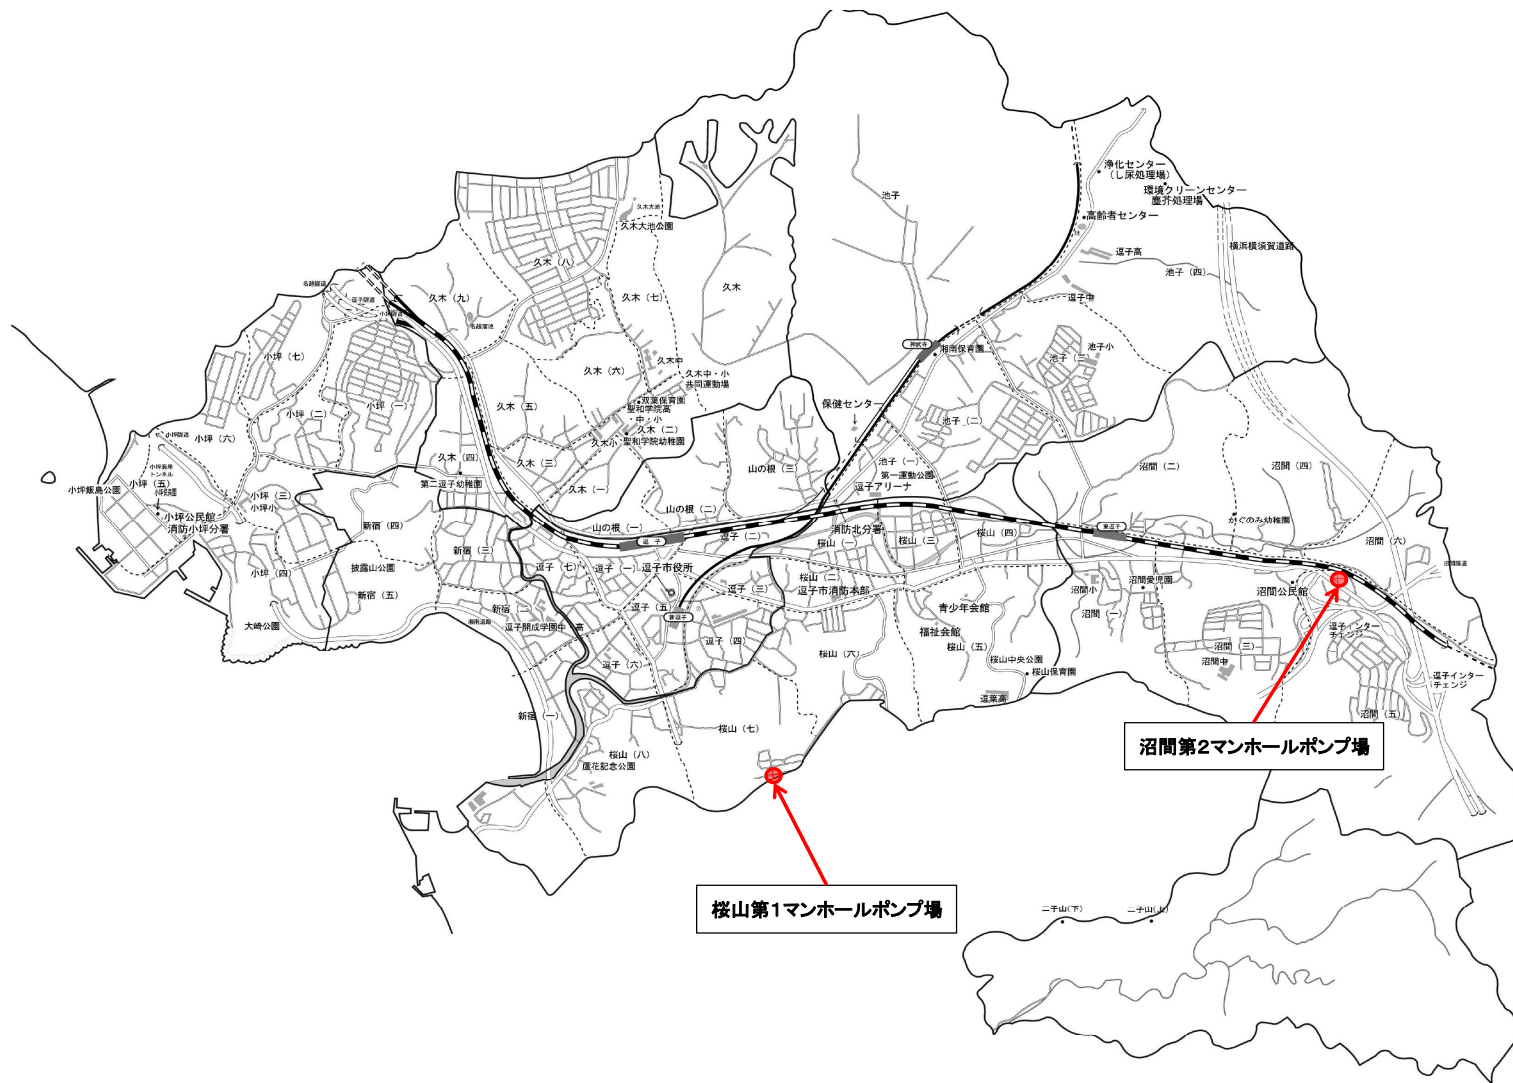




着色部は工事箇所



工事名	桜山第1マンホールポンプ場No.1ポンプ及び沼間第2マンホールポンプ場No.1ポンプ更新工事		
工事場所	逗子市桜山7丁目地内及び逗子市沼間5丁目地内		
図面名	位置図		
縮尺	-	図面番号	1
逗子市 環境都市部 下水道課			



①吐出管、電機管、流入管の角度は、平面図により、
レベル関係は断面図により。



15	ノース煙管	SUS 304	2式				
14	ホルー弁	SUS 304	2式				
13	特殊入り鉄底	大島鉄工	1式	MJS-102			
12	水中固定ベース	SUS 304	1式	H 150×150			
11	バックシ	機油ゴム	1式	E・S			
10	可視鏡	GMA/機械	1式				
9	ホルダ-取付金具	SUS 304	1式				
8	水栓計		2式	70-ト 4.7			
7	副 針	SUS 304	2式				
6	吊り上げチェーン	SUS 304	1式				
5	ガイドパイプ*	SUS 304	2式				
4	遮止弁	FC/SUS	2式				
3	配管機	SUS 304	1式				
2	ユニホ-ル		1式				
1	水中ポンプ		1台	Φ 65 着脱式			
品名 PARTS	部 品 名 NAME OF PARTS	材 料 MATERIAL	個 数 NO REQ	備 考 REMARKS			

工事名	桜山第1マンホールポンプ場No.1ポンプ及び沼間第2マンホールポンプ場No.1ポンプ更新工事		
工事場所	逗子市桜山7丁目地内及び逗子市沼間5丁目地内		
図面名	桜山第1マンホールポンプ場ポンプ据付図		
縮尺	-	図面番号	2
逗子市 環境都市部 下水道課			

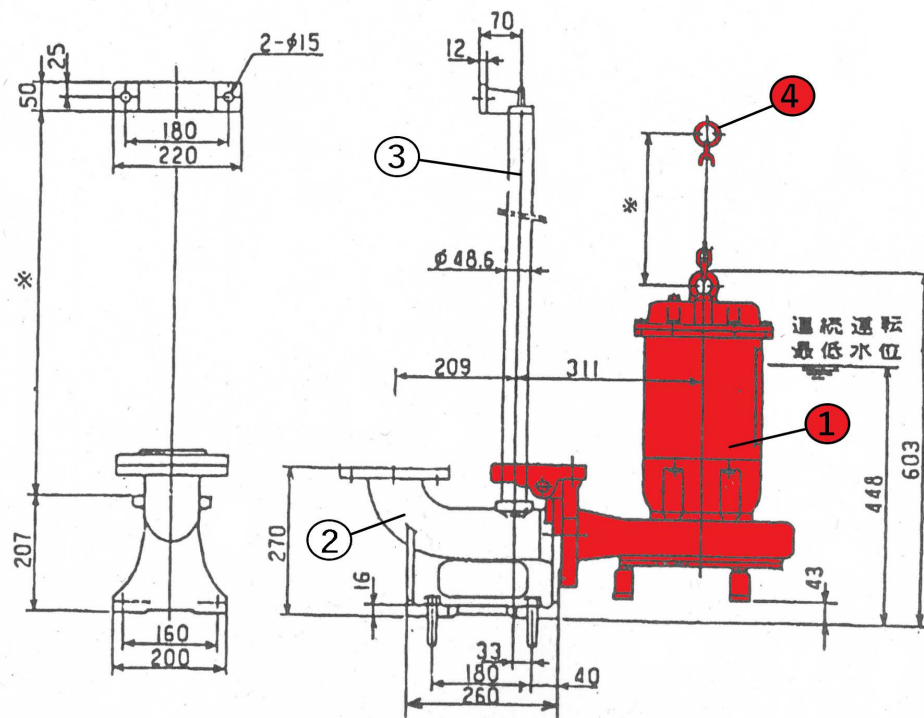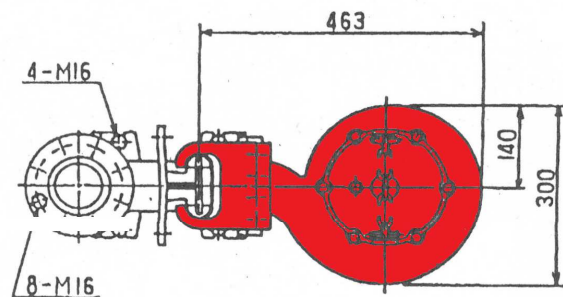


品番	名称	材質	数量	単位
1	ポンプ本体	FC	1	台
2	吐出曲管	FC250	-	-
3	ガイドパイプ	SUS304	-	-
4	吊り上げチェーン	SUS304	1	式

工事名	桜山第1マンホールポンプ場No.1ポンプ及び沼間第2マンホールポンプ場No.1ポンプ更新工事		
工事場所	逗子市桜山7丁目地内及び逗子市沼間5丁目地内		
図面名	桜山第1マンホールポンプ場既設水中ポンプ外形寸法図		
縮尺	-	図面番号	3
逗子市 環境都市部 下水道課			

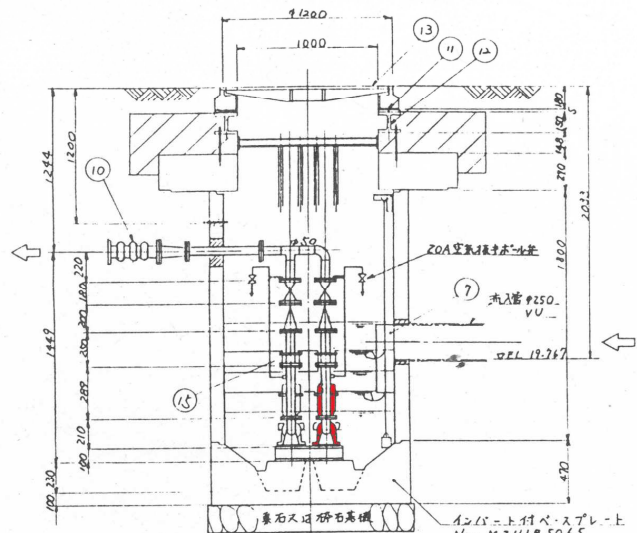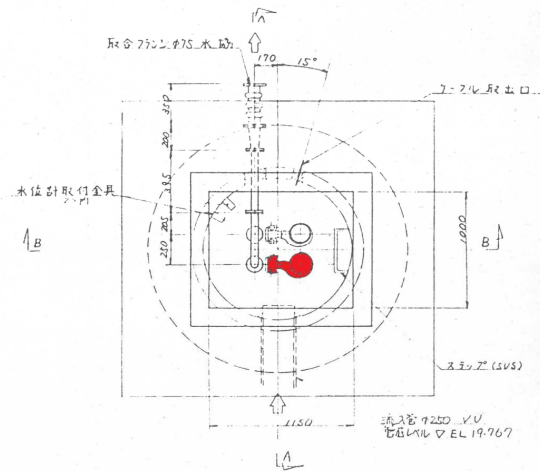

A-A断面

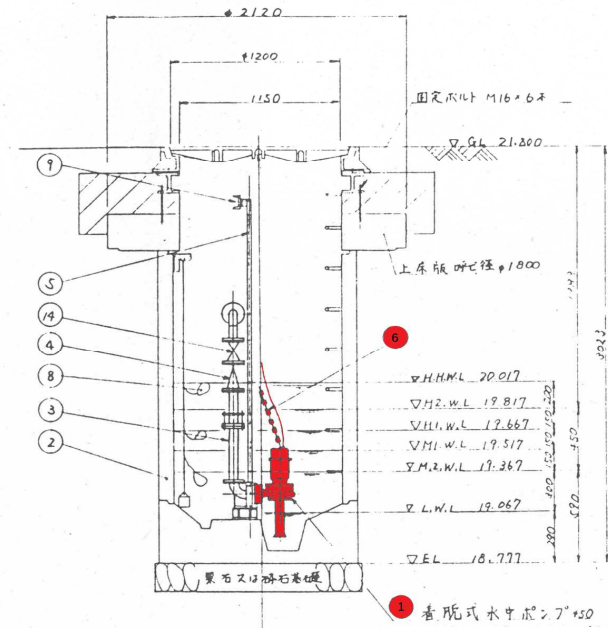


B-B断面

注記
1. 吐出管、電線管、流入管の角度は平面図に示す。
2. レベル関係は断面図に示す。

15	ルース短管	SUS304	2式	
14	ボルト	SUS304	2式	
13	特殊人孔鉄蓋	水島鉄工	1式	NTBS-102
12	77固定ベース	SUS304	1	M150×150
11	パンチン	8mm鋼板	1式	E・S
10	リフト管	JIS50506		
9	ホルダー取付金具			
8	水位計		2式	フロート57
7	割板		2式	
6	吊り上げチェーン	SUS304	1式	
5	ガイドパイプ	SUS304		
4	弁止弁	FC/SUS	2式	
3	配管材	SUS304	15	
2	ユニホル		1式	
1	水中ポンプ		1台	φ50 着脱式

工事名	桜山第1マンホールポンプ場No.1ポンプ及び沼間第2マンホールポンプ場No.1ポンプ更新工事		
工事場所	逗子市桜山7丁目地内及び逗子市沼間5丁目地内		
図面名	沼間第2マンホールポンプ場ポンプ据付図		
縮尺	-	図面番号	4
逗子市 環境都市部 下水道課			

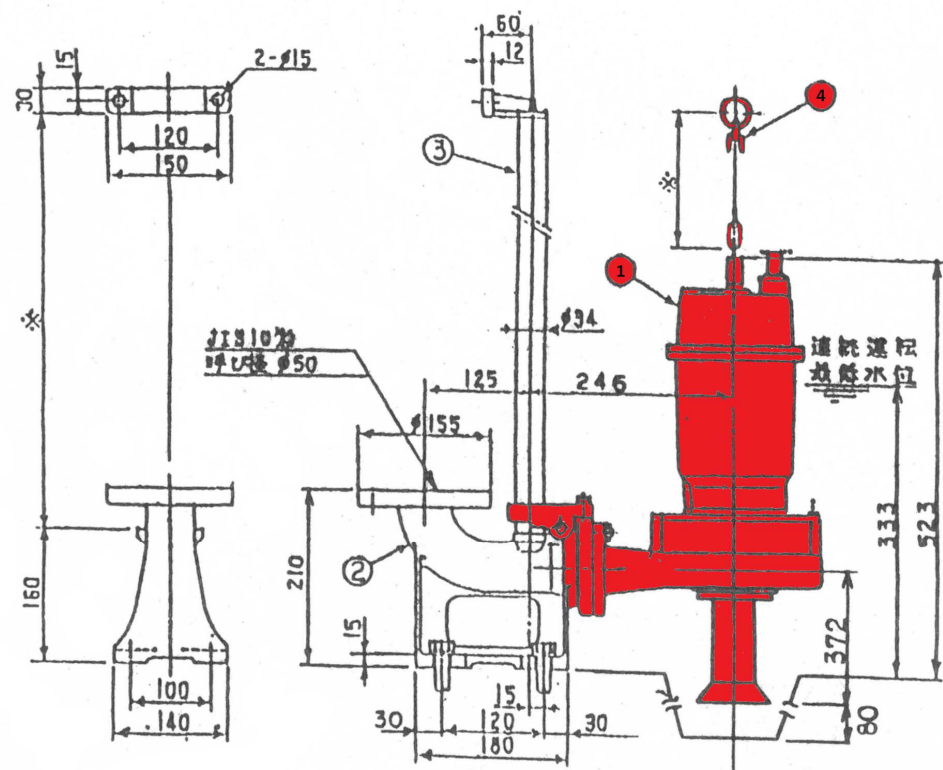

工事名	桜山第1マンホールポンプ場No.1ポンプ及び沼間第2マンホールポンプ場No.1ポンプ更新工事
工事場所	逗子市桜山7丁目地内及び逗子市沼間5丁目地内
図面名	沼間第2マンホールポンプ場既設水中ポンプ外形寸法図
縮尺	-
図面番号	5
逗子市 環境都市部 下水道課	