






工事名	市民交流センタープール空調システム更新工事		
工事場所	逗子市逗子4丁目2番11号 逗子文化プラザ市民交流センター		
図面名	案内図		
縮尺	－	図面番号	－

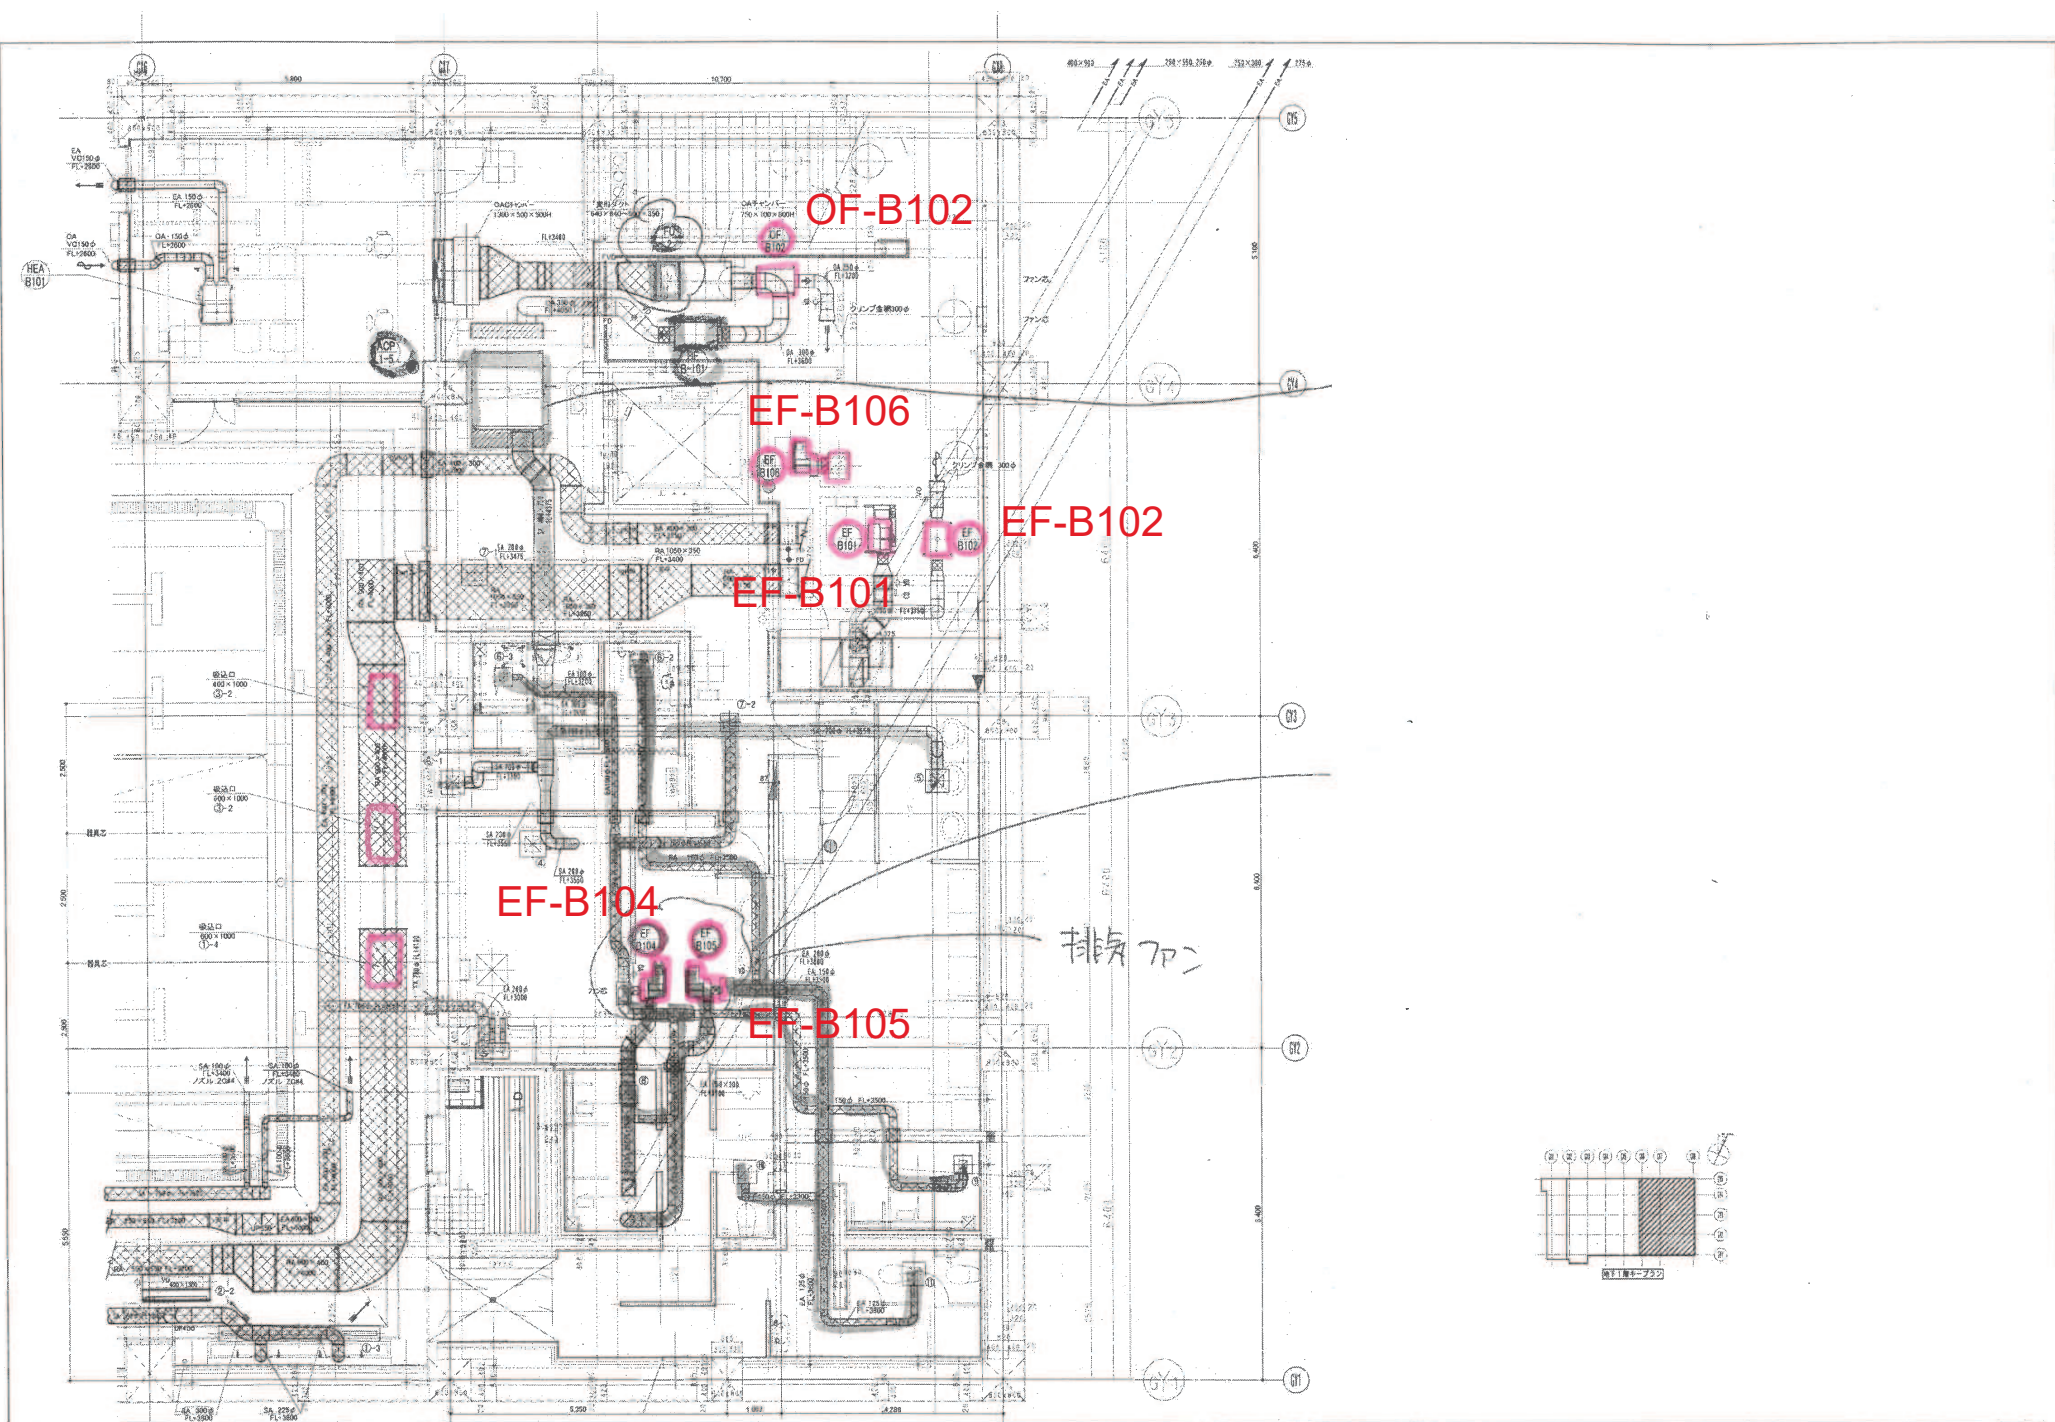

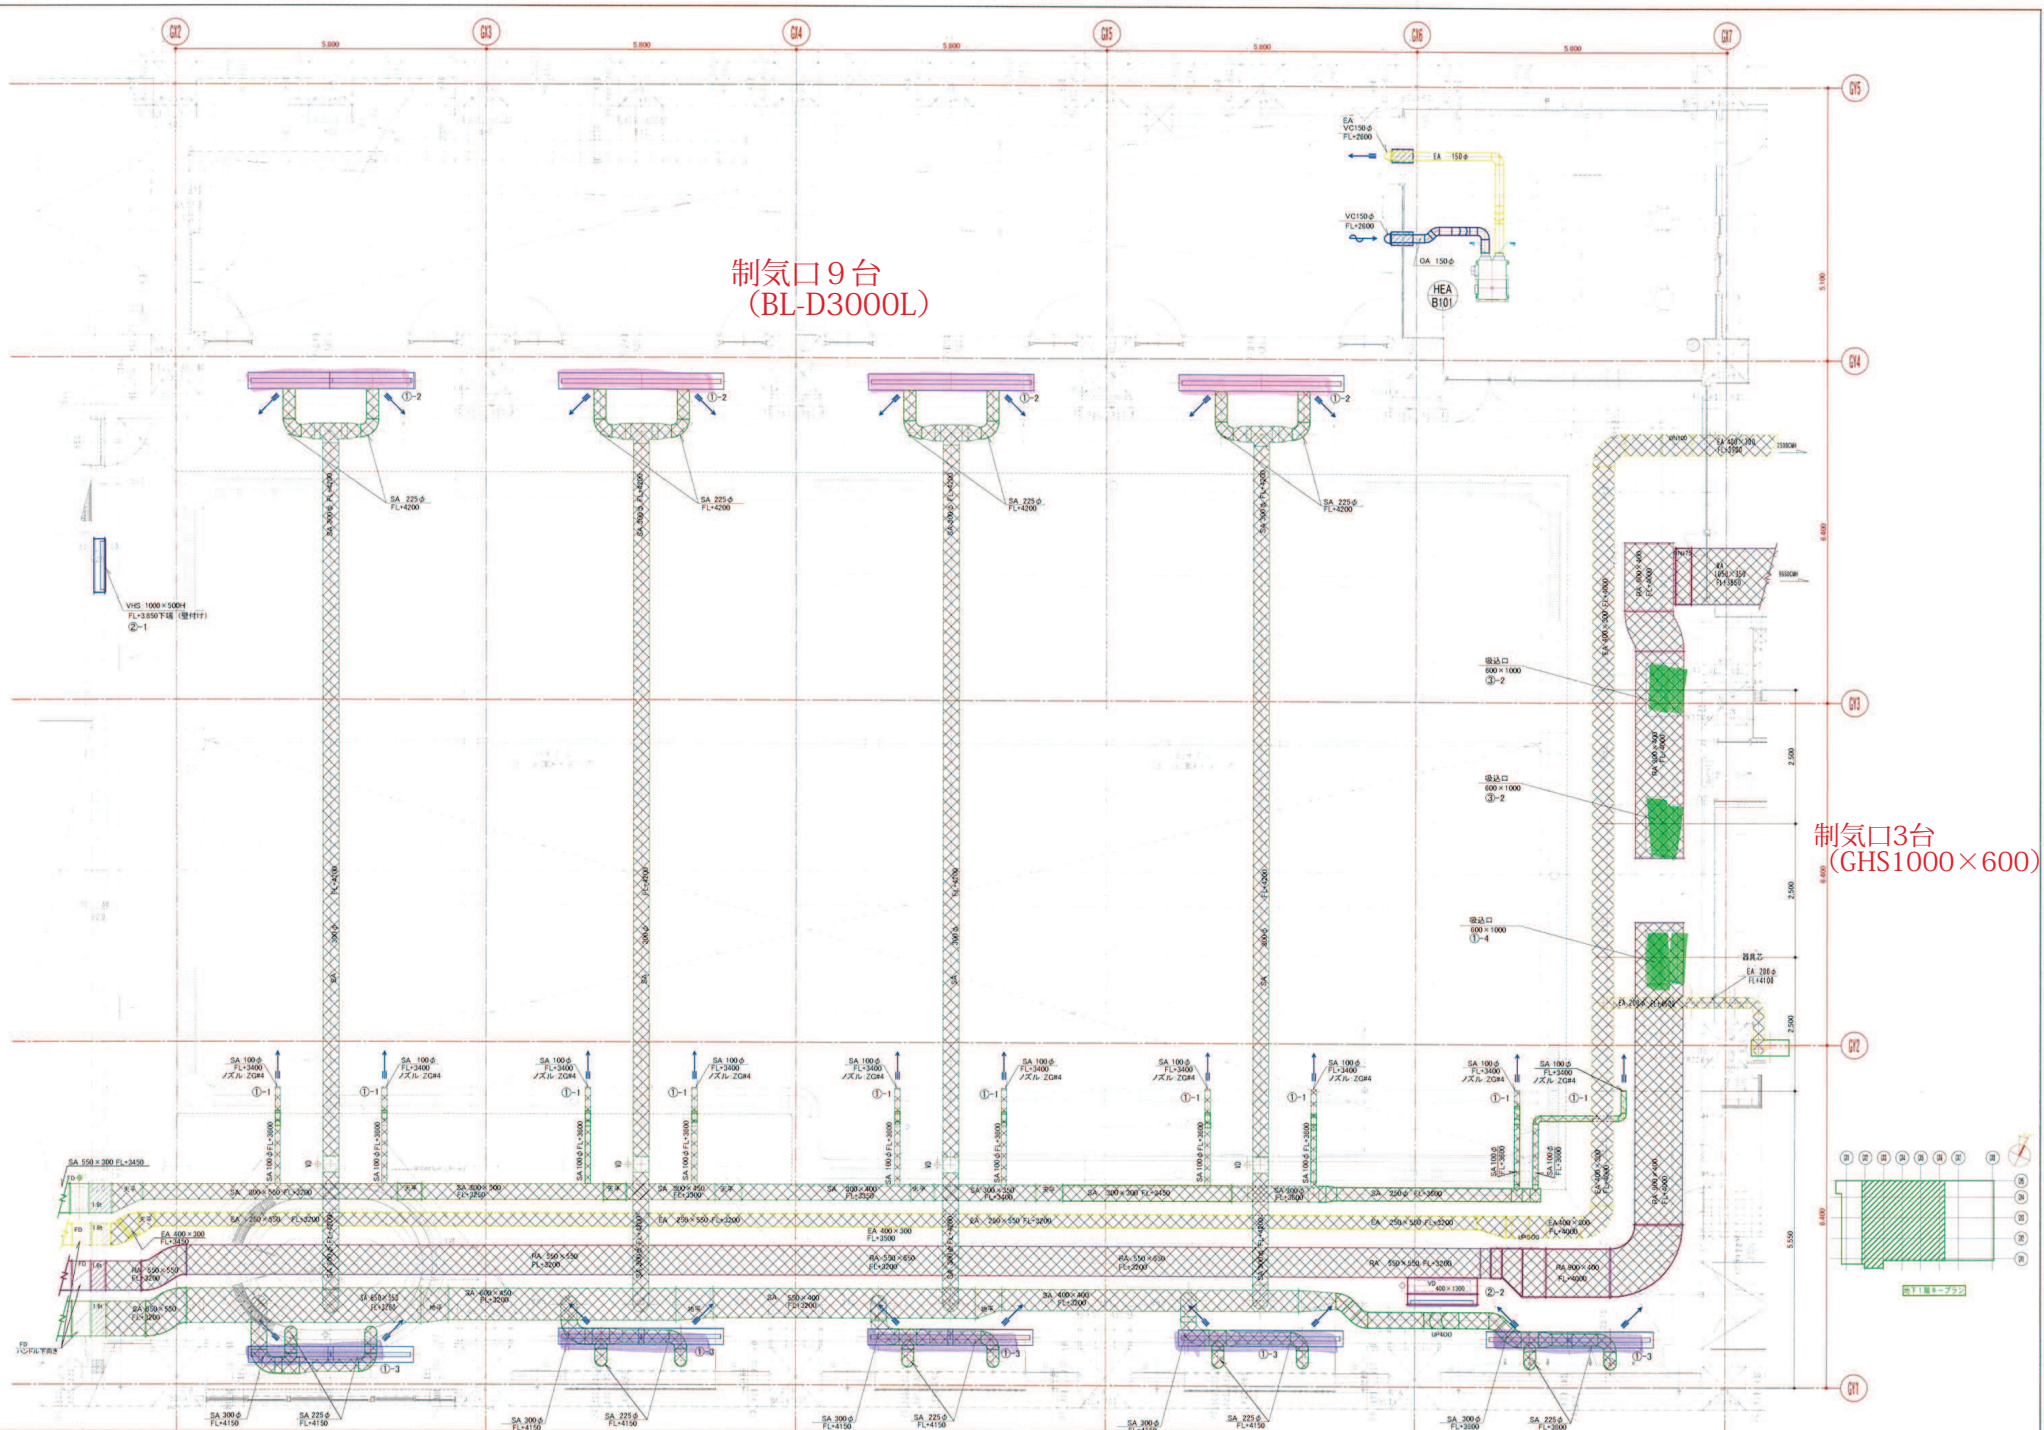


制気口9台
(BL-D3000L)

制気口3台
(GHS1000 x 600)

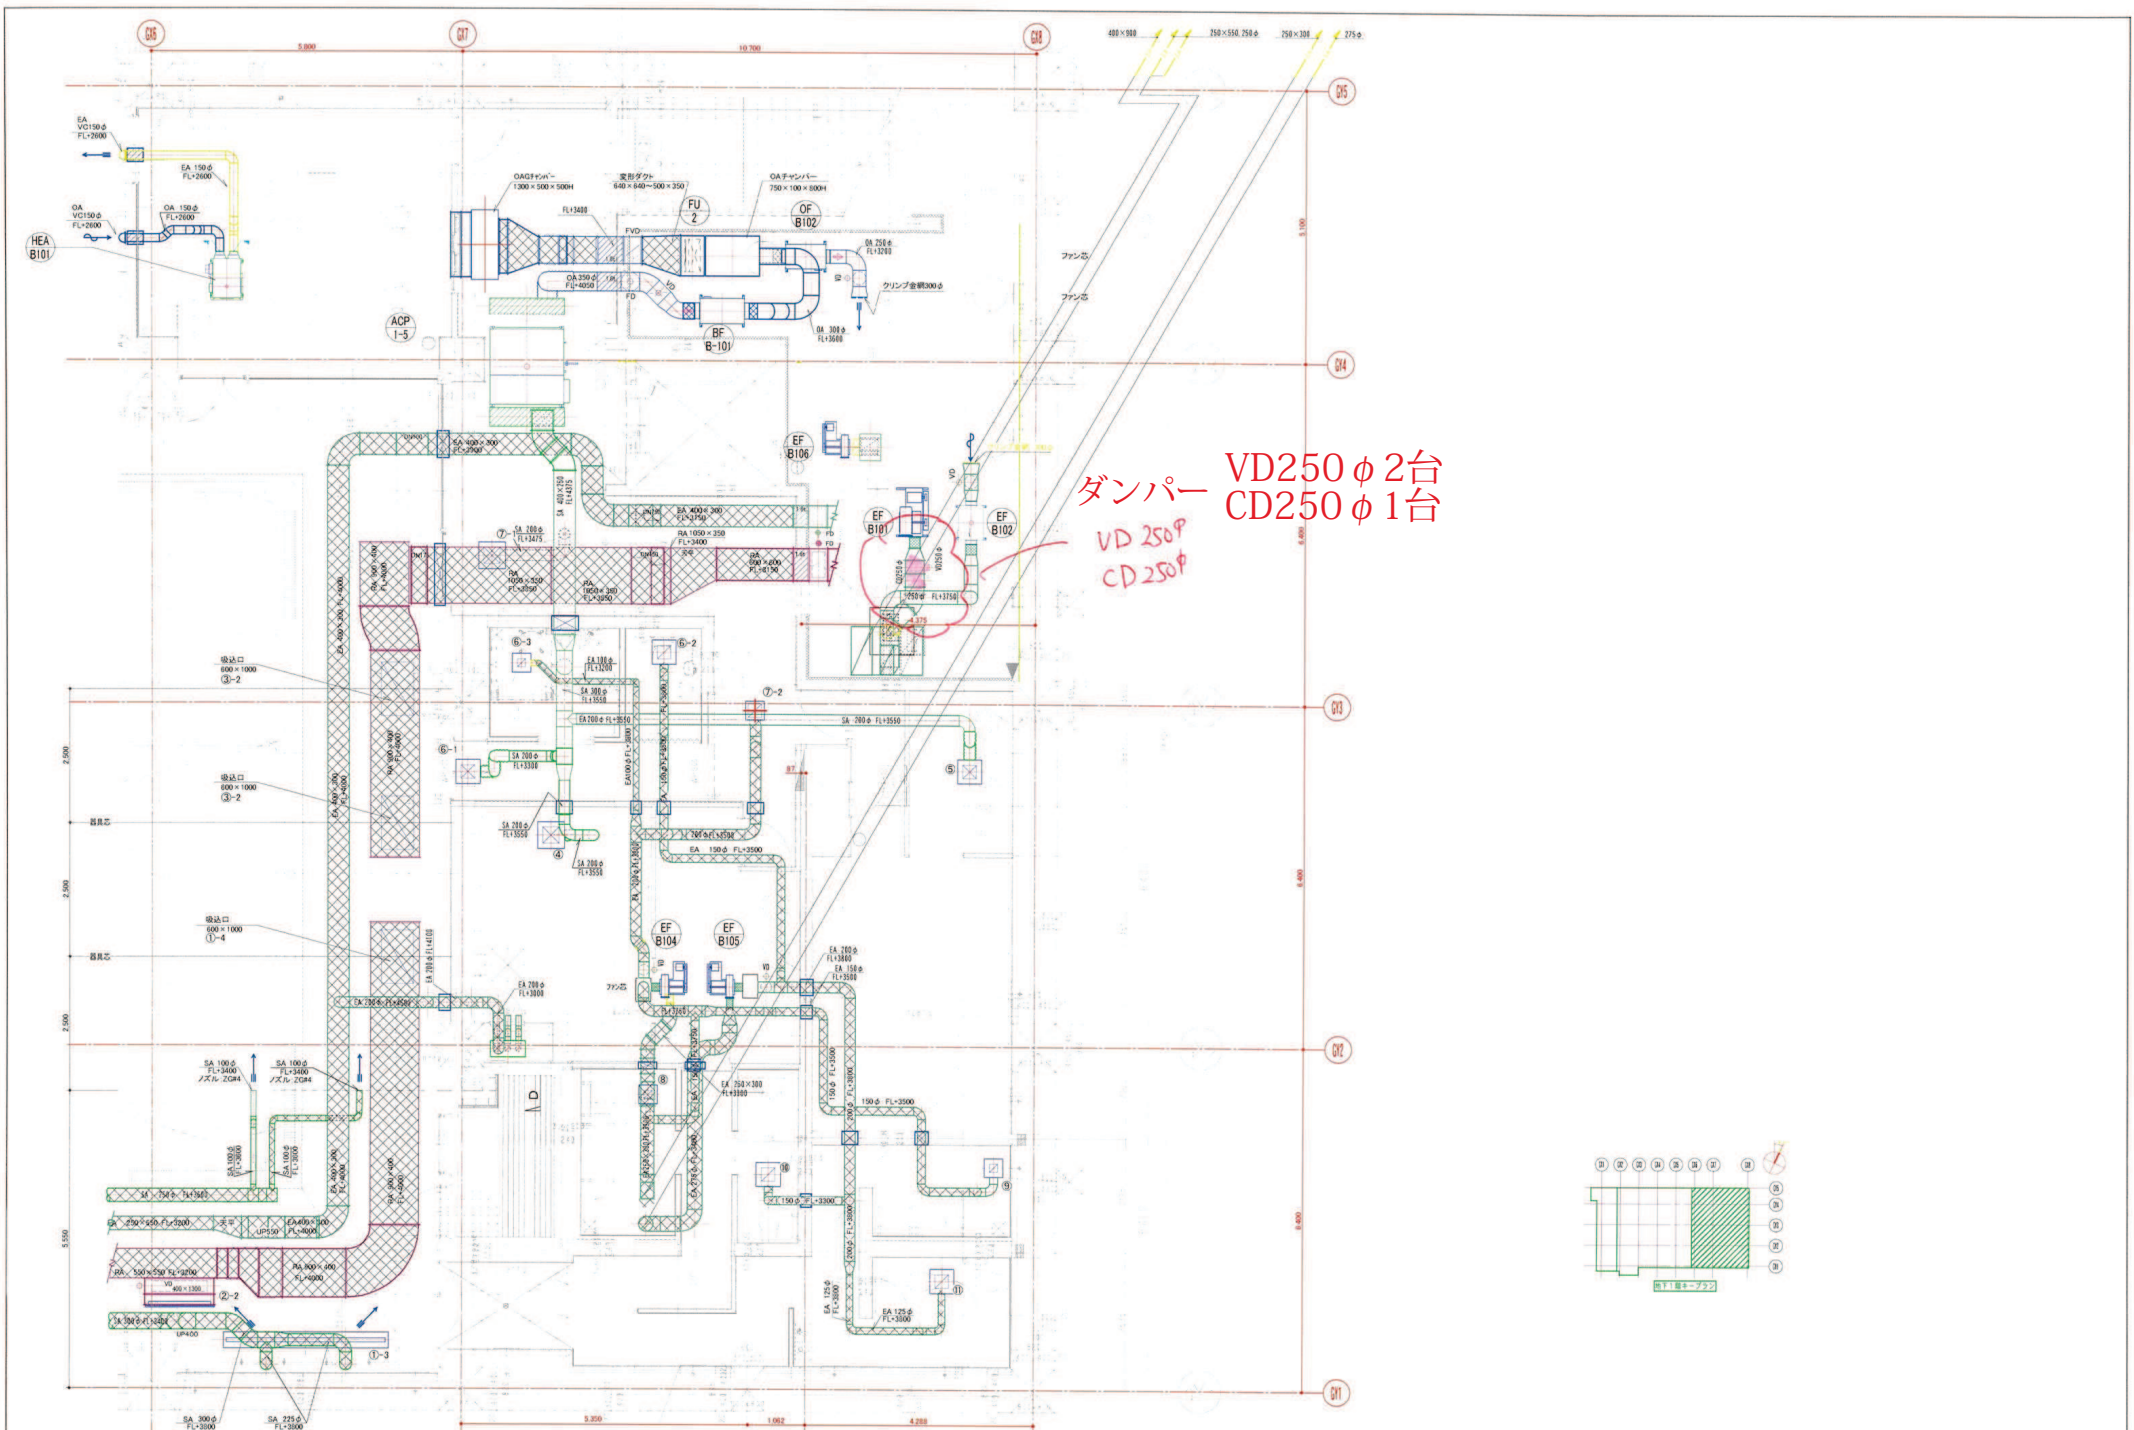

ダンパー VD250φ 2台
CD250φ 1台
VD 250φ
CD 250φ

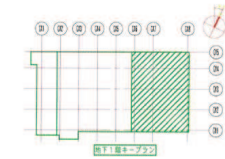

…対象機器

機器表

記号	名称	仕 様	電動機 (50Hz)			運 動	台数	設置場所	備 考
			相 (φ)	電圧 (V)	容量 (kW)				
OF-B101	送 風 機 (B1階 プール機械室系統)	型 式: 片吸込シロッコファン(天吊型) 仕 様: NO 2 × 2,500 CMH × 350pa 付 属 品: 防振吊金具	3	200	0.750	EF-B101	1	B1階 プール機械室	仕様: NM#2-1
OF-B102	送 風 機 (B1階 機械室系統)	型 式: ストレートシロッコファン(消音形) 仕 様: 250φ × 840 CMH × 360pa 付 属 品: 防振吊金具	3	200	0.46	EF-B102	1	B1階 機械室	三菱: BFS-180TUA
OF-B103	送 風 機 (B1階 プール室天井系統)	型 式: 片吸込シロッコファン(天吊型) 仕 様: NO 2 1/2 × 3,820 CMH × 380pa 付 属 品: 防振吊金具	3	200	1.50	AC-1 EF-B103	1	B1階 プール機械室	仕様: NM#2-1
EF-B101	排 風 機 (B1階 プール機械室系統)	型 式: 片吸込シロッコファン(天吊型、塩ビ塗装) 仕 様: NO 1 1/2 × 2,500 CMH × 210pa 付 属 品: 防振吊金具	3	200	1.50	OF-B101	1	B1階 機械室	仕様: MF#2 1/2-1
EF-B102	排 風 機 (B1階 機械室系統)	型 式: ストレートシロッコファン(消音形) 仕 様: 250φ × 840 CMH × 170pa 付 属 品: 防振吊金具	3	200	0.29	OF-B102	1	B1階 機械室	三菱: BFS-100TUA
EF-B103	排 風 機 (B1階 プール室天井系統)	型 式: 片吸込シロッコファン(床置型、塩ビ塗装) 仕 様: #3 × 9,660 CMH × 170pa 付 属 品: 防振吊金具	3	200	2.20	AC-1 OF-B103	1	B1階 機械室	仕様: VF#3 1/2-1
EF-B104	排 風 機 (B1階 シャワー室系統)	型 式: ミニシロッコファン(天吊型、塩ビ塗装) 仕 様: NO 1 1/2 × 640 CMH × 240pa 付 属 品: ドレン抜き、防振吊金具	1	100	0.200		1	B1階男子更衣室	仕様: MF#1-1
EF-B105	排 風 機 (B1階 WC 系統)	型 式: ミニシロッコファン(天吊型、塩ビ塗装) 仕 様: NO 1 1/2 × 1,000 CMH × 220pa 付 属 品: ドレン抜き、防振吊金具	1	100	0.400		1	B1階男子更衣室	仕様: MF#1-1
EF-B106	排 風 機 (B1階 プール室系統)	型 式: ミニシロッコファン(天吊型、塩ビ塗装) 仕 様: NO 1 1/2 × 960 CMH × 170pa 付 属 品: 防振吊金具	3	200	0.400		1	B1階 機械室	仕様: MF#1-1
EF-101	排 風 機 (1 階 WC 系統)	型 式: ストレートシロッコファン(消音形) 仕 様: 250φ × 1,080 CMH × 160pa 付 属 品: 防振吊金具	1	100	0.430		1	1階 PS-DS	三菱: BFS-120SUA
EF-201	排 風 機 (2 階 WC 系統)	型 式: ストレートシロッコファン(消音形) 仕 様: 250φ × 1,080 CMH × 160pa 付 属 品: 防振吊金具	1	100	0.430		1	2階 PS-DS	三菱: BFS-120SUA
EF-301	排 風 機 (3 階 WC 系統)	型 式: ストレートシロッコファン(消音形) 仕 様: 250φ × 840 CMH × 160pa 付 属 品: 防振吊金具	1	100	0.430		1	3階 女子トイレ	三菱: BFS-90SUA
EF-302	排 風 機 (3 階 体育館系統)	型 式: 有圧限(消音形) 仕 様: 600φ × 5,320 CMH × 50pa 付 属 品: SUS製ウエザークーパー、電動シャッター(1φ-100V)	3	200	0.750		4	3階 体育館	三菱: EF-50FTB
BF-B101	ブ ース タ ー フ ァ ン (B1階 更衣室系統)	型 式: ストレートシロッコファン(消音形) 仕 様: 300φ × 1,840 CMH × 250pa 付 属 品: 防振吊金具	3	200	0.500	ACP-1-5	1	B1階 機械室	三菱: BFS-210TUA
									三菱: VD-182C6
VF-101	排 風 機 (1階 喫茶カウンター系統)	型 式: 天井扇 (低騒音型) 仕 様: 150φ × 450 CMH × 60pa 付 属 品: 標準一式	1	100	0.090		1	1階 喫茶カウンター	三菱: VD-232X7-C
VF-102	排 風 機 (1階 ゴミ置場系統)	型 式: 天井扇 (低騒音型) 仕 様: 100φ × 140 CMH × 60pa 付 属 品: 標準一式	1	100	0.050		1	1階 ゴミ置場	三菱: VD-152P6
VF-103	排 風 機 (1階 管理室系統)	型 式: 天井扇 (低騒音型) 仕 様: 100φ × 30 CMH × 50pa 付 属 品: 標準一式	1	100	0.050		1	1階 管理事務室	三菱: VD-1026
VF-104	排 風 機 (1階 トイレ系統)	型 式: ストレートシロッコファン 仕 様: 150φ × 360 CMH × 40pa 付 属 品: 標準一式	1	100	0.050		1	1階 倉庫1	三菱: BFS-30SA
VF-105	排 風 機 (1階 倉庫系統)	型 式: 天井扇 (低騒音型) 仕 様: 100φ × 150 CMH × 90pa 付 属 品: 標準一式	1	100	0.050		1	1階 倉庫1	三菱: VD-182Y7

機器表

記号	名称	仕 様	電動機 (50Hz)			運 動	台数	設置場所	備 考
			相 (φ)	電圧 (V)	容量 (kW)				
VF-106	排 風 機 (1階 掲示パネル室系統)	型 式: 天井扇 (低騒音型) 仕 様: 150φ × 320 CMH × 50pa 付 属 品: 標準一式	1	100	0.020		1	1階 掲示パネル室	三菱: VD-202X7-C
VF-107	排 風 機 (1階 給湯室系統)	型 式: 天井扇 (低騒音型) 仕 様: 150φ × 150 CMH × 90pa 付 属 品: 標準一式	1	100	0.050		1	1階 給湯室	三菱: VD-182Y7
VF-108	排 風 機 (1階 男子職員更衣室系統)	型 式: 天井扇 (低騒音型) 仕 様: 100φ × 60 CMH × 50pa 付 属 品: 標準一式	1	100	0.020		1	1階 男子職員更衣室	三菱: VD-1326
VF-109	排 風 機 (1階 女子職員更衣室系統)	型 式: 天井扇 (低騒音型) 仕 様: 100φ × 50 CMH × 40pa 付 属 品: 標準一式	1	100	0.020		1	1階 女子職員更衣室	三菱: VD-1026
VF-110	排 風 機 (1階 防災倉庫系統)	型 式: 天井扇 (低騒音型) 仕 様: 150φ × 220 CMH × 50pa 付 属 品: 標準一式	1	100	0.050		1	1階 防災倉庫	三菱: VD-182X7-C
VF-111	排 風 機 (1階 学童保育室系統)	型 式: 天井扇 (低騒音型) 仕 様: 150φ × 520 CMH × 50pa 付 属 品: 標準一式	1	100	0.090		1	1階 学童保育事務室	三菱: VD-232X7-C
VF-201	排 風 機 (2階 給湯室2系統)	型 式: 天井扇 (低騒音型) 仕 様: 150φ × 210 CMH × 50pa 付 属 品: 標準一式	1	100	0.050		1	2階 給湯室2	三菱: VD-182Y7
VF-202	排 風 機 (2階 倉庫3系統)	型 式: 天井扇 (低騒音型) 仕 様: 100φ × 110 CMH × 70pa 付 属 品: 標準一式	1	100	0.050		1	2階 倉庫3	三菱: VD-152P6
VF-203	排 風 機 (2階 視聴覚教室準備室系統)	型 式: 天井扇 (低騒音型) 仕 様: 150φ × 430 CMH × 90pa 付 属 品: 標準一式	1	100	0.090		1	2階 視聴覚教室準備室	三菱: VD-232X7-C
VF-301	排 風 機 (3階 男子体育更衣室系統)	型 式: 天井扇 (低騒音型) 仕 様: 150φ × 260 CMH × 60pa 付 属 品: 標準一式	1	100	0.050		1	3階 男子体育更衣室	三菱: VD-182XP7-C
VF-302	排 風 機 (3階 男子洗面シャワー系統)	型 式: ストレートシロッコファン(耐湿型) 仕 様: 100φ × 180 CMH × 50pa 付 属 品: 標準一式	1	100	0.020		1	3階 男子体育更衣室	三菱: BFS-30SY
VF-303	排 風 機 (3階 女子体育更衣室系統)	型 式: 天井扇 (低騒音型) 仕 様: 150φ × 260 CMH × 50pa 付 属 品: 標準一式	1	100	0.050		1	3階 女子体育更衣室	三菱: VD-182XP7-C
VF-304	排 風 機 (3階 女子洗面シャワー系統)	型 式: ストレートシロッコファン(耐湿型) 仕 様: 150φ × 240 CMH × 100pa 付 属 品: 標準一式	1	100	0.090		1	3階 女子洗面シャワー	三菱: BFS-40SY
VF-305	排 風 機 (3階 倉庫6系統)	型 式: 天井扇 (低騒音型) 仕 様: 150φ × 230 CMH × 50pa 付 属 品: 標準一式	1	100	0.050		1	3階 倉庫4	三菱: VD-182X7-C
VF-306	排 風 機 (3階 一般開放事務室系統)	型 式: 天井扇 (低騒音型) 仕 様: 100φ × 30 CMH × 60pa 付 属 品: 標準一式	1	100	0.020		1	3階 一般開放事務室	三菱: VD-1026

収 入 口											吸 込 口											
番号	室 名	用 途	形 式	サ イ ズ	風量 m3/H	器具カラー	収出口ボックス			数	備 考	番号	用 途	形 式	サ イ ズ	風量 M3/H	器具カラー	吸込口ボックス			数	備 考
							W	×	L									×	H	内貼り		
①-1	プール	SA	ノズル	ZG #4	370	N-875	—	—	—	10	AC-B101	①-1	RA	GHS	600 × 1000	3390	N-875	—	—	—	1	AC-B101
①-2	"	"	VL-D	3000 L	1060	N-875	300	×	3200 × 400	4	"	②-2	EA	GHS	600 × 1000	4830	N-875	—	—	—	2	EF-B103
①-3	"	"	"	3000 L	1060	N-875	300	×	3200 × 400	5	"	③-2	RA	HS	400 × 1300	3820	—	—	—	1	AC-B101(天井ダクト部)	
②-1	プール天井裏	SA	金片	500 × 1000	3820	—	700	×	1200 × 500	1	"	④-2	—	—	—	—	—	—	—	—	—	—
③-1	プール	—	—	—	—	—	—	—	—	—	—	⑤-2	—	—	—	—	—	—	—	—	—	—
④-1	男子更衣室	SA	VHS	300 × 300	430	N-875	500	×	500 × 400	1	ACP-1-5	⑥-2	EA	HS	250 × 250	390	—	—	—	1	EF-B105	
⑤-1	女子更衣室	"	"	250 × 250	400	N-875	450	×	450 × 400	1	"	⑦-2	EA	HS	150 × 150	90	350	×	350 × 350	1	EF-B104	
⑥-1	身障者更衣室・WC	"	"	300 × 300	390	—	500	×	500 × 400	1	"	⑧-2	"	"	250 × 250	350	N-875	450	×	450 × 400	1	EF-B104
⑦-1	ラウンジ (廊下)	"	"	250 × 250	420	N-875	450	×	450 × 400	1	"	⑨-2	"	"	150 × 150	100	—	—	—	1	"	
⑧-1	シャワー室(男)	—	—	—	—	—	—	—	—	—	—	⑩-2	"	"	150 × 150	100	—	—	—	1	"	
⑨-1	シャワー室(女)	—	—	—	—	—	—	—	—	—	—	⑪-2	"	"	250 × 250	310	—	—	—	1	EF-B105	
⑩-1	WC(男)	—	—	—	—	—	—	—	—	—	—	⑫-2	"	"	250 × 250	300	—	—	—	1	"	
⑪-1	WC(女)	—	—	—	—	—	—	—	—	—	—	⑬-2	"	金片	300 × 1400	2500	—	—	—	1	EF-B101	
⑫-1	プール機械室・空調機械室	OA	金片	400 × 1050	2500	N-30	—	—	—	1	OF-B101	⑭-2	"	"	300φ	940	600	×	600 × 400	1	EF-B102	
⑬-1	機械室	"	"	300φ	940	—	600	×	600 × 400	1	OF-B102	⑮-2	"	"	300φ	940	600	×	600 × 400	1	EF-B102	

GW BOX																												
収 出 口											吸 込 口																	
番号	室 名	用 途	形 式	サ イ ズ	風量 m3/H	器具カラー	収出口ボックス			数	備 考	番号	用 途	形 式	サ イ ズ	風量 M3/H	器具カラー	吸込口ボックス			数	備 考						
							W	×	L									×	H	内貼り			W	×	L	×	H	内貼り
①-1	展示コーナー、事務スペース、ロビーエントランスホール	SA	VL-D	3000 L	870	つや消し黒	300	×	3200	×	400	GW BOX	2	ACP-3-1			RA	金アミ	800	×	350		3	ACP-3-1				
①-2	※	※	VS	100 × 700	435	つや消し黒	300	×	900	×	400	GW BOX	6	※	①-6	VS	100 × 700	430	つや消し黒	300	×	900	×	400	GW BOX	2	HEA-101	
①-3	※	※	VS	100 × 900	870	つや消し黒	300	×	1100	×	400	GW BOX	1	※	—	—	—	—	—	—	—	—	—	—	—	—		
①-4	※	※	VS	100 × 700	430	つや消し黒	300	×	900	×	400	GW BOX	2	HEA-101	①-7	—	—	—	—	—	—	—	—	—	—	—		
①-5	※	※	VS	100 × 900	860	つや消し黒	300	×	1100	×	400	GW BOX	1	※	RA	VS	100 × 900	860	つや消し黒	300	×	1100	×	400	GW BOX	1	HEA-101	
②-1	喫茶交流コーナー、喫茶カウンター	SA	VS	100 × 1500	1,080	つや消し黒	300	×	1700	×	400	GW BOX	2	ACP-4-1			RA	金アミ	800	×	350		3	ACP-4-1				
②-2	※	※	VS	100 × 1500	1,080	つや消し黒	300	×	1700	×	400	GW BOX	1	HEA-101	②-3	—	—	—	—	—	—	—	—	—	—	—		
②-4	※	※	ノズル	ZGP #5	432	つや消し黒	300	×	300	×	300		5	ACP-4-1	RA	VS	100 × 1500	1,080	つや消し黒	300	×	1700	×	400	GW BOX	1	HEA-101	
③-1	ワーキング・PC、市民活動支援	SA	VS	100 × 900	870	つや消し黒	300	×	1100	×	400	GW BOX	3	ACP-3-3			RA	金アミ	800	×	350		3	ACP-3-3				
③-2	※	※	VS	100 × 700	580	つや消し黒	300	×	900	×	400	GW BOX	6	※	—	—	—	—	—	—	—	—	—	—	—	—		
③-3	※	※	VS	100 × 700	580	つや消し黒	300	×	900	×	400	GW BOX	9	※	—	—	—	—	—	—	—	—	—	—	—	—		
③-4	※	※	VS	100 × 900	860	つや消し黒	300	×	1100	×	400	GW BOX	3	HEA-102	③-5	RA	VS	100 × 900	860	つや消し黒	300	×	1100	×	400	GW BOX	3	HEA-102
④-1	会議室 1	SA	VHS	350 × 350	720	N-87.5	550	×	550	×	400	GW BOX	1	HEA-105	④-4	RA	HS	350 × 350	720	N-87.5	550	×	550	×	400	GW BOX	1	HEA-105
④-2	※	※	VL-D	3000 L	870	N-87.5	300	×	3200	×	400	GW BOX	1	ACP-4-2	④-5	RA	VL-T	3000 L	1,740	N-87.5	300	×	3200	×	400	GW BOX	1	ACP-4-2
④-3	※	※	VL-T	2000 L	870	N-87.5	300	×	2200	×	400	GW BOX	2	※	—	—	—	—	—	—	—	—	—	—	—	—		
⑤-1	学童保育室	SA	GHS	300 × 300	630	N-87.5	500	×	500	×	400	GW BOX	1	HEA-106	⑤-2	RA	GHS	300 × 300	630	N-87.5	500	×	500	×	400	GW BOX	1	HEA-106
⑥-1	印刷室・作業室	SA	VHS	250 × 250	170	N-87.5	450	×	450	×	400	GW BOX	1	HEA-108	⑥-2	RA	HS	250 × 250	170	N-87.5	450	×	450	×	400	GW BOX	1	HEA-108
⑦-1	ブレイルーム	SA	VHS	250 × 250	180	N-87.5	450	×	450	×	400	GW BOX	1	HEA-103	⑦-2	RA	HS	250 × 250	180	N-87.5	450	×	450	×	400	GW BOX	1	HEA-103
⑧-1	サブエントランスホール	OA	VHS	350 × 350	730	N-87.5	550	×	550	×	400	GW BOX	1	パランスバス	⑧-6	EA	HS	200 × 200	240	N-87.5	400	×	400	×	400	GW BOX	1	HEA-107
⑧-2	※	SA	※	200 × 200	240	N-87.5	400	×	400	×	400			HEA-107	—	—	—	—	—	—	—	—	—	—	—	—		
⑧-3	市民活動支援スペース（通路）	OA	VS	100 × 900	730		300	×	1100	×	300	1	パランスバス	⑧-7	EA	VL-T	2000 L	1,170	N-87.5	350	×	2200	×	400	GW BOX	1	ACP-3-4	
⑧-4	サブエントランスホール	SA	VL-D	2000 L	690	N-87.5	300	×	2200	×	400	GW BOX	1	ACP-3-4	—	—	—	—	—	—	—	—	—	—	—	—		
⑧-5	※	※	E2	※ 20	480	N-87.5	450	×	450	×	400	GW BOX	2	ACP-3-4	⑨-2	EA	HS	200 × 200	160	N-87.5	400	×	400	×	400	GW BOX	1	HEA-112
⑨-1	学童保育事務室	OA	VHS	200 × 200	160	N-87.5	400	×	400	×	400	1	HEA-112	⑨-3	EA	HS	250 × 250	350	N-87.5	250	×	250	×	350	GW BOX	1	HEA-112	
⑨-1	医師コーナー	OA	VHS	150 × 150	80	N-87.5	350	×	350	×	350	GW BOX	1	HEA-112	—	—	—	—	—	—	—	—	—	—	—	—		
⑨-2	※	SA	E2	※ 15	200	N-87.5	400	×	400	×	400	GW BOX	1	ACP-8-2	—	—	—	—	—	—	—	—	—	—	—	—		
⑩	給湯室	OA	VHS	200 × 200			400	×	400	×	400	1			⑩-2	RA	HS	200 × 200	90	N-87.5	400	×	400	×	400	GW BOX	1	HEA-110
⑩-1	事務室	SA	VHS	200 × 200	90	N-87.5	400	×	400	×	400	GW25	1	HEA-110	⑩-2	RA	HS	200 × 200	90	N-87.5	400	×	400	×	400	GW BOX	1	HEA-111
⑩-1	スタッフルーム	SA	VHS	200 × 200	90	N-87.5	400	×	400	×	400	GW25	1	HEA-111	⑪	EA	HS	250 × 250	300	N-87.5	450	×	450	×	400		1	VF-104
	トイレ	—	—	—	—	—	—	—	—	—	—	—	—		⑪	EA	HS	200 × 200	240	N-87.5	300	×	300	×	400		1	EF-101
	多機能トイレ	—	—	—	—	—	—	—	—	—	—	—	—		⑪	EA	HS	300 × 300	450	N-87.5	500	×	500	×	400		1	EF-101
	男トイレ	—	—	—	—	—	—	—	—	—	—	—	—		⑪	EA	HS	250 × 250	390	N-87.5	450	×	450	×	400		1	EF-101
	女トイレ	—	—	—	—	—	—	—	—	—	—	—	—															