

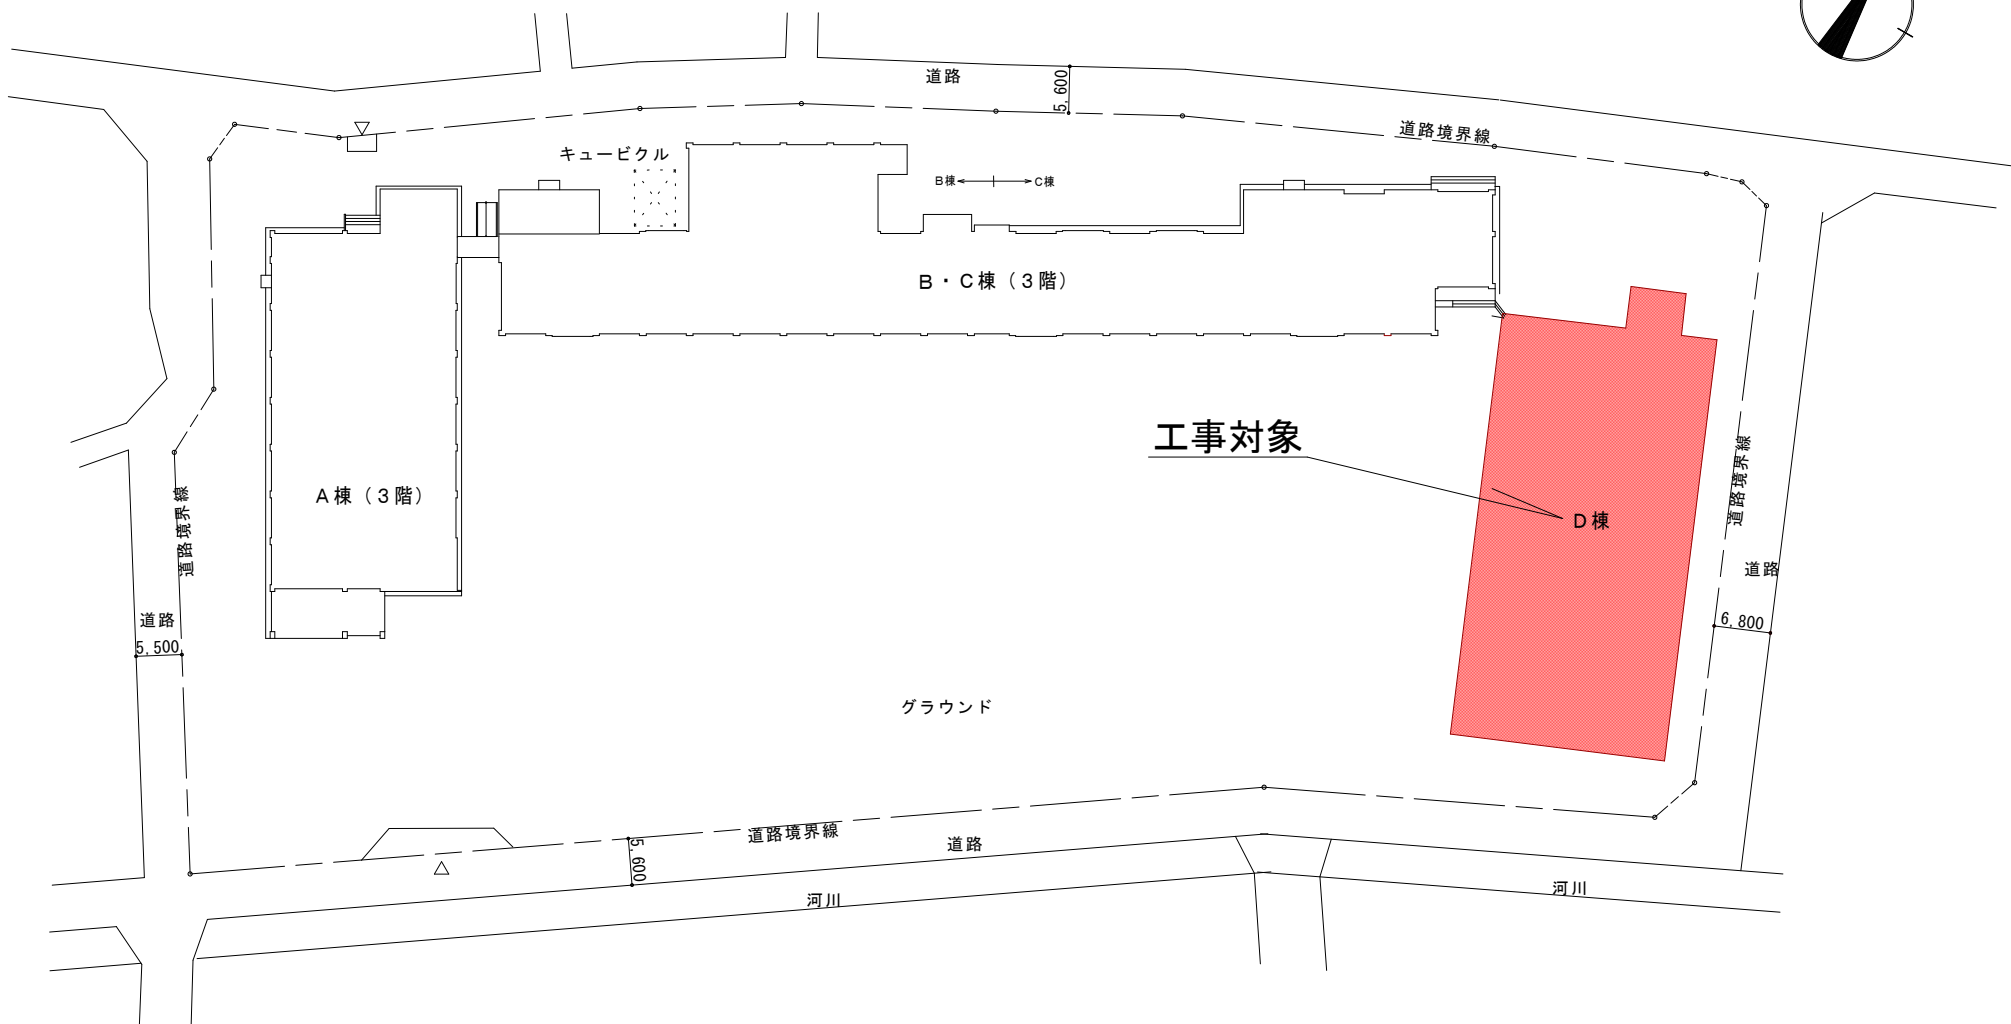



逗子市教育委員会 教育部 教育総務課	工事名称	図面内容	縮尺	図面番号
	久木小学校屋内運動場照明LED化工事	位置図	-	1

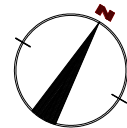

	工 事 名 称	図 面 内 容	縮 尺	図面番号
逗子市教育委員会 教育部 教育総務課	久木小学校屋内運動場照明LED化工事	配置図	-	2

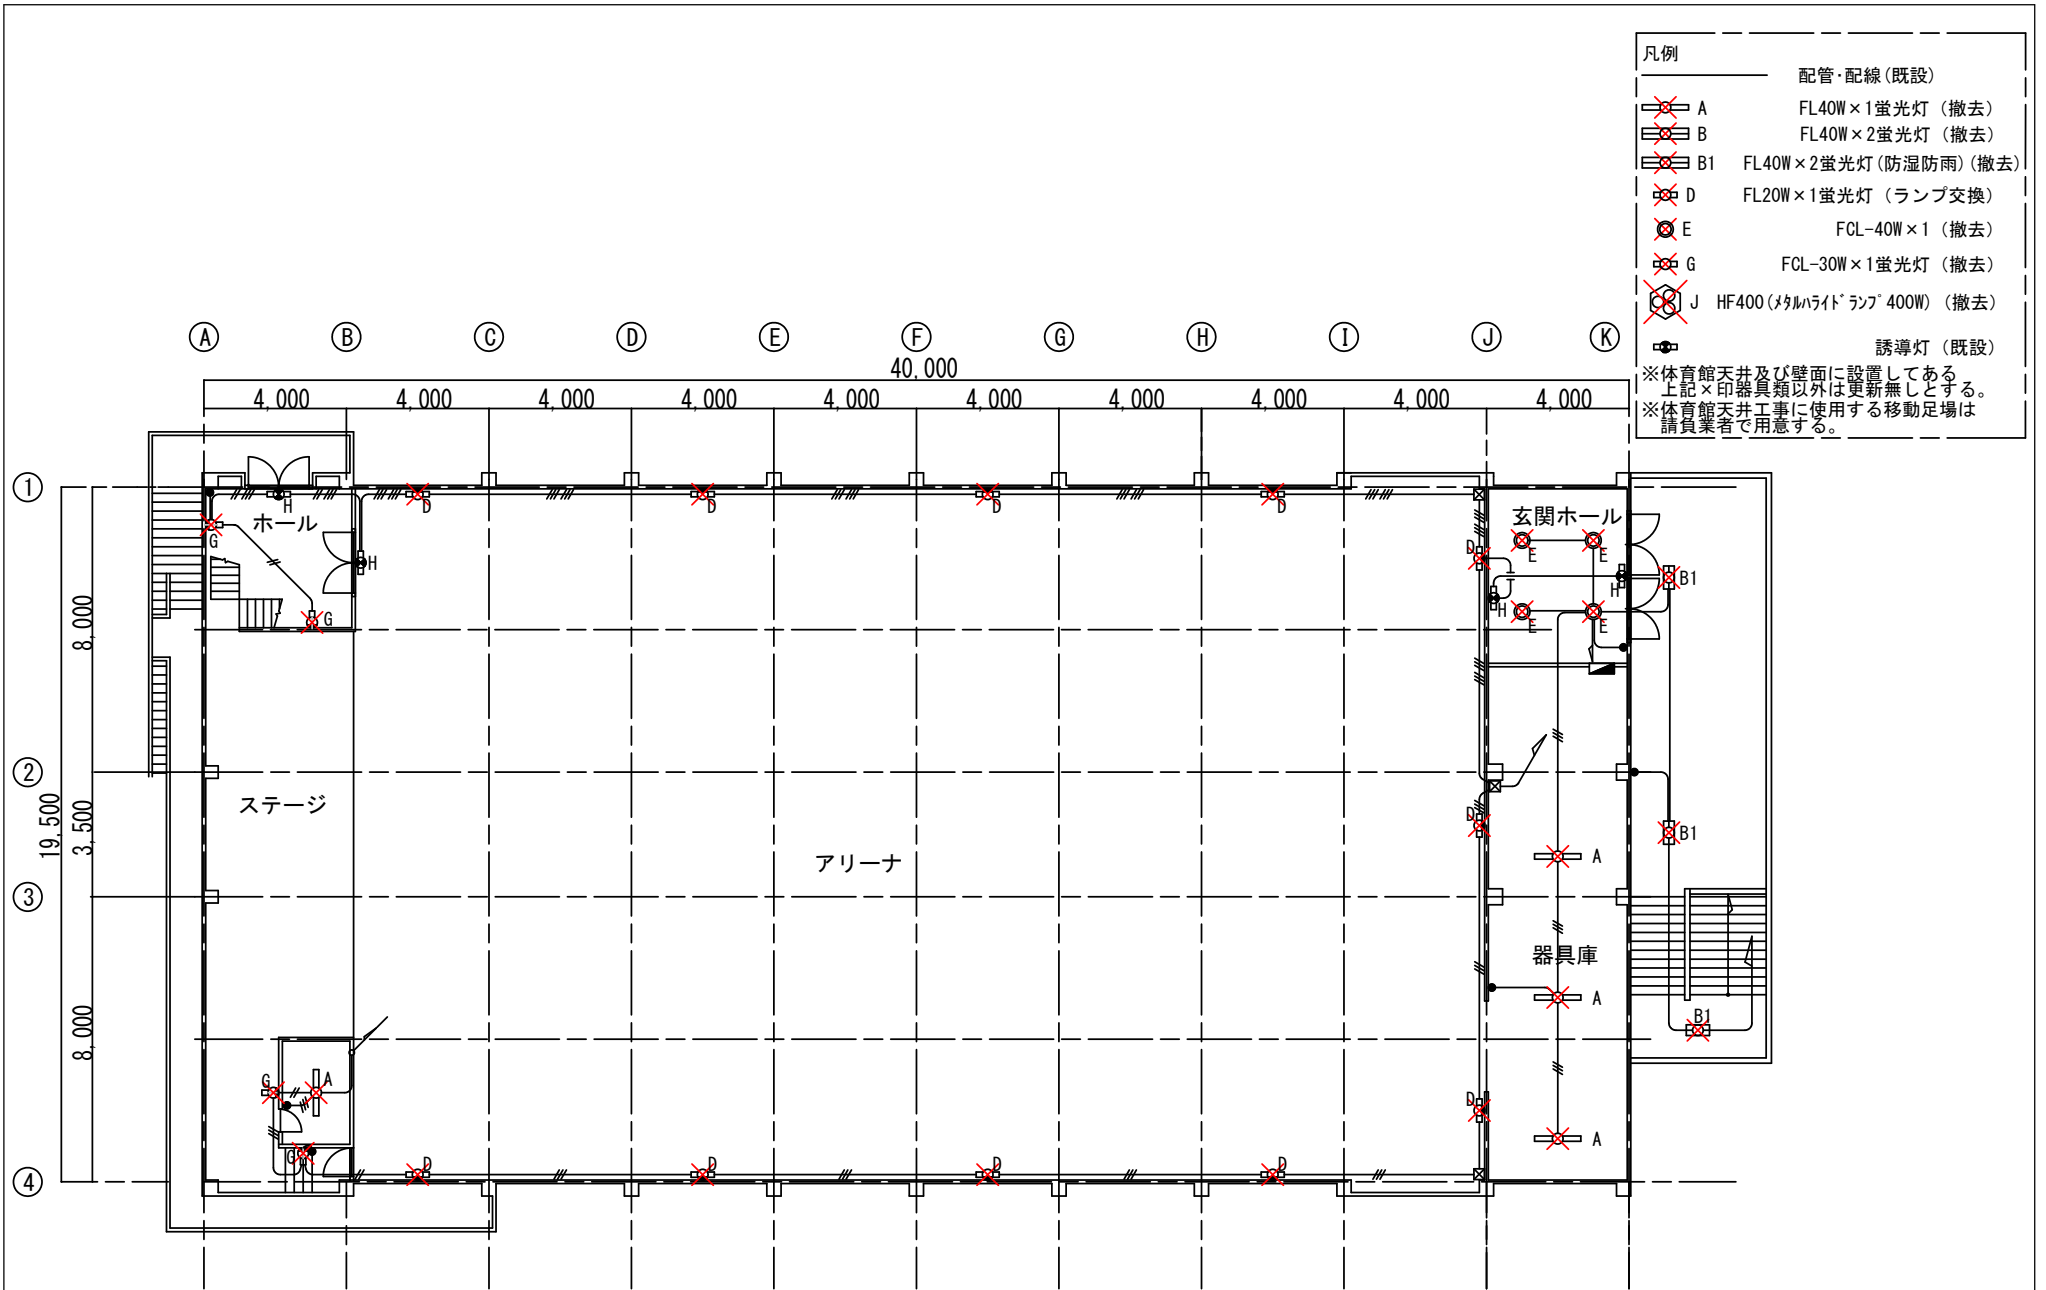

逗子市教育委員会 教育部 教育総務課	工事名称	図面内容	縮尺	図面番号
	久木小学校屋内運動場照明LED化工事	2階平面図(撤去)	-	4

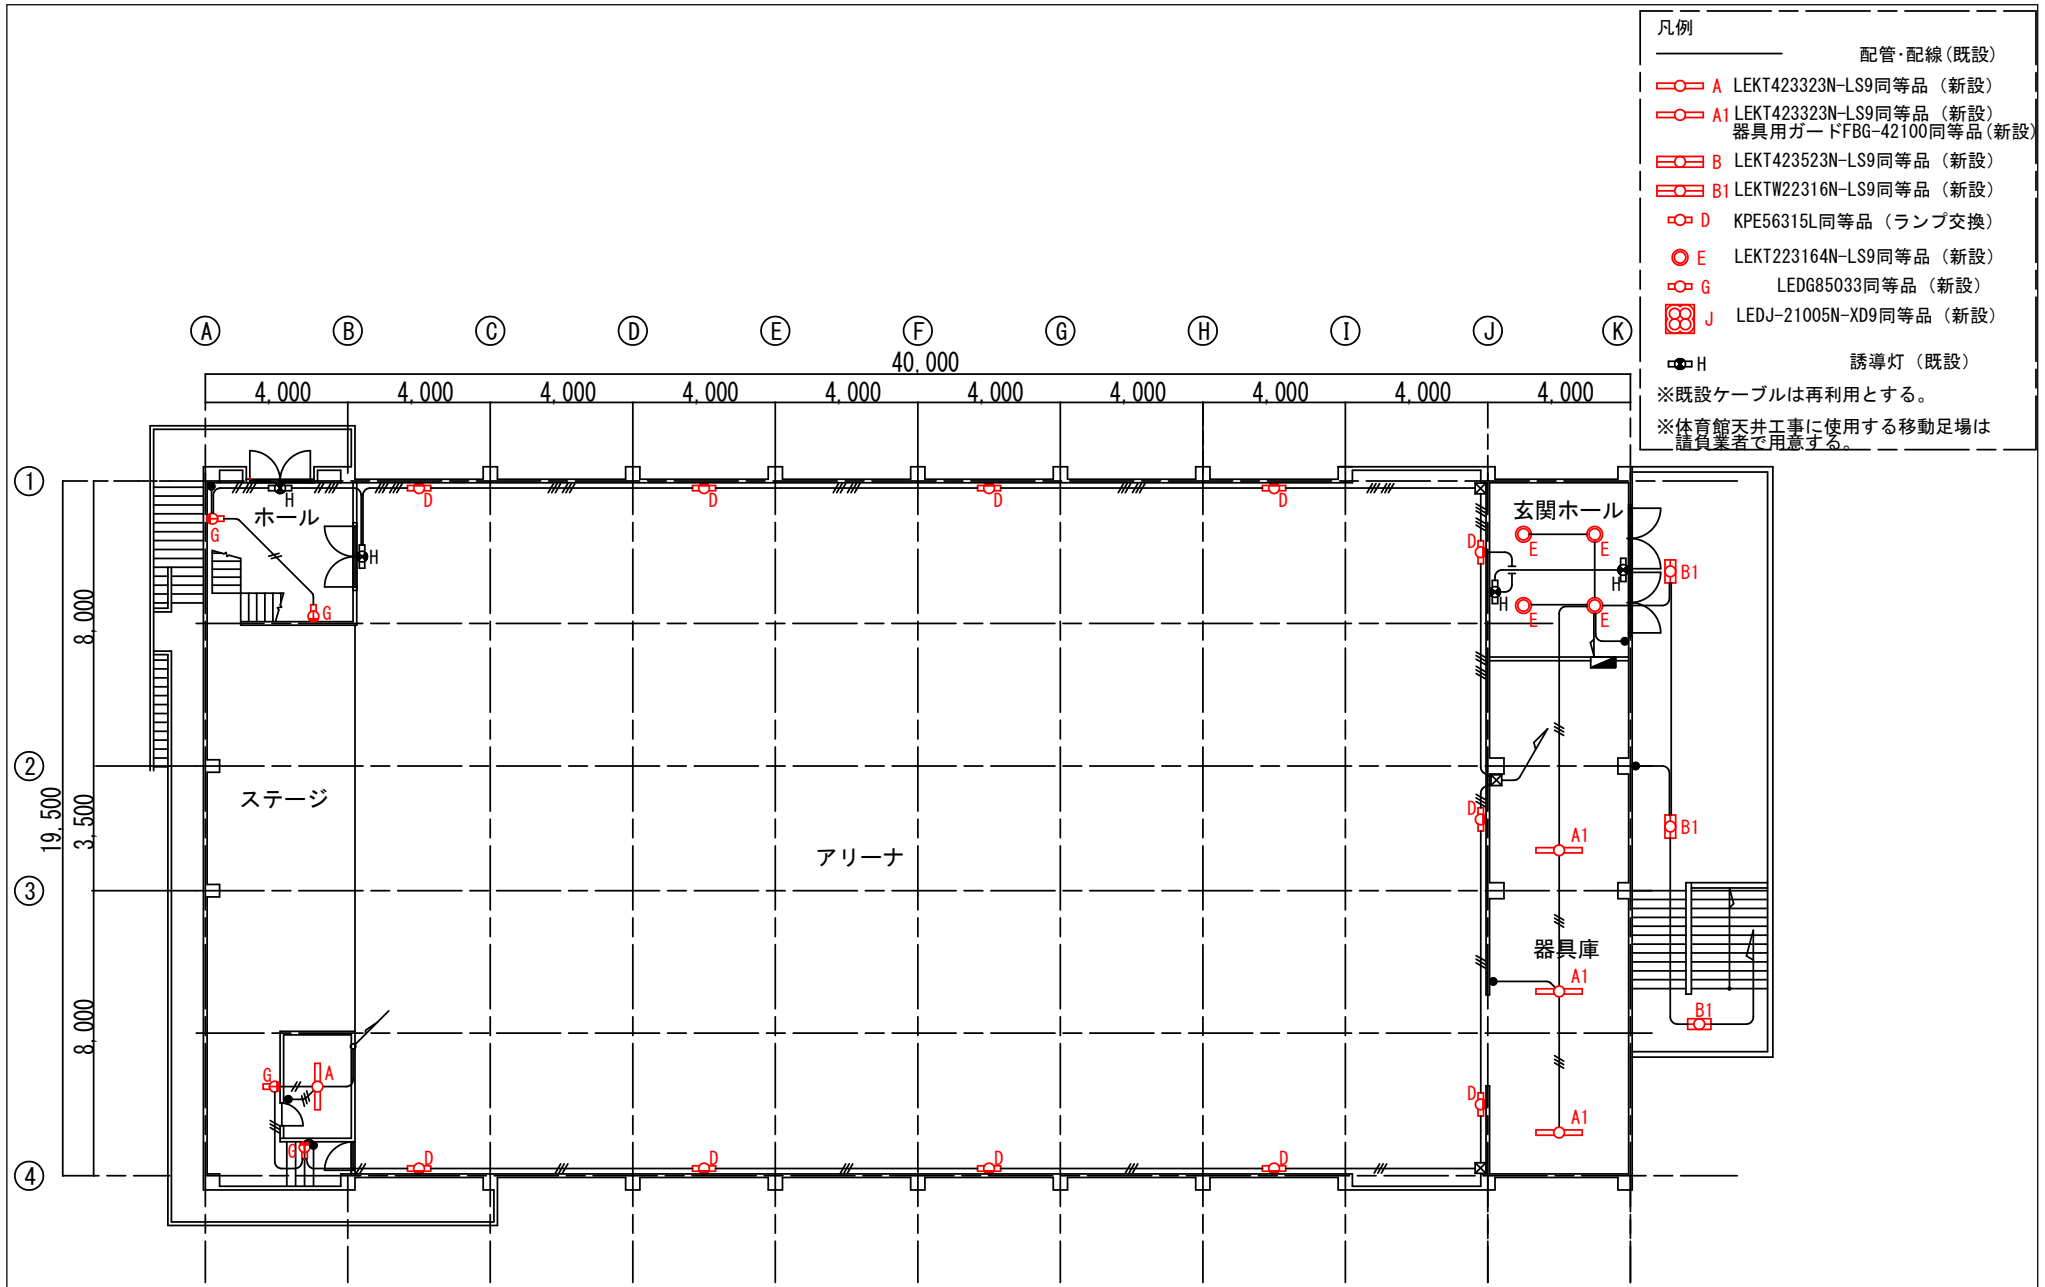


- 凡例
- 配管・配線 (既設)
 - A LEKT423323N-LS9同等品 (新設)
 - A1 LEKT423323N-LS9同等品 (新設)
器具用ガードFBG-42100同等品 (新設)
 - B LEKT423523N-LS9同等品 (新設)
 - B1 LEKTW22316N-LS9同等品 (新設)
 - D KPE56315L同等品 (ランプ交換)
 - E LEKT223164N-LS9同等品 (新設)
 - G LEDG85033同等品 (新設)
 - J LEDJ-21005N-XD9同等品 (新設)
 - H 誘導灯 (既設)
- ※既設ケーブルは再利用とする。
※体育館天井工事に使用する移動足場は
請負業者で用意する。

逗子市教育委員会 教育部 教育総務課	工事名称	図面内容	縮尺	図面番号
	久木小学校屋内運動場照明LED化工事	2階平面図 (更新後)	-	5


凡例

	配管・配線 (既設)
	A FL40W×1蛍光灯 (撤去)
	B FL40W×2蛍光灯 (撤去)
	B1 FL40W×2蛍光灯 (防湿防雨) (撤去)
	D FL20W×1蛍光灯 (ランプ交換)
	E FCL-40W×1 (撤去)
	G FCL-30W×1蛍光灯 (撤去)
	J HF400 (メタルハイトランプ 400W) (撤去)
	誘導灯 (既設)

※体育館天井及び壁面に設置してある上記×印器具類以外は更新無しとする。
 ※体育館天井工事に使用する移動足場は請負業者で用意する。

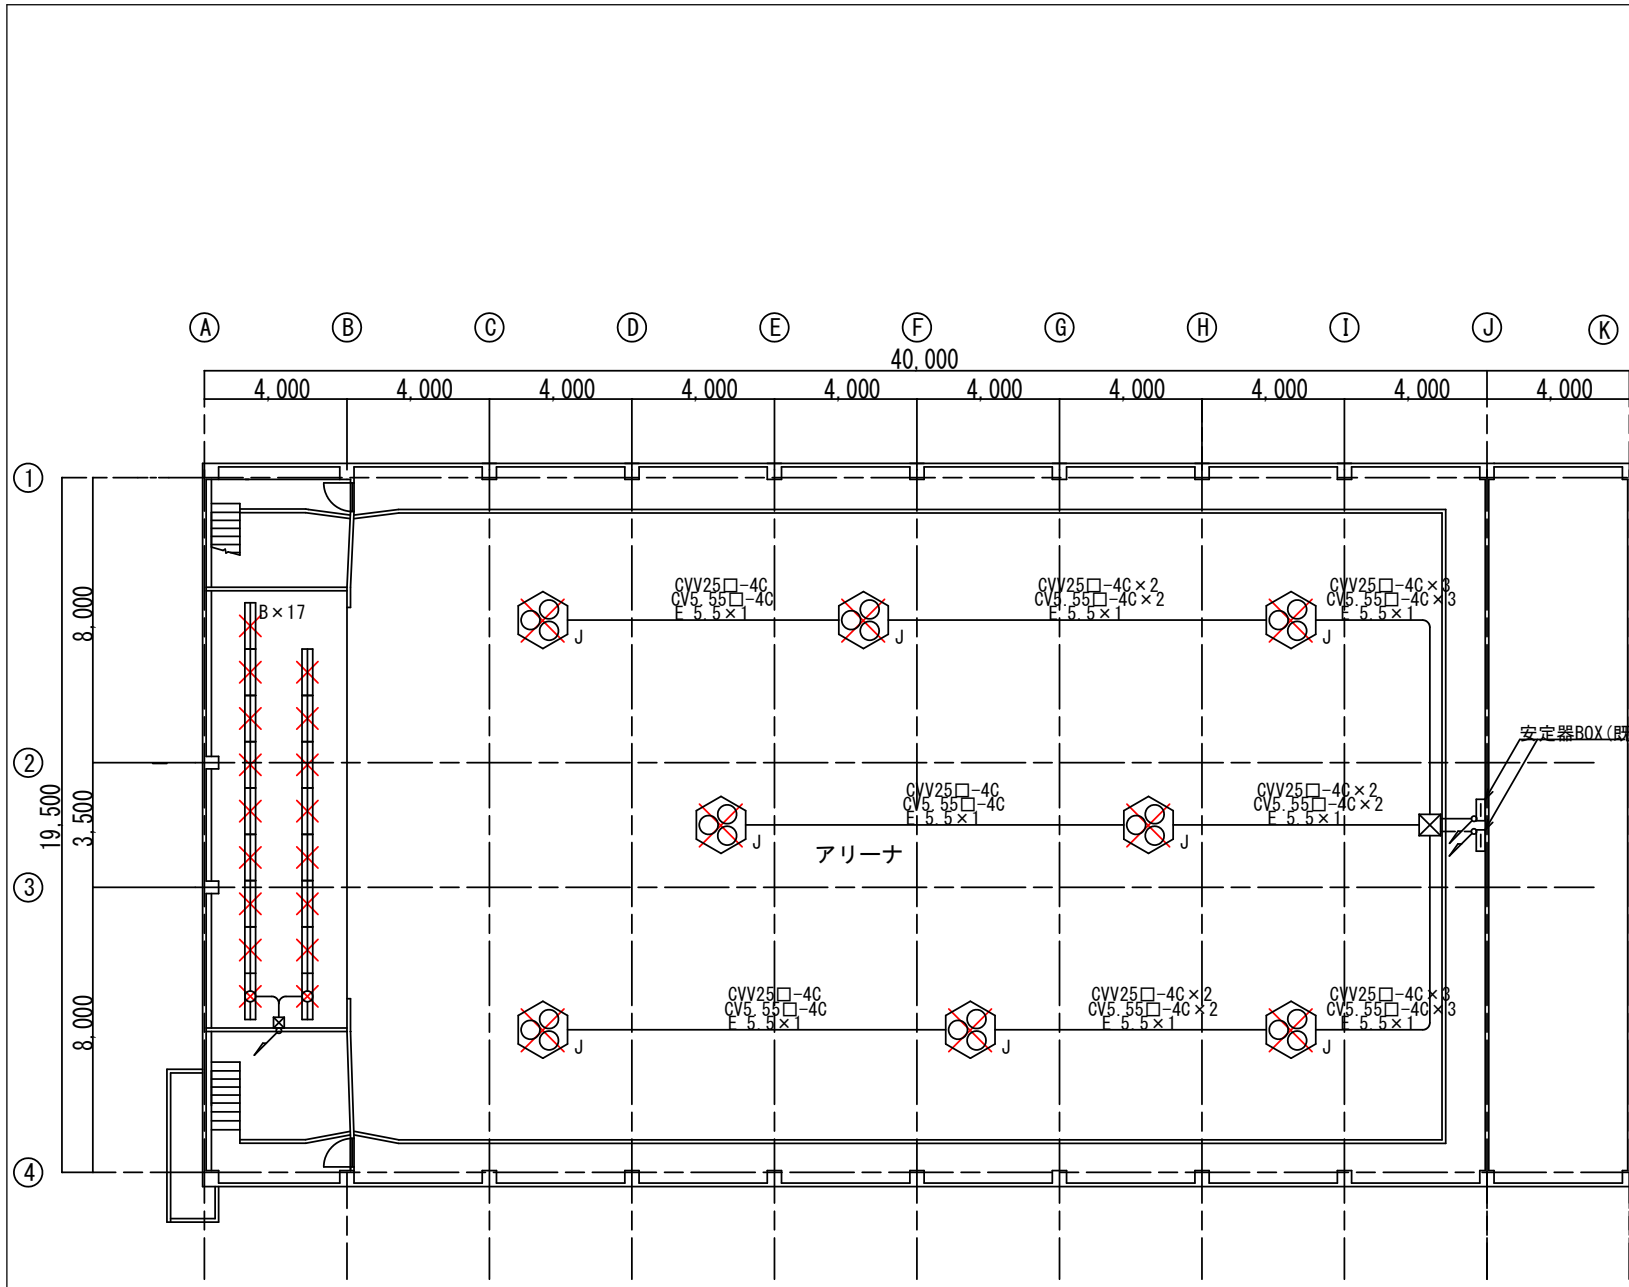

逗子市教育委員会 教育部 教育総務課	工事名称	図面内容	縮尺	図面番号
	久木小学校屋内運動場照明LED化工事	3階平面図 (撤去)	-	6

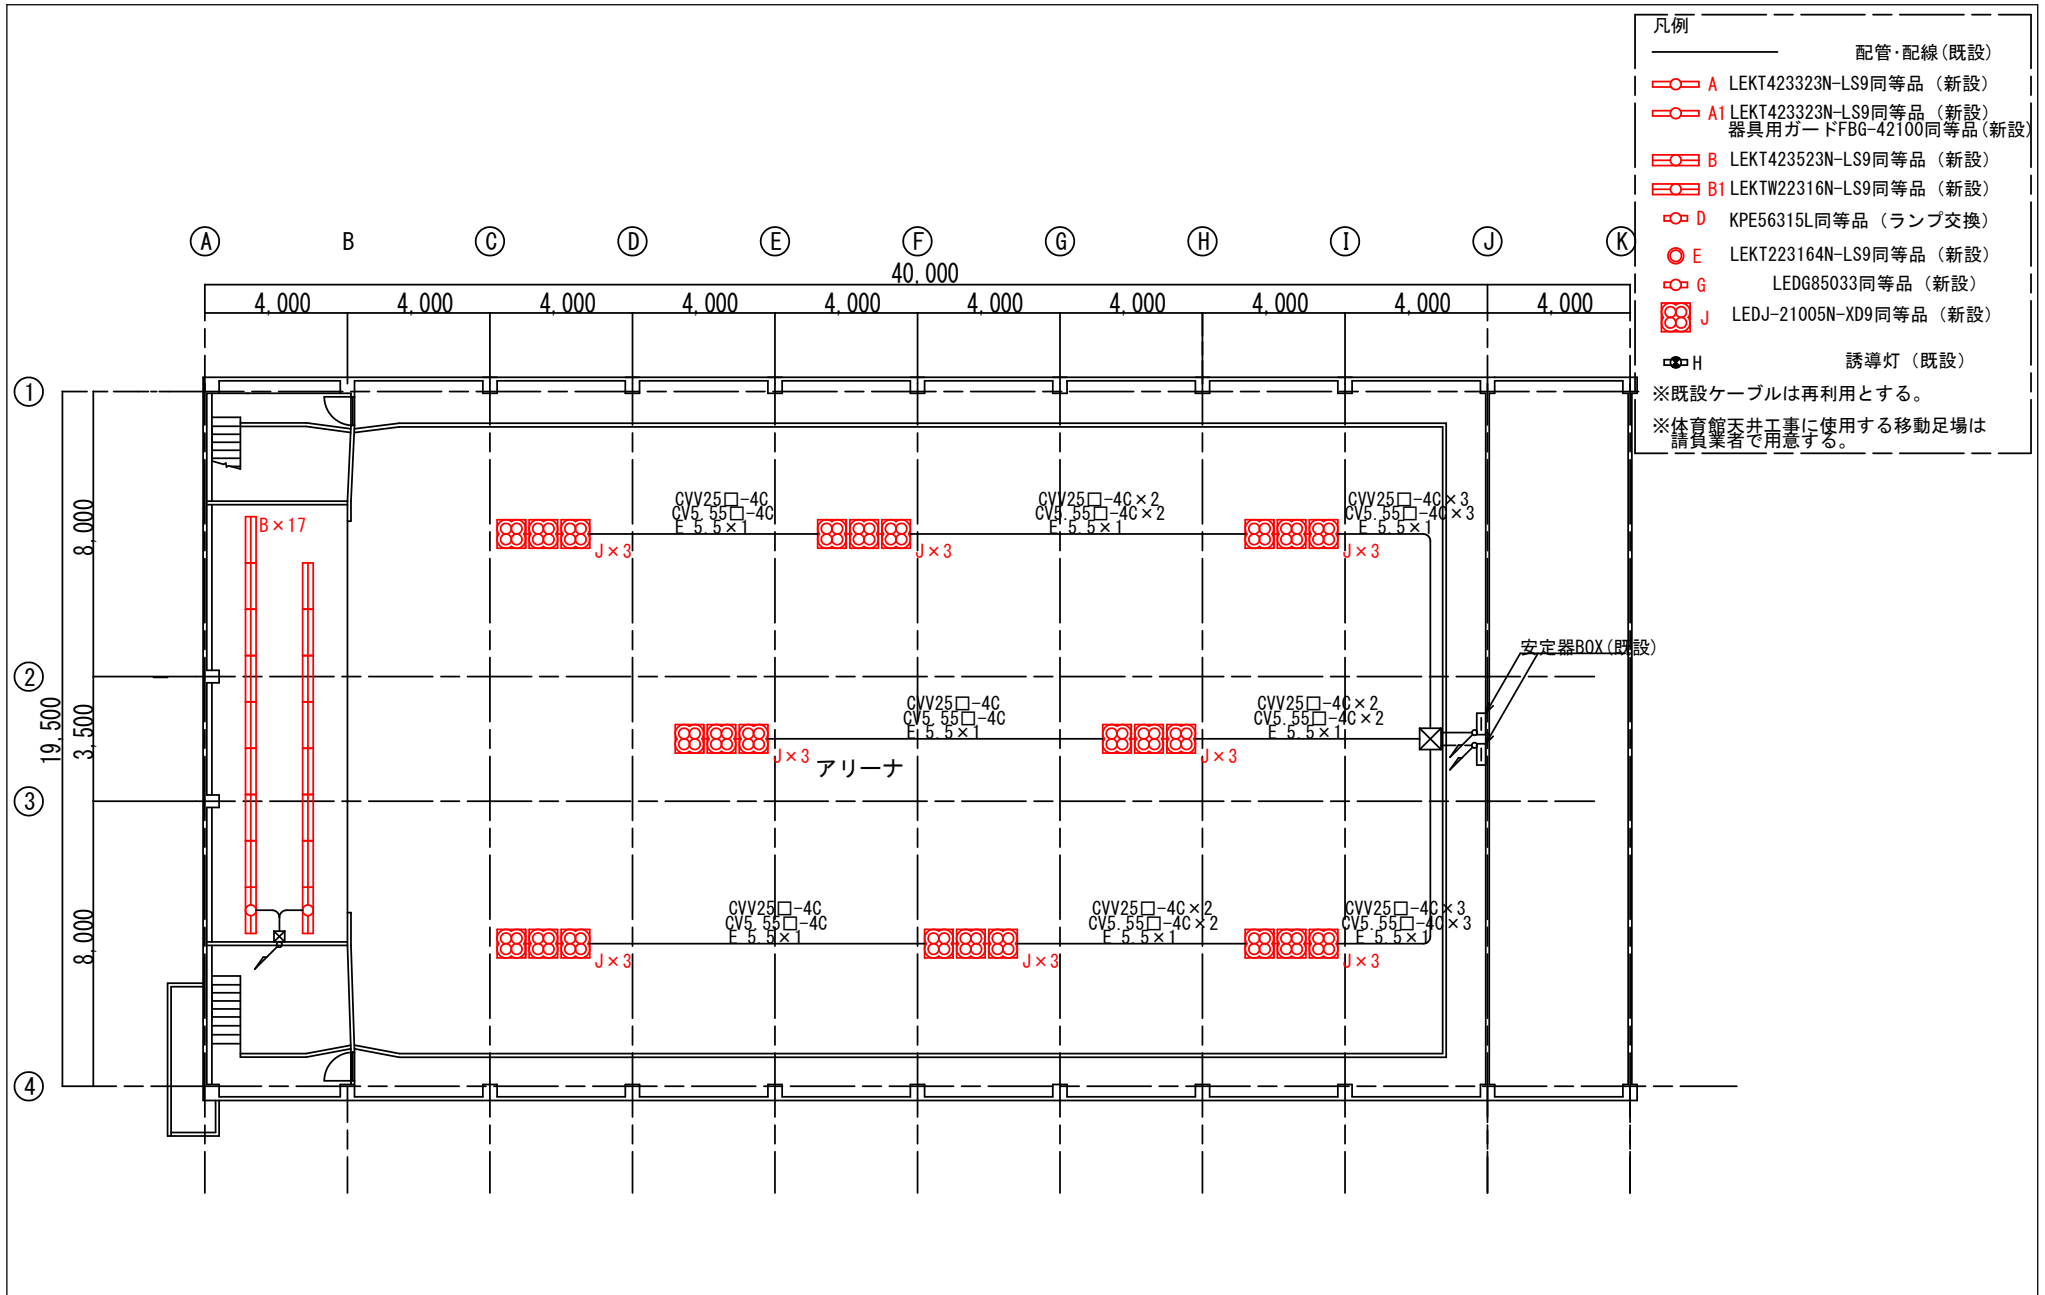

工 事 名 称	図 面 内 容	縮 尺	図面番号
逗子市教育委員会 教育部 教育総務課	久木小学校屋内運動場照明LED化工事	3階平面図 (更新後)	-